




ZÁKLADNÍ SESTAVA PRO DN 300

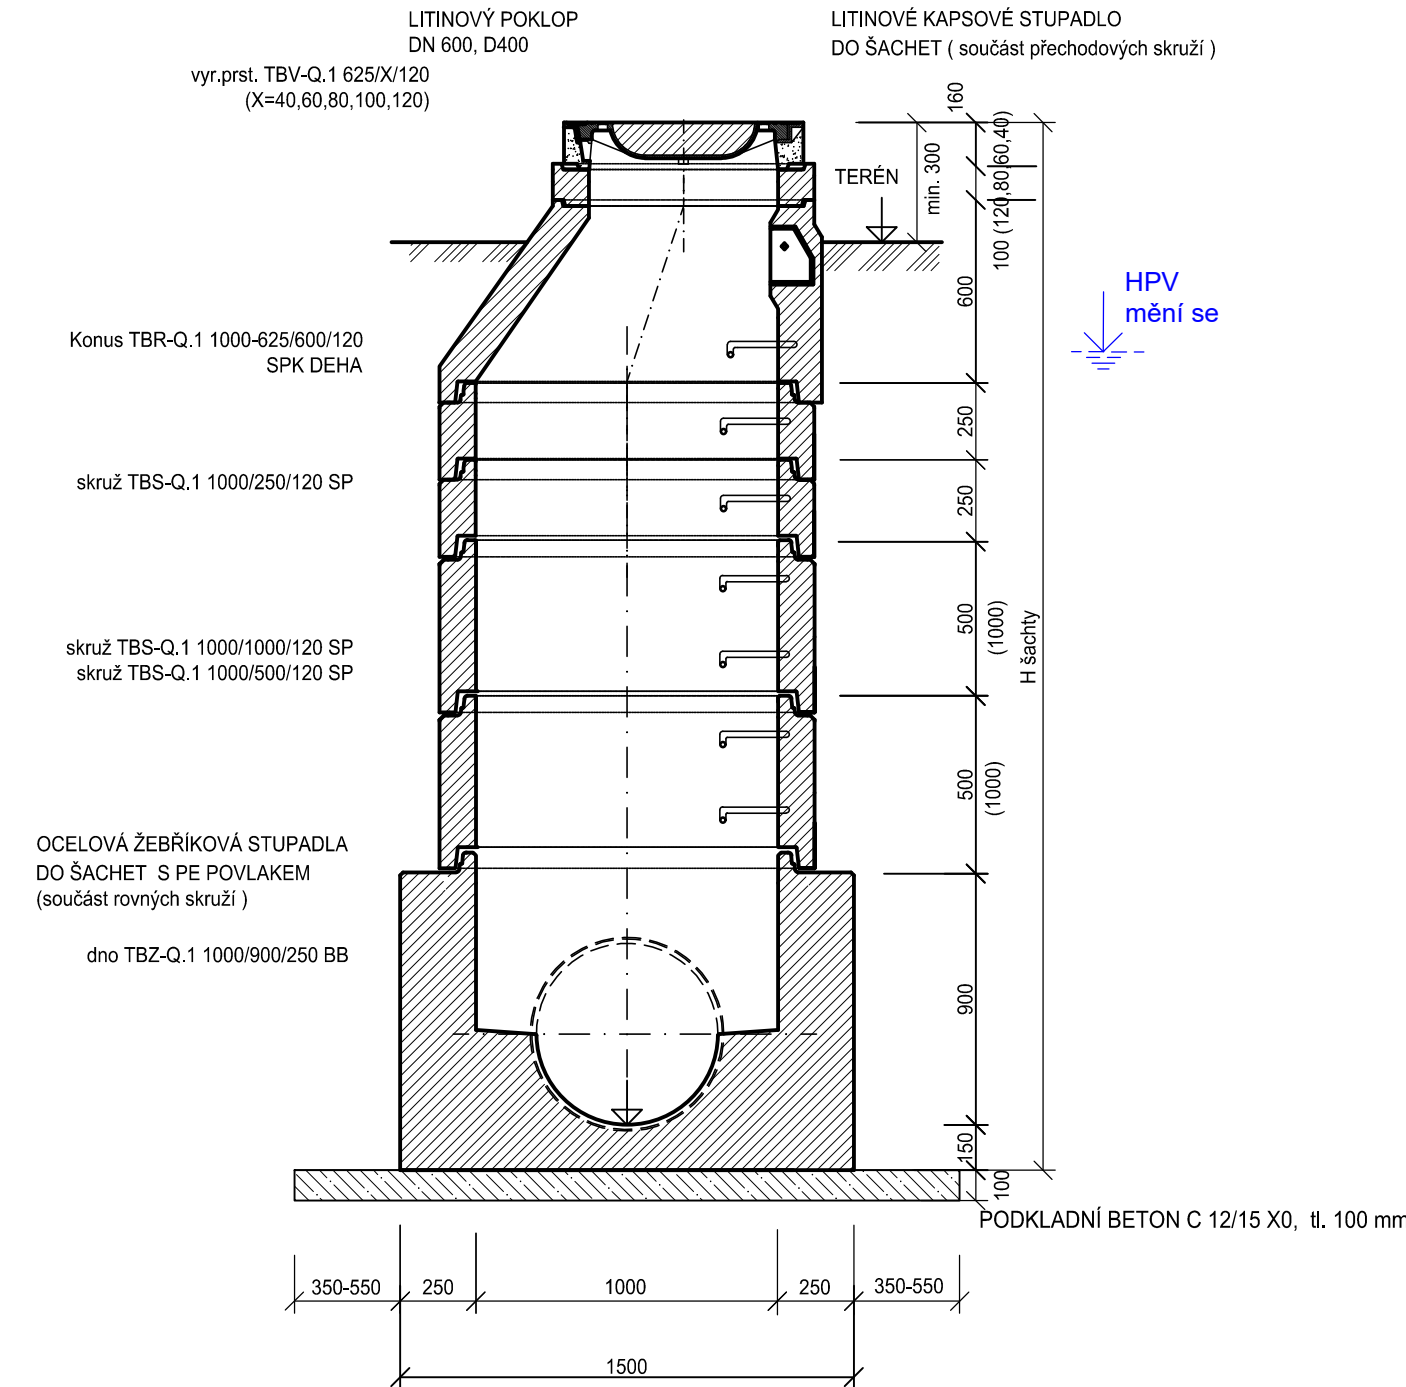

PŮDORYS SPODNÍ ČÁSTI ŠACHTY

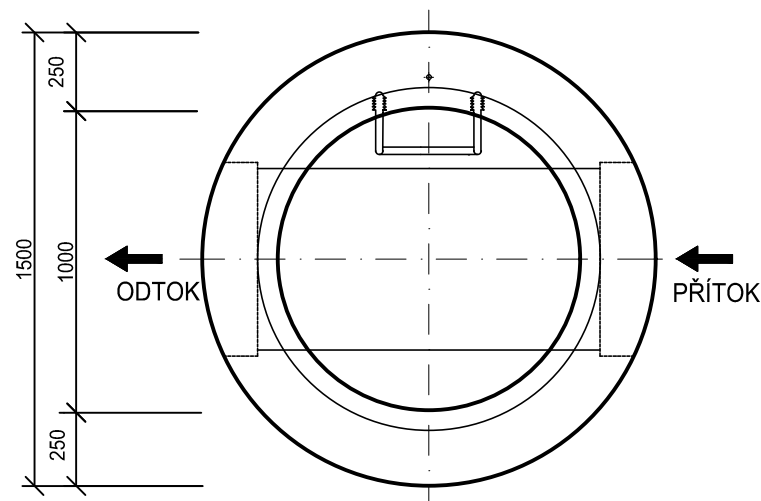

PŘÍKLAD OSAZENÍ POKLOPU DO KOMUNIKACE

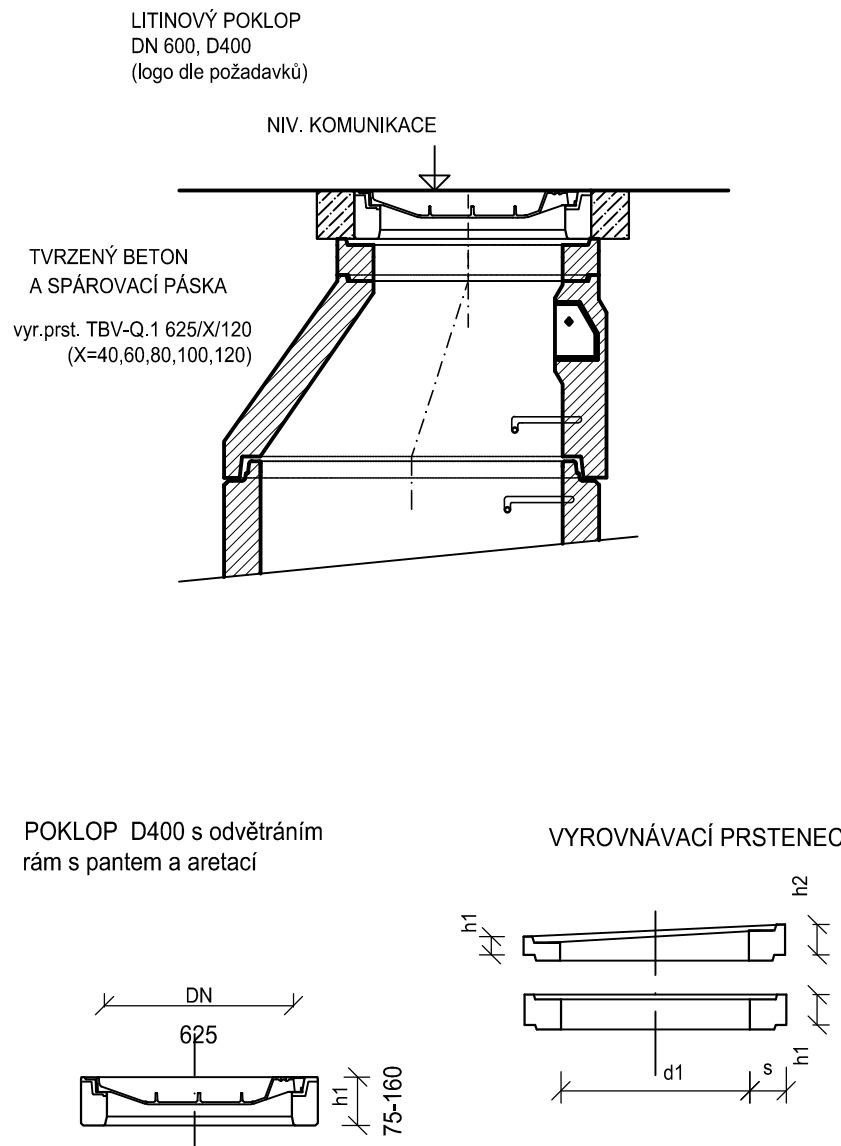

POZN:

- Spoje jednotlivých šachetních prefabrikovaných dílců musí být řešeny jako **vodotěsné**, bude použito pryžové elastomerové těsnění dodávané výrobcem dle ČSN EN 681-1.

 Magistrů 1275/13 140 00 Praha 4, Michle	AKCE: MODERNIZACE TEPLÁRNY MLADÁ BOLESLAV DOKUMENTACE PRO VYDÁNÍ STAVEBNÍHO POVOLENÍ			
	NÁZEV: KANALIZACE VZOROVÁ ŠACHTA			MĚŘÍTKO: 1:25
	ZAKÁZKOVÉ ČÍSLO: 0404T21			POČET A4: 4
	STUPEŇ: DOKUMENTACE DSP			REVIZE: 0
DATUM: 12/2022	VYPRACOVAL: ING. JÁNOŠOVÁ	KONTROLOVAL A ZODPOVÍDÁ: ING. GOREK	ARCHIVNÍ ČÍSLO: S404T21-DI302-014	LIST: 1