


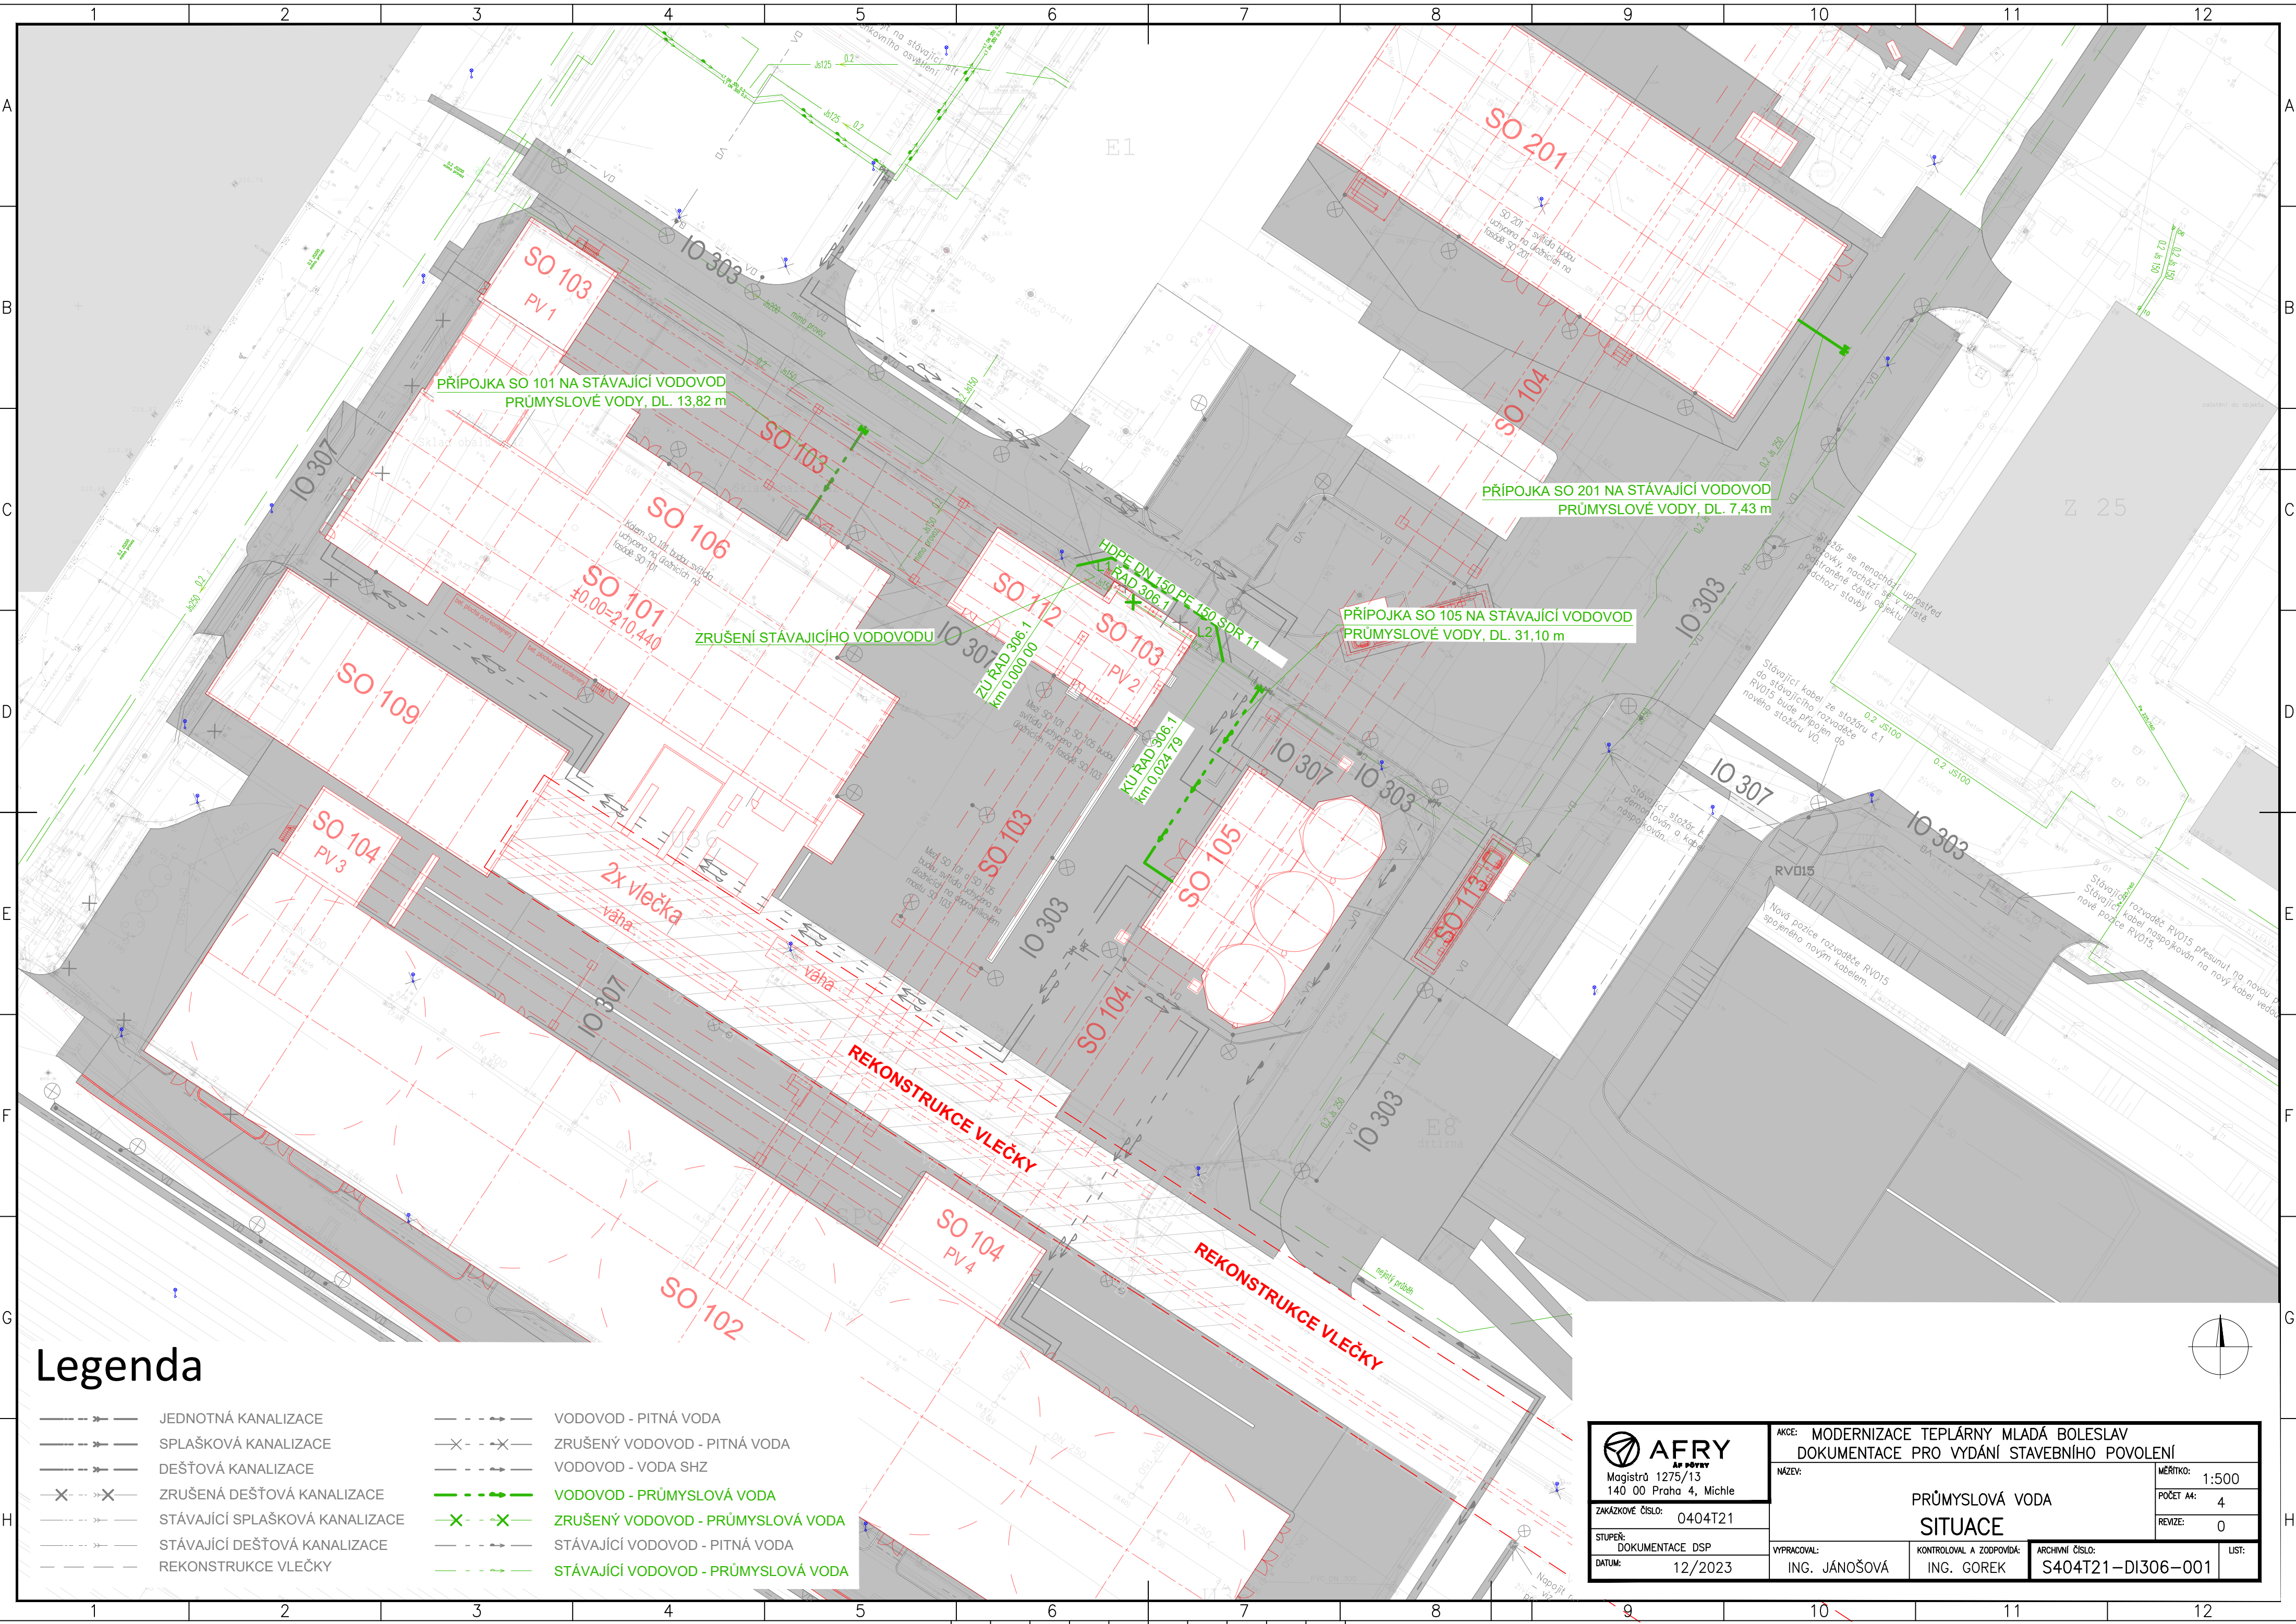

Legenda

- | | | | |
|--|--------------------------------|--|-------------------------------------|
| | JEDNOTNÁ KANALIZACE | | VODOVOD - PITNÁ VODA |
| | SPLAŠKOVÁ KANALIZACE | | ZRUŠENÝ VODOVOD - PITNÁ VODA |
| | DEŠŤOVÁ KANALIZACE | | VODOVOD - VODA SHZ |
| | ZRUŠENÁ DEŠŤOVÁ KANALIZACE | | VODOVOD - PRŮMYSLOVÁ VODA |
| | STÁVAJÍCÍ SPLAŠKOVÁ KANALIZACE | | ZRUŠENÝ VODOVOD - PRŮMYSLOVÁ VODA |
| | STÁVAJÍCÍ DEŠŤOVÁ KANALIZACE | | STÁVAJÍCÍ VODOVOD - PITNÁ VODA |
| | REKONSTRUKCE VLEČKY | | STÁVAJÍCÍ VODOVOD - PRŮMYSLOVÁ VODA |

 Magistrá 1275/13 140 00 Praha 4, Michle	AKCE: MODERNIZACE TEPLÁRNY MLADÁ BOLESLAV DOKUMENTACE PRO VYDÁNÍ STAVEBNÍHO POVOLENÍ		MĚŘÍTKO: 1:500
	NÁZEV: PRŮMYSLOVÁ VODA SITUACE		POČET A4: 4 REVIZE: 0
ZAKÁZKOVÉ ČÍSLO: 0404T21	VYPRACOVAL: ING. JÁNOŠOVÁ	KONTROLOVAL A ZODPOVÍDÁ: ING. GOREK	ARCHIVNÍ ČÍSLO: S404T21-DI306-001
STUPEŇ: DOKUMENTACE DSP DATUM: 12/2023	LIST:		