



TYPOVÝ VÝKRES PROTLAKU
 PŮDORYS, M 1:100

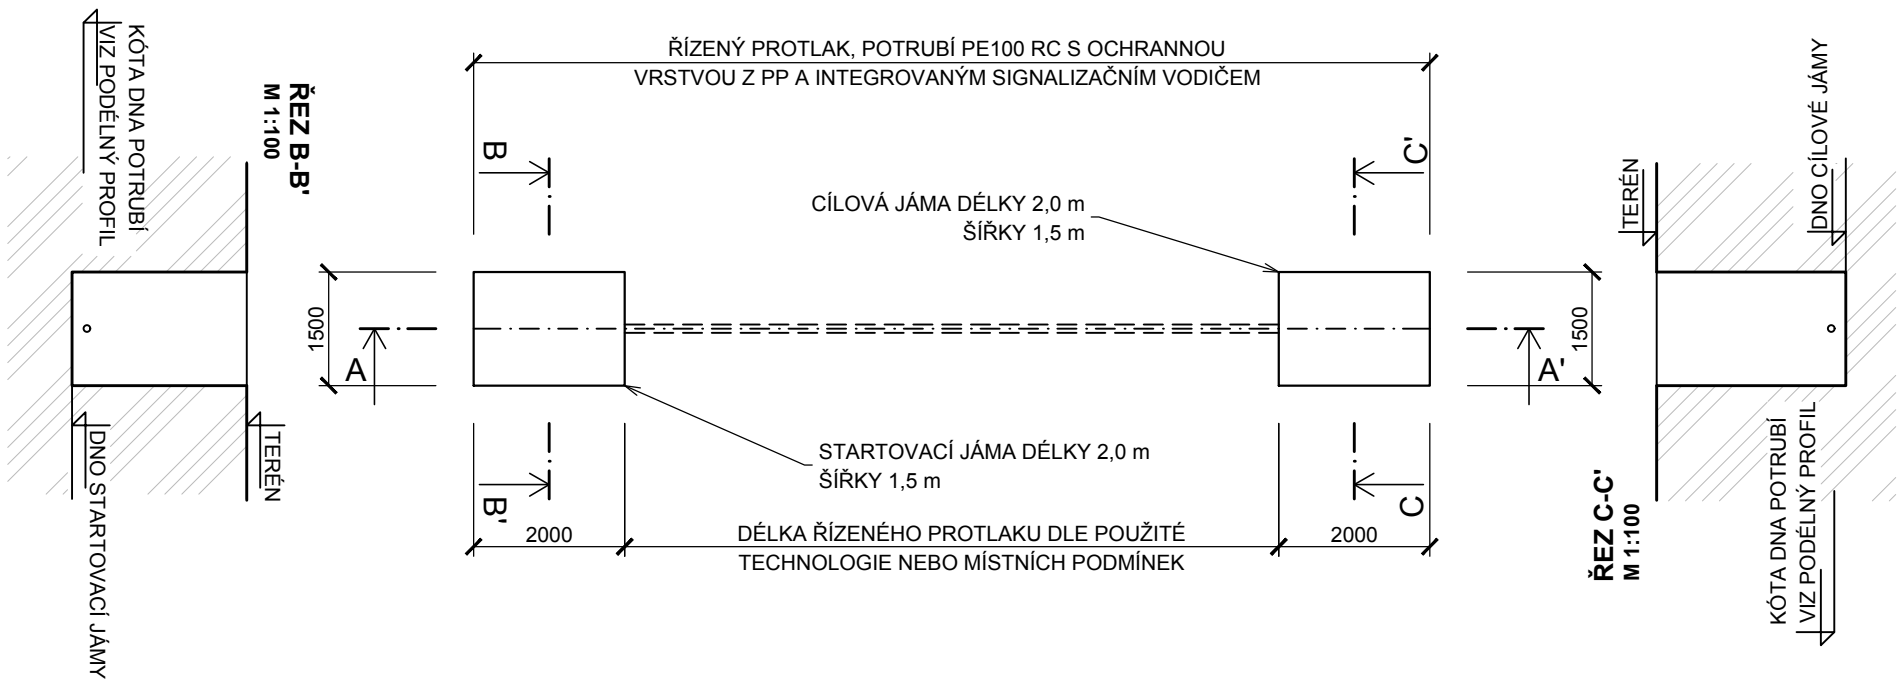

ŘEZ A-A', M 1:100

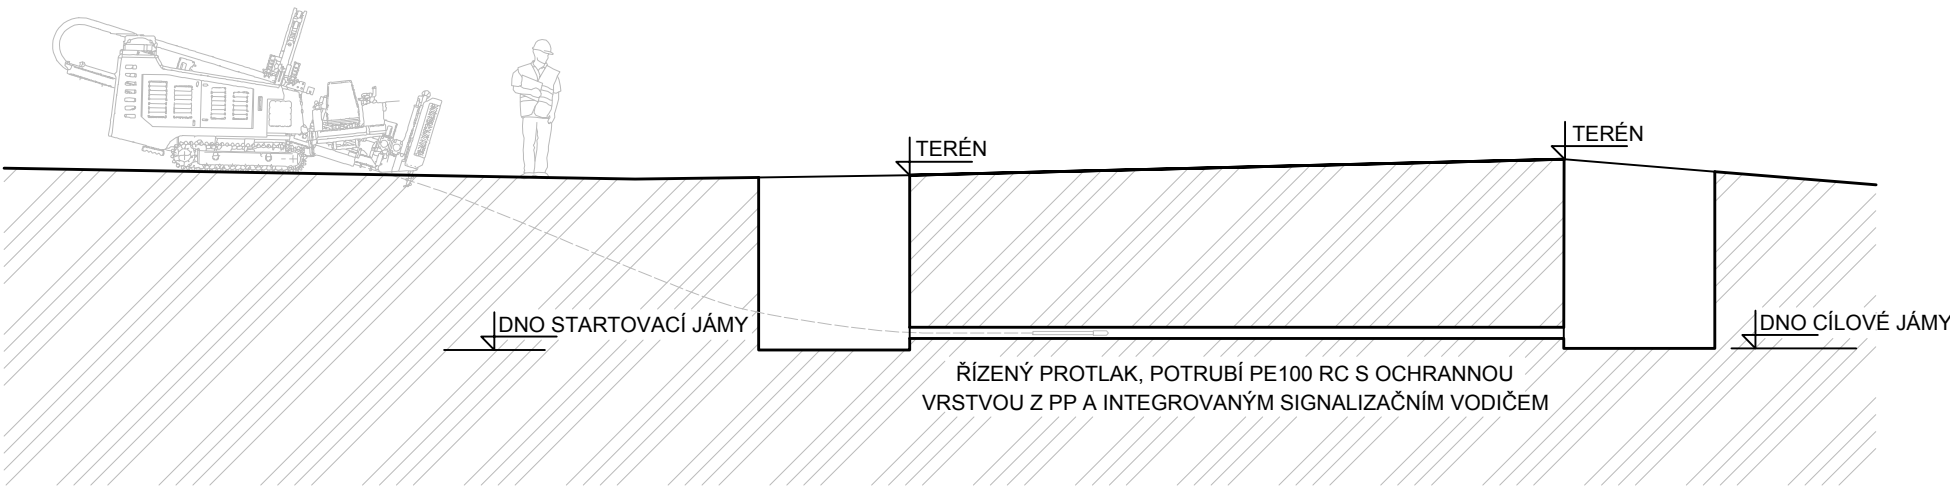

POZNÁMKY:

- KÓTY TERÉNU, DNA PROTLAKU A OSTATNÍCH INŽ. SÍTÍ, DNA STARTOVACÍ A CÍLOVÉ JÁMY A DÉLKY PROTLAKU JSOU U JEDNOTLIVÝCH PROTLAKŮ RŮZNÉ.
- VRT PROTLAKU JE NAVRŽENO PROVÁDĚT METODOU S VÝPLACHEM. NA VRTNOU ŘÍDÍČÍ HLAVU PROUDÍ VÝPLACHOVÁ TEKUTINA (BENTONIT), V ŘÍDÍČÍ HLAVĚ JE VYSÍLACÍ SONDA PRO UDRŽENÍ PŘESNÉHO VEDENÍ A TRASOVÁNÍ PROTLAKU.
- PŘED ZAPOČETÍM PRACÍ BUDOU VYTYČENY STÁVAJÍCÍ INŽENÝRSKÉ SÍTĚ, BUDE PRŮKAZNĚ OVĚŘENA JEJICH HLOUBKA A BUDOU PROVEDENA OPATŘENÍ PROTI JEJICH POŠKOZENÍ.
- PŘED ZAPOČETÍM PRACÍ NA PROTLAKU BUDE VYHOTOVEN TECHNOLOGICKÝ POSTUP, KTERÝ BUDE ODSOUHLASEN PROJEKTANTEM A TDI.

Výškový systém Bpv

Souřadnicový systém S-JTSK

Objednatel: Obec Nová Ves, Nová Ves 154, 277 52 Nová Ves		Číslo zakázky: 1510_3_VHS	 VHS PROJEKT, s.r.o. www.vhsprojekt.cz tel.: 775922074 IČ: 03508684 Zlončice 144, 278 01 Kralupy nad Vltavou Kancelář - budova HECKL Přemyslova 153, 278 01 Kralupy n. Vlt.	
Odpovědný projektant: Ing. Martin Jakoubek, AI 0008590	Kontroloval: Ing. Hana Píšová, AI 0013277			
Navrhl: Ing. Mikuláš Exner, AI 0013593	Vypracoval: Ing. Josef Burda			
Název a účel díla: SPLAŠKOVÁ KANALIZACE - NOVÉ OUHOLICE DPS - Dokumentace pro provádění stavby				
Část dokumentace: IO 01 TYPOVÝ VÝKRES ŘÍZENÉHO PROTLAKU			Datum: listopad 2017	Počet formátů: 2 x A4
			Měřítko: 1:100	Číslo přílohy: D.g.

VHS PROJEKT
 VHS PROJEKT, s.r.o.
 www.vhsprojekt.cz
 tel.: 775922074
 IČ: 03508684

Zlončice 144, 278 01 Kralupy nad Vltavou
 Kancelář - budova HECKL
 Přemyslova 153, 278 01 Kralupy n. Vlt.