


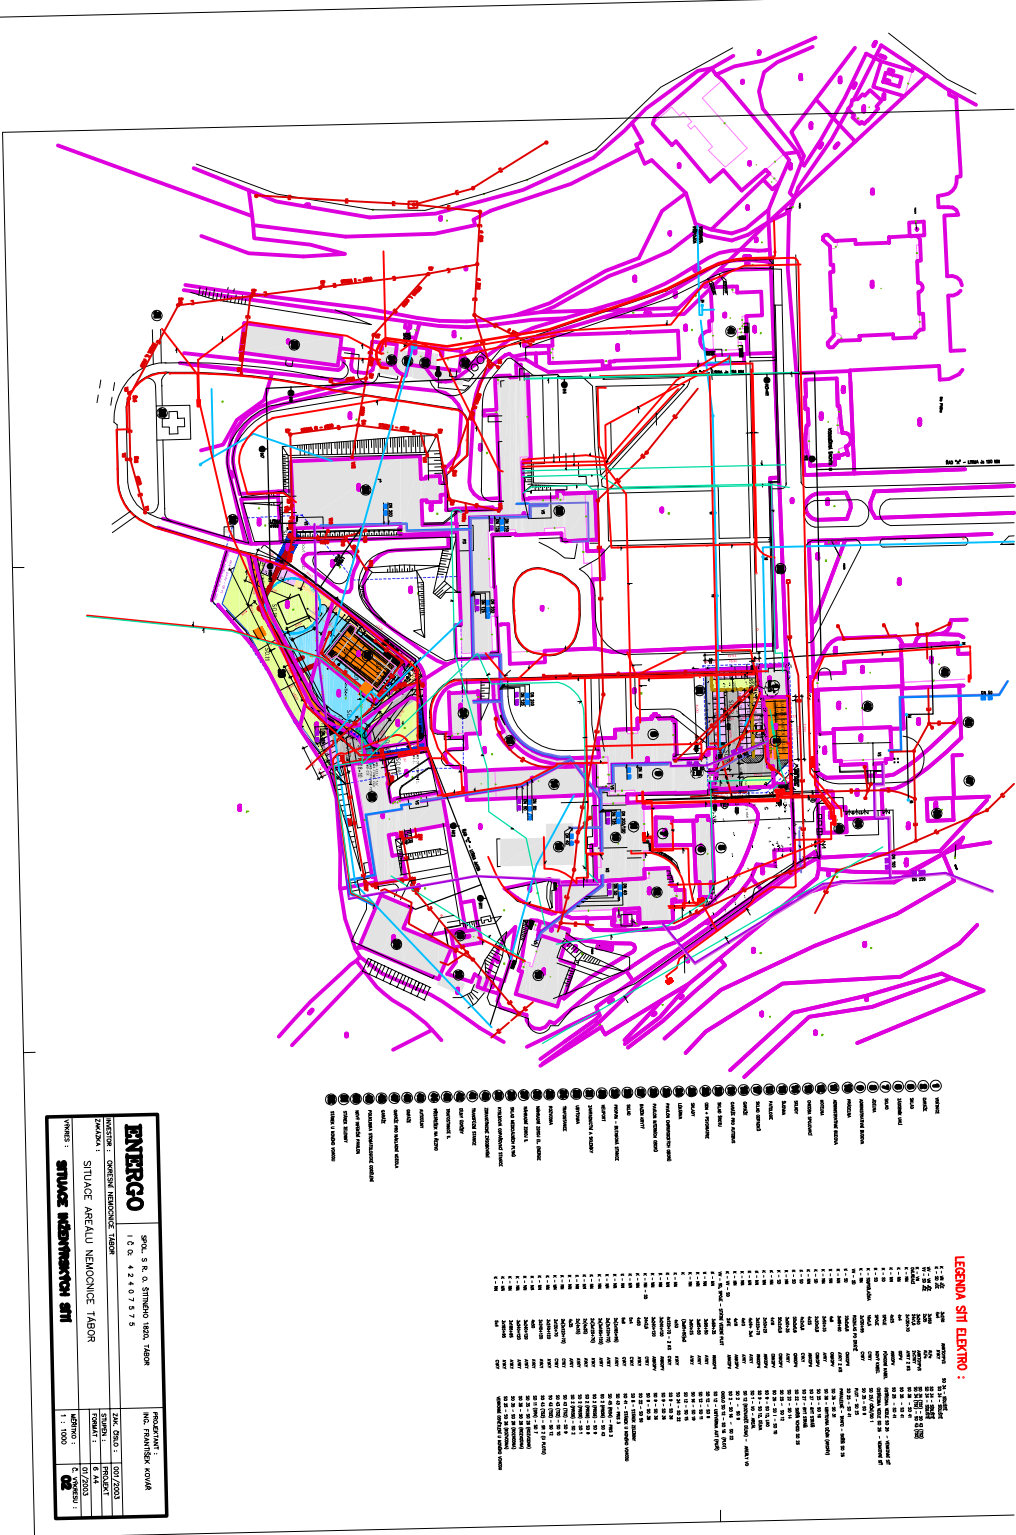

VYTÝČOVACÍ BODY V JTSK		
bod	Souřadnice Y [m]	Souřadnice X [m]
A	736 281,445	1 119 161,503
B	736 307,536	1 119 197,401
C	736 298,962	1 119 203,721
D	736 294,193	1 119 213,245
E	736 253,939	1 119 193,084
F	736 252,370	1 119 183,405
G	736 262,910	1 119 175,635
H	736 264,001	1 119 177,116
CH	736 272,055	1 119 171,179

SEZNAM STAVEBNÍCH OBJEKTŮ	
STAVENIŠTĚ A	
SO. 01	BUDOVA („NOVÁ PSYCHIATRIE“)
SO 02	AREÁLOVÉ ZPEVNĚNÉ PLOCHY
SO. 03	TERÉNNÍ A SADOVÉ ÚPRAVY
SO. 04	AREÁLOVÝ ROZVOD VODY
SO. 05	AREÁLOVÝ ROZVOD KANALIZACE
SO. 06	RETENCE A ROZVOD UŽITKOVÉ VODY
SO. 07	AREÁLOVÝ HORKOVOD
SO. 08	AREÁLOVÉ ROZVODY POTRUBNÍ POŠTY
SO. 09	AREÁLOVÉ ELEKTROROZVODY
SO. 10	AREÁLOVÉ SLABOPROUDÉ ROZVODY
SO. 11	DEMOLICE

OBJEDNATEL : Nemocnice Tábor, a.s.			STUPEŇ: DSP+DPPS DATUM : 04/2015 PARÉ. č : MĚŘÍTKO: 1:500 ČÍSLO V. : C.4 - A
IČ 26095203, DIČ CZ26095203 , Kpt. Jaroše 2000, 390 02 Tábor			
ZHOTOVITEL : Ing.arch. Jan Hochman - Atelier H1, autorizovaný architekt ČKA 00762, IČ: 11015802 K Bříčce 1656/65, 50008 Hradec Králové 8			
SPOLUPRÁCE : Ing.arch. Pavel Zadrobilek ČKA 02 868, IČ: 67436927		ZHOTOVITEL ODDLU : Ing. Tomáš Koblása ČKAIT 0602275, IČ: 684 56 425	
NOVÁ PSYCHIATRIE - NEMOCNICE TÁBOR a.s.			
STAVEBNÍ OBJEKT	STAVENIŠTĚ "A"		STUPEŇ: DSP+DPPS DATUM : 04/2015 PARÉ. č : MĚŘÍTKO: 1:500 ČÍSLO V. : C.4 - A
PROFESE	SOUHRRNNÉ ŘEŠENÍ STAVBY		
ODPOVĚDNÝ PROJEKTANT	Ing.arch. Jan Hochman - ATELIER H1, autorizovaný architekt ČKA 00762		
KATASTRÁLNÍ SITUACE, VYTÝČOVACÍ VÝKRES			

LEGENDA STAV

stávající plocha stavebního objektu

hranice KN / vnitřní hranice KN

parcelní čísla

OCHRANNÉ PÁSMO VRTU

LEGENDA NÁVRH - část A

hranice řešeného území - plocha A

hranice staveniště

navržený objekt PSYCHIATRIE

zpevněné plochy - pochuzí

kryté parkovací stání pro sanitku a policii

zpevněné plochy - pojižděné (stavební úpravy stávající zpevněné plochy + nové zpevněné pojižděné plochy)

zpevněné plochy - parkování

travnatá plocha

návrh stavebních objektů k demolici

návrh inženýrských objektů k demolici

vyrovnání terénu - PALISÁDY

vodovod

kanalizace splašková

kanalizace dešťová

kabelový rozvod NN

kabelový rozvod SEK (sít' el. komunikací)

rozvod topné vody

rozvod potrubní pošty

napojovací body médií

rozhraní rozdělení parcely 1228/1 pro účely vymezení ze ZPF

dočasný výkop mimo staveniště

563/4

LEGENDA SITI ELEKTRNO :

LEGENDA SITI ELEKTRNO :

LEGENDA SITI ELEKTRNO :