


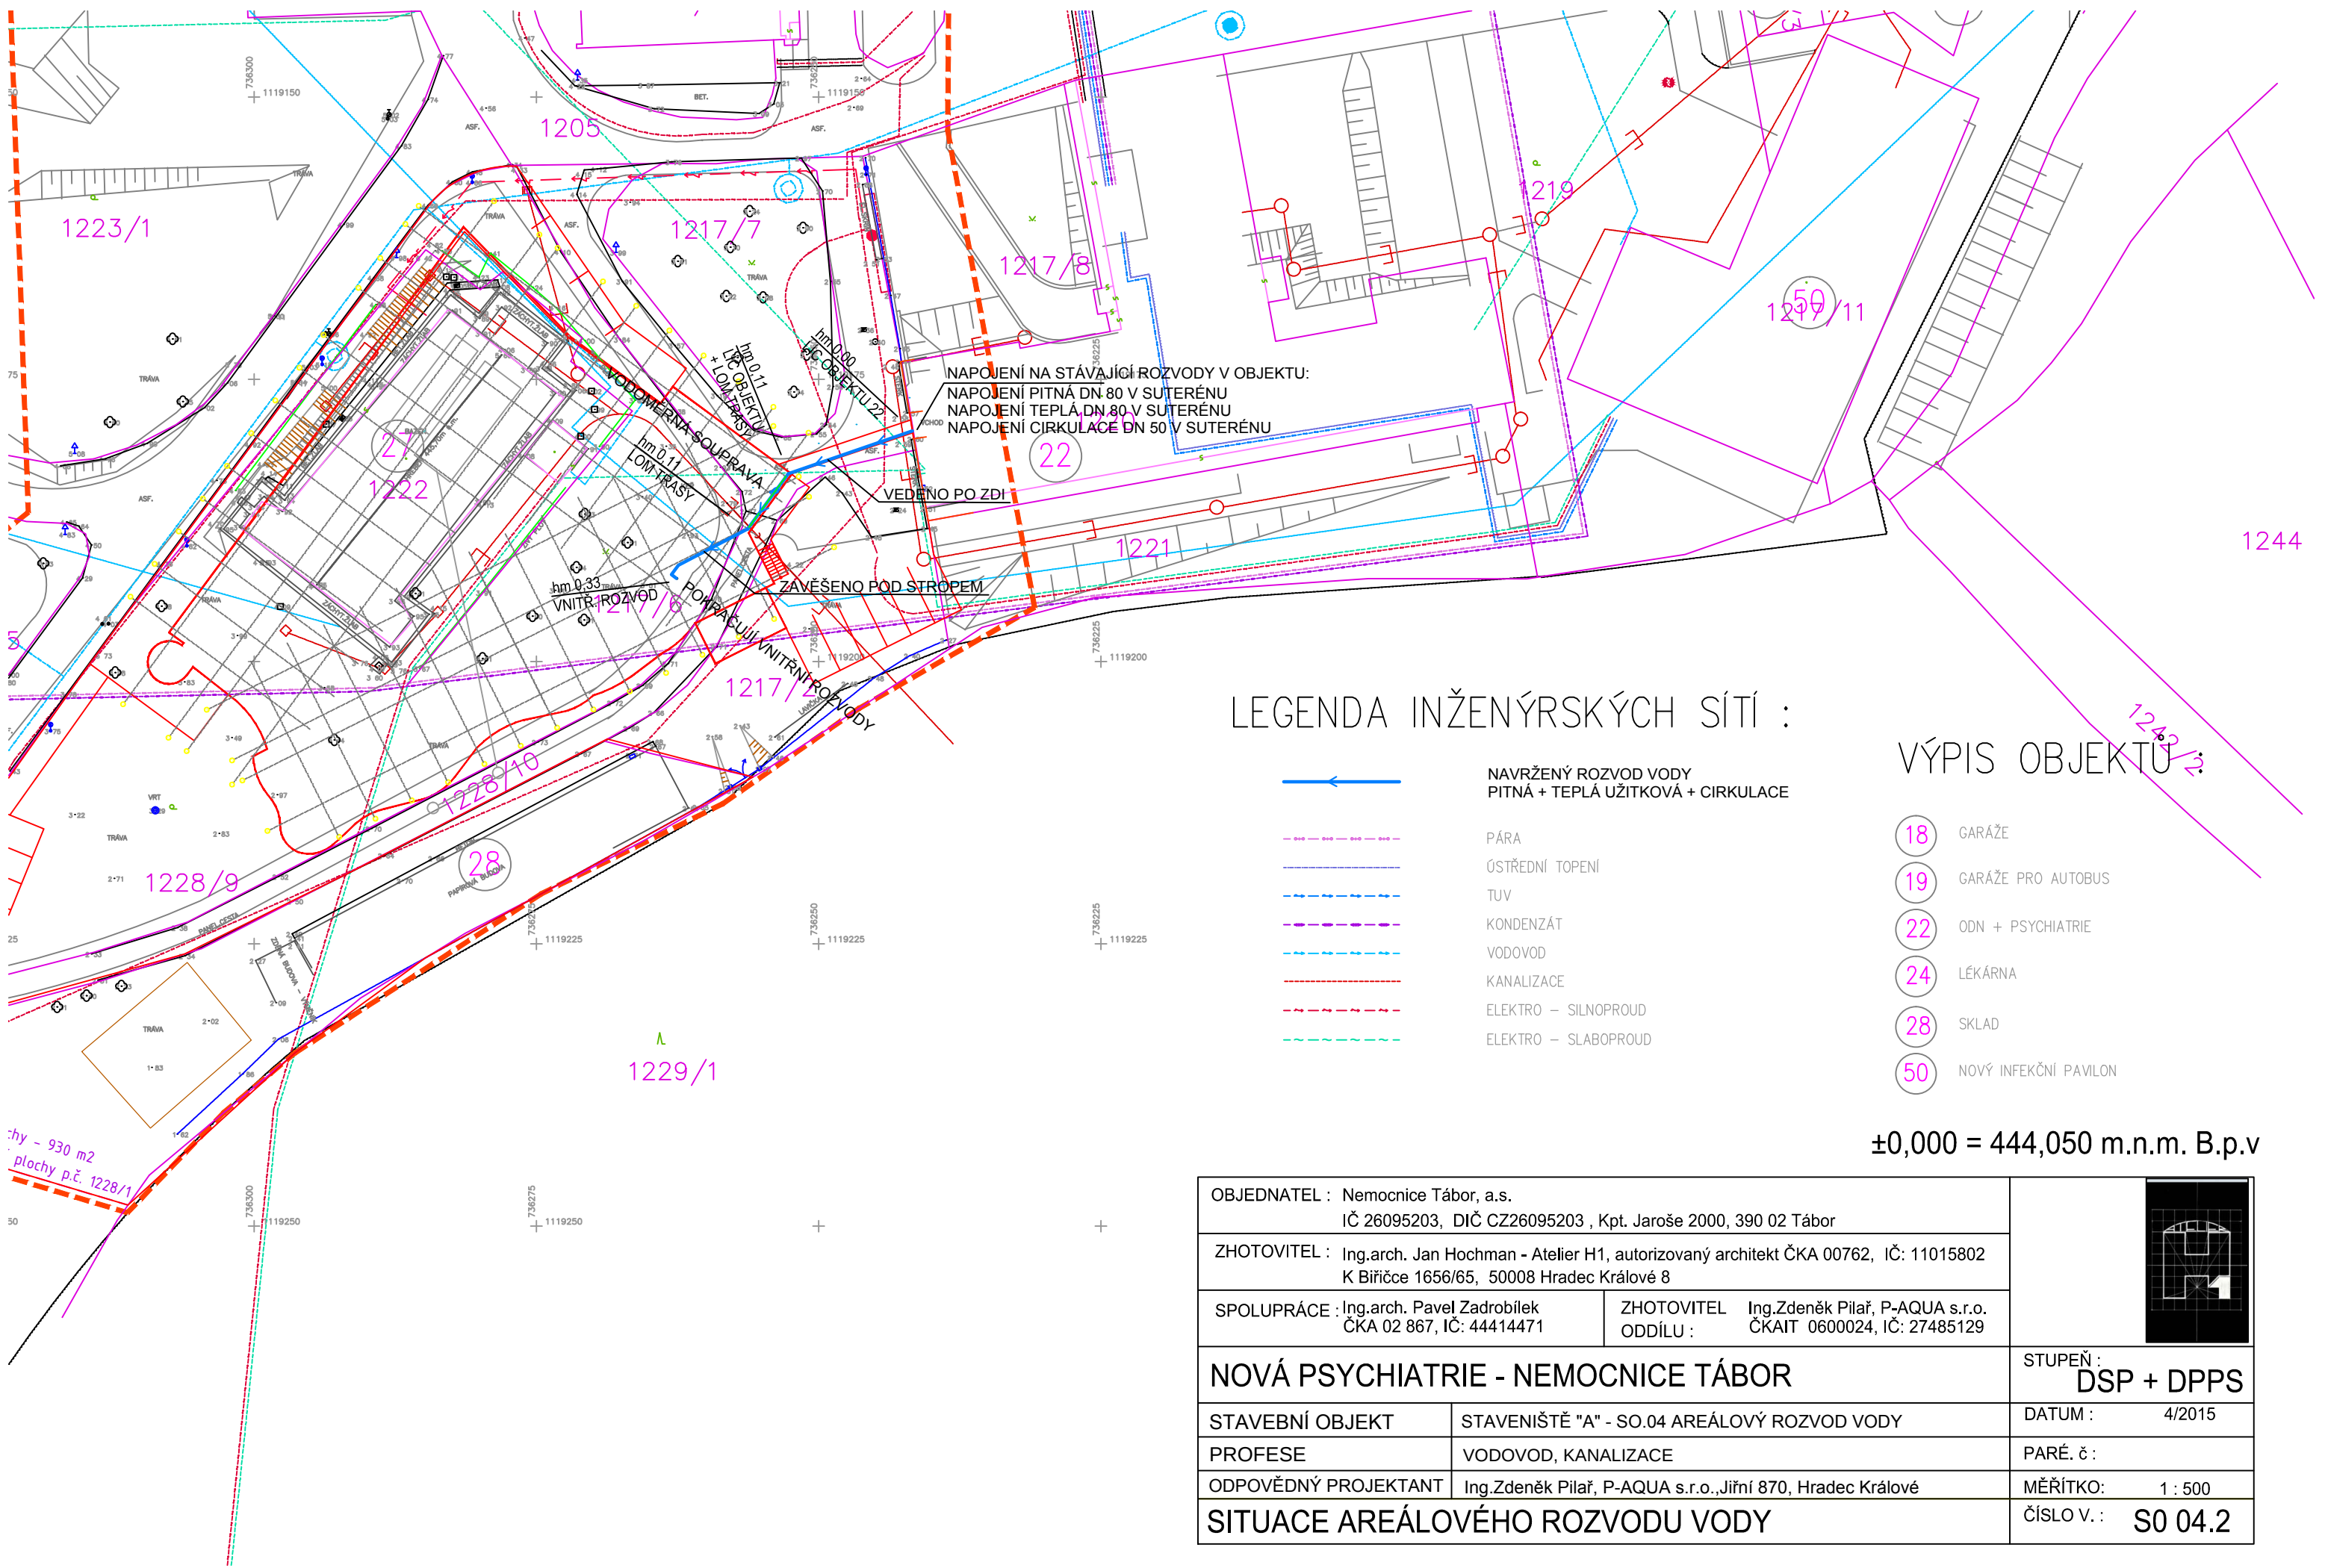


LEGENDA INŽENÝRSKÝCH SÍTÍ :

- NAVRŽENÝ ROZVOD VODY
PITNÁ + TEPLÁ UŽITKOVÁ + CÍRKULACE
- PÁRA
- ÚSTŘEDNÍ TOPENÍ
- TUV
- KONDENZÁT
- VODOVOD
- KANALIZACE
- ELEKTRO – SILNOPROUD
- ELEKTRO – SLABOPROUD

VÝPIS OBJEKTŮ :

- 18 GARÁŽE
- 19 GARÁŽE PRO AUTOBUS
- 22 ODN + PSYCHIATRIE
- 24 LÉKÁRNA
- 28 SKLAD
- 50 NOVÝ INFEKČNÍ PAVILON

±0,000 = 444,050 m.n.m. B.p.v

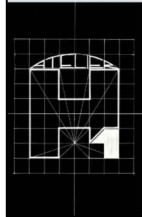OBJEDNATEL : Nemocnice Tábor, a.s. IČ 26095203, DIČ CZ26095203 , Kpt. Jaroše 2000, 390 02 Tábor		
ZHOTOVITEL : Ing.arch. Jan Hochman - Atelier H1, autorizovaný architekt ČKA 00762, IČ: 11015802 K Břičče 1656/65, 50008 Hradec Králové 8		
SPOLUPRÁCE : Ing.arch. Pavel Zadrobílek ČKA 02 867, IČ: 44414471	ZHOTOVITEL Ing.Zdeněk Pilař, P-AQUA s.r.o. ODDÍLU : ČKAIT 0600024, IČ: 27485129	
NOVÁ PSYCHIATRIE - NEMOCNICE TÁBOR		STUPEŇ : DSP + DPPS
STAVEBNÍ OBJEKT	STAVENIŠTĚ "A" - SO.04 AREÁLOVÝ ROZVOD VODY	DATUM : 4/2015
PROFESE	VODOVOD, KANALIZACE	PARÉ. č :
ODPOVĚDNÝ PROJEKTANT	Ing.Zdeněk Pilař, P-AQUA s.r.o.,Jiřní 870, Hradec Králové	MĚŘÍTKO: 1 : 500
SITUACE AREÁLOVÉHO ROZVODU VODY		ČÍSLO V. : S0 04.2