


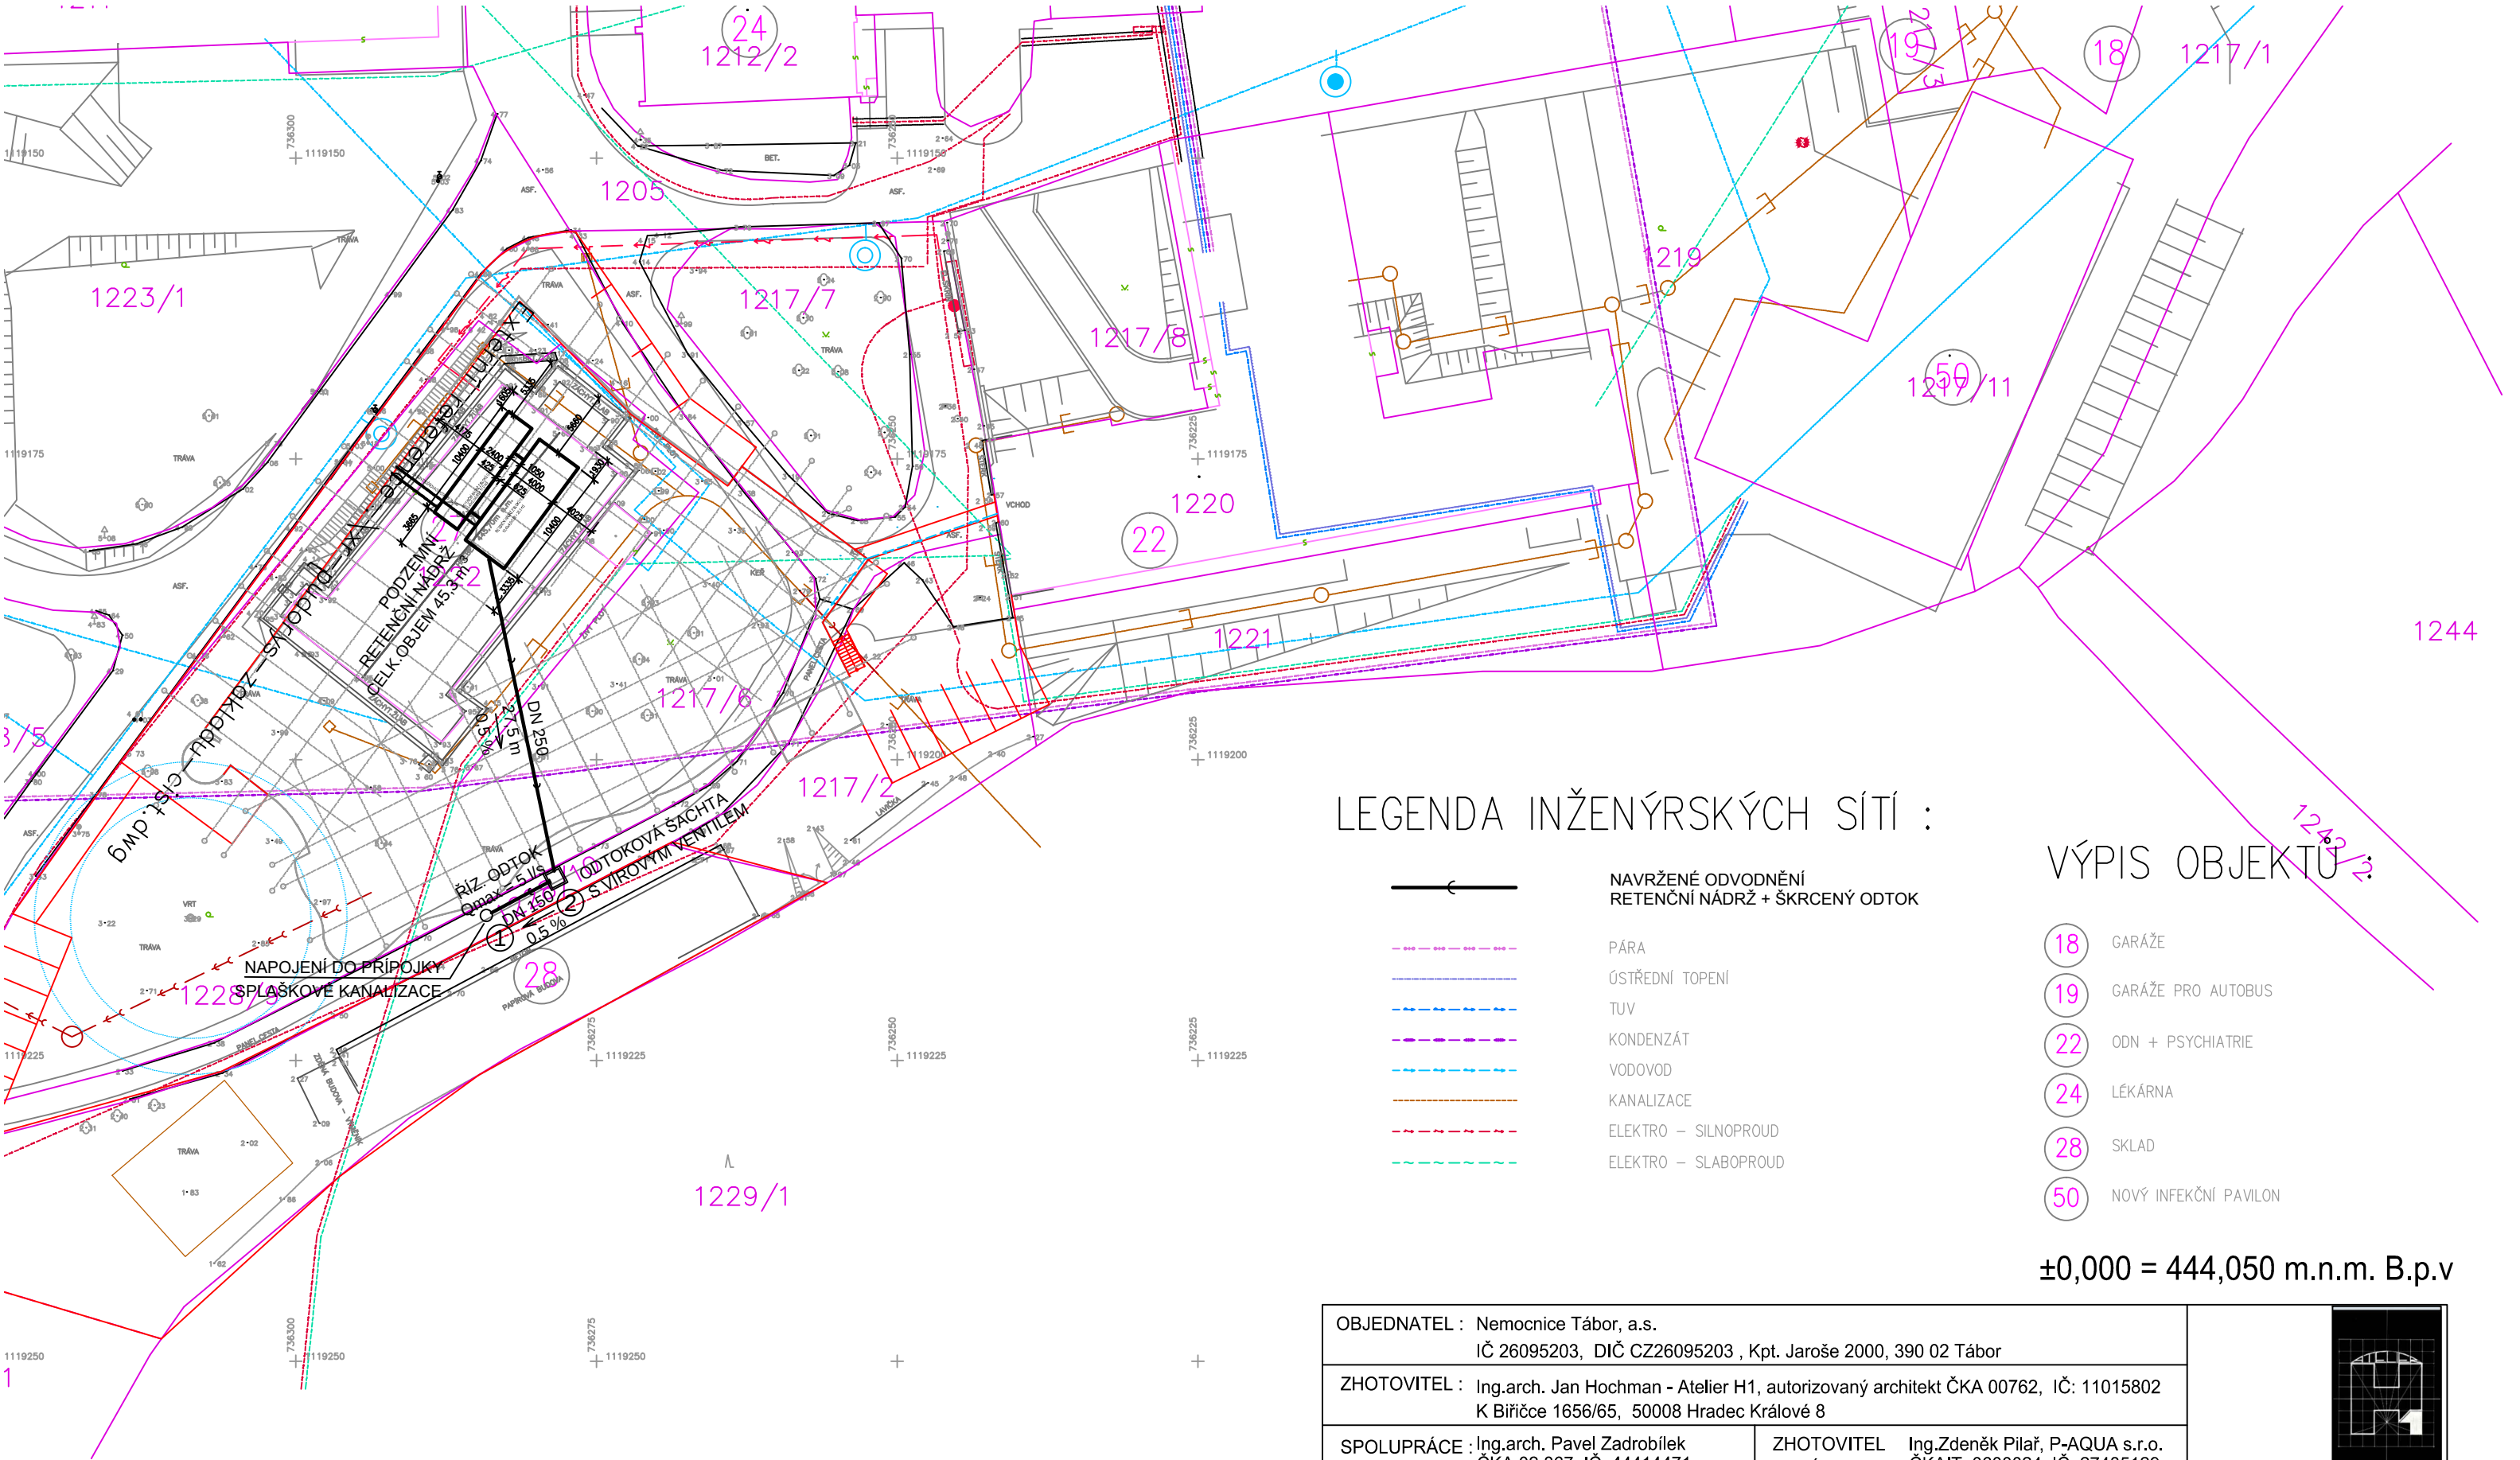

LEGENDA INŽENÝRSKÝCH SÍTÍ :

- NAVRŽENÉ ODVODNĚNÍ
RETENČNÍ NÁDRŽ + ŠKRCENÝ ODTOK
- PÁRA
- ÚSTŘEDNÍ TOPENÍ
- TUV
- KONDENZÁT
- VODOVOD
- KANALIZACE
- ELEKTRO – SILNOPROUD
- ELEKTRO – SLABOPROUD


VÝPIS OBJEKTU :

- 18 GARÁŽE
- 19 GARÁŽE PRO AUTOBUS
- 22 ODN + PSYCHIATRIE
- 24 LÉKÁRNA
- 28 SKLAD
- 50 NOVÝ INFEKČNÍ PAVILON

±0,000 = 444,050 m.n.m. B.p.v

VYTYČOVACÍ BODY RETENCE

ŠACHTA Č.	X	Y
1	1119212,96	736284,16
2	1119210,47	736279,54
3- střed	1119209,92	736278,38

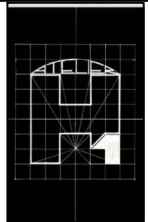OBJEDNATEL : Nemocnice Tábor, a.s. IČ 26095203, DIČ CZ26095203 , Kpt. Jaroše 2000, 390 02 Tábor		
ZHOTOVITEL : Ing.arch. Jan Hochman - Atelier H1, autorizovaný architekt ČKA 00762, IČ: 11015802 K Biřičce 1656/65, 50008 Hradec Králové 8		
SPOLUPRÁCE : Ing.arch. Pavel Zadrobílek ČKA 02 867, IČ: 44414471	ZHOTOVITEL Ing.Zdeněk Pilař, P-AQUA s.r.o. ODDÍLU : ČKAIT 0600024, IČ: 27485129	
NOVÁ PSYCHIATRIE - NEMOCNICE TÁBOR		STUPEŇ : DSP + DPPS
STAVEBNÍ OBJEKT	STAVENIŠTĚ "A" - SO.06 RETENCE	DATUM : 4/2015
PROFESE	VODOVOD, KANALIZACE	PARÉ. č :
ODPOVĚDNÝ PROJEKTANT	Ing.Zdeněk Pilař, P-AQUA s.r.o., Jižní 870, Hradec Králové	MĚŘÍTKO: 1 : 500
SITUACE RETENCE		ČÍSLO V. : SO 06.2