


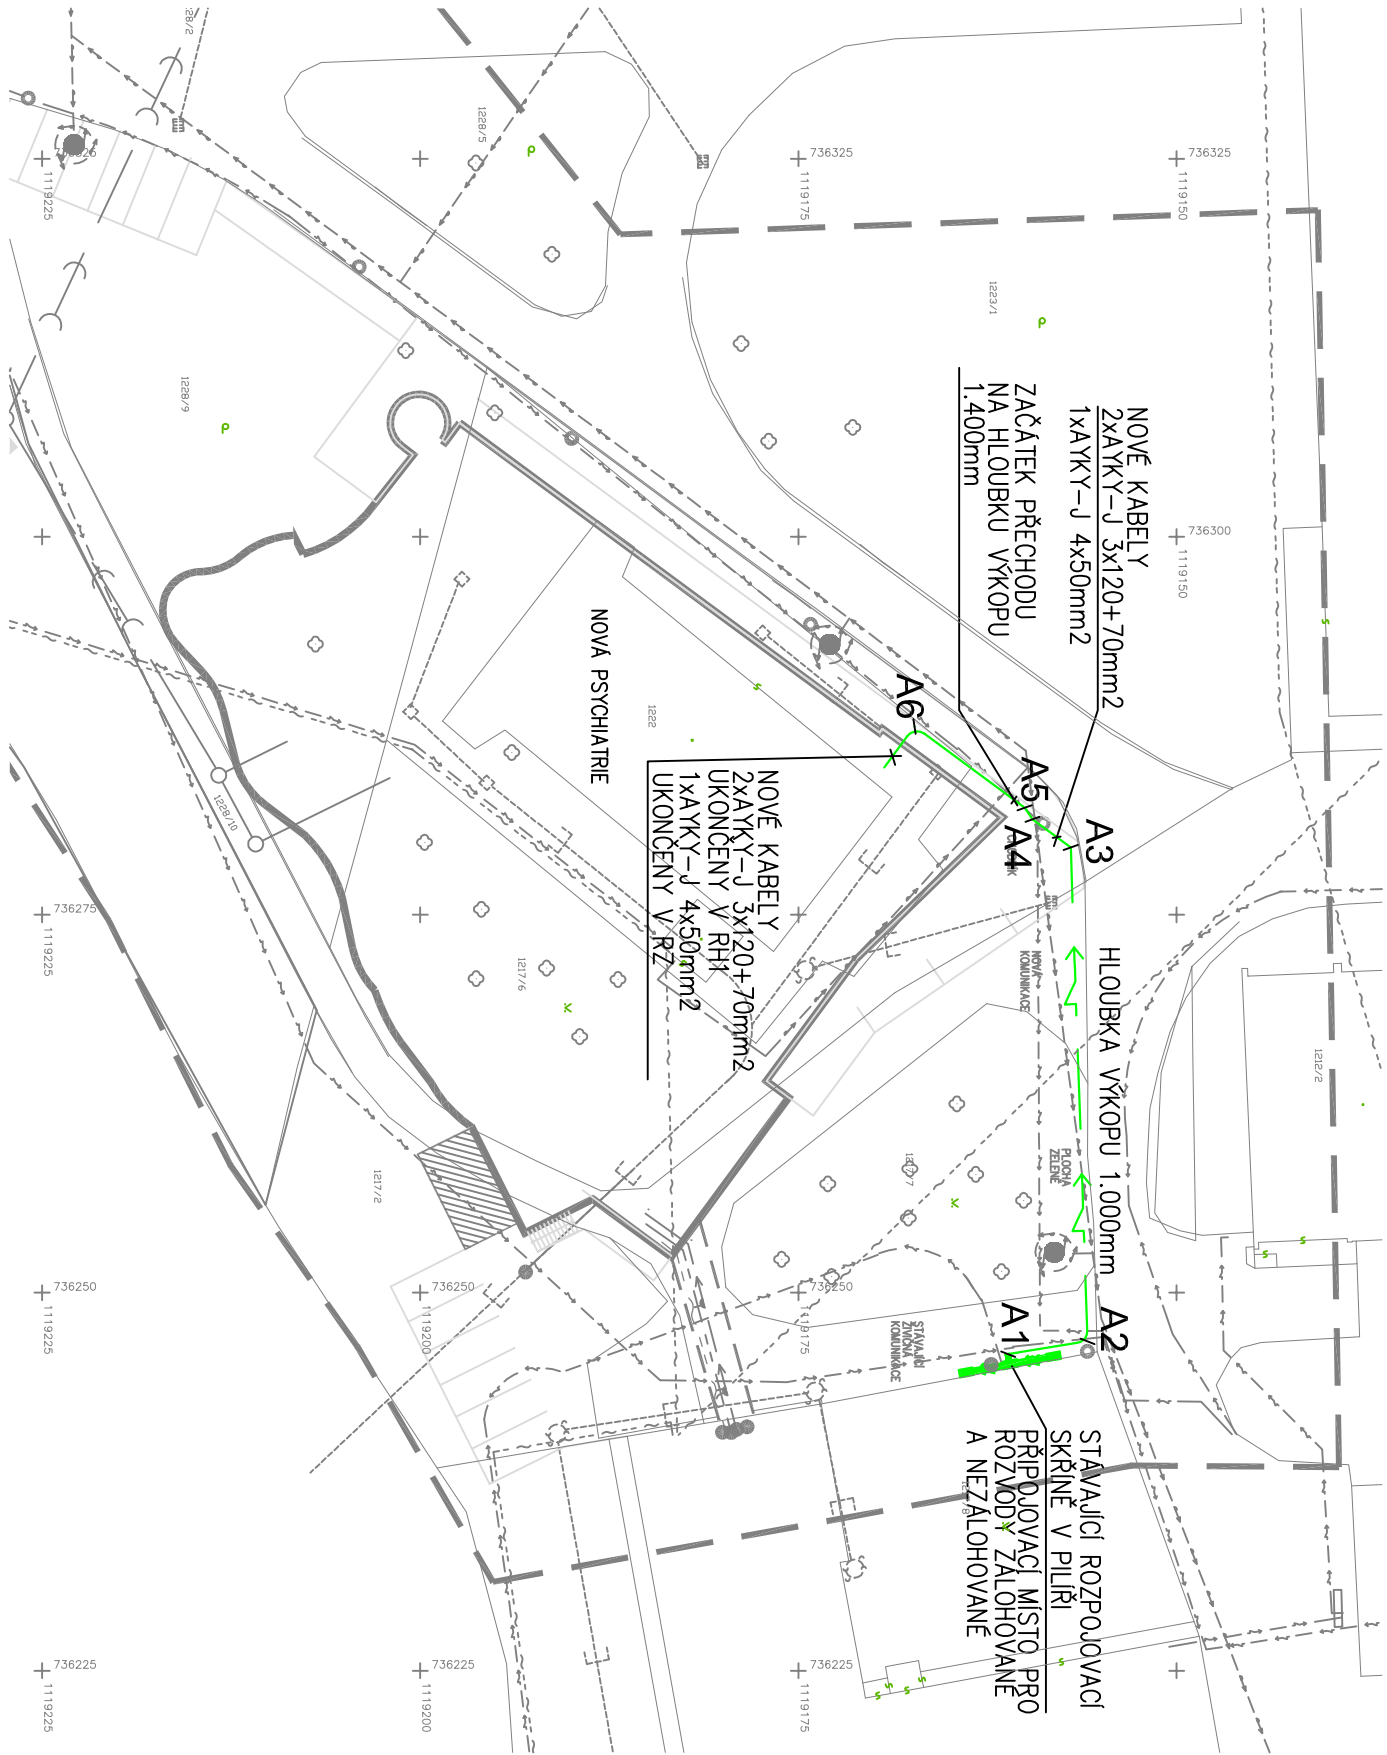


LEGENDA

- STÁVAJÍCÍ STODŽÁRY VENKOVNÍHO OSVĚTLENÍ
- STÁVAJÍCÍ PODZEMNÍ SILOVÉ VEDENÍ NN
- STÁVAJÍCÍ A NOVÝ VODOVOD PODZEMNÍ
- STÁVAJÍCÍ A NOVÉ SLABOPROUDÉ ROZVODY
- KANALIZACE SPLAŠKOVÁ STÁVAJÍCÍ A NOVÁ PODZEMNÍ
- NOVÉ KABELOVÉ VEDENÍ NN 1KV SLOŽENÉ ZE TŘÍ KABELŮ
- NEZÁLHOVANÉ NÁPÁJENÍ ZÁVKY-1 3x120+70mm² UKONČENO V RH
- ZÁLHOVANÉ NÁPÁJENÍ ZÁVKY-1 4x50mm² UKONČENO V RZ

Bod	Souřadnice -X	Souřadnice -Y
A1	1119161.14	736245.94
A2	1119155.89	736246.79
A3	1119156.99	736279.45
A4	1119159.53	736281.31
A5	1119160.04	736282.06
A6	1119167.33	736287.45

VZOROVÉ ŘEZY KABELOVOU TRASOU

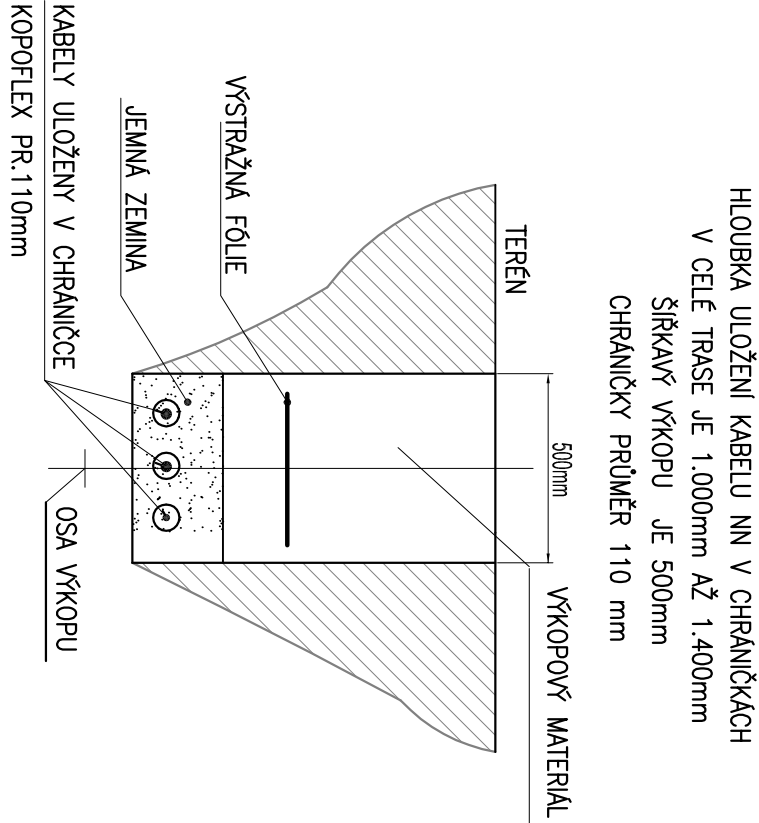

PŘED ZAHÁJENÍM VÝKOPOVÝCH PRACÍ BUDOU VYTÝČENY VŠECHNY STÁVAJÍCÍ A V RÁMCI STAVBY JIŽ POLOŽENÉ INŽENÝRSKÉ SÍTĚ MEZI SÍTĚM V MAJETKU INVESTORA BUDOU DODRŽOVANY MINIMÁLNÍ VZDÁLENOSTI DLE ČSN 73 6005 VČ. JEJICH ZMĚN A DODATKŮ

ELEKTRICKÁ SÍŤ NN: 3+PEN STR. 50Hz, 400V/TN-C

OCHRANA PŘED NDN NN: AUTOMATICKÝM ODPOJENÍM PORUCHY OD ZDROJE

±0,000 = 444,050 m.n.m. B.p.v

OBJEDNATEL : Nemocnice Tábor, a.s. IČ 26095203, DIČ CZ26095203 , Kpt. Jaroše 2000, 390 02 Tábor			
ZHOTOVITEL : Ing.arch. Jan Hochman - Atelier H1, autorizovaný architekt ČKA 00762, IČ: 11015802 K Bříčce 1656/65, 50008 Hradec Králové 8			
SPOLUPRÁCE : Ing.arch. Pavel Zadrobilek ČKA 02 868, IČ: 44414471		ZHOTOVITEL ENERGIEPROJEKT CZ, s. r. o. ODDÍLU : IČ: 27472655, DIČ: CZ27472655	
NOVÁ PSYCHIATRIE - NEMOCNICE TÁBOR			
STAVEBNÍ OBJEKT	STAVENIŠTĚ A, SO 09 AREÁLOVÉ ELEKTROROZVODY		
PROFESE	SILNOPROUDÁ ELEKTROINSTALACE		PARÉ. č :
ODPOVĚDNÝ PROJEKTANT	Ing.Pavel Šandera, ČKAIT 0600617		MĚŘÍTKO: 1:500
OBSAH VÝKRESU:	SITUACE KABELOVÉHO VEDENÍ NN 1kV		Číslo v. : D.2.6.2