



STARÝ VÝMĚNÍK



PŮDORYS M 1:100

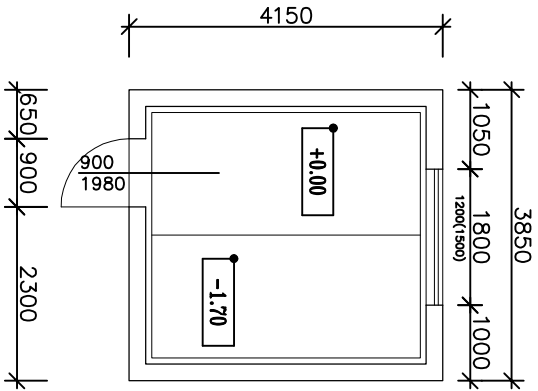



POHLED SEVERNÍ

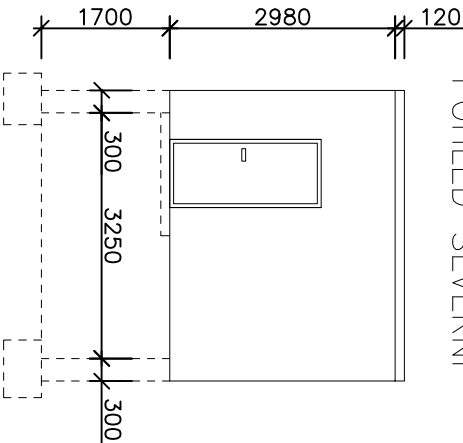

POHLED JIŽNÍ

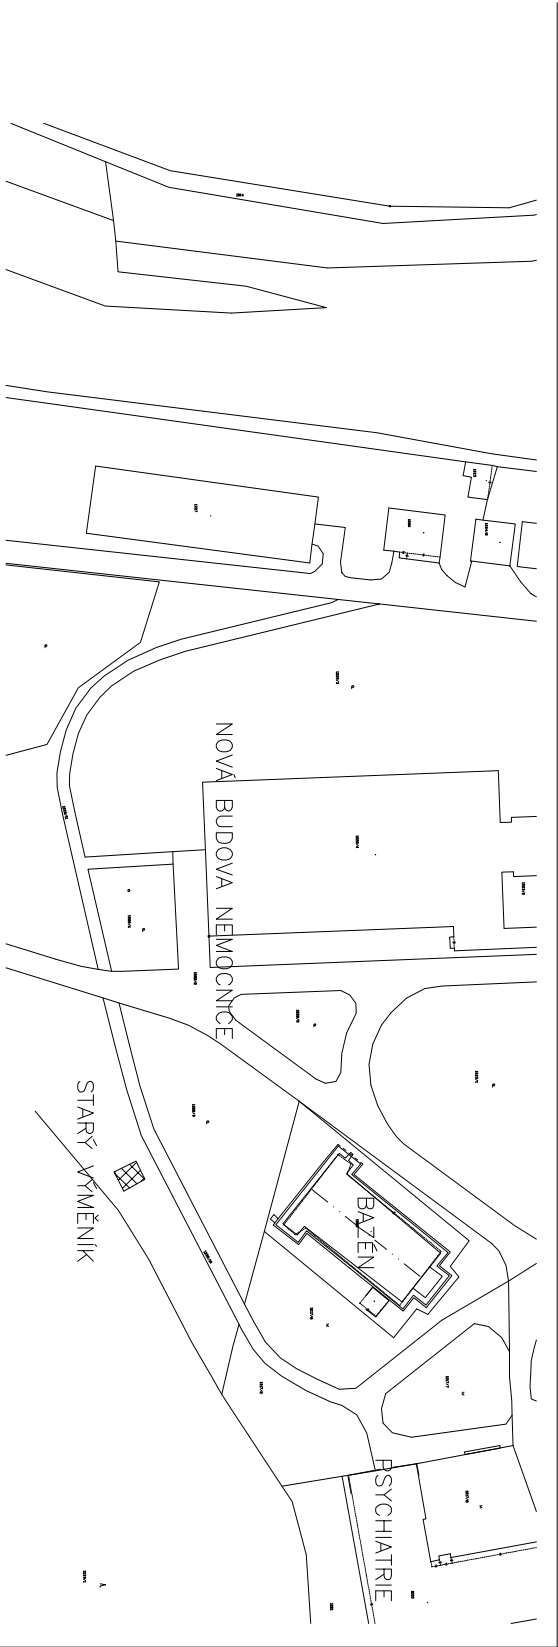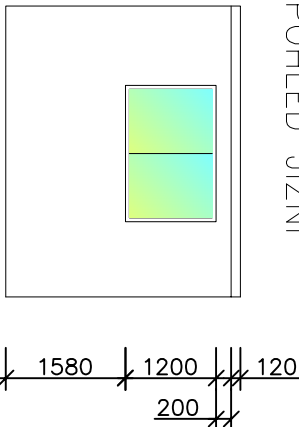

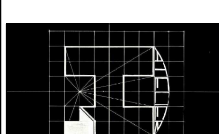OBJEDNATEL : Nemocnice Tábor, a.s. IČ 26095203, DIČ CZ26095203 , Kpt. Jaroše 2000, 390 02 Tábor			
ZHOTOVITEL : Ing.arch. Jan Hochman - Atelier H1, autorizovaný architekt ČKA 00762, IČ: 11015802 K Břířčce 1656/65, 50008 Hradec Králové 8			
SPOLUPRÁČE : Ing.arch. Pavel Zadrobilek ČKA 02 868, IČ: 67436927		ZHOTOVITEL ODDÍLU : Ing. Tomáš Koblása ČKAIT 0602275, IČ: 684 56 425	
NOVÁ PSYCHIATRIE - NEMOCNICE TÁBOR a.s.			
STAVEBNÍ OBJEKT	STAVENIŠTĚ "A" -SO.11-DEMOLICE (starý výměník)	DATUM : 04/2015	STUPEŇ : DSP+DPPS
PROFESE	D.1.1. ARCHITEKTONICKO STAVEBNÍ ŘEŠENÍ	PARÉ. č :	
ODPOVĚDNÝ PROJEKTANT	Ing.arch. Jan Hochman - ATELIER H1, autorizovaný architekt ČKA 00762	MĚŘÍTKO: 1:100	
BUDOVA č.28 (VÝMĚNÍK) - PŮDORYS, POHLEDY		ČÍSLO V. : D.1.1.b - 6.	

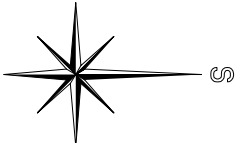

R