


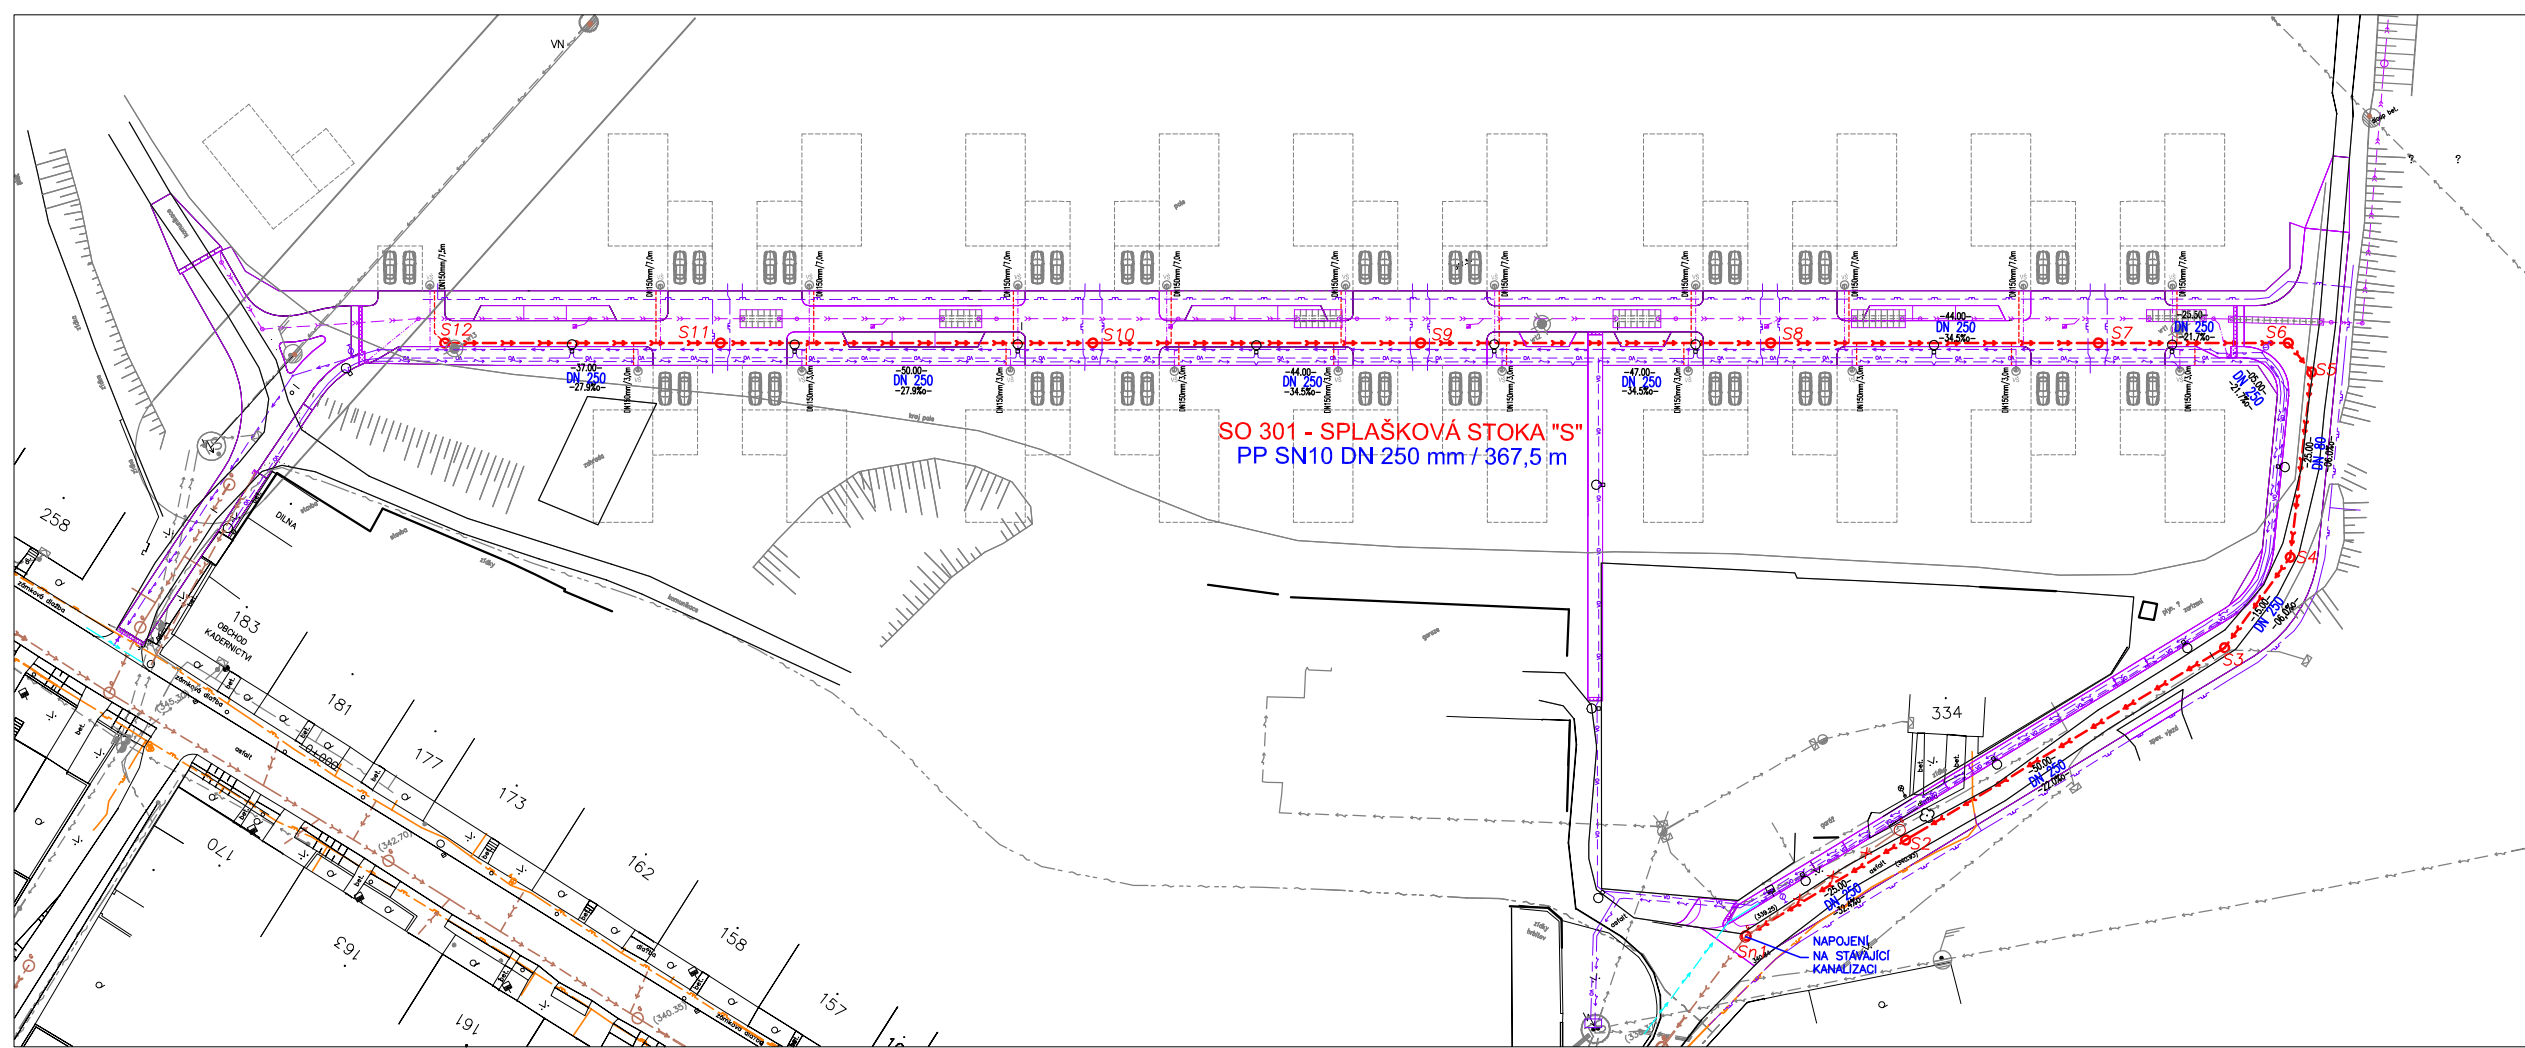

SO 301 - SPLAŠKOVÁ STOKA "S"
PP SN10 DN 250 mm / 367,5 m

NAPOJENÍ
NA STÁVAJÍCÍ
KANALIZACI

LEGENDA

návrh komunikace

NAVŘZENÉ SÍTĚ

- splašková kanalizace PP SN10 DN 250mm
- dešťová kanalizace PP SN10 DN 250mm
- přípojka splaškové kanalizace PVC DN 150mm
- vsakovací pole
- vodovodní řad PE 100 RC DN 80 mm
- přípojka vodovodu PE SDR11 DN 25 mm
- veřejné osvětlení
- plynovod
- vedení NN
- přípojka dešťové vpusti

STÁVAJÍCÍ SÍTĚ

- vodovod
- splašková kanalizace
- rozvod elektro NN
- sčítací kabel
- plynovod
- stávající sítě rušené



POZNÁMKA:
VEŠKERÉ INŽENÝRSKÉ SÍTĚ JE NUTNO VYTÝČIT PŘED ZAHÁJENÍM VÝKOPOVÝCH PRACÍ
ZA PŘÍTOMNOSTI JEJICH SPRÁVCE !!! ZE SKUTEČNÉ POLOHY STÁVAJÍCÍCH INŽENÝRSKÝCH
SÍTÍ MŮŽE VYPLYNOUT NUTNOST DÍLČÍCH ZMĚN TRAS. PŘI SOBEHU A KRŽENÍ NAVŘZENÝCH
SÍTÍ S OSTATNÍMI INŽENÝRSKÝMI SÍTĚMI JE NUTNO DODRŽET NORMU ČSN 73 60 05.

04/2015			
INVESTOR	PROJEKTANT STAVBY	ČELO PARE	AUTORIZAČNÍ RÁZIDLO
MĚSTYS VIŠŇOVÉ Višňové 212 671 38 Višňové		 VODOHOSPODÁŘSKÁ A STAVBY PRŮMYSL UDOLSKÝ 17, 602 00 BRNO IČ: 252 28 111, DIČ: CZ252 28 111	
DOKUMENTACE KE STAVEBNÍMU ŘÍZENÍ A PRO PROVEDENÍ STAVBY			
HIP:	Ing. Petr Pokorný	Vypracoval:	Petr Kuchařik
Zodp. projektant:	Ing. Petr Pokorný	Kontrola:	Ing. Petr Pokorný
Město stavby:	VIŠŇOVÉ		
Kraj:	JIHOMORAVSKÝ		
Administrativní území:	VIŠŇOVÉ		
Název stavby:	ZASTAVOVACÍ SITUACE A IN ENÝRSKÉ SÍTĚ PRO RD - LOKALITA POD STAROU HOROU -		
Stavění objektů:	SO 301 PRODLOŽENÍ SPLAŠKOVÉ KANALIZACE SO 302 DEŠŤOVÁ KANALIZACE A VSAKOVACÍ POLE SO 303 PRODLOŽENÍ VODOVODU		
Číslo:	SO 301 - SITUACE STAVBY		
			Formát: 4 x A4 Datum: 04/2015 Stupeň: DSR, DPS Číslo listu: 2015/22 Měřítko: 1:500
			2