


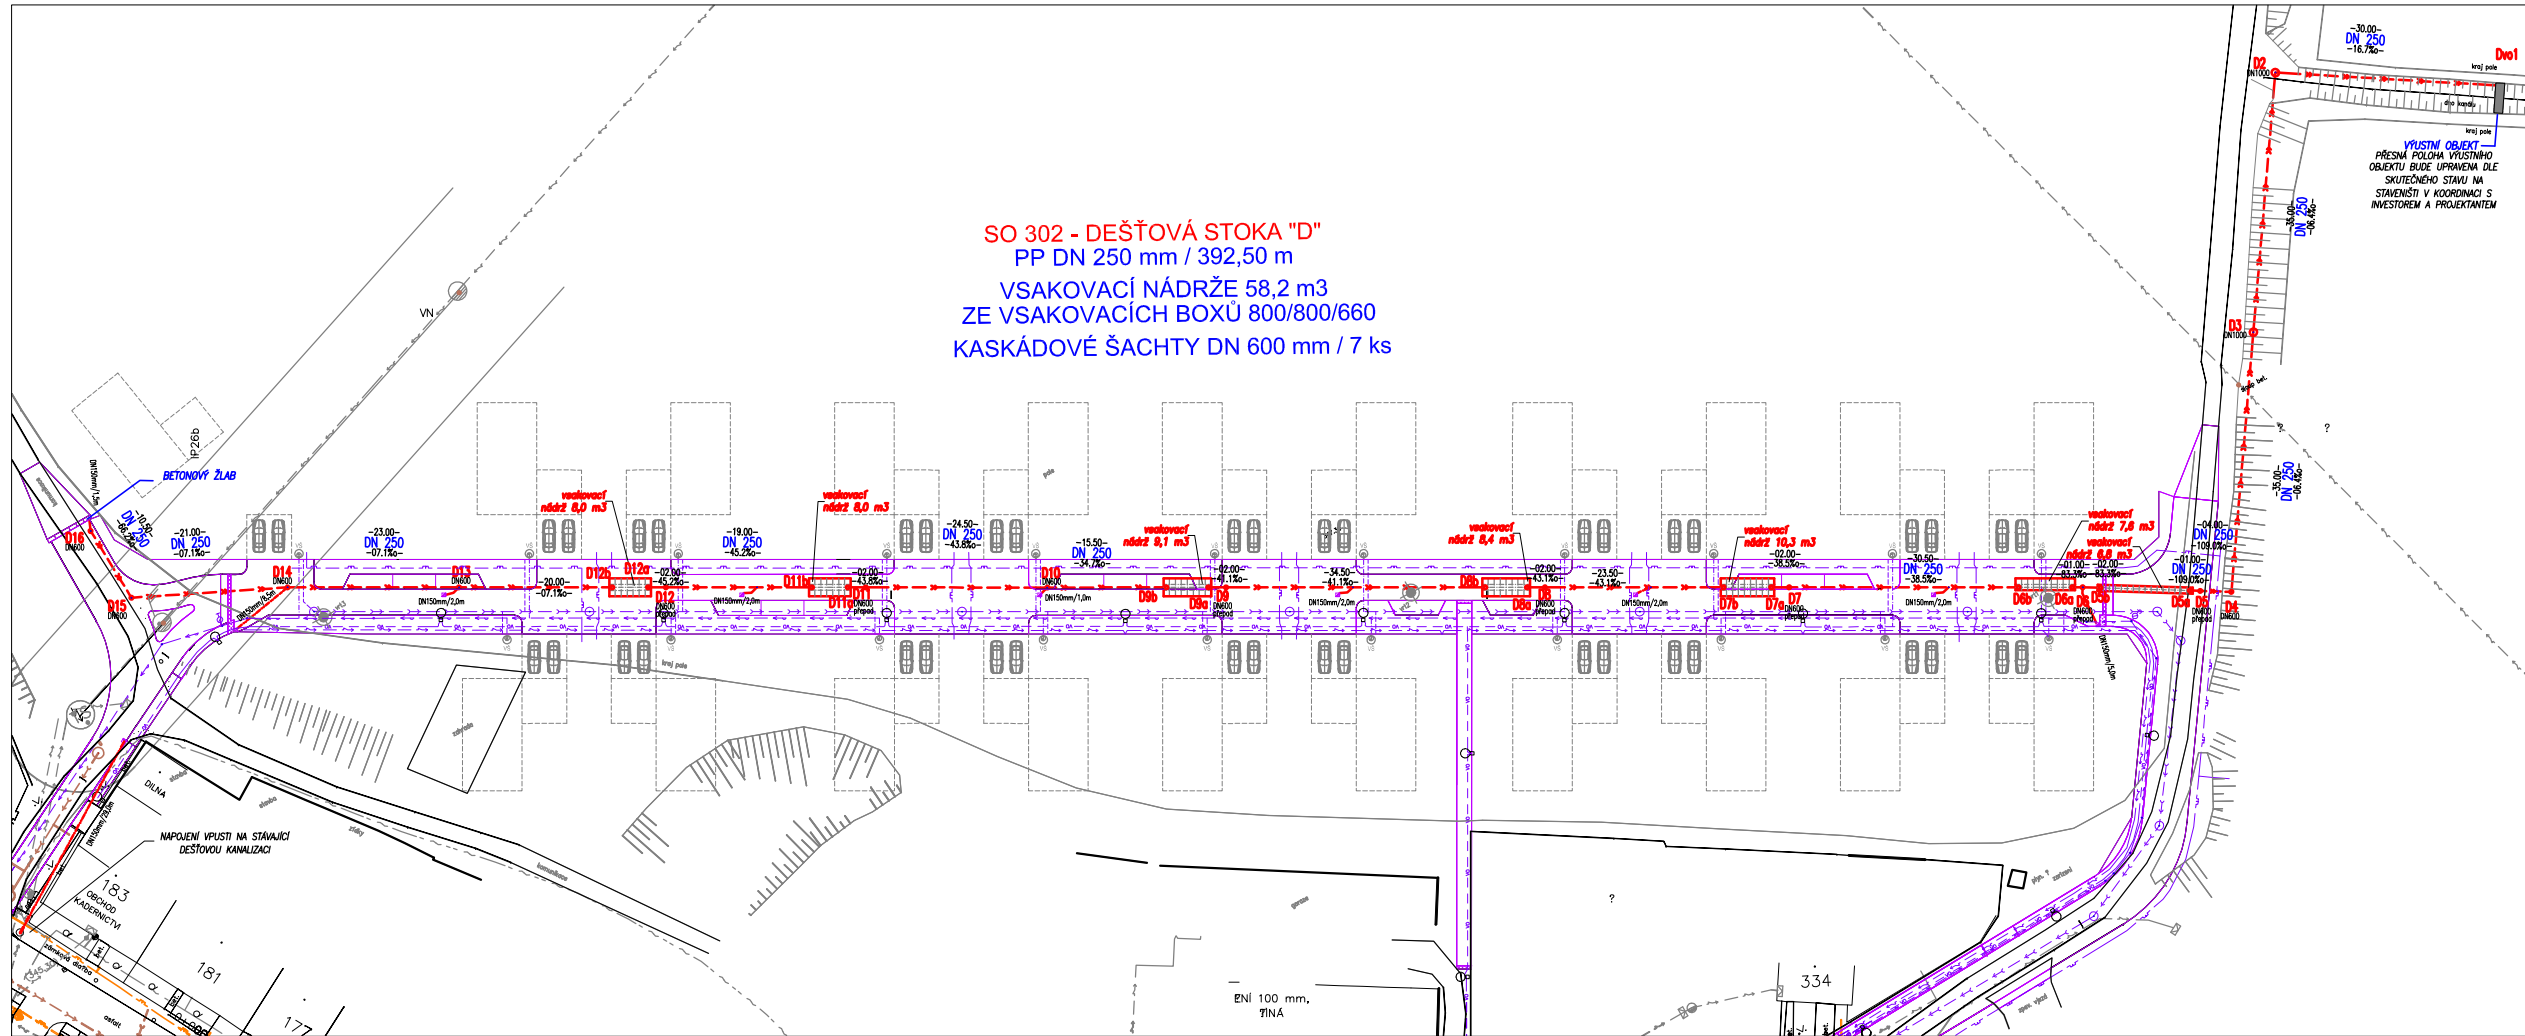

SO 302 - DEŠŤOVÁ STOKA "D"  
PP DN 250 mm / 392,50 m  
VSAKOVACÍ NÁDRŽE 58,2 m3  
ZE VSAKOVACÍCH BOXŮ 800/800/660  
KASKÁDOVÉ ŠACHTY DN 600 mm / 7 ks

## LEGENDA

- návrh komunikace
- NAVŘZENÉ SÍTĚ
- splašková kanalizace PP SN10 DN 250 mm
  - dešťová kanalizace PP SN10 DN 250 mm
  - přípojka splaškové kanalizace PVC DN 150 mm
  - vsakovací pole
  - vodovodní řad PE 100 RC DN 80 mm
  - přípojka vodovodu PE SDR11 DN 25 mm
  - veřejné osvětlení
  - plynovod
  - vedení NN
  - přípojka dešťové vpusť PVC DN 150 mm
- STÁVAJÍCÍ SÍTĚ
- vodovod
  - splašková kanalizace
  - rozvod elektro NN
  - sčítací kabel
  - plynovod
  - stávající sítě rušené

POZNÁMKA:

PŘI VÝKOPU VSAKOVACÍCH NÁDRŽÍ BUDE PRÍZVÁN HYDROGEOLOG K ODSOUHLASENÍ VHODNOSTI ZEMIN.

VEŠKERÉ INŽENÝRSKÉ SÍTĚ JE NUTNO VYTÝČIT PŘED ZAHÁJENÍM VÝKOPOVÝCH PRACÍ ZA PŘÍTOMNOSTI JEJICH SPRÁVCE! POLOHY STÁVAJÍCÍCH INŽENÝRSKÝCH SÍTÍ MŮŽE VYPADAT NUTNOST DÍLČÍCH ZMĚN TRAS. PŘI SOUBĚHU A KŘÍŽENÍ NAVŘZENÝCH SÍTÍ S OSTATNÍMI INŽENÝRSKÝMI SÍTĚMI JE NUTNO DODRŽET NORMU ČSN 73 60 05.

| 04/2015                                                 |                                                                                                                                                                                          |             |                                                                                                  |
|---------------------------------------------------------|------------------------------------------------------------------------------------------------------------------------------------------------------------------------------------------|-------------|--------------------------------------------------------------------------------------------------|
| INVESTOR                                                | PROJEKTANT STAVBY                                                                                                                                                                        | OBLO PARSE  | AUTOREČNÍ RÁZIDLO                                                                                |
| MĚSTYS VIŠŇOVÉ<br>Višňové 212<br>671 38 Višňové         | <br>VODOHOSPODÁŘSKÁ A STAVEBNÍ PROJEKCE<br>U KONVINTA 6, 682 02 BRNO<br>IČ: 00131310, DIČ: CZ00131310 |             |                                                                                                  |
| DOKUMENTACE KE STAVEBNÍMU ŘÍZENÍ A PRO PROVEDENÍ STAVBY |                                                                                                                                                                                          |             |                                                                                                  |
| HPI:                                                    | Ing. Petr Pokorný                                                                                                                                                                        | Vypracoval: | Petr Kuchelík                                                                                    |
| Zob. projektant:                                        | Ing. Petr Pokorný                                                                                                                                                                        | Kontrola:   | Ing. Petr Pokorný                                                                                |
| Město stavby:                                           | VIŠŇOVÉ                                                                                                                                                                                  |             |                                                                                                  |
| Kraj:                                                   | JIHOMORAVSKÝ                                                                                                                                                                             |             |                                                                                                  |
| Katastrální území:                                      | VIŠŇOVÉ                                                                                                                                                                                  |             |                                                                                                  |
| Název stavby:                                           | ZASTAVOVACÍ SITUACE A INŽENÝRSKÉ SÍTĚ PRO RD - LOKALITA POD STAROU HOROU -                                                                                                               |             |                                                                                                  |
| Stavební objekt:                                        | SO 301 PRODLOŽENÍ SPLAŠKOVÉ KANALIZACE<br>SO 302 DEŠŤOVÁ KANALIZACE A VSAKOVACÍ POLE<br>SO 303 PRODLOŽENÍ VODOVODU                                                                       |             |                                                                                                  |
| Období:                                                 | SO 302 - SITUACE STAVBY                                                                                                                                                                  |             |                                                                                                  |
|                                                         |                                                                                                                                                                                          |             | Formát: 4 x A4<br>Datum: 04/2015<br>Stupeň: DSR, DPS<br>Číslo kresky: 201528<br>Měřítko: 1 : 500 |
|                                                         |                                                                                                                                                                                          |             | 2                                                                                                |