



VSAKOVACÍ NÁDRŽ
D9a,D9b

PODÉLNÝ ŘEZ

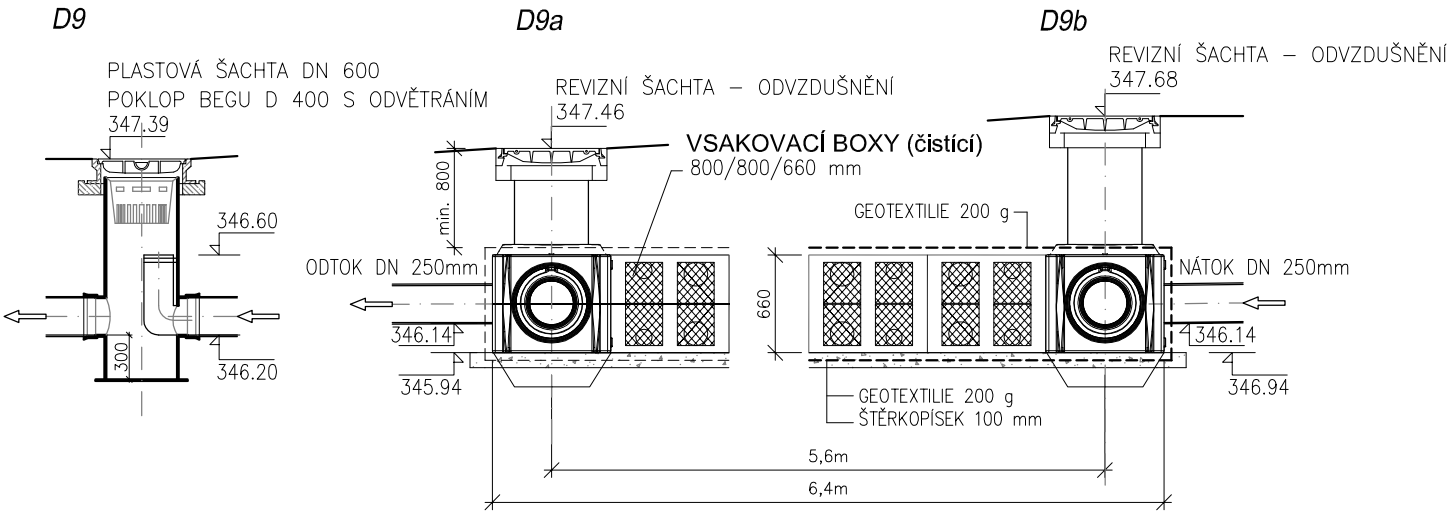


PŮDORYS

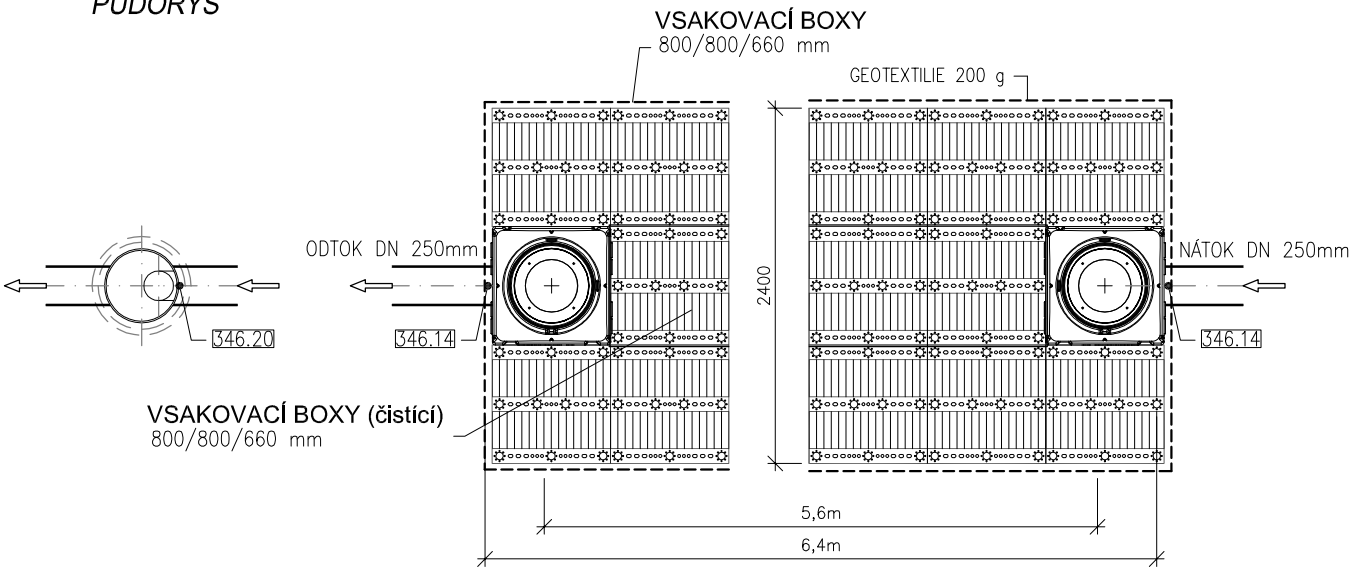


VSAKOVACÍ NÁDRŽ
D11a,D11b

PODÉLNÝ ŘEZ

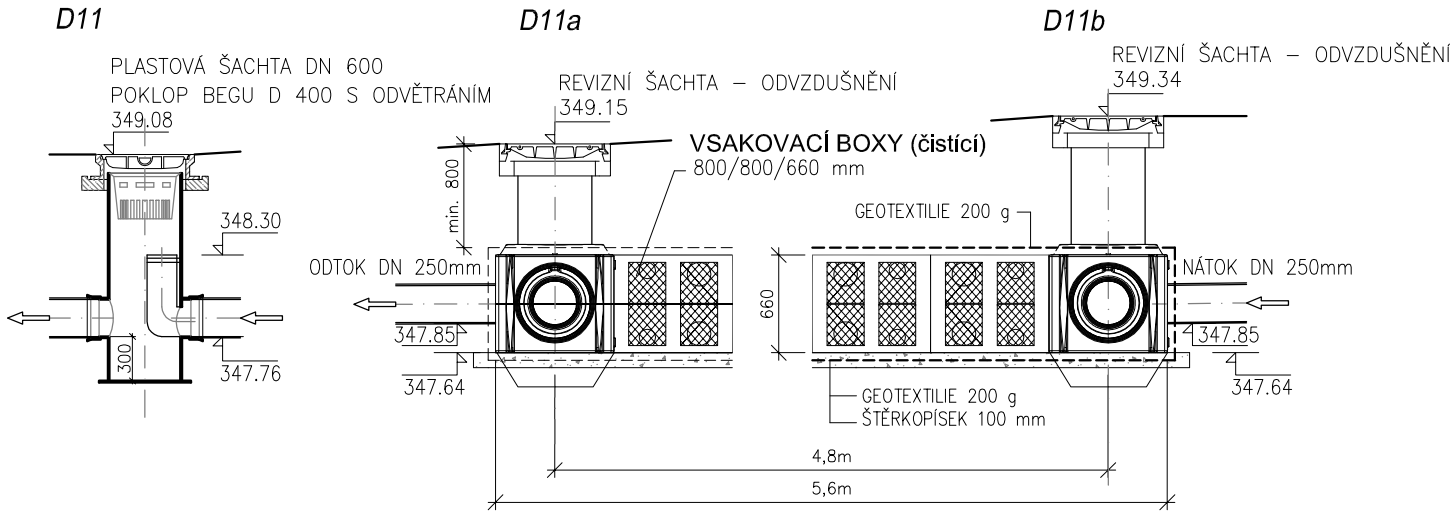

PŮDORYS

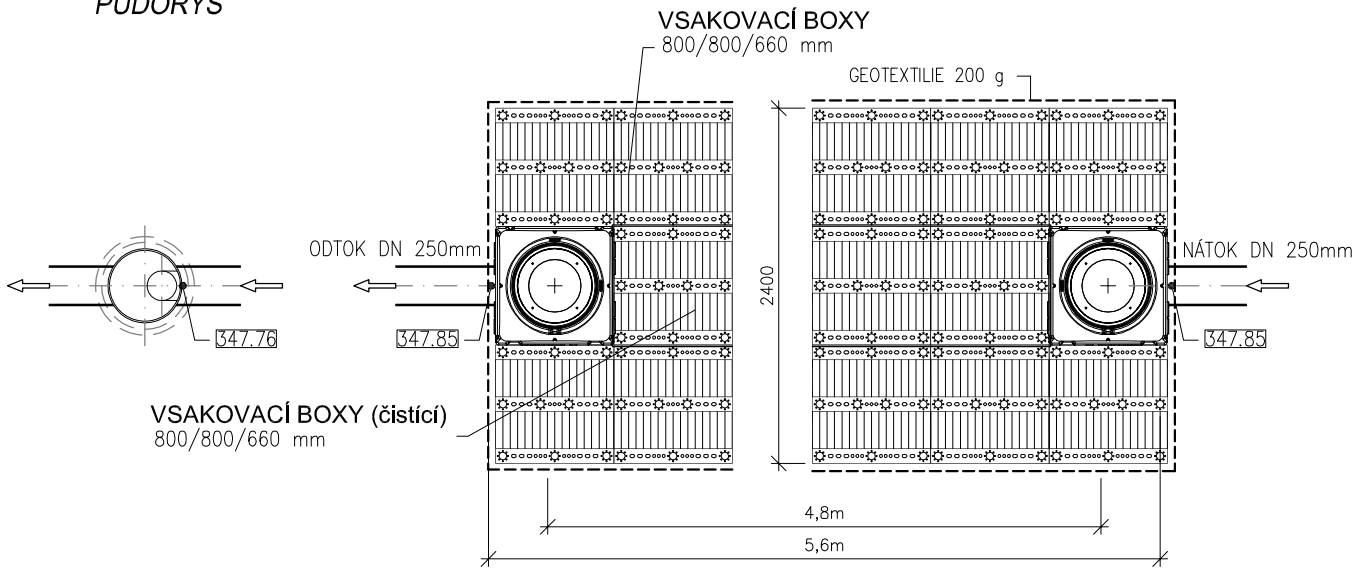

POZNÁMKA :
 VEŠKERÉ INŽENÝRSKÉ SÍTĚ JE NUTNO VYTÝČIT PŘED ZAHÁJENÍM VÝKOPOVÝCH PRACÍ
 ZA PŘÍTOMNOSTI JEJICH SPRÁVCŮ !!! ZE SKUTEČNÉ POLOHY STÁVAJÍCÍCH INŽENÝRSKÝCH
 SÍTÍ MŮŽE VYPLYNOUT NUTNOST DÍLČÍCH ZMĚN TRAS. PŘI SOUBĚHU A KŘÍŽENÍ NAVRŽENÝCH
 SÍTÍ S OSTATNÍMI INŽENÝRSKÝMI SÍTĚMI JE NUTNO DODRŽET NORMU ČSN 73 60 05.

04/2015						
INVESTOR			PROJEKTANT STAVBY		ČÍSLO PARÉ	AUTORIZAČNÍ RAZÍTKO
MĚSTYS VIŠŇOVÉ Višňové 212 671 38 Višňové			 vodoohospodářská a stavební projekce VODOHOSPODÁŘSKÁ A STAVEBNÍ PROJEKCE U DOMOVINY 5, 669 00 ZNOJMO tel., fax.: +420 515 244 192, e-mail: info@aquaprojekt.cz			
DOKUMENTACE KE STAVEBNÍMU ŘÍZENÍ A PRO PROVEDENÍ STAVBY						
HIP:	Ing. Petr Pokorný		Vypracoval:	Petr Kuchařík		PROJEKTANT ČÁSTI PD
Zodp. projektant:	Ing. Petr Pokorný		Kontrola:	Ing. Petr Pokorný		
Místo stavby:		VIŠŇOVÉ				
Kraj:		JIHOMORAVSKÝ				
Katastrální území:		VIŠŇOVÉ				
Název stavby: ZASTAVOVACÍ SITUACE A INENÝRSKÉ SÍTĚ PRO RD - LOKALITA POD STAROU HOROU -						Formát: 2 x A4
Stavební objekt: SO 301 PRODLOUŽENÍ SPLAŠKOVÉ KANALIZACE SO 302 DEŠŤOVÁ KANALIZACE A VSAKOVACÍ POLE SO 303 PRODLOUŽENÍ VODOVODU						Datum: 04/2015
						Stupeň: DSR, DPS
						Číslo zakázky: 201526
Obsah: SO 302 - VSAKOVACÍ POLE D9a - D9b, D11a - D11b						Měřítko : 1 : 100
						6