


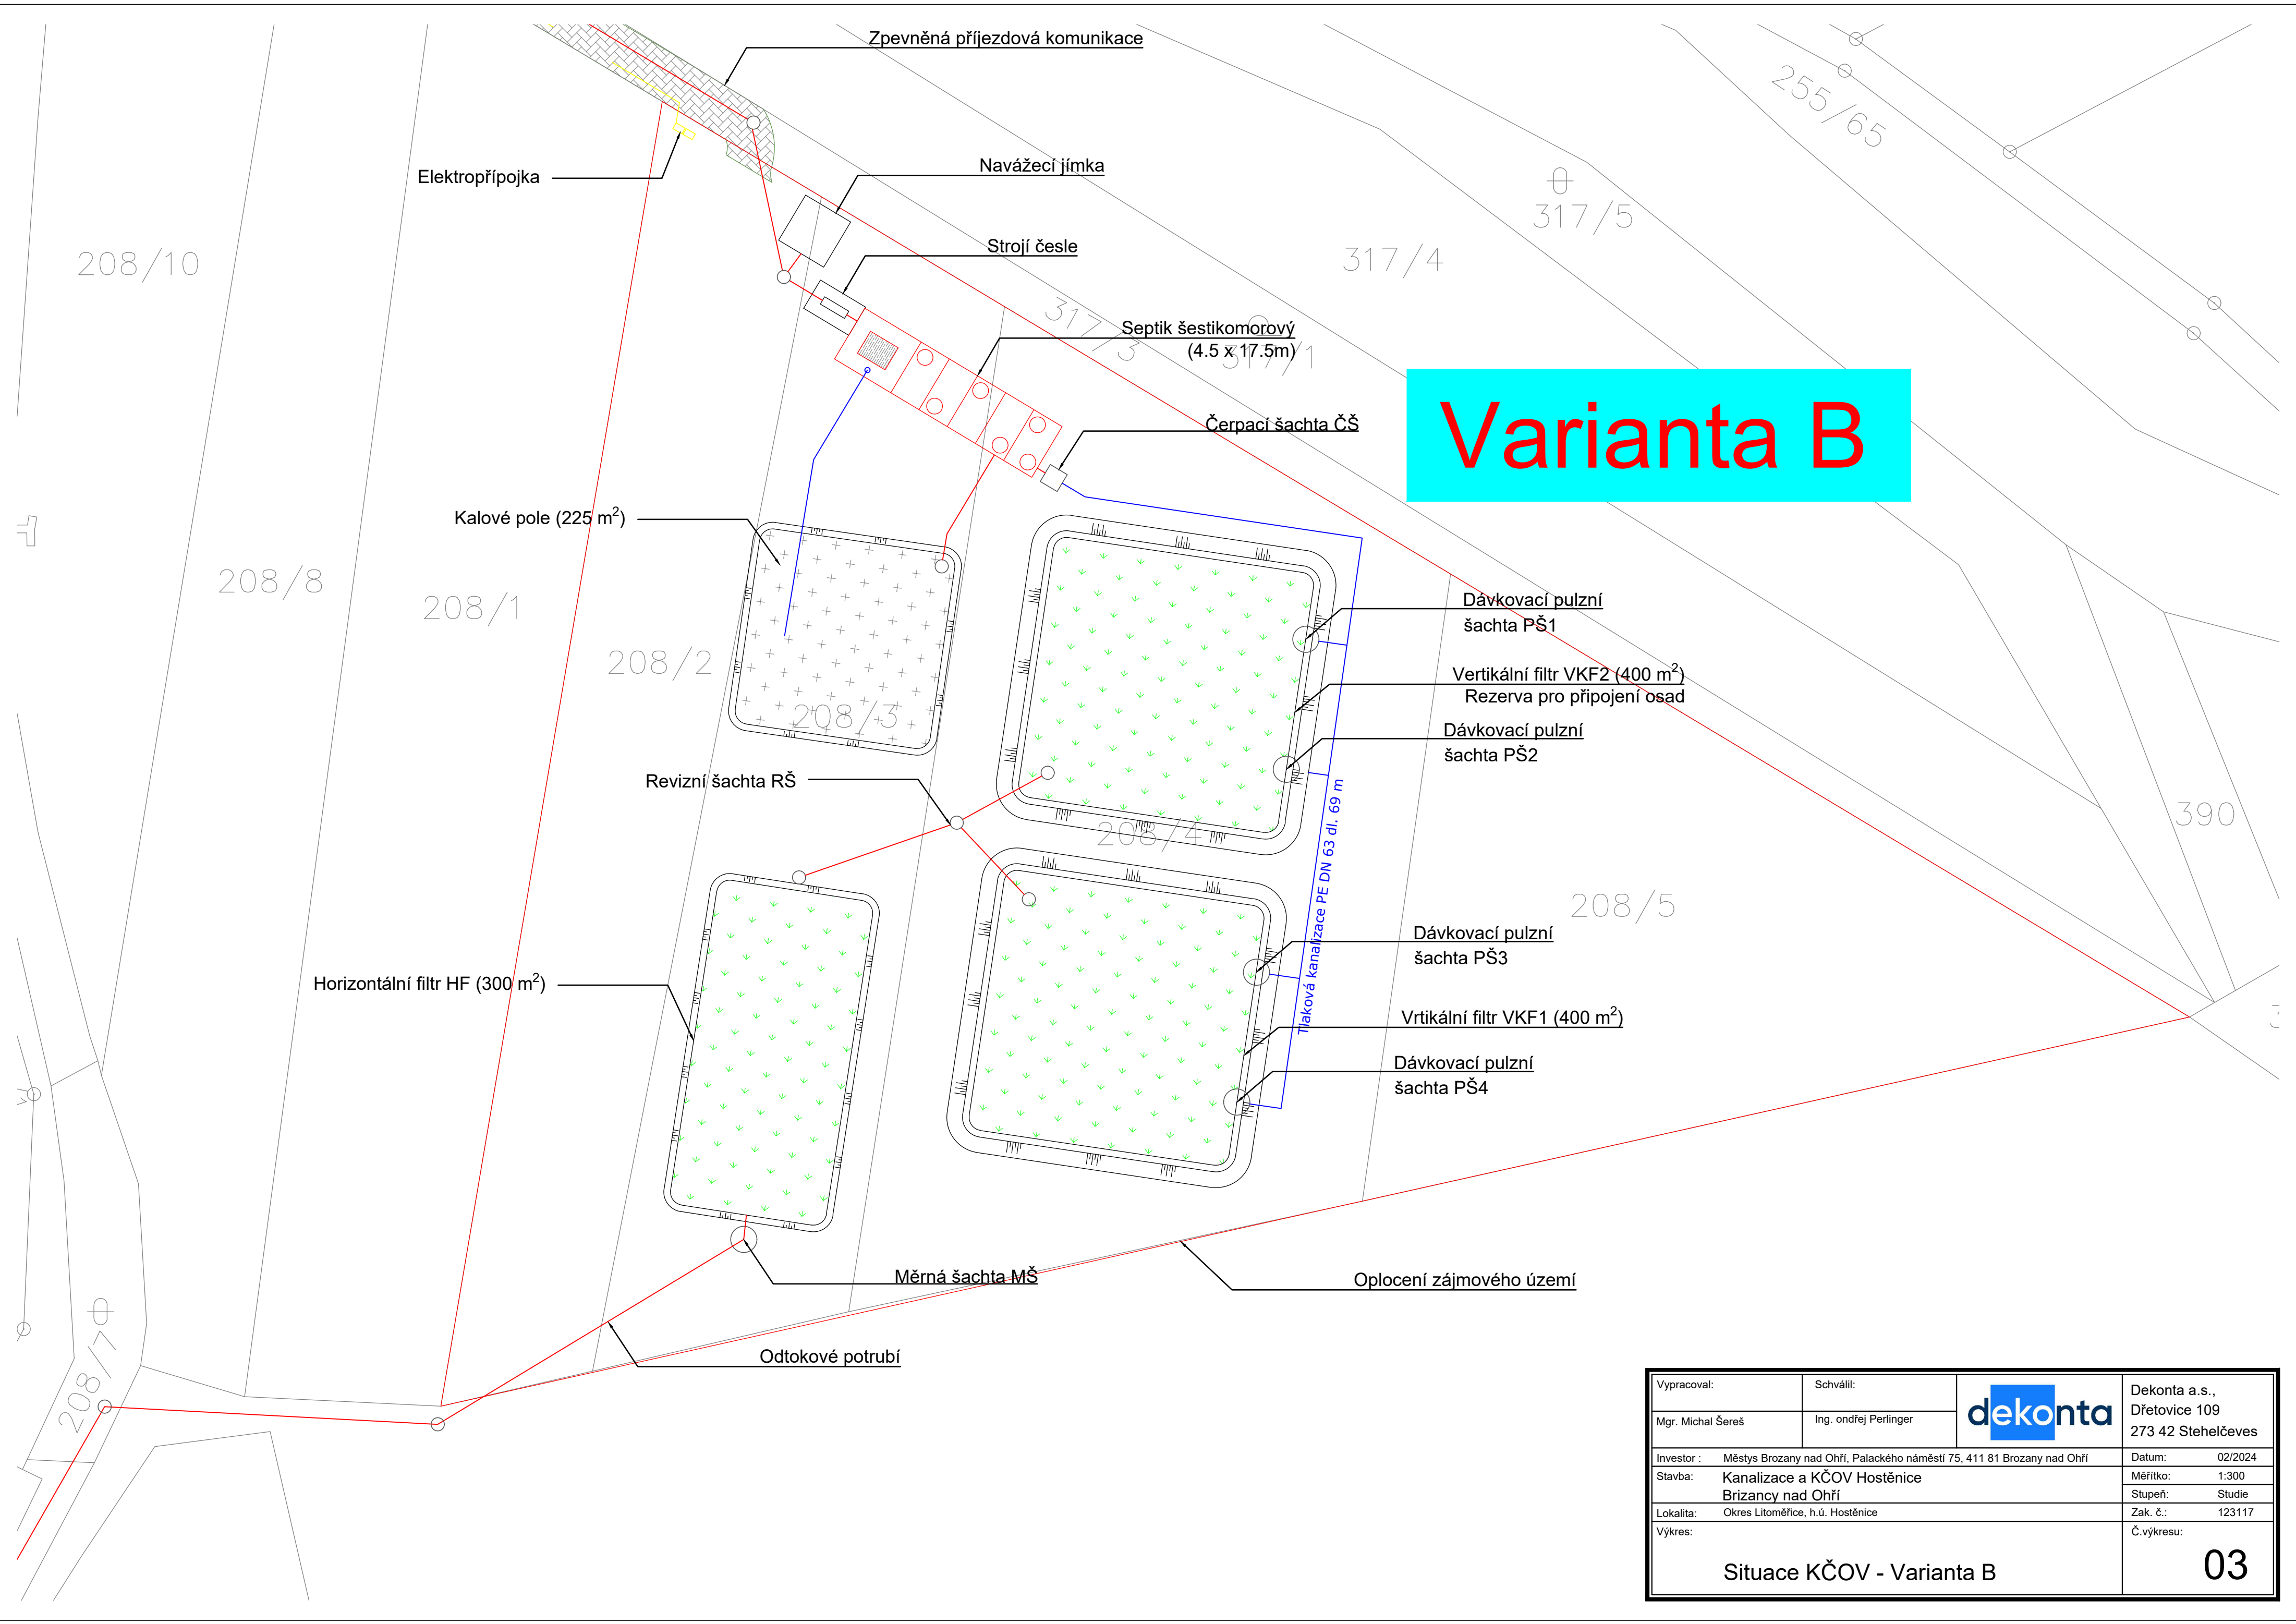

Varianta B

Vypracoval:	Schválil:		Dekonta a.s., Dřetovice 109 273 42 Stehelčevy
Mgr. Michal Šereš	Ing. Ondřej Perlinger		
Investor :	Městys Brozany nad Ohří, Palackého náměstí 75, 411 81 Brozany nad Ohří		Datum: 02/2024
Stavba:	Kanalizace a KČOV Hostěnice Brizancy nad Ohří		Měřítko: 1:300
Lokalita:	Okres Litoměřice, h.ú. Hostěnice		Stupeň: Studie
Výkres:	Situace KČOV - Varianta B		Zak. č.: 123117
			Č.výkresu: 03