




LEGENDA


-  Vyměněné rozváděče
-  Napájecí kabel podružných rozváděčů
-  Napájecí kabel pro kotel CXKH-R 3Jx1,5

- 1 ZÁDVEŘÍ
- 2 PŘEDSÍŇ
- 3 KUCHYŇ
- 4 OBÝVACÍ POKOJ
- 5 LOŽNICE
- 6 PŘEDSÍŇ
- 7 WC
- 8 KOUPELNA
- 9 HLAVNÍ SKLAD
- 10 SKLAD BRAMBOR
- 11 HRUBÁ PŘÍPRAVA
- 12 KONZERVY OVOCE
- 13 ODPADKY
- 14 DKP OBALY
- 15 DENNÍ SKLAD
- 16 SKLAD CO
- 17 KUCHYNĚ
- 18 CHODBA
- 19 SKLAD ŠPIN. PRÁDLA
- 20 PRÁDELNA
- 21 SUŠÁRNA, ŽEHLÍRNA
- 22 SKLAD ČISTÉHO PRÁDLA
- 23 VSTUP
- 24 KANCELÁŘ HOSPODÁŘKY
- 25 ŠATNA ZAMĚSTNANCŮ
- 26 UMÝVÁRNA ZAMĚSTNANCŮ
- 27 WC ZAMĚSTNANCŮ
- 28 HOSPODÁŘSKÁ CHODBA
- 29 HUP
- 30 PŘÍSTŘEŠEK

KABELOVÁ TRASA

- WL205- CXKH-R 4Jx10 mm²
- WL204- CXKH-R 4Jx10 mm²
- WL203- CXKH-R 4Jx10 mm²
- WL202- CXKH-R 4Jx10 mm²
- WL201- CXKH-R 4Jx10 mm²
- CYA 25 mm²
- WL123- CXKH-R 5Jx10 mm²
- WL145- CXKH-R 5Jx2,5 mm²
- WL128- CXKH-R 5Jx10 mm²
- WL149- CXKH-R 5Jx10 mm²
- WL150- CXKH-R 5Jx4 mm²


I. NP PAVILON A

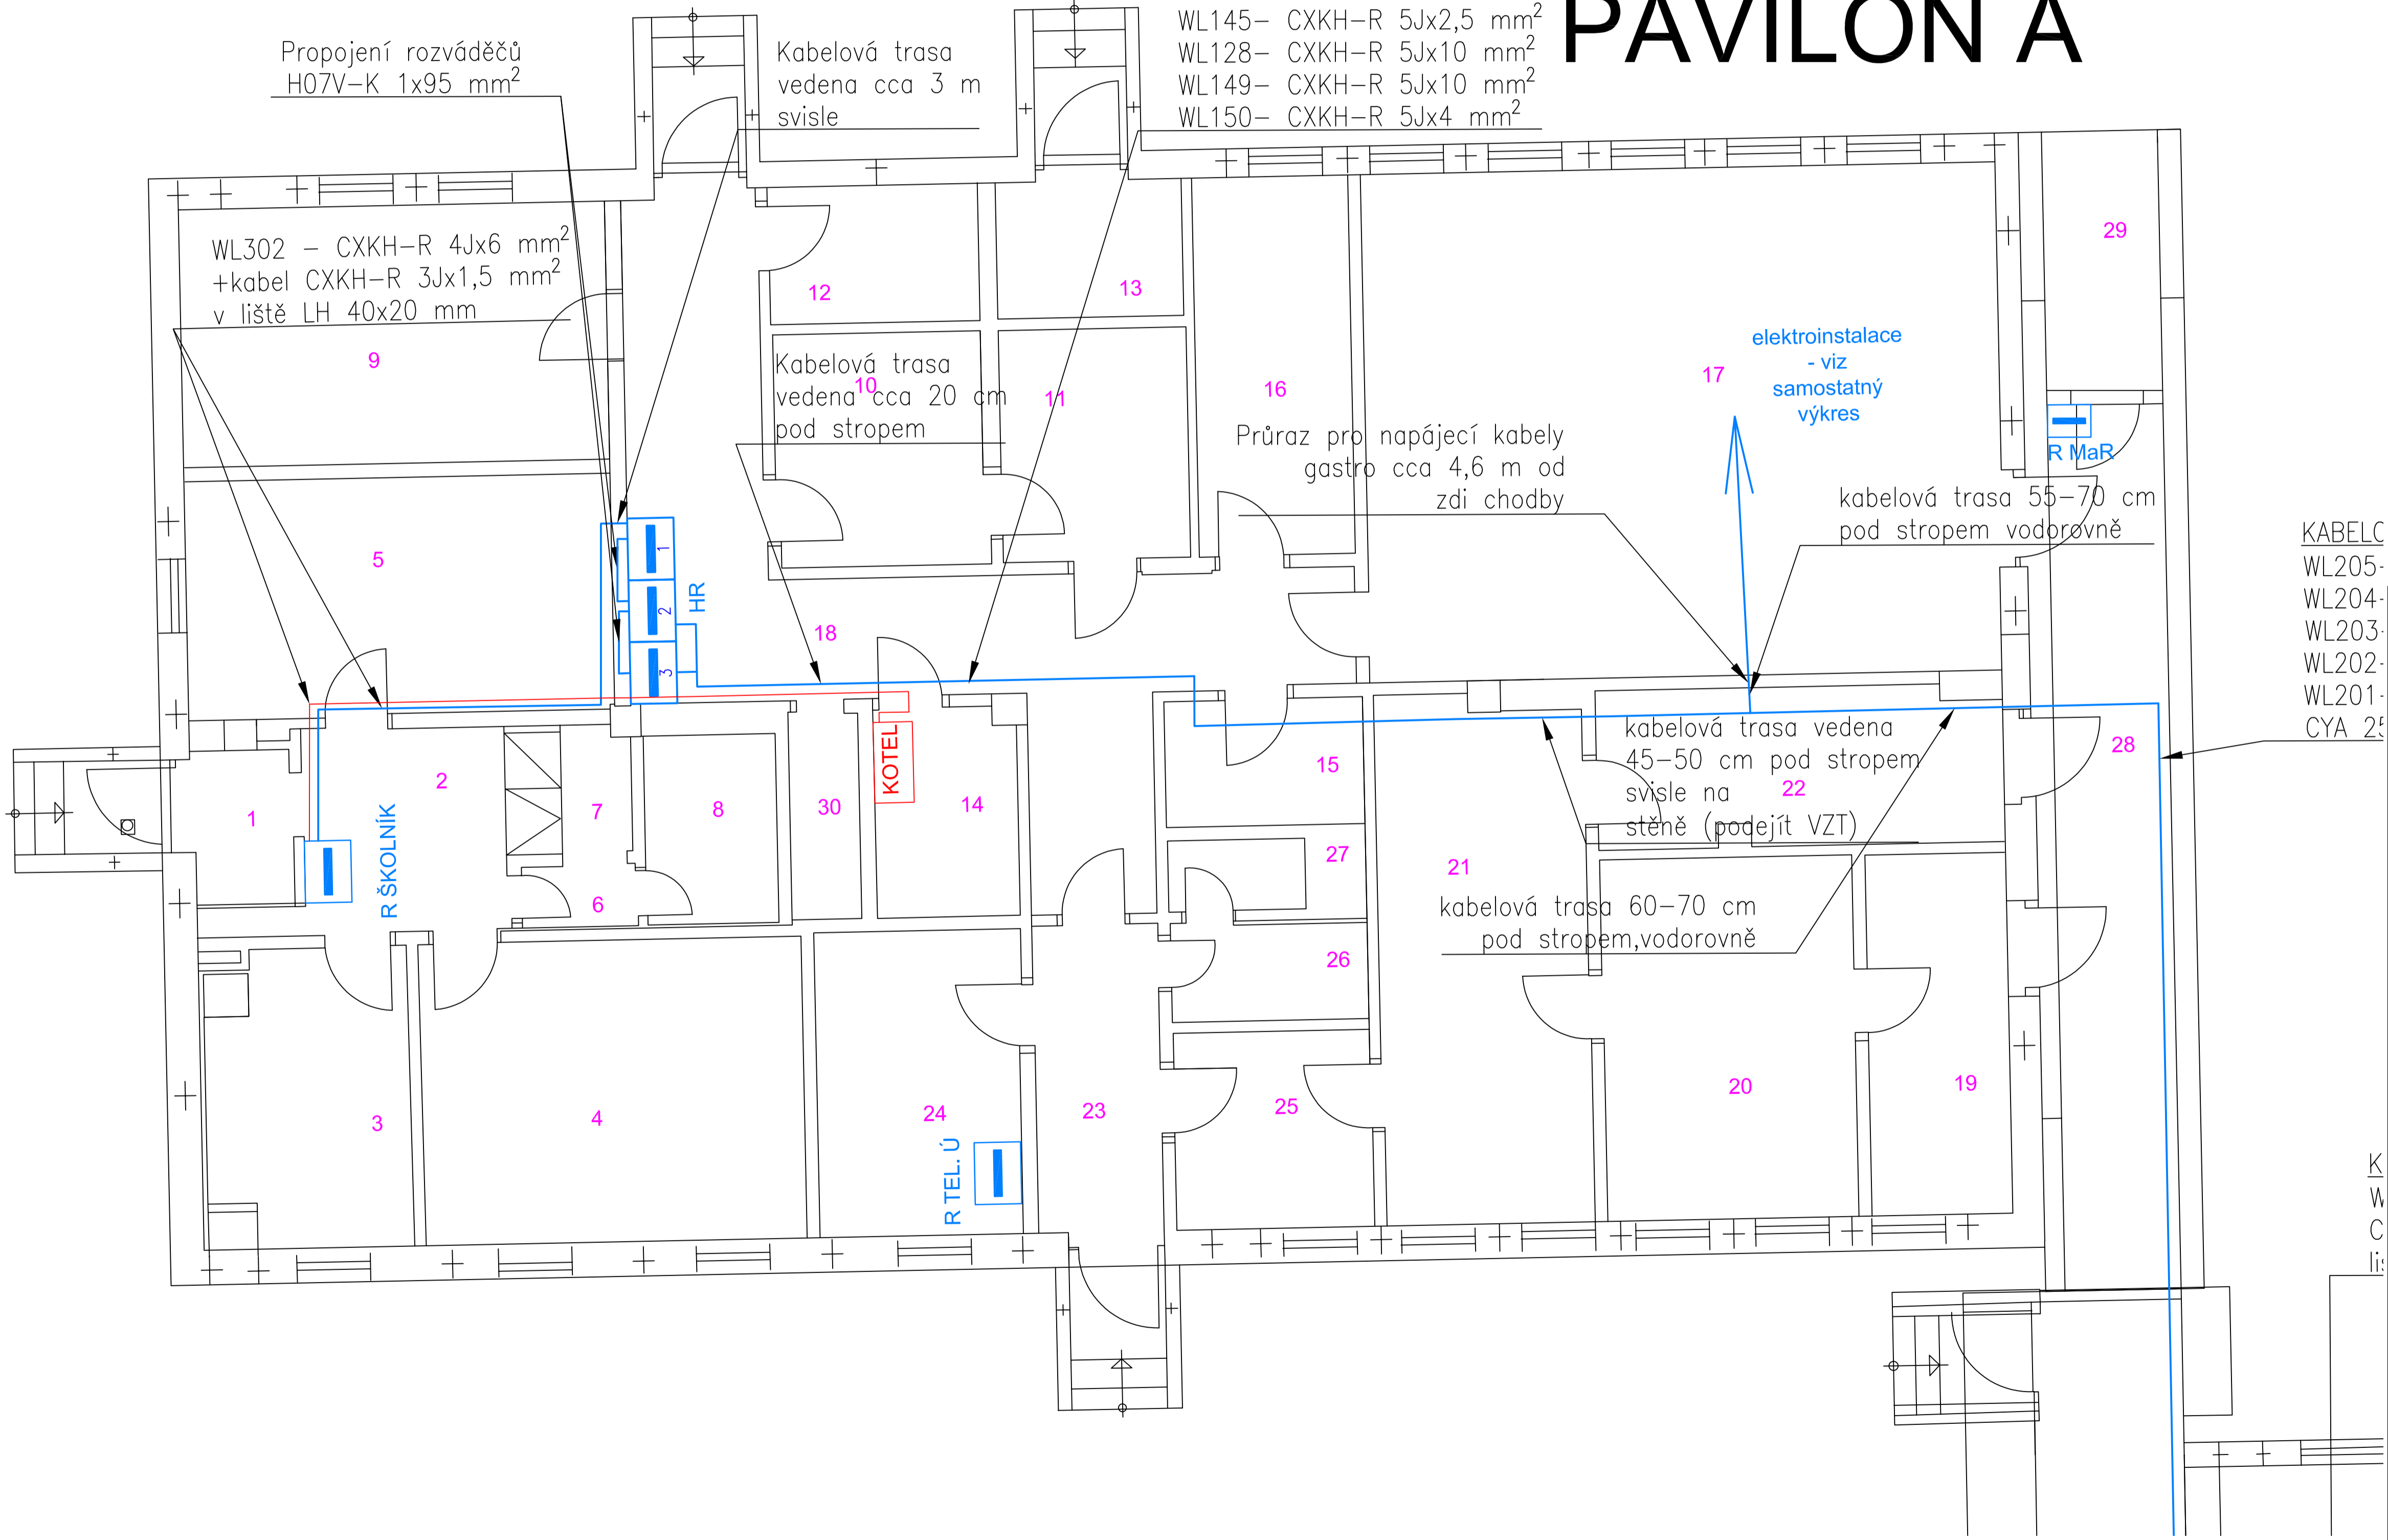

- KABELC
- WL205-
 - WL204-
 - WL203-
 - WL202-
 - WL201-
 - CYA 25

REVIZE	POPIS	DATUM	PODPIS

OBJEDNATEL
MĚSTSKÁ ČÁST PRAHA 18
Odbor hospodářské správy a investic
Bechyňská 639, 199 00 Praha 9 - Letňany
IČ: 00231321 DIČ: CZ00231321

ELTODO, a.s. SÍDLO: NOVODVORSKÁ 1010/14, 142 00 PRAHA 4 IČ: 45274517 DIČ: CZ45274517					JTSK ČÍSLO SOUPRAVY
ODPOVĚDNÝ PROJEKTANT	VYPRACOVAL	VYPRACOVAL	KONTROLOVAL	ČÍSLO ZAKÁZKY 1218710214	
ING. RUDOLF ŠTECHER	MICHAL ONDŘÁČEK	ING. ALEŠ DRAGON	ING. RUDOLF ŠTECHER	DOKUMENTACE DIVZ	
PODPIS <i>RS</i>	PODPIS <i>MO</i>	PODPIS <i>AD</i>	PODPIS <i>RS</i>	MĚŘÍTKO 1:50	
STAVBA PD - rekonstrukce elektrického zařízení - MŠ Příborská 514				DATUM 05/2018	
NÁZEV PŘÍLOHY Půdorys I.NP Pavilon A - napájecí trasy				POČET FORMÁTŮ 8x A4	
ČÁST				ČÍSLO PŘÍLOHY 006	

DOKUMENTACE LZE UŽÍVAT POUZE VE SMYSLU PŘÍSLUŠNÉ SMLOUVY O DÍLO, VÝKRES, ČI JEHO ČÁSTI, MŮŽE BYT KOPÍROVÁN NEBO JINYM ZPŮSOBEM ROZŠŘOVÁN POUZE PO PŘEDCHOZÍM SOUHLASÍ ELTODO, a.s.