



„Zastávka – parkoviště na ul. Nádražní“

D.1 SO 101 Parkoviště  
DRENÁŽNÍ ŠACHTA DN 315

s odkalovacím prostorem

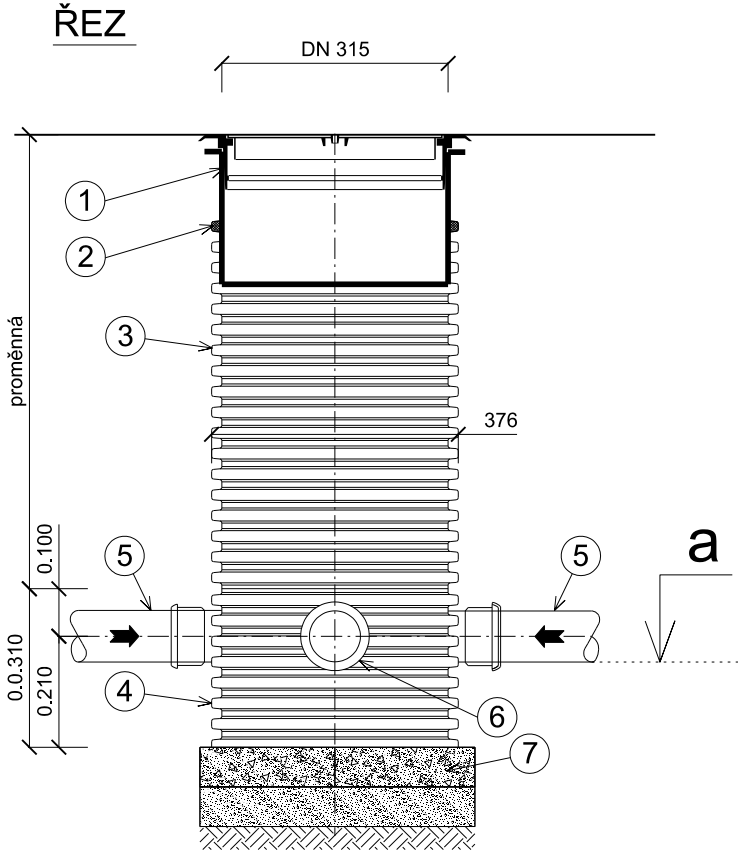

PŮDORYS

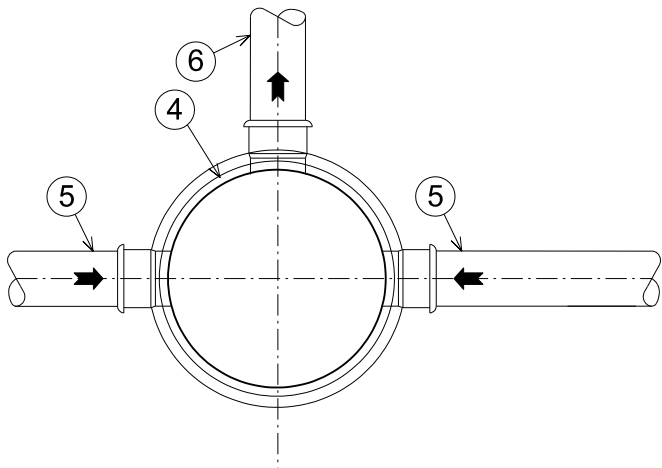

- LEGENDA :
- 1 Pojížděná plocha - poklop s teleskopem tvárná litina - plný, tř. D400
  - 2 Těsnící manžeta ke korugované rouře
  - 3 Šachtové prodloužení - korugovaná roura PP DN 300
  - 4 Šachtové dno DN 300 s lapačem písku
  - 5 Trativod DN 100
  - 6 Odtokové potrubí DN 150
  - 7 Uložení v - štěrkopísek tl. 100 mm  
- betonová deska tl. 100 mm z betonu C12/15

POZNÁMKA :  
- Všechny spoje budou provedeny vodotěsně

VÝPIS DRENÁŽNÍCH ŠACHET

| DŠ číslo | staničení  | Kóta<br>a | Délka<br>přípojky |
|----------|------------|-----------|-------------------|
| DŠ 1     | km 0,097 P | 317,73    | 13                |
| DŠ 2     | km 0,084 P | 317,70    | 11+16 = 37        |
| DŠ 3     | km 0,068 P | 317,65    | 11+16 = 37        |
| DŠ 4     | km 0,052 P | 317,61    | 11+16 = 37        |
| DŠ 5     | km 0,040 P | 317,64    | 13+16 = 39        |
| DŠ 6     | km 0,097 P | 317,95    | 13                |
| DŠ 7     | km 0,084 P | 317,91    | 11+16 = 37        |
| DŠ 8     | km 0,068 P | 317,86    | 11+16 = 37        |
| DŠ 9     | km 0,052 P | 317,82    | 11+16 = 37        |
| DŠ 10    | km 0,040 P | 317,86    | 13+16 = 39        |
| DŠ 11    | km 0,029 P | 317,99    | 11                |
| DŠ 12    | km 0,025 P | 319,23    | 6                 |
| DŠ 13    | km 0,097 L | 318,20    | 13                |
| DŠ 14    | km 0,084 L | 318,17    | 11+16 = 37        |
| DŠ 15    | km 0,068 L | 318,12    | 11+16 = 37        |
| DŠ 16    | km 0,052 L | 318,08    | 11+16 = 37        |
| DŠ 17    | km 0,037 L | 318,12    | 15                |
| DŠ 18    | km 0,022 L | 318,12    | 6                 |
| DŠ 19    | km 0,022 P | 318,12    | 6                 |
| DŠ 20    | km 0,005 P | 318,12    | 18                |
| DŠ 21    | km 0,000   | 318,12    | 66                |
| DŠ 22    | km 0,066   | 318,12    | 24                |
| DŠ 23    | km 0,082   | 318,12    | 17                |
|          |            |           | 619m              |

TRATIVODY V PLOŠE PARKOVIŠTĚ

SAM. STANIČENÍ  
PROPOJENÍ DO DŠ 4  
REVIZNÍ ŠACHTA



Akce:

Zastávka – parkoviště na ul. Nádražní

Dokumentace pro povolení stavby

D. DOKUMENTACE OBJEKTŮ A TECHNICKÝCH A TECHNOLOGICKÝCH ZAŘÍZENÍ  
D.1 SO 101 Parkoviště

Investor:  
Obec Zastávka, Hutní osada 14, 664 84 Zastávka

VÝKRES DRENÁŽNÍ ŠACHTY

Zakázka číslo: 1100/2024

Datum: 10/2024

HIP: Ing. Rambousek Martin

Projektant: Josef Voříšek

Měřítko: 1:50  
Výkres č. D.1.6