



naše značka  
5003210774

vyřizuje  
Pavla Filipi

e-mail  
technici@gasnet.cz

datum  
28.11.2024

APC SILNICE s.r.o.  
Jana Babáka 2733/11  
61200 Brno

Věc:

**Zastávka - parkoviště na ul. Nádražní**

K.ú. - p.č.: Zastávka

Stavebník: Obec Zastávka, Hutní osada 14, 66484 Zastávka

Účel stanoviska: Povolení stavby - stavební režim (ÚR+SP)

GasNet, s.r.o., jako provozovatel distribuční soustavy (PDS) a technické infrastruktury, zastoupený GasNet Služby, s.r.o., vydává toto stanovisko:

V zájmovém území vyznačeném v příloze tohoto stanoviska se nachází stávající STL plynovodní vedení, které nebude dle předložené situace uvedenou stavbou "Zastávka - parkoviště na ul. Nádražní" dotčeno.

V rozsahu této stavby souhlasíme s:

- povolením stavby dle zákona 183/2006 Sb. ve znění pozdějších předpisů. Tento souhlas platí pro územní řízení, řízení o územním souhlasu, veřejnoprávní smlouvy pro umístění stavby, zjednodušené územní řízení, ohlášení, stavební řízení, společné územní a stavební řízení, vodoprávní řízení, veřejnoprávní smlouvu o provedení stavby nebo oznámení stavebního záměru s certifikátem autorizovaného inspektora.
- povolením stavby nebo zařízení dle zákona 283/2021 Sb. ve znění pozdějších předpisů.

---

Pokud se stane stanovisko v době své platnosti součástí rozhodnutí stavebního úřadu (bude citována naše značka stanoviska), prodlužuje se jeho platnost o dobu platnosti rozhodnutí stavebního úřadu.

---

V zájmovém území se mohou nacházet plynárenská zařízení jiných vlastníků či správců, případně i dlouhodobě nefunkční/neprovozovaná plynárenská zařízení bez dostupných informací o jejich poloze a vlastnictví.

Platí pouze pro území vyznačené v příloze tohoto stanoviska a to 24 měsíců ode dne jeho vydání.

**GasNet Služby, s.r.o.**

Plynárenská 499/1 · Zábřovice · 602 00 Brno · T 555 90 10 10 · [www.gasnet.cz](http://www.gasnet.cz)

IČ: 27935311 · DIČ: CZ27935311

**Zápis do obchodního rejstříku:** Krajský soud v Brně, sp. zn. C 57165, dne 26. 7. 2007

**Certificate of incorporation:** Regional Court in Brno, ref. number C 57165, on 26th July 2007

Zákaznická linka GasNet 555 90 10 10, [info@gasnet.cz](mailto:info@gasnet.cz), [www.gasnet.cz](http://www.gasnet.cz)



Za správnost a úplnost dokumentace předložené s žádostí včetně jejího souladu s platnými předpisy plně zodpovídá její zpracovatel. Stanovisko nenahrazuje případná další stanoviska k jiným částem stavby.


V případě další korespondence nebo jednání (např. změna stavby) uvádějte naši značku - 5003210774 a datum tohoto stanoviska. Kontakty jsou k dispozici na <https://www.gasnet.cz/cs/kontaktni-system/>.

GasNet, s.r.o.  
zastoupená společností GasNet Služby, s.r.o., IČ 27935311  
Pavla Filipi  
Technik externích požadavků-Morava  
Oddělení zpracování ext.požadavků-Morava

Přílohy: Orientační zakres plynárenského zařízení, Detailní zakres plynárenského zařízení, Ověřená příloha žadatele


**Příloha: Orientační zakres plynárenského zařízení. Tato příloha je nedílnou součástí stanoviska č. 5003210774 ze dne 28.11.2024.**

Provozovatel DS: GasNet, s.r.o.; Stavebník: Obec Zastávka , Hutní osada 14 , 66484 Zastávka. K.ú.: Zastávka.

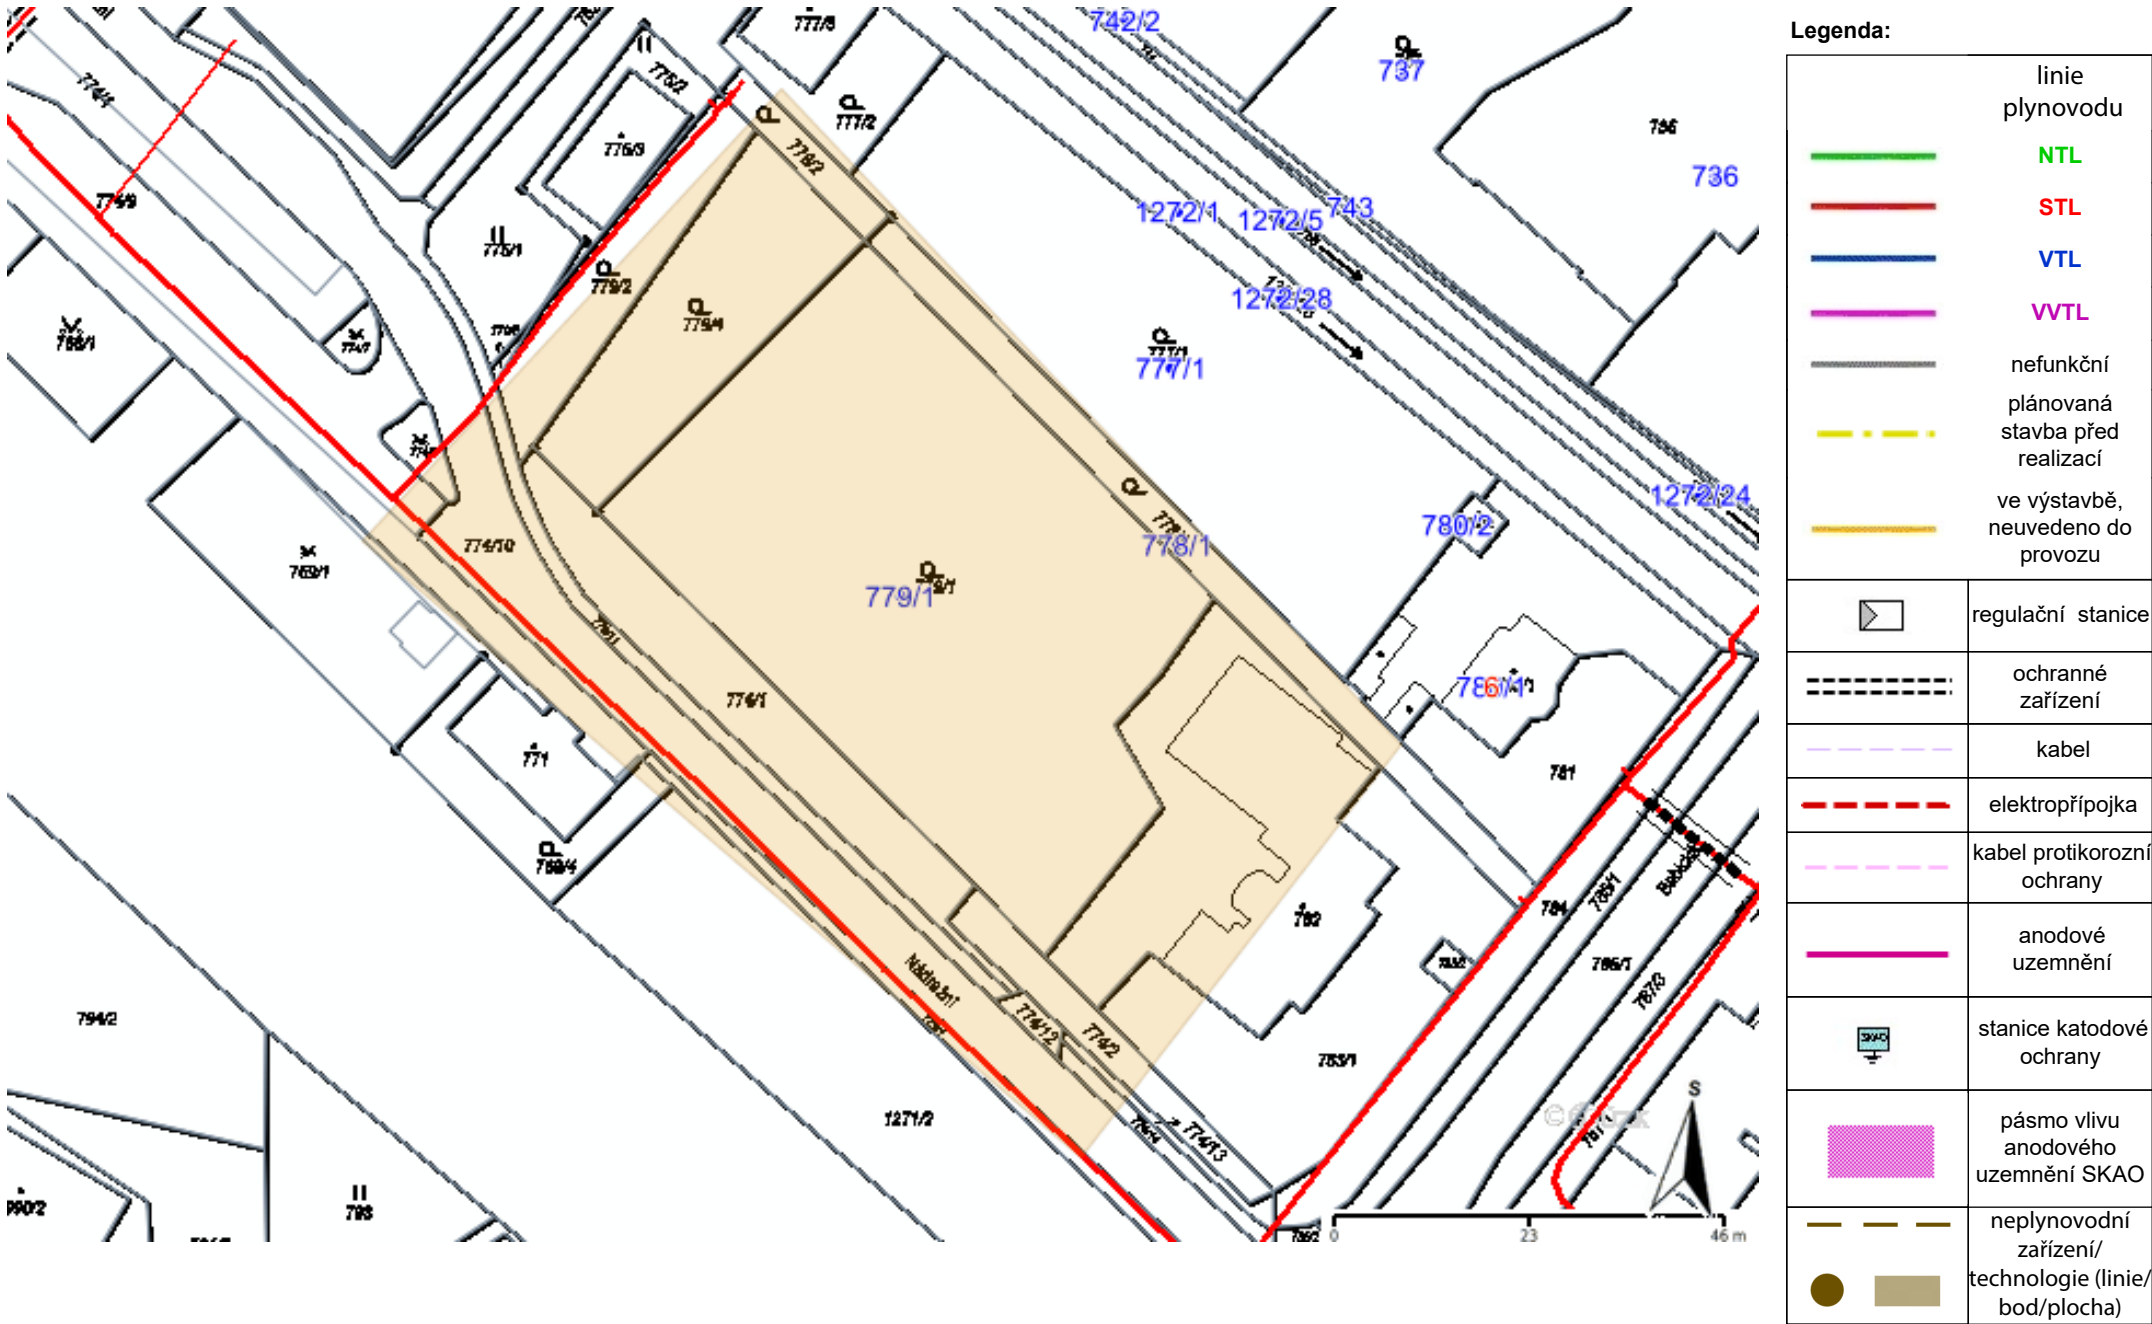

**Příloha: Detailní zákres plynárenského zařízení. Tato příloha je nedílnou součástí stanoviska č. 5003210774 ze dne 28.11.2024.**


Provozovatel DS: GasNet, s.r.o.; Stavebník: Obec Zastávka , Hutní osada 14 , 66484 Zastávka. K.ú.: Zastávka.

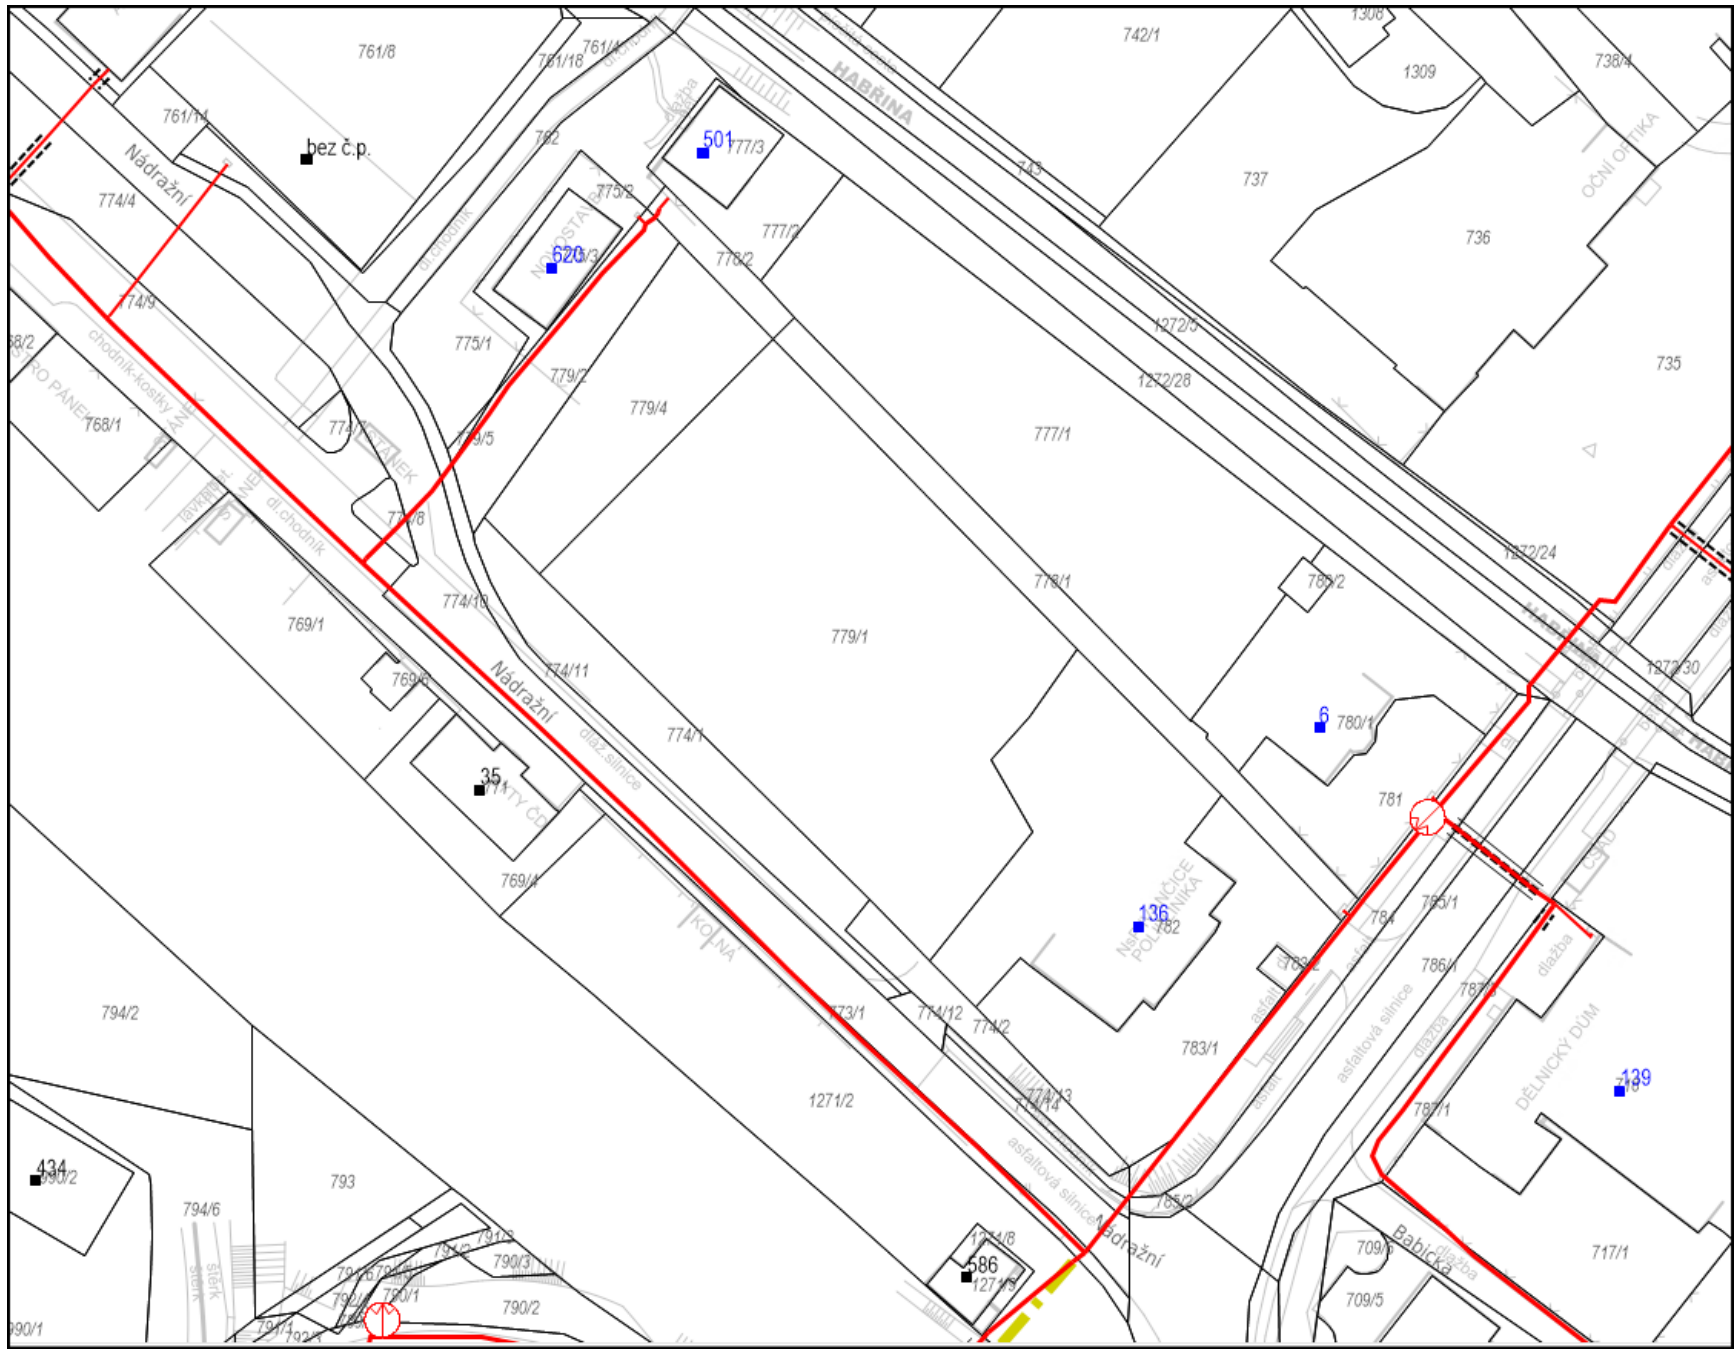

Legenda:	
linie plynovodu	
	NTL
	STL
	VTL
	WTL
	nefunkční
	plánovaná stavba před realizací
	ve výstavbě, neuvedeno do provozu
	regulační stanice
	ochranné zařízení
	kabel
	elektropřípojka
	kabel protikorozní ochrany
	anodové uzemnění
	stanice katodové ochrany
	pásmo vlivu anodového uzemnění SKAO
	neplynovodní zařízení/technologie (linie/bod/plocha)



Provozovatel DS: GasNet, s.r.o.; Stavebník: Obec Zastávka , Hutní osada 14 , 66484 Zastávka. K.ú.: Zastávka.

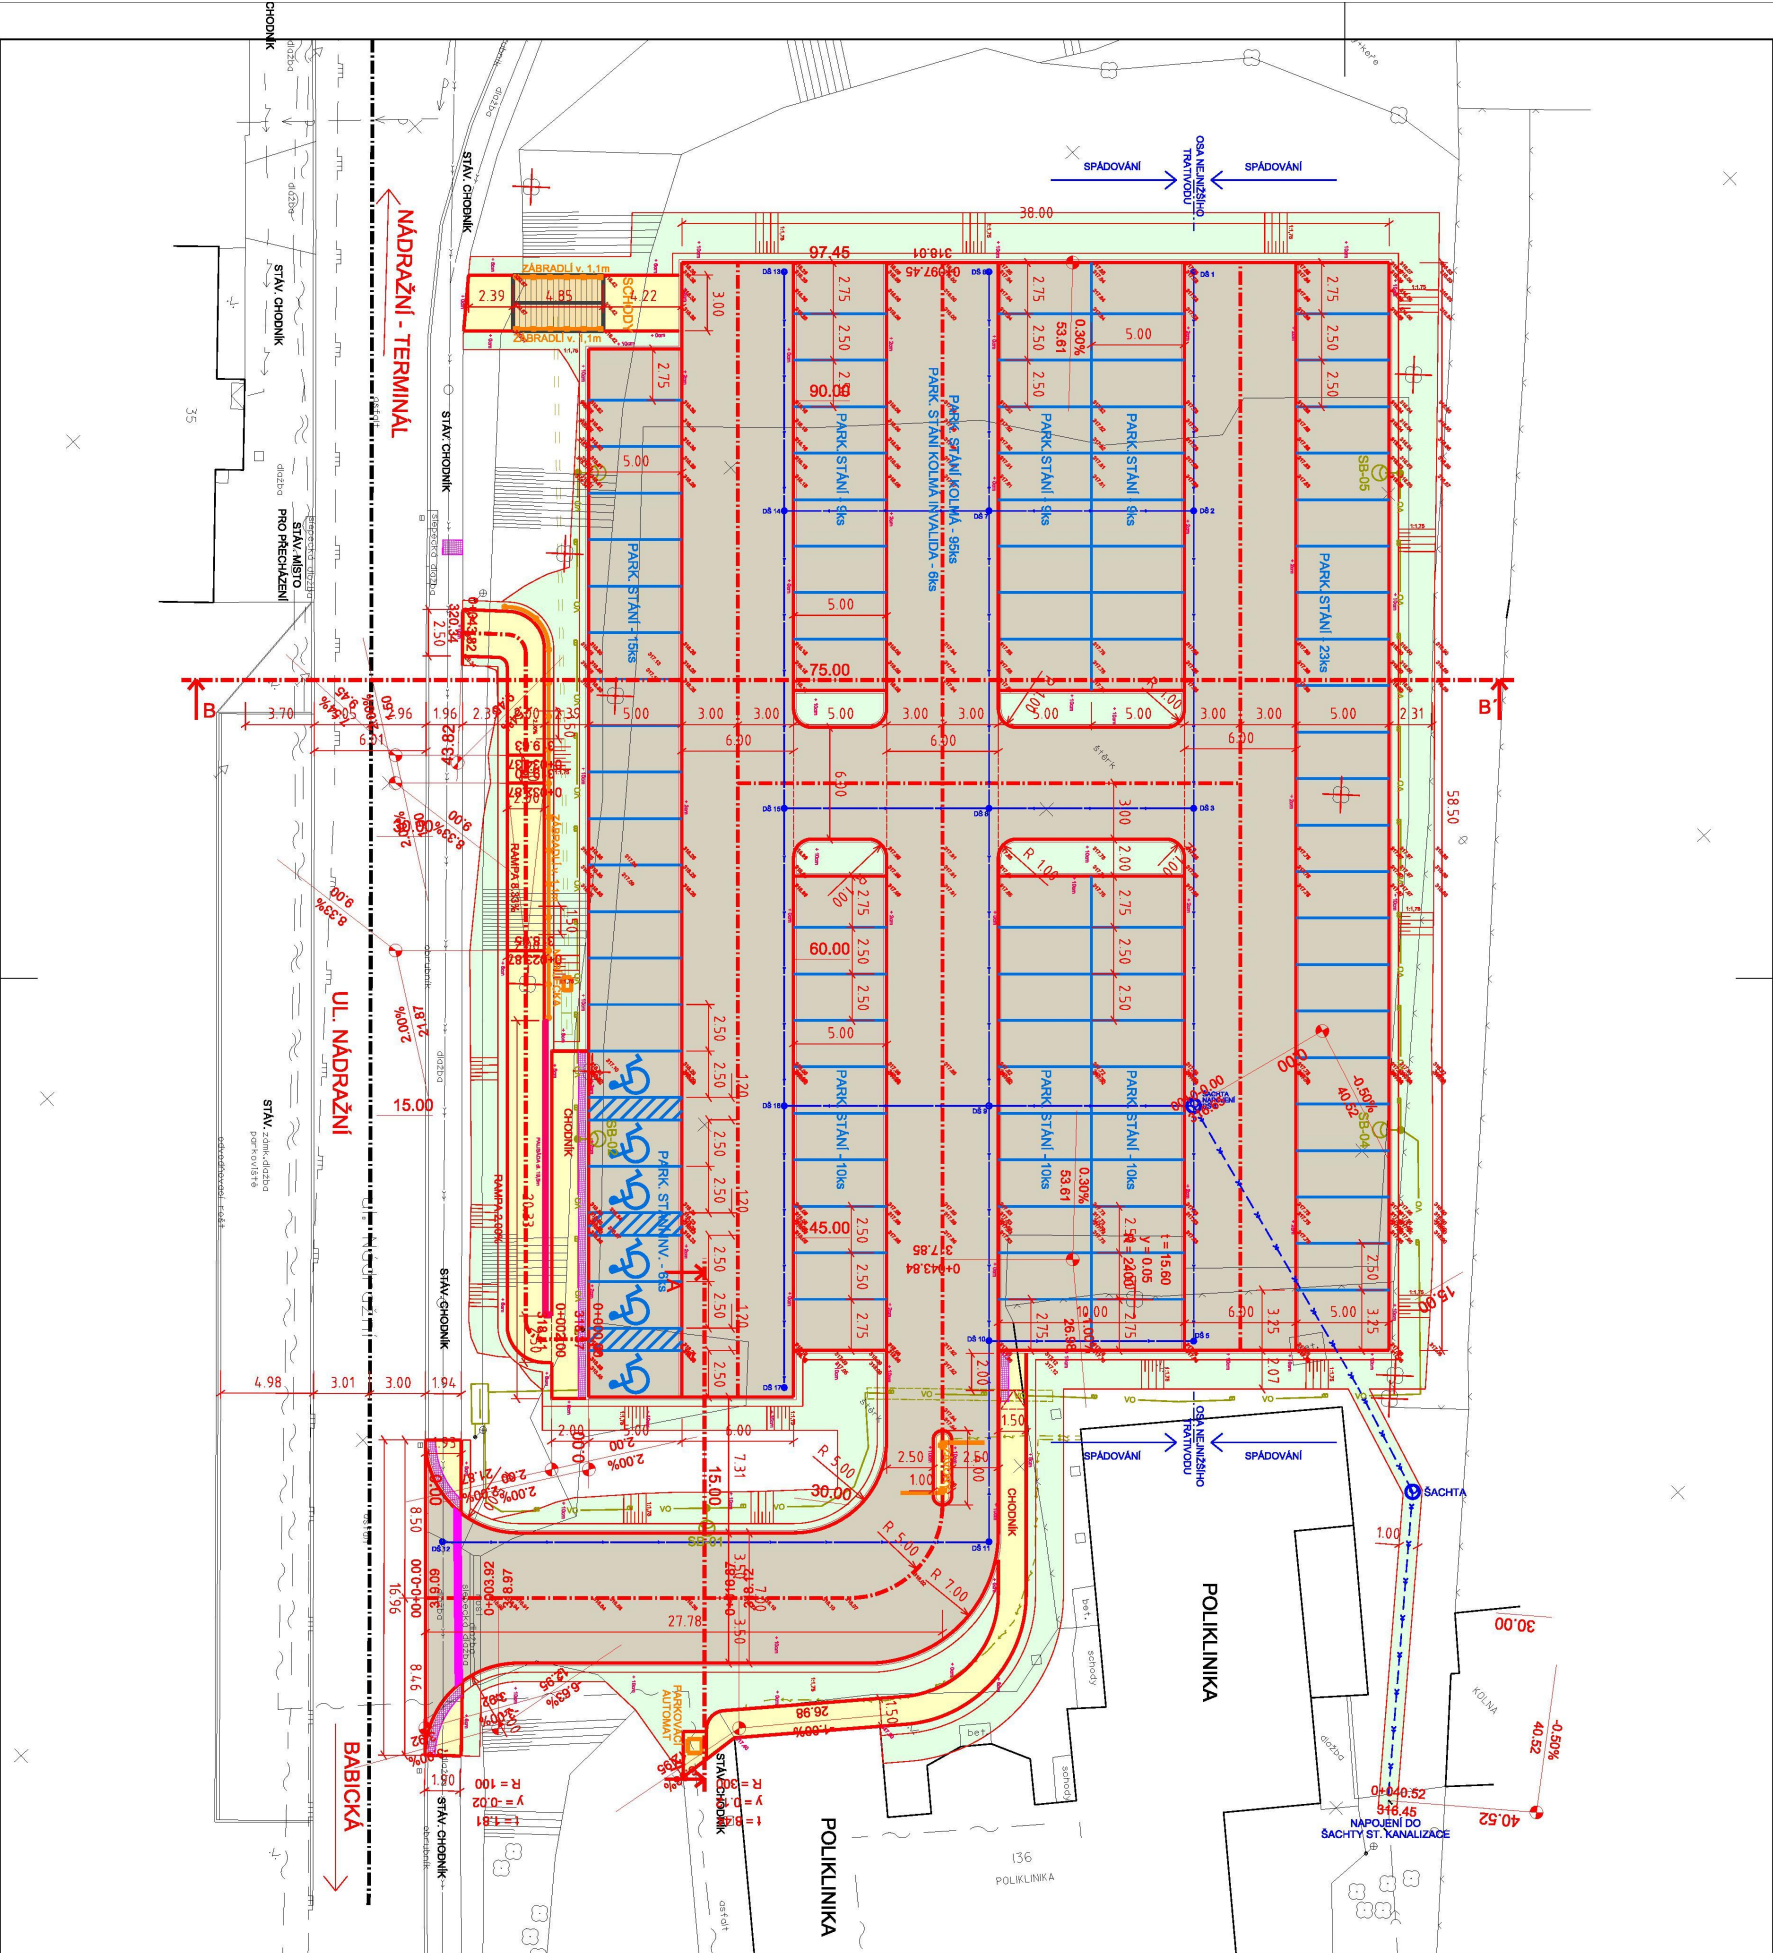

LEGENDA PLOCH:

- PARKOVIŠTĚ - VSAKOVACÍ DLAŽBA tl. 8cm
- CHODNÍK - ZÁMKOVÁ DLAŽBA tl. 6cm
- ZELEŇ - OHUMUSOVÁNÍ tl. 10cm
- SCHODY - PREF. BETONOVÉ DESKY A BLOKY
- VAROVNÉ A SIGNÁLNÍ PÁSY - BET. ZÁMKOVÁ DLAŽBA RELIEFNÍ tl. 6/8cm
- BETONOVÁ PALISÁDA

LEGENDA ČAR:

- NOVÝ STAV
- STÁVAJÍCÍ STAV
- KATASTR
- SOUVISEJÍCÍ SO 402, SO 403 SO 404
- OSA KOMUNIKACE
- TRATVOD PVC DN 150
- KANALIZACE PVC DN 200
- OCELOVÉ ZÁBRADLÍ, ZÁVORY, AUTOMAT

LEGENDA STÁV. SÍTÍ:

- VODOVOD - PITNÁ VODA
- ELEKTRICKÉ VEDENÍ NN - PODZEMNÍ
- ELEKTRICKÉ VEDENÍ VN - PODZEMNÍ
- SDĚLOVACÍ VEDENÍ - CETIN
- DEŠŤOVÁ KANALIZACE
- SPLAŠKOVÁ KANALIZACE
- STL PLYN

Akce:	"Zastávka – parkoviště na ulici Nádražní"		
	Dokumentace pro povolení stavby		
Investor:	Obec Zastávka, Hutní osada 14, 664 84 Zastávka		
	D.1 SO 101 PARKOVIŠTĚ		
KOORDINAČNÍ SITUACE	Měřítko: 1:250		
	Výkres č. C.3		