


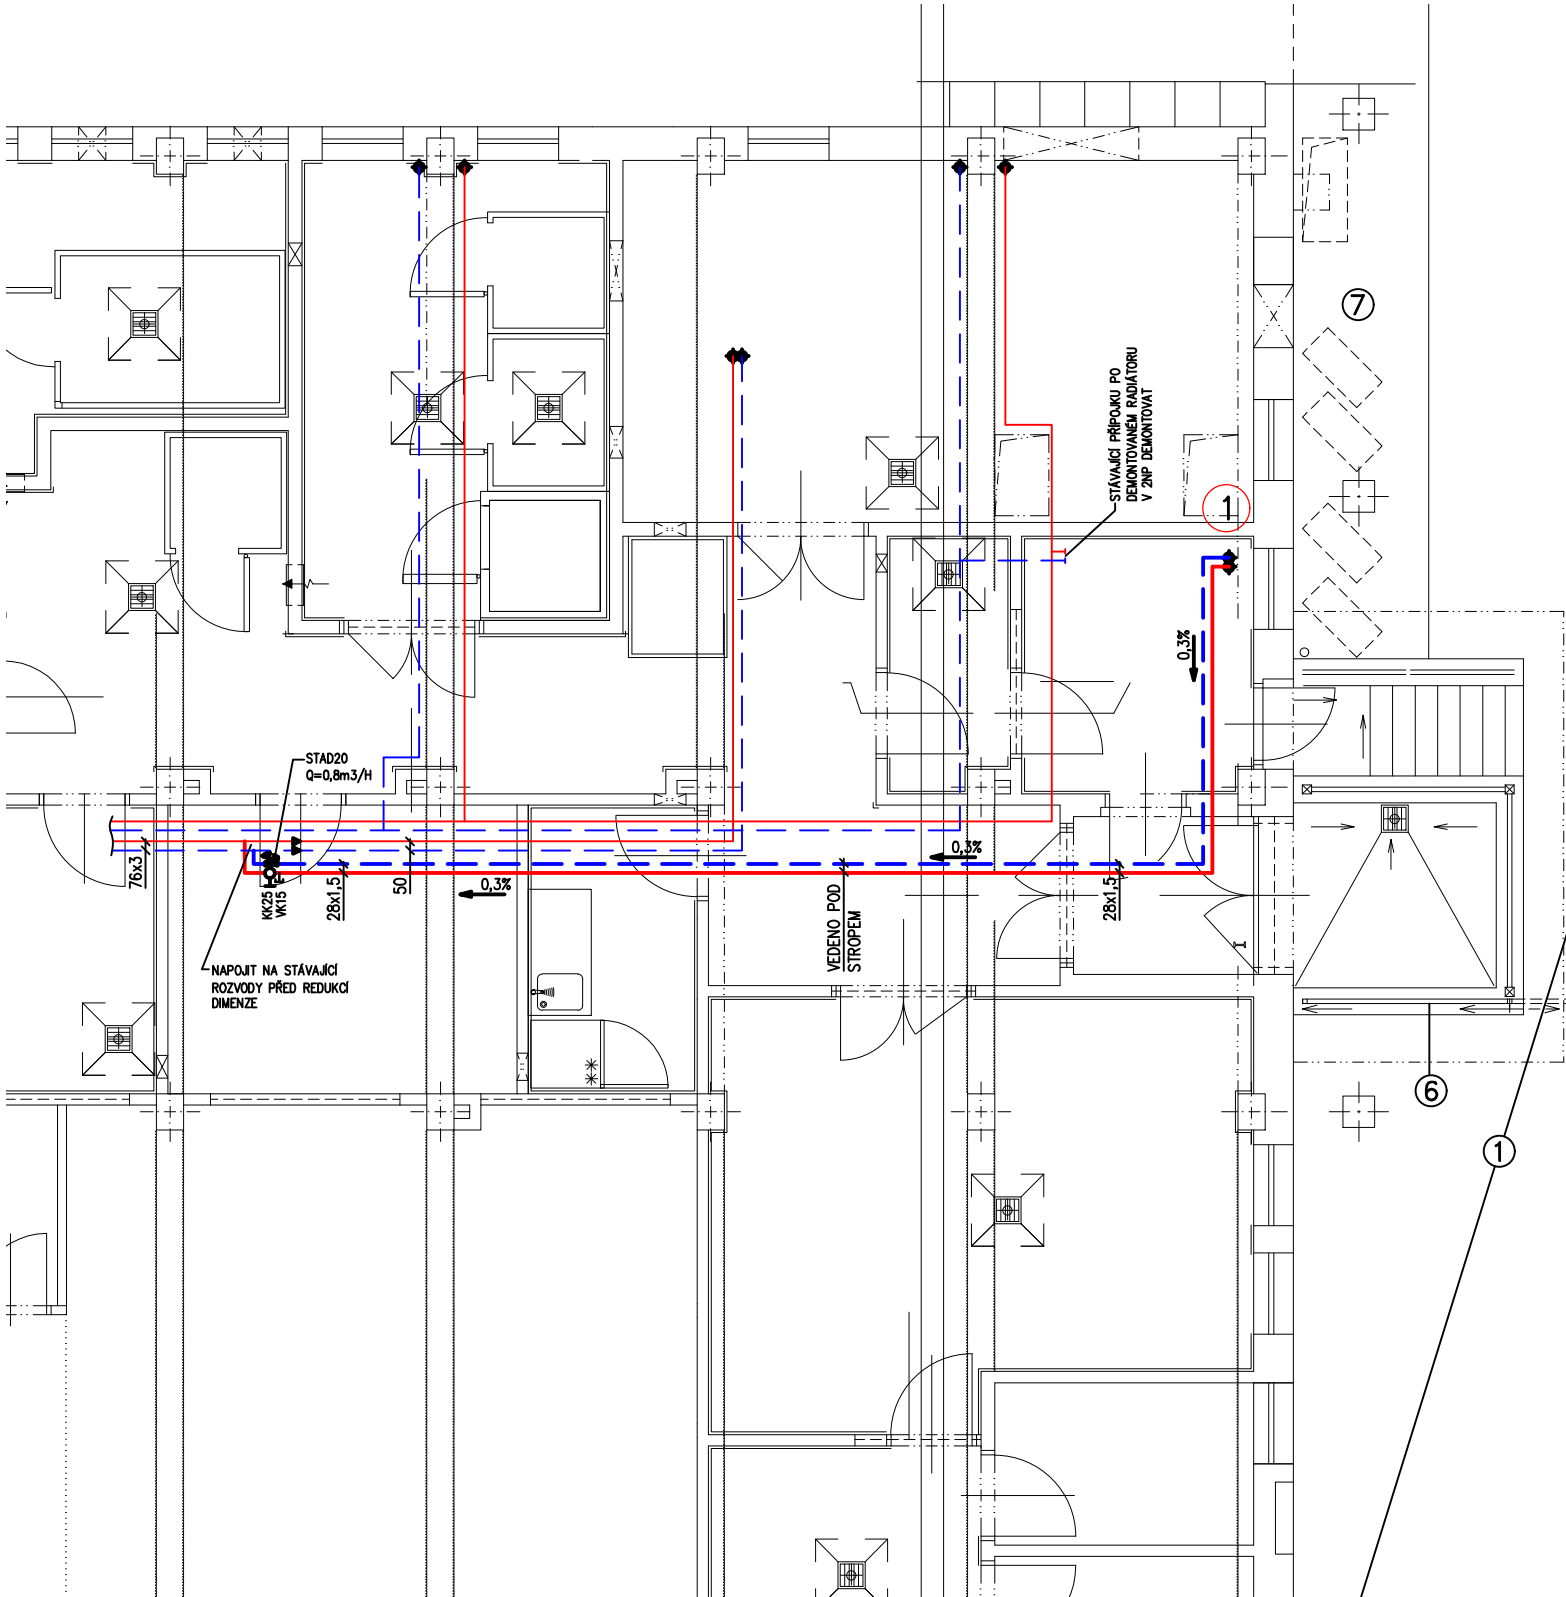

LEGENDA

- OTOPNÁ VODA PŘÍVODNÍ – NOVÉ CU POTRUBÍ
- OTOPNÁ VODA VRATNÁ – NOVÉ CU POTRUBÍ
- OTOPNÁ VODA PŘÍVODNÍ – STÁVAJÍCÍ OCELOVÉ POTRUBÍ
- OTOPNÁ VODA VRATNÁ – STÁVAJÍCÍ OCELOVÉ POTRUBÍ
- STAD VYVAŽOVACÍ VENTIL PRO REGULACI DIFERENČNÍHO TLAKU S VYPOUŠTĚNÍM, - Q=x,x NASTAVIT POŽADOVANÝ OBJEMOVÝ PRŮTOK TOPNÉ VODY
- KK UZAVÍRACÍ KULOVÝ KOHOUT
- VK VYPOUŠTĚCÍ VENTIL
- X STOUPACÍ VEDENÍ TOPNÉHO SYSTÉMU

POTRUBÍ

MĚDĚNÉ	15x1	22x1	35x1,5
	18x1	28x1,5	

VZDÁLENOST KONZOL A ZÁVĚSŮ


CU 15X1		1,2 M	CU 22X1		1,5 M	CU 35x1,5		2,4 M
CU 18X1		1,5 M	CU 28X1,5		2,0 M			

TLOUŠŤKY IZOLACÍ

CU 15X1	–	25mm	CU 22X1	–	30mm	CU 35x1,5	–	40mm
CU 18X1	–	25mm	CU 28X1,5	–	30mm			

POZNÁMKA

- MATERIÁLY JMENOVITĚ UVEDENÉ V PROJEKTU NEJSOU ZÁVAZNÉ, JSOU REPREZENTANTY URČENÉHO KVALITATIVNÍHO STANDARDU. ZHOTOVITEL MŮŽE POUŽÍT I JINÝCH KVALITATIVNĚ OBDOBNÝCH TECHNICKÝCH ŘEŠENÍ PŘIČEMŽ MUSÍ BÝT PROVEDEN PŘEPOČET JEJICH NASTAVENÍ
- HLAVNÍ LEŽATÉ ROZVODY JSOU VEDENY NA ZÁVĚSECH POD STROPEM
- ROZVODY VYTÁPĚNÍ VE SPÁDU OD MÍSTA VYPOUŠTĚNÍ
- NA ROZVODECH NATAŽENA TEPELNÁ IZOLACE Z MINERÁLNÍ VATY S HLINÍKOVOU FOLIÍ
- NA NEJVYŠŠÍCH MÍSTECH JSOU OPATŘENY ROZVODY ODVZDUŠNĚNÍM A NA NEJNIŽŠÍCH VYPOUŠTĚNÍM

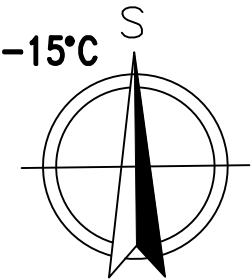

Vypracoval: Ing. Michal Albrecht	Odpovědný projektant: Ing. Michal Albrecht	Vedoucí projektant: Ing. arch. Eva Svinteková	Ing. Michal Albrecht Projektová kancelář TZB Neklanova 375, 397 01 Písek Tel. : 777 580 081 E-MAIL: albrecht.tzb@gmail.com IČO: 86910876	
SÚ: Písek			Datum: 08/2022	Měřítko: 1:50
Investor: MĚSTO PÍSEK, VELKÉ NÁMĚSTÍ 114/3, VNITŘNÍ MĚSTO, 397 01 PÍSEK			Zakázkové číslo: 036u/2022	Stupeň PD: DPS
Akce: ZÁZEMÍ PRO ŠPP, ROZŠÍŘENÍ ŠJ A ŠD D.1.4. TPS - Vytápění			Paré č.	Formát: 2xA4
Obsah: PŮDORYS 1NP			Č. výkresu 02	