


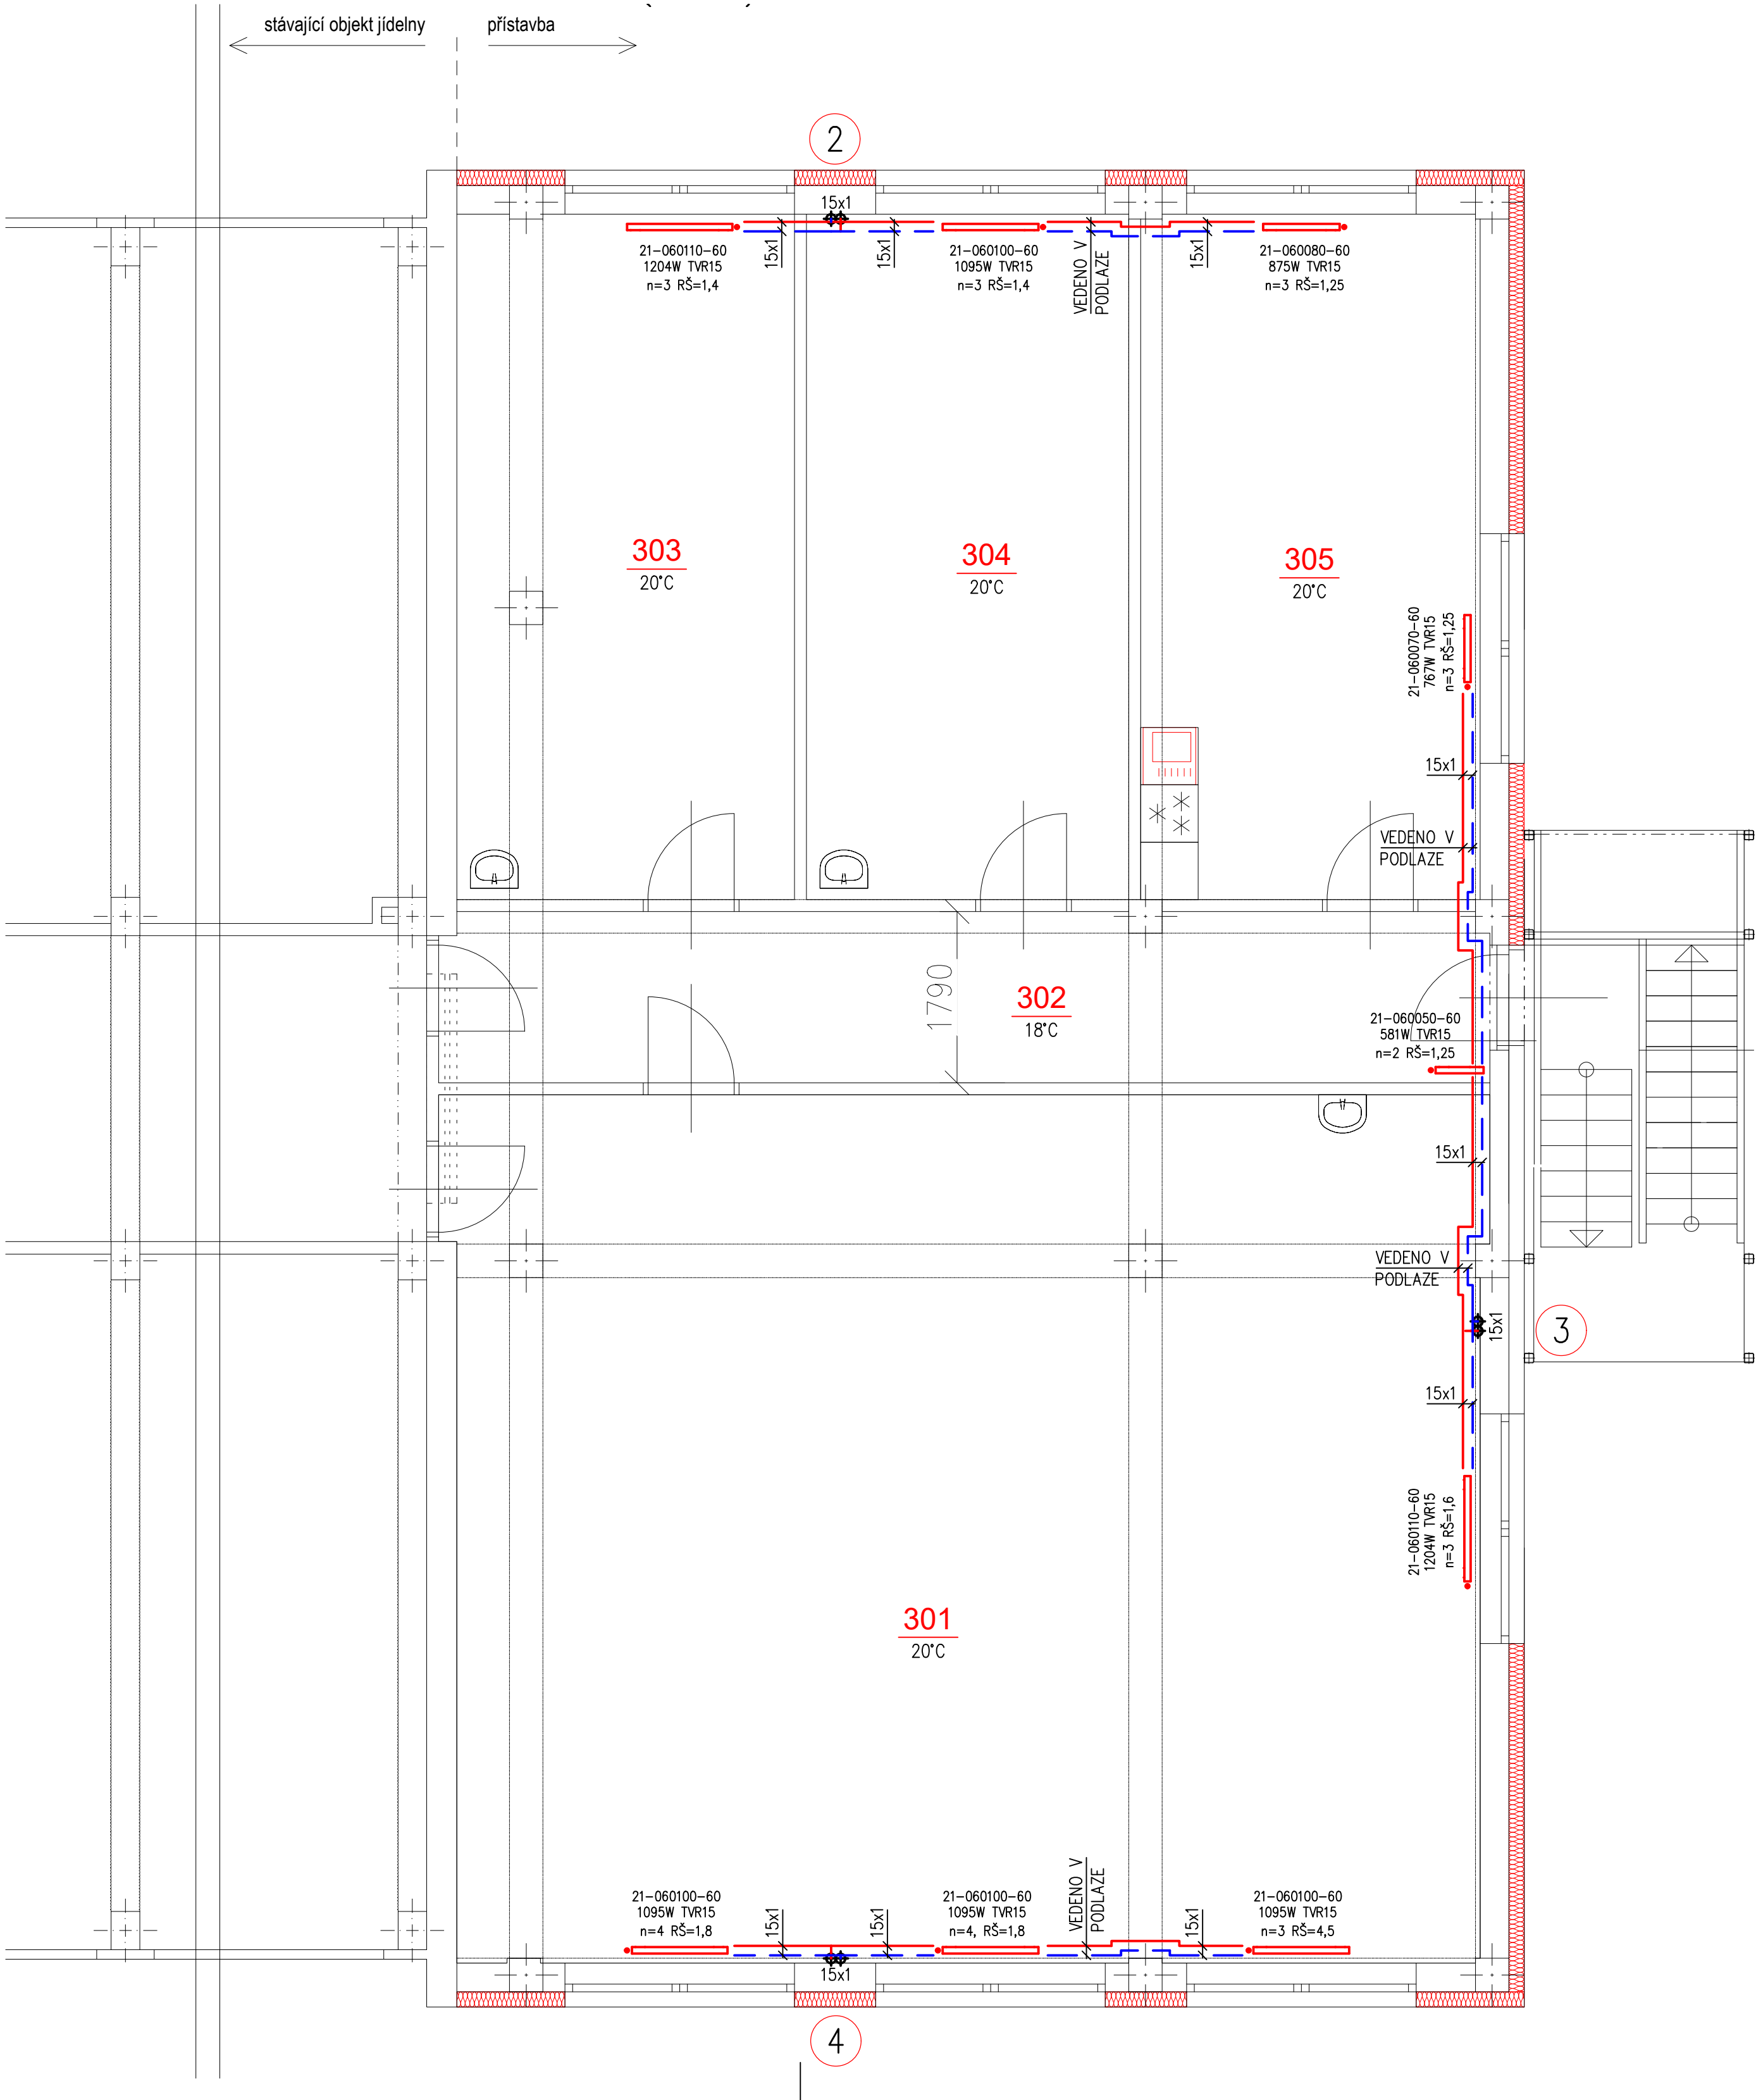

Tabulka místností

Číslo	Název	Plocha [m²]
3.01	ŠKOLNÍ DRUŽINA	97,85
3.02	CHODBA	19,5
3.03	KABINET 1	25,3
3.04	KABINET 2	24,15
3.05	ZASEDACÍ MÍSTNOST	25,35

Celková plocha [m²]: 192,15

LEGENDA

- OTOPNÁ VODA PŘÍVODNÍ – NOVÉ POTRUBÍ
- OTOPNÁ VODA VRATNÁ – NOVÉ POTRUBÍ
- 22-HHHLLL-60

OTOPNÁ OCELOVÁ DESKOVÁ TĚLESA KORADO RADIK VENTILKOMPAKT S INTEGROVANÝM TERMOSTATICKÝM VENTILEM, 22 POČET DESEK A OZNAČENÍ TYPU, HHH VÝŠKA TĚLESA V mm, LLL DÉLKA TĚLESA V cm, 60 OZNAČENÍ, TĚLESA S ODVZDUŠŇOVACÍM VENTILEM
- xxW

VÝKON OTOPNÉHO TĚLESA VE WATECH PŘI TEPLOTNÍM SPÁDU 55/45°C A PŘÍSLUŠNÉ TEPLOTĚ V INSTALOVANÉ MÍSTNOSTI
- TRV

REGULAČNÍ UZAVÍRATELNÉ PŘIPOJOVACÍ H ŠROUBENÍ VEKOLUX PRO TĚLESA VK IVAR.DD 346
- n=x

STANOVENÍ STUPNĚ PŘEDNASTAVENÍ VENTILU OTOPNÉHO TĚLESA
- RŠ=x

STANOVENÍ STUPNĚ PŘEDNASTAVENÍ H ŠROUBENÍ
- STAD

VYVAŽOVACÍ VENTIL PRO REGULACI DIFERENČNÍHO TLAKU S VYPOUŠTĚNÍM, - n=x,x STANOVENÍ STUPNĚ NASTAVENÍ VYVAŽOVACÍHO VENTILU
- KK

UZAVÍRACÍ KULOVÝ KOHOUT
- VK

VYPOUŠTĚCÍ VENTIL
- X

STOUPACÍ VEDENÍ TOPNÉHO SYSTÉMU

POTRUBÍ


MĚDĚNÉ 15x1 28x1,5
18x1 35x1,5
22x1

TLOUŠTKY IZOLACÍ

CU 15X1 – 25mm CU 22X1 – 30mm CU 35x1,5 – 40mm
CU 18X1 – 25mm CU 28X1,5 – 30mm

POZNÁMKA

- MATERIÁLY JMENOVITĚ UVEDENÉ V PROJEKTU NEJSOU ZÁVAZNÉ, JSOU REPREZENTANTY URČENÉHO KVALITATIVNÍHO STANDARDU. ZHOTOVITEL MŮŽE POUŽÍT I JINÝCH KVALITATIVNĚ OBDOBNÝCH TECHNICKÝCH ŘEŠENÍ PŘIČEMŽ MUSÍ BÝT PROVEDEN PŘEPOČET JEJICH NASTAVENÍ
- HLAVNÍ LEŽATÉ ROZVODY JSOU VEDENY V PODLAŽE
- POTRUBÍ PO CELÉ DÉLCE TEPELNĚ IZOLOVÁNO
- ROZVODY VYTÁPĚNÍ VE SPÁDU OD MÍSTA VYPOUŠTĚNÍ
- NA NEJVYŠŠÍCH MÍSTECH JSOU OPATŘENY ROZVODY ODVZDUŠNĚNÍM A NA NEJNÍŽŠÍCH VYPOUŠTĚNÍM

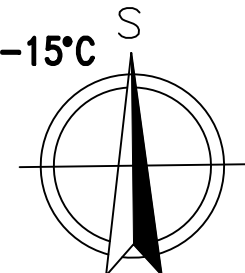

Vypracoval: Ing. Michal Albrecht	Odpovědný projektant: Ing. Michal Albrecht	Vedoucí projektant: Ing. arch. Eva Svinteková	Ing. Michal Albrecht Projektová kancelář TZB Neklanova 375, 397 01 Písek Tel. : 777 580 081 E-MAIL: albrecht.tzb@gmail.com IČO: 86910876	
SÚ: Písek			Datum: 08/2022	Měřítko: 1:50
Investor: MĚSTO PÍSEK, VELKÉ NÁMĚSTÍ 114/3, VNITŘNÍ MĚSTO, 397 01 PÍSEK			Zakázkové číslo: 036u/2022	Stupeň PD: DPS
Akce: ZÁZEMÍ PRO ŠPP, ROZŠÍŘENÍ ŠJ A ŠD D.1.4. TPS - Vytápění			Paré č.	Formát: 4xA4
Obsah: PŮDORYS 3NP			Č. výkresu 04	