


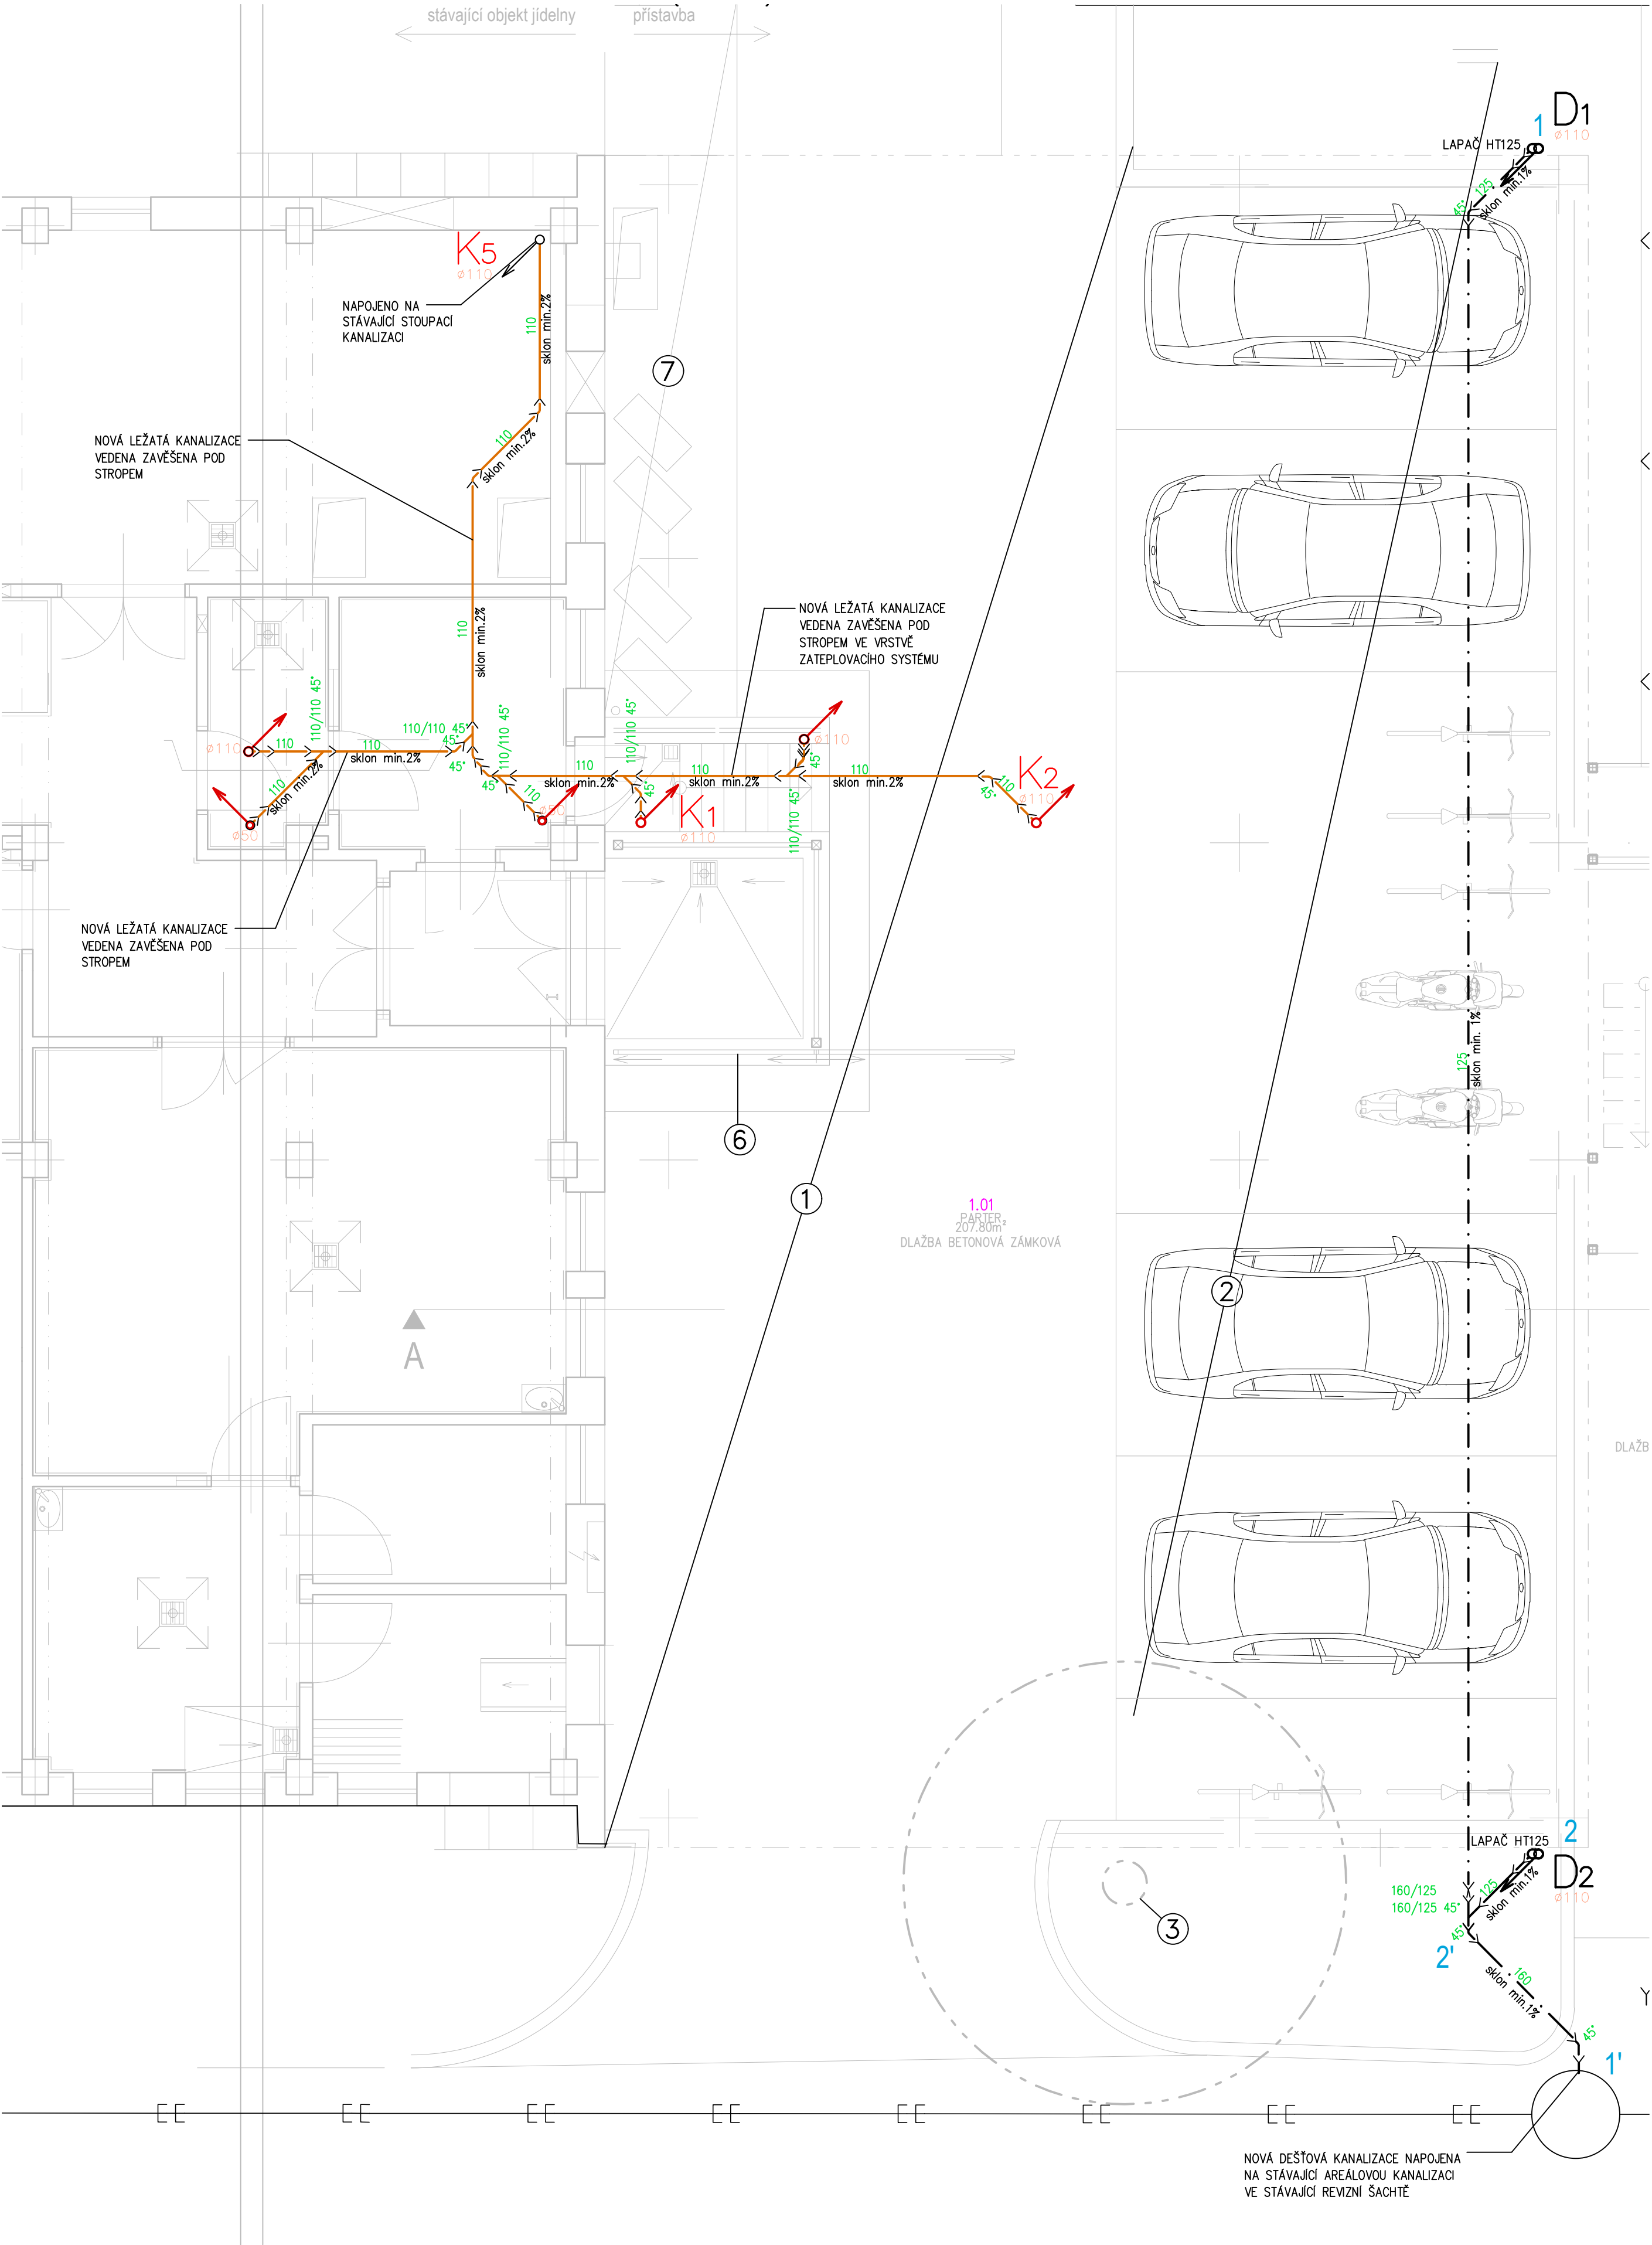

Tabulka místností

Číslo	Název	Plocha [m ²]
2.01	ROZŠÍŘENÍ JÍDELNY	117,6
2.02	ROZŠÍŘENÍ KUCHYŇE	22,37
2.03	VÝUKOVÁ MÍSTNOST	39

Celková plocha [m²]: 178,97

LEGENDA

- → → NOVÉ KANALIZAČNÍ POTRUBÍ SPLAŠKOVÉ KANALIZACE Z POTRUBÍ KG SN4
- → → NOVÉ KANALIZAČNÍ POTRUBÍ DEŠŤOVÉ KANALIZACE Z POTRUBÍ KG SN4
- → → PŘIPOJOVACÍ POTRUBÍ – HT–Systém (PPs)

POZNÁMKA

- VEŠKERÉ TYPY ZAŘIZOVACÍCH PŘEDMĚTŮ BUDOU DEFINOVÁNY INVESTOREM PŘÍPADNĚ ARCHITEKTEM
- JMENOVITÁ SVĚTLOST (DN) KANALIZAČNÍHO POTRUBÍ NESMÍ BÝT VE SMĚRU TOKU ZMENŠOVÁNA
- PŘIPOJOVACÍ POTRUBÍ BUDE VEDENO V MINIMÁLNÍM SKLONU 3%
- ROZVODY POTRUBÍ NUTNO PŘED MONTÁŽÍ NUTNO KOORDINOVAT S OSTATNÍMI PROFESEMI
- MONTÁŽ POTRUBÍ VČETNĚ ULOŽENÍ DLE MONTÁŽNÍHO PŘEDPISU DODAVATELE POTRUBÍ
- PŘED ZAHÁJENÍM ZEMNÍCH VÝKOPOVÝCH PRACÍ NUTNO ZAJISTIT PŘESNÉ VYTÝČENÍ VEŠKERÝCH STÁVAJÍCÍCH SÍTÍ JEJICH SPRÁVCI.
- V PRŮBĚHU TĚCHTO PRACÍ NUTNO DODRŽOVAT ČSN 73 6005.
- VŠECHNY ODPADY PRO KUCHYŇSKOU TECHNIKU, SPECIFIKOVANÉ V TÉTO PD ŘEŠIT V PROVEDENÍ S GUMOVÝM TĚSNĚNÍM ("HT")
- SOUČÁSTÍ DODÁVKY TECHNOLOGIE GASTRO JSOU DŘEZY VČETNĚ SIFONŮ, BATERIÍ A JEJICH NAPOJENÍ. BATERIE UMYVADEL NEREZ JSOU DODÁVKOU TECHNOLOGIE GASTRO. BATERIE KERAMICKÝCH UMYVADEL (UČEBNÝ) DODÁVKA ZDRAVOTECHNIKY. DŘEZY A BATERIE VE VÝUKOVÉ MÍSTNOSTI DODÁVKOU ZTI. PŘESNÉ UMÍSTĚNÍ PODLAHOVÝCH ŽLABŮ (NEREZOVÝ ŽLAB) JEŽ JSOU DODÁVKOU ZTI MUSÍ NA STAVBĚ KOORDINOVAT DODAVATEL TECHNOLOGIE GASTRO.
- ODPADNÍ POTRUBÍ V POŽADOVANÉ DIMENZI VYVEDENO DO MÍST DLE POŽADAVKU TECHNOLOGIE GASTRO, VÝŠKY NAPOJENÍ A PŘESNÉ UMÍSTĚNÍ VIZ. PROJEKTOVÁ DOKUMENTACE GASTRO. PŘI REALIZACI BUDE KOORDINOVÁNO DODAVATELEM TECHNOLOGIE GASTRO.

Vypracoval: Ing. Jana Albrechtová	Osobní projektant: Ing. Michal Albrecht	Vedoucí projektant: Ing. arch. Eva Svinteková	Ing. Michal Albrecht Projektová kancelář TZB Neklanova 375, 397 01 Písek Tel.: 777 580 081 E-MAIL: albrecht.tzb@gmail.com IČO: 86910876
SÚ: Písek			
Investor: MĚSTO PÍSEK, VELKÉ NÁMĚSTÍ 114/3, VNITŘNÍ MĚSTO, 397 01 PÍSEK			
ZÁZEMÍ PRO ŠPP, ROZŠÍŘENÍ ŠJ A ŠD D.1.4. TPS - Zdravotné technické instalace			Datum: 06/2023 Měřítko: 1:50 Zakázkové číslo: 0362/2022 Stupeň PD: DPS Paré č.: Formát: 6xA4 Č. výkresu: 02
PŮDORYS 1NP - KANALIZACE			