


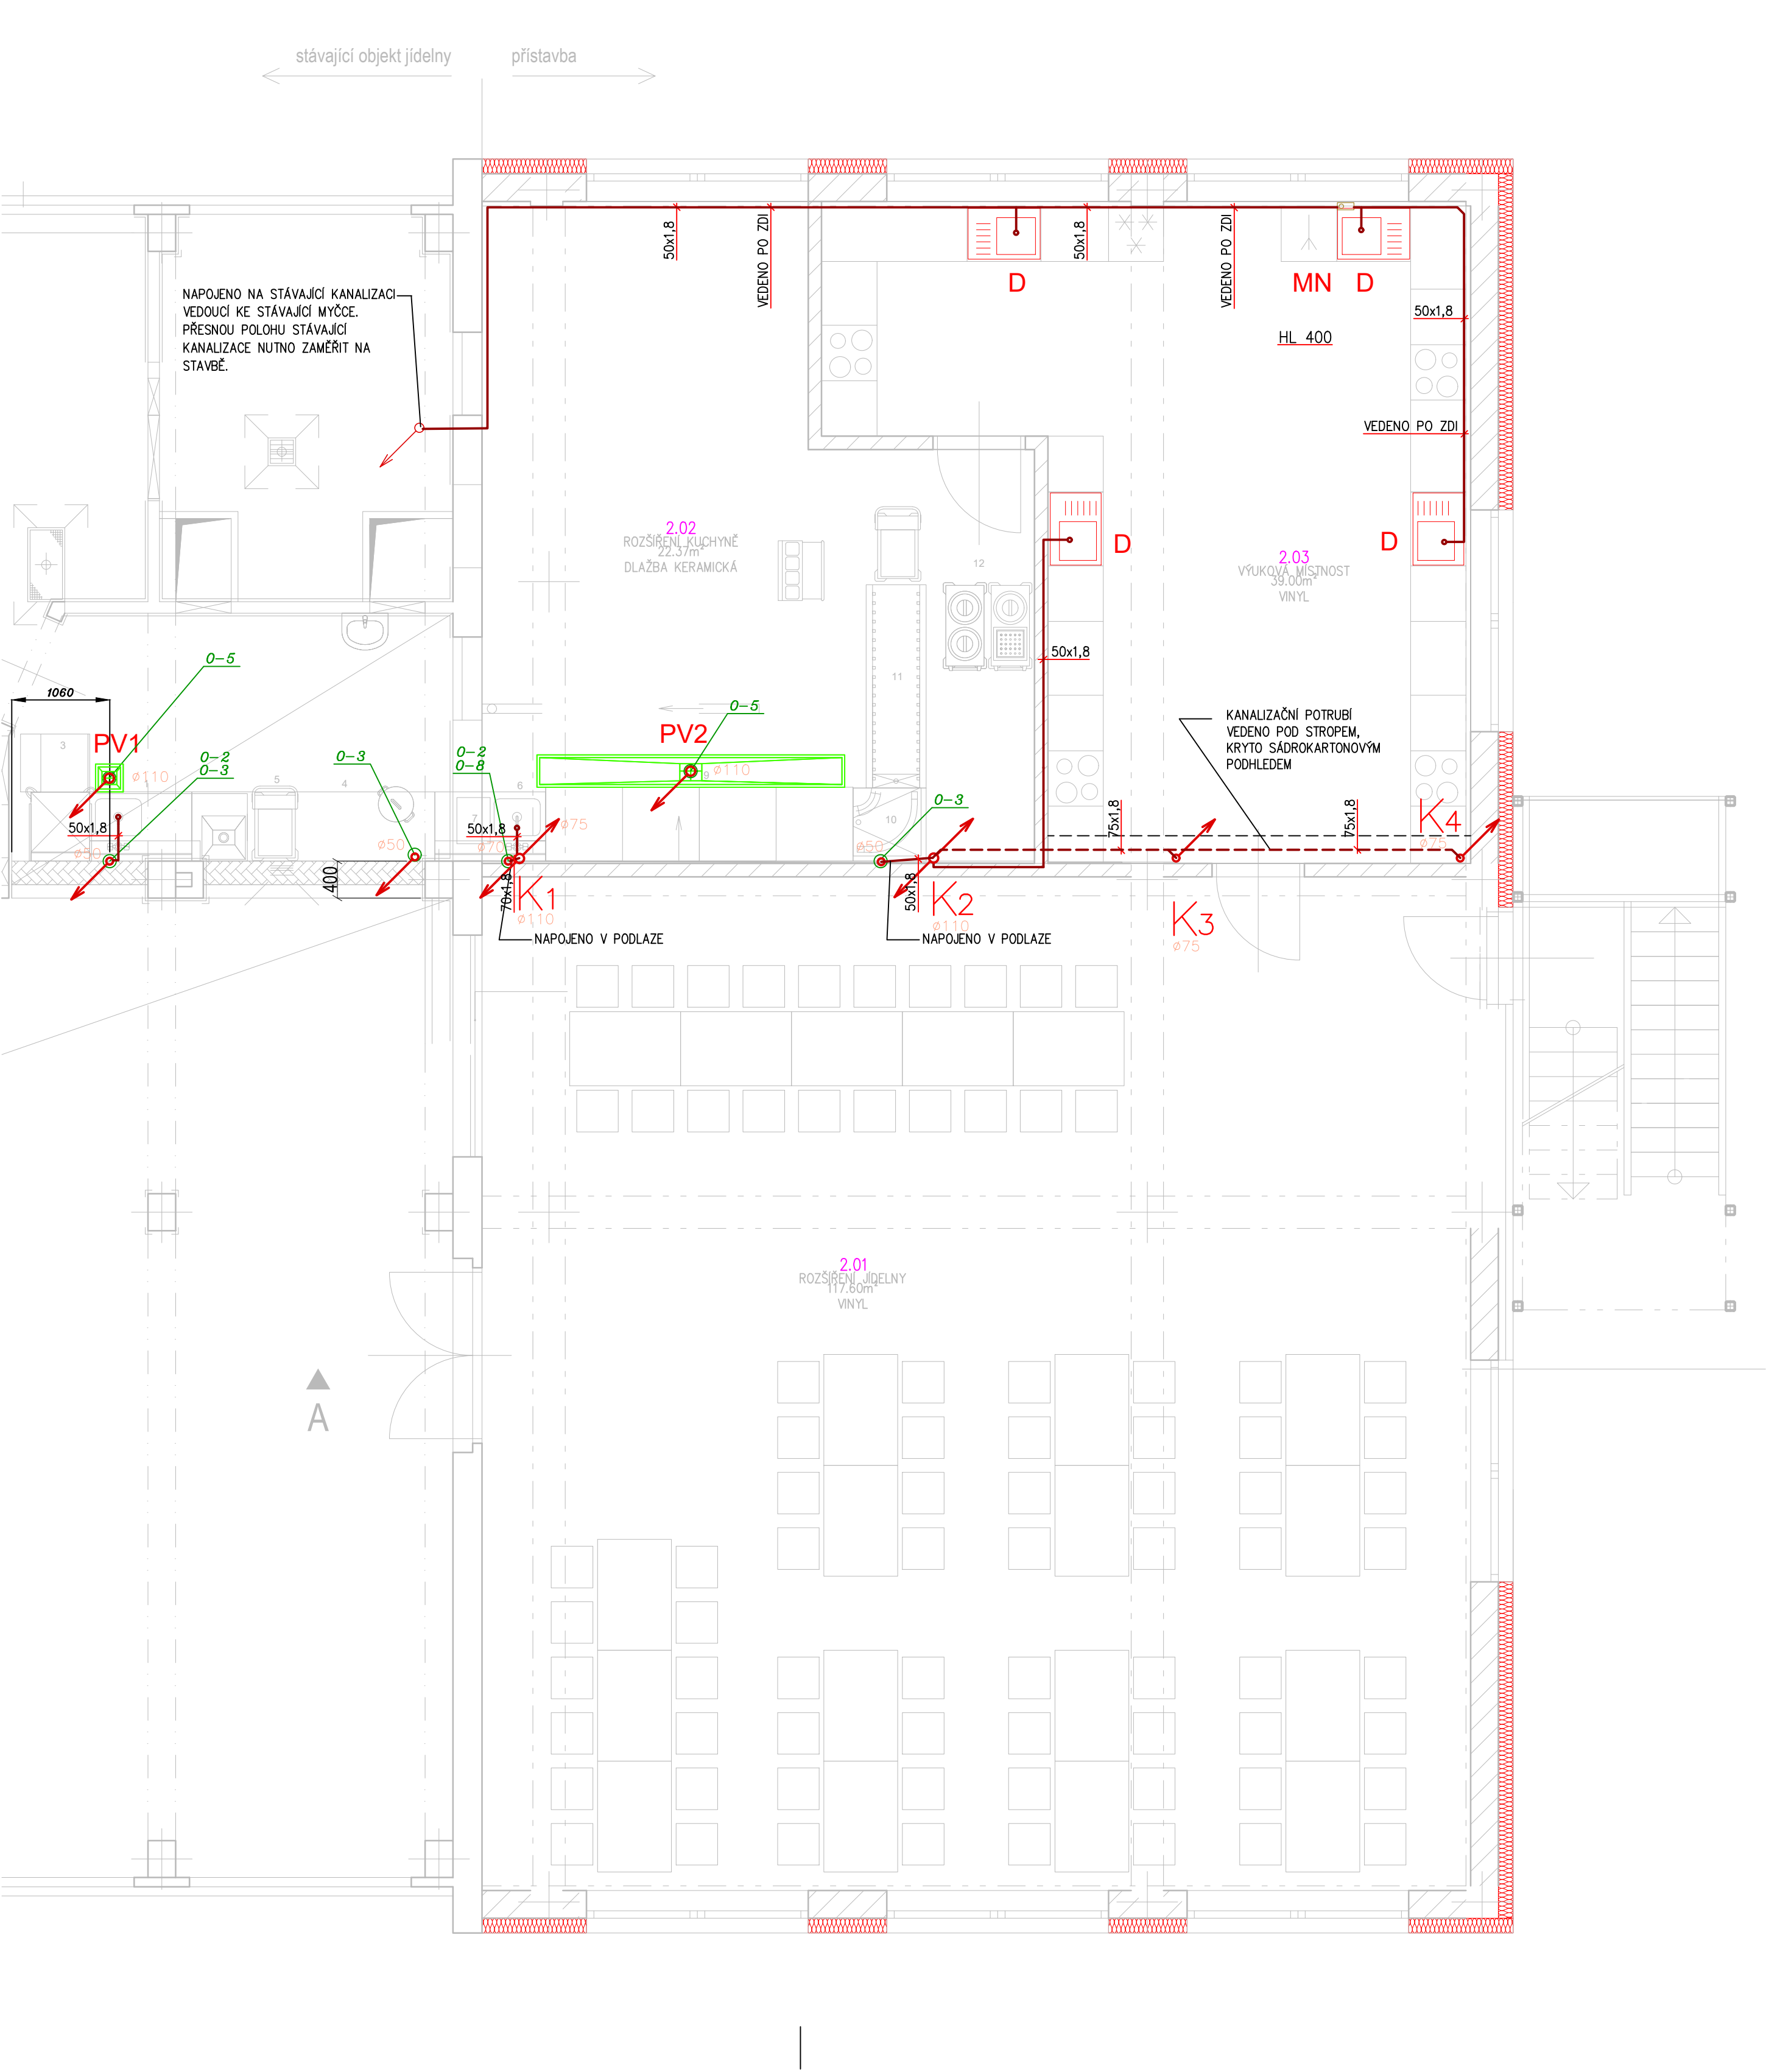

Tabulka místností

Číslo	Název	Plocha [m ²]
2.01	ROZŠÍŘENÍ JÍDELNY	117,6
2.02	ROZŠÍŘENÍ KUCHYNĚ	22,37
2.03	VÝUKOVÁ MÍSTNOST	39

Celková plocha [m²]: 178,97

LEGENDA

- → NOVÉ KANALIZAČNÍ POTRUBÍ SPLAŠKOVÉ KANALIZACE Z POTRUBÍ KG SN4
- PŘIPOJOVACÍ POTRUBÍ – HT–Systém (PPs)
- - - NOVÉ KANALIZAČNÍ POTRUBÍ SPLAŠKOVÉ KANALIZACE VEDENO POD STROPEM

OZ.ZP	POPIS	PŘIPOJENÍ - KANALIZACE
PV1	HYG. ŽLAB 300X330MM,H=55, PODLAHOVÁ VPUST NEREZOVÁ ACO157 DN100, KALOVÝ KOŠ, MŘÍŽKOVÝ ROŠT	ZÁPACHOVÁ UZÁVĚRKA DN 100
PV2	HYG. ŽLAB 300X3030MM,H=80, PODLAHOVÁ VPUST NEREZOVÁ ACO157 DN100, KALOVÝ KOŠ, MŘÍŽKOVÝ ROŠT	ZÁPACHOVÁ UZÁVĚRKA DN 100
D	DŘEZ NEREZOVÝ JEDNODUCHÝ, SOUČÁST KUCHYŇSKÉ LINKY	DŘEZOVÁ ZÁPACHOVÁ UZÁVĚRKA DN 50
MN	MYČKA NÁDOBÍ	PODOMÍTKOVÁ ZÁPACHOVÁ UZÁVĚRKA HL 400

Kanalizace

- 0–2 odpad Ø 50 mm, ukončit 400 mm nad podlahou
- 0–3 odpad Ø 50 mm, z podlahy, ukončit 50 mm nad podlahou
- 0–5 odpad Ø100 mm dle vyústění z podlahového žlabu
- 0–8 odpad Ø70 mm, z podlahy, ukončit 50 mm nad podlahou

POZNÁMKA

- VEŠKERÉ TYPY ZAŘÍZOVACÍCH PŘEDMĚTŮ BUDOU DEFINOVÁNY INVESTOREM PŘÍPADNĚ ARCHITEKTEM
- JMENOVITÁ SVĚTLOST (DN) KANALIZAČNÍHO POTRUBÍ NESMÍ BÝT VE SMĚRU TOKU ZMENŠOVÁNA
- PŘIPOJOVACÍ POTRUBÍ BUDE VEDENO V MINIMÁLNÍM SKLONU 3%
- ROZVODY POTRUBÍ NUTNO PŘED MONTÁŽÍ NUTNO KOORDINOVAT S OSTATNÍMI PROFESEMI
- MONTÁŽ POTRUBÍ VČETNĚ ULOŽENÍ DLE MONTÁŽNÍHO PŘEDPISU DODAVATELE POTRUBÍ
- PŘED ZAHÁJENÍM ZEMNÍCH VÝKOPOVÝCH PRACÍ NUTNO ZAJISTIT PŘESNÉ VYTÝČENÍ VEŠKERÝCH STÁVAJÍCÍCH SÍTÍ JEJICH SPRÁVCI.
- V PRŮBĚHU TĚCHTO PRACÍ NUTNO DODRŽOVAT ČSN 73 6005.
- VŠECHNY ODPADY PRO KUCHYŇSKOU TECHNIKU, SPECIFIKOVANÉ V TĚTO PD ŘEŠIT V PROVEDENÍ S GUMOVÝM TĚSNĚNÍM ("HT")
- SOUČÁSTÍ DODÁVKY TECHNOLOGIE GASTRO JSOU DŘEZY VČETNĚ SIFONŮ, BATERÍ A JEJICH NAPOJENÍ. BATERIE UMYVADEL NEREZ JSOU DODÁVKOU TECHNOLOGIE GASTRO. BATERIE KERAMICKÝCH UMYVADEL (UČEBNY) DODÁVKA ZDRAVOTECHNIKY. DŘEZY A BATERIE VE VÝUKOVÉ MÍSTNOSTI DODÁVKOU ZTI. PŘESNÉ UMÍSTĚNÍ PODLAHOVÝCH ŽLABŮ (NEREZOVÝ ŽLAB) JEŽ JSOU DODÁVKOU ZTI MUSÍ NA STAVBĚ KOORDINOVAT DODAVATEL TECHNOLOGIE GASTRO.
- ODPADNÍ POTRUBÍ V POŽADOVANÉ DIMENZI VYVEDENO DO MÍST DLE POŽADAVKU TECHNOLOGIE GASTRO, VÝŠKY NAPOJENÍ A PŘESNÉ UMÍSTĚNÍ VIZ. PROJEKTOVÁ DOKUMENTACE GASTRO. PŘI REALIZACI BUDE KOORDINOVÁNO DODAVATELEM TECHNOLOGIE GASTRO.

Vypracoval: Ing. Jana Albrechtová		Odpovědný projektant: Ing. Michal Albrecht	Vedoucí projektant: Ing. arch. Eva Svinteková	Ing. Michal Albrecht Projektová kancelář TZB Neklanova 375, 397 01 Písek Tel. : 777 580 081 E-MAIL: albrecht.tzb@gmail.com IČO: 86910876		
SÚ: Písek		Investor: MĚSTO PÍSEK, VELKÉ NÁMĚSTÍ 114/3, VNITŘNÍ MĚSTO, 397 01 PÍSEK		Datum: 06/2023		Měřítko: 1:50
ZÁZEMÍ PRO ŠPP, ROZŠÍŘENÍ ŠJ A ŠD D.1.4. TPS - Zdravotně technické instalace				Zakázkové číslo: 036z/2022		Stupeň PD: DPS
				Paré č.		Formát: 6xA4
				Č. výkresu		03
Obsah:		PŮDORYS 2NP - KANALIZACE				