


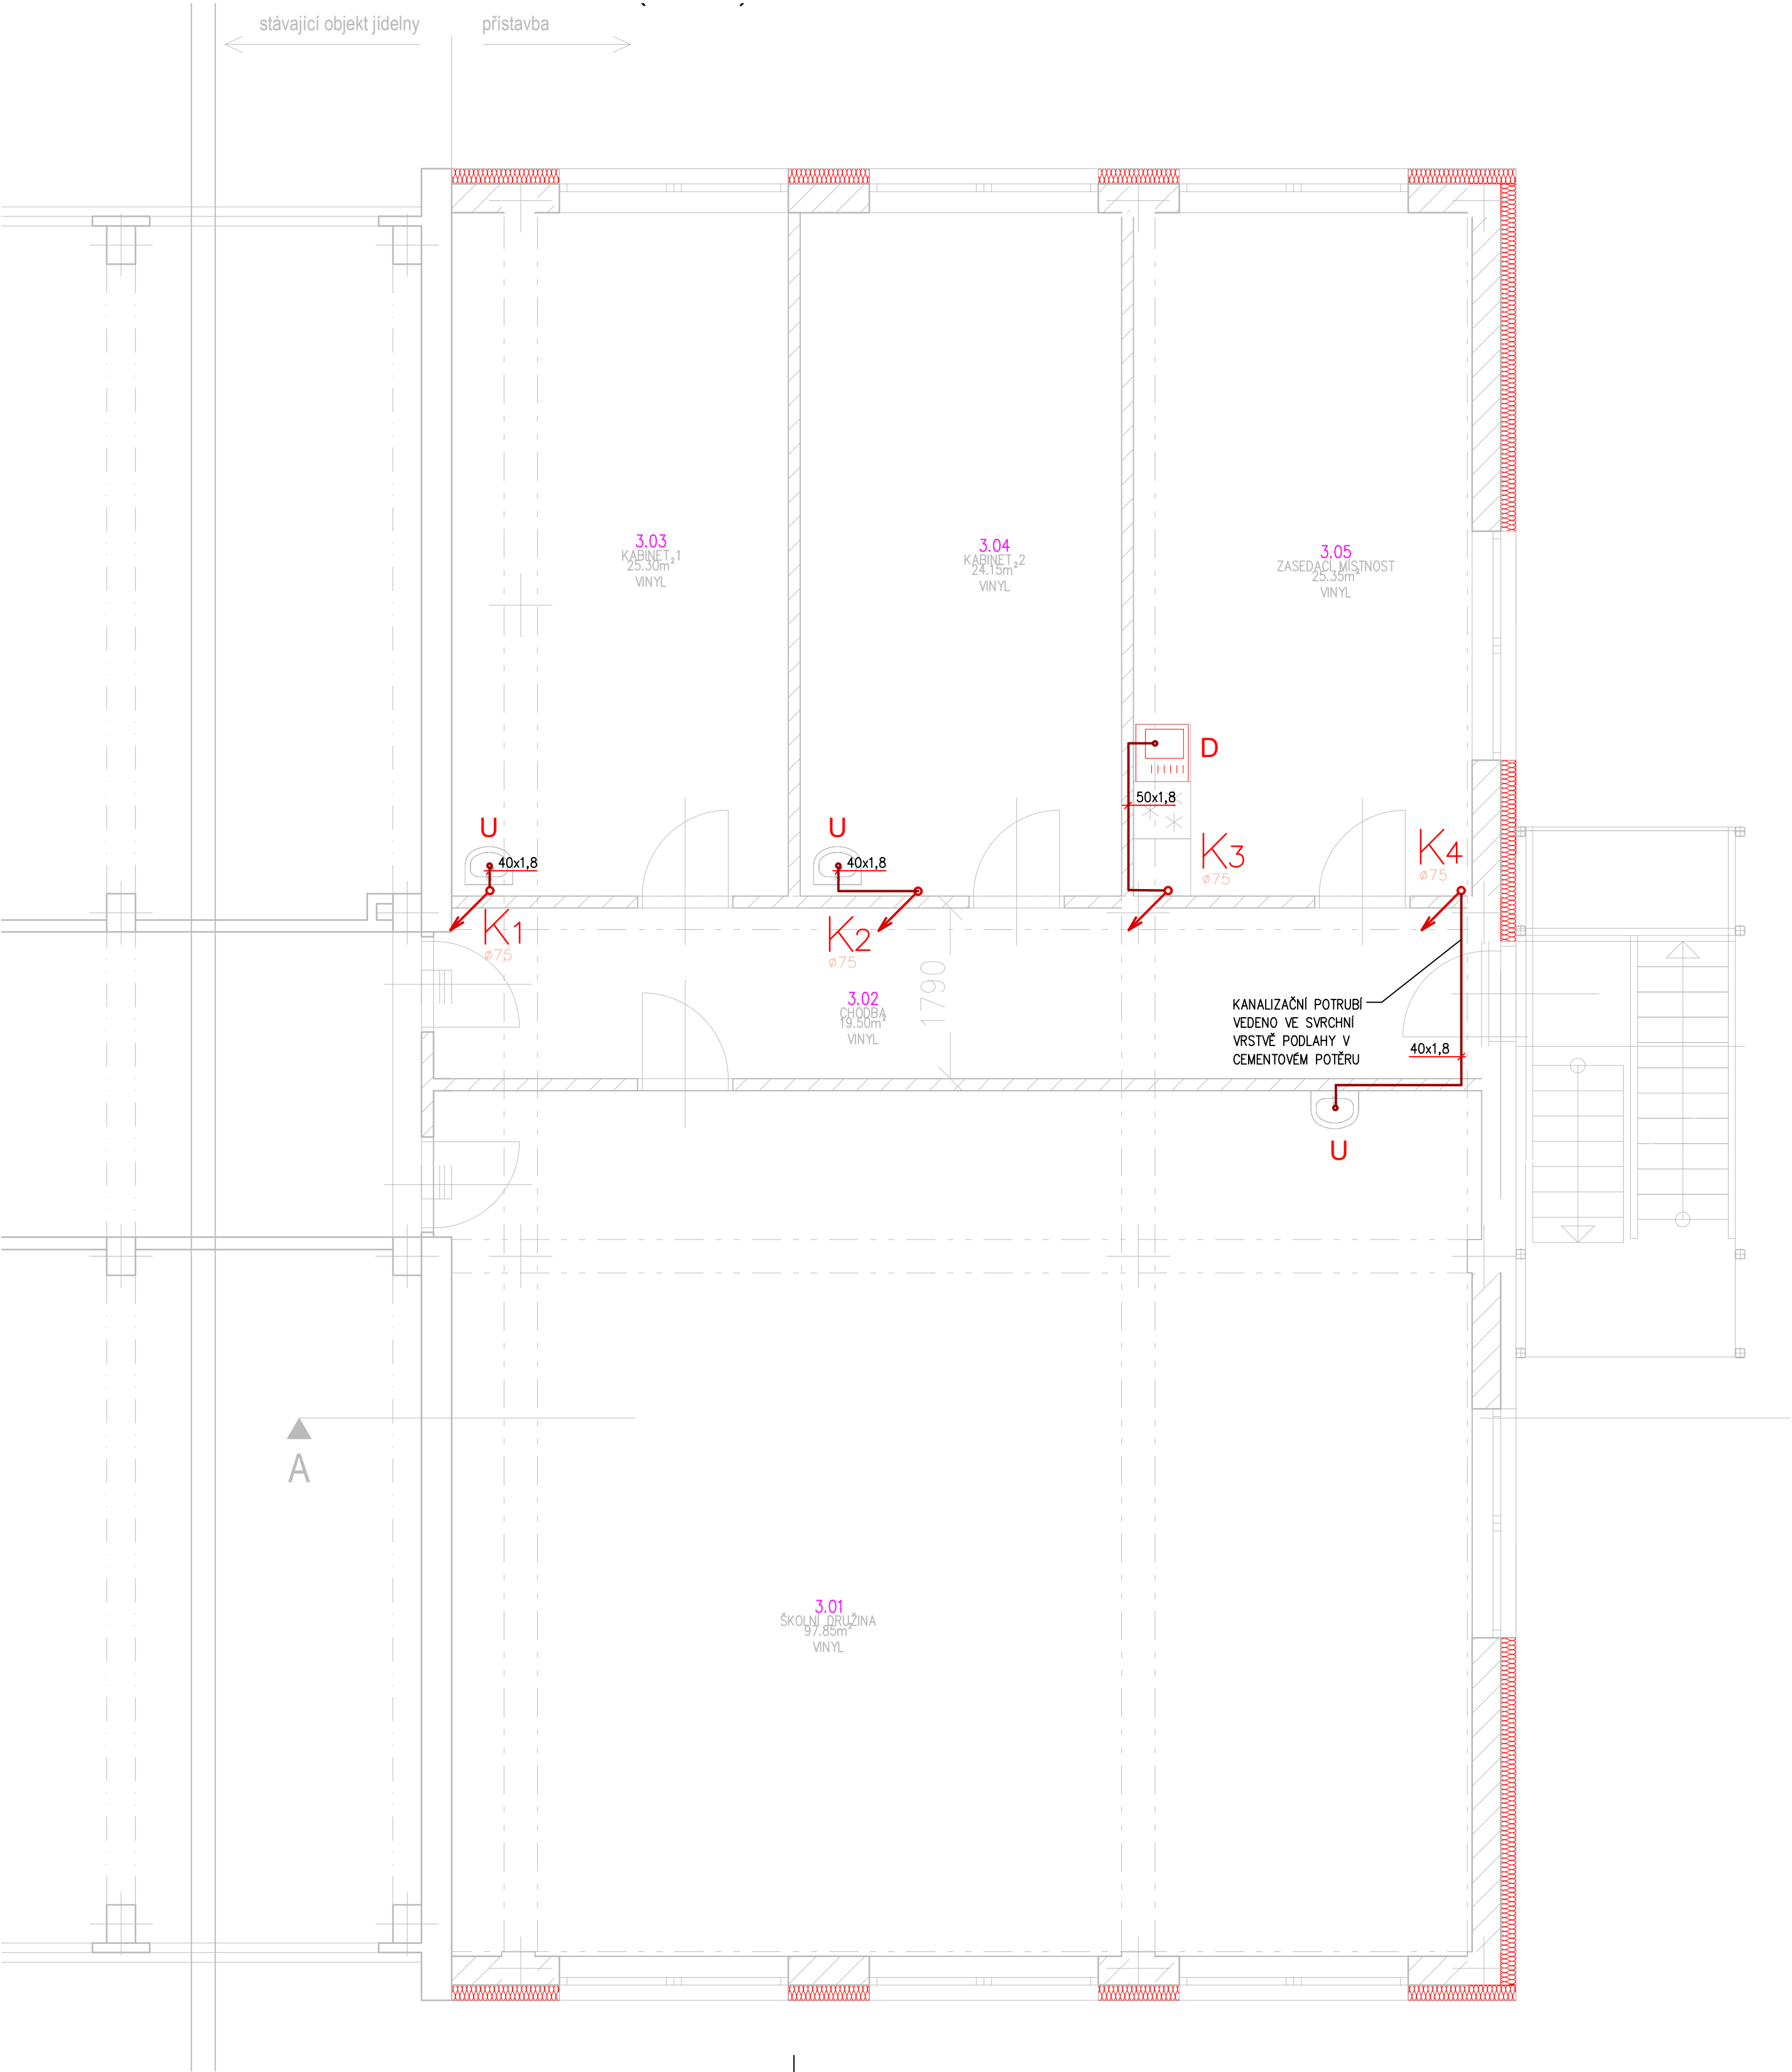

Tabulka místností		
Číslo	Název	Plocha [m ²]
3.01	ŠKOLNÍ DRUŽINA	97,85
3.02	CHODBA	19,5
3.03	KABINET 1	25,3
3.04	KABINET 2	24,15
3.05	ZASEDACÍ MÍSTNOST	25,35
Celková plocha [m ²]:		192,15

LEGENDA

- → → NOVÉ KANALIZAČNÍ POTRUBÍ SPLAŠKOVÉ KANALIZACE Z POTRUBÍ KG SN4
- — — PŘIPOJOVACÍ POTRUBÍ – HT–Systém (PPs)
- - - - - NOVÉ KANALIZAČNÍ POTRUBÍ SPLAŠKOVÉ KANALIZACE VEDENO POD STROPEM

OZ.ZP	POPIS	PŘIPOJENÍ - KANALIZACE
U	UMYVADLO DITURVITOVÉ 600MM	ZÁPACHOVÁ UZÁVĚRKA UMYVADLOVÁ DN 40
D	DŘEZ NEREZOVÝ JEDNODUCHÝ, SOUČÁST KUCHYŇSKÉ LINKY	DŘEZOVÁ ZÁPACHOVÁ UZÁVĚRKA DN 50

POZNÁMKA

- VEŠKERÉ TYPY ZAŘIZOVACÍCH PŘEDMĚTŮ BUDOU DEFINOVÁNY INVESTOREM PŘÍPADNĚ ARCHITEKTEM
- JMENOVITÁ SVĚTLOST (DN) KANALIZAČNÍHO POTRUBÍ NESMÍ BÝT VE SMĚRU TOKU ZMENŠOVÁNA
- PŘIPOJOVACÍ POTRUBÍ BUDE VEDENO V MINIMÁLNÍM SKLONU 3%
- ROZVODY POTRUBÍ NUTNO PŘED MONTÁŽÍ NUTNO KOORDINOVAT S OSTATNÍMI PROFESEMI
- MONTÁŽ POTRUBÍ VČETNĚ ULOŽENÍ DLE MONTÁŽNÍHO PŘEDPISU DODAVATELE POTRUBÍ
- PŘED ZAHÁJENÍM ZEMNÍCH VÝKOPOVÝCH PRACÍ NUTNO ZAJISTIT PŘESNÉ VYTÝČENÍ VEŠKERÝCH STÁVAJÍCÍCH SÍTÍ JEJICH SPRÁVCI.
- V PRŮBĚHU TĚCHTO PRACÍ NUTNO DODRŽOVAT ČSN 73 6005.
- VŠECHNY ODPADY PRO KUCHYŇSKOU TECHNIKU, SPECIFIKOVANÉ V TÉTO PD ŘEŠIT V PROVEDENÍ S GUMOVÝM TĚSNĚNÍM ("HT")
- SOUČÁSTÍ DODÁVKY TECHNOLOGIE GASTRO JSOU DŘEZY VČETNĚ SIFONŮ, BATERIÍ A JEJICH NAPOJENÍ. BATERIE UMYVADEL NEREZ JSOU DODÁVKOU TECHNOLOGIE GASTRO. BATERIE KERAMICKÝCH UMYVADEL (UČEBNY) DODÁVKA ZDRAVOTECHNIKY. DŘEZY A BATERIE VE VÝUKOVÉ MÍSTNOSTI DODÁVKOU ZTI. PŘESNÉ UMÍSTĚNÍ PODLAHOVÝCH ŽLABŮ (NEREZOVÝ ŽLAB) JEŽ JSOU DODÁVKOU ZTI MUSÍ NA STAVBĚ KOORDINOVAT DODAVATEL TECHNOLOGIE GASTRO.
- ODPADNÍ POTRUBÍ V POŽADOVANÉ DIMENZI VYVEDENO DO MÍST DLE POŽADAVKU TECHNOLOGIE GASTRO, VÝŠKY NAPOJENÍ A PŘESNÉ UMÍSTĚNÍ VIZ. PROJEKTOVÁ DOKUMENTACE GASTRO. PŘI REALIZACI BUDE KOORDINOVÁNO DODAVATELEM TECHNOLOGIE GASTRO.

Vypracoval: Ing. Jana Albrechtová	Odpovědný projektant: Ing. Michal Albrecht	Vedoucí projektant: Ing. arch. Eva Svinteková	Ing. Michal Albrecht Projektová kancelář TZB Neklanova 375, 397 01 Písek Tel. : 777 580 081 E-MAIL: albrecht.tzb@gmail.com IČO: 86910876	
SÚ: Písek			Datum: 06/2023	Měřítko: 1:50
Investor: MĚSTO PÍSEK, VELKÉ NÁMĚSTÍ 114/3, VNITŘNÍ MĚSTO, 397 01 PÍSEK			Zakázkové číslo: 036z/2022	Stupeň PD: DPS
ZÁZEMÍ PRO ŠPP, ROZŠÍŘENÍ ŠJ A ŠD D.1.4. TPS - Zdravotně technické instalace			Paré č.	Formát: 6xA4
			Obsah:	Č. výkresu 04
PŮDORYS 3NP - KANALIZACE				