


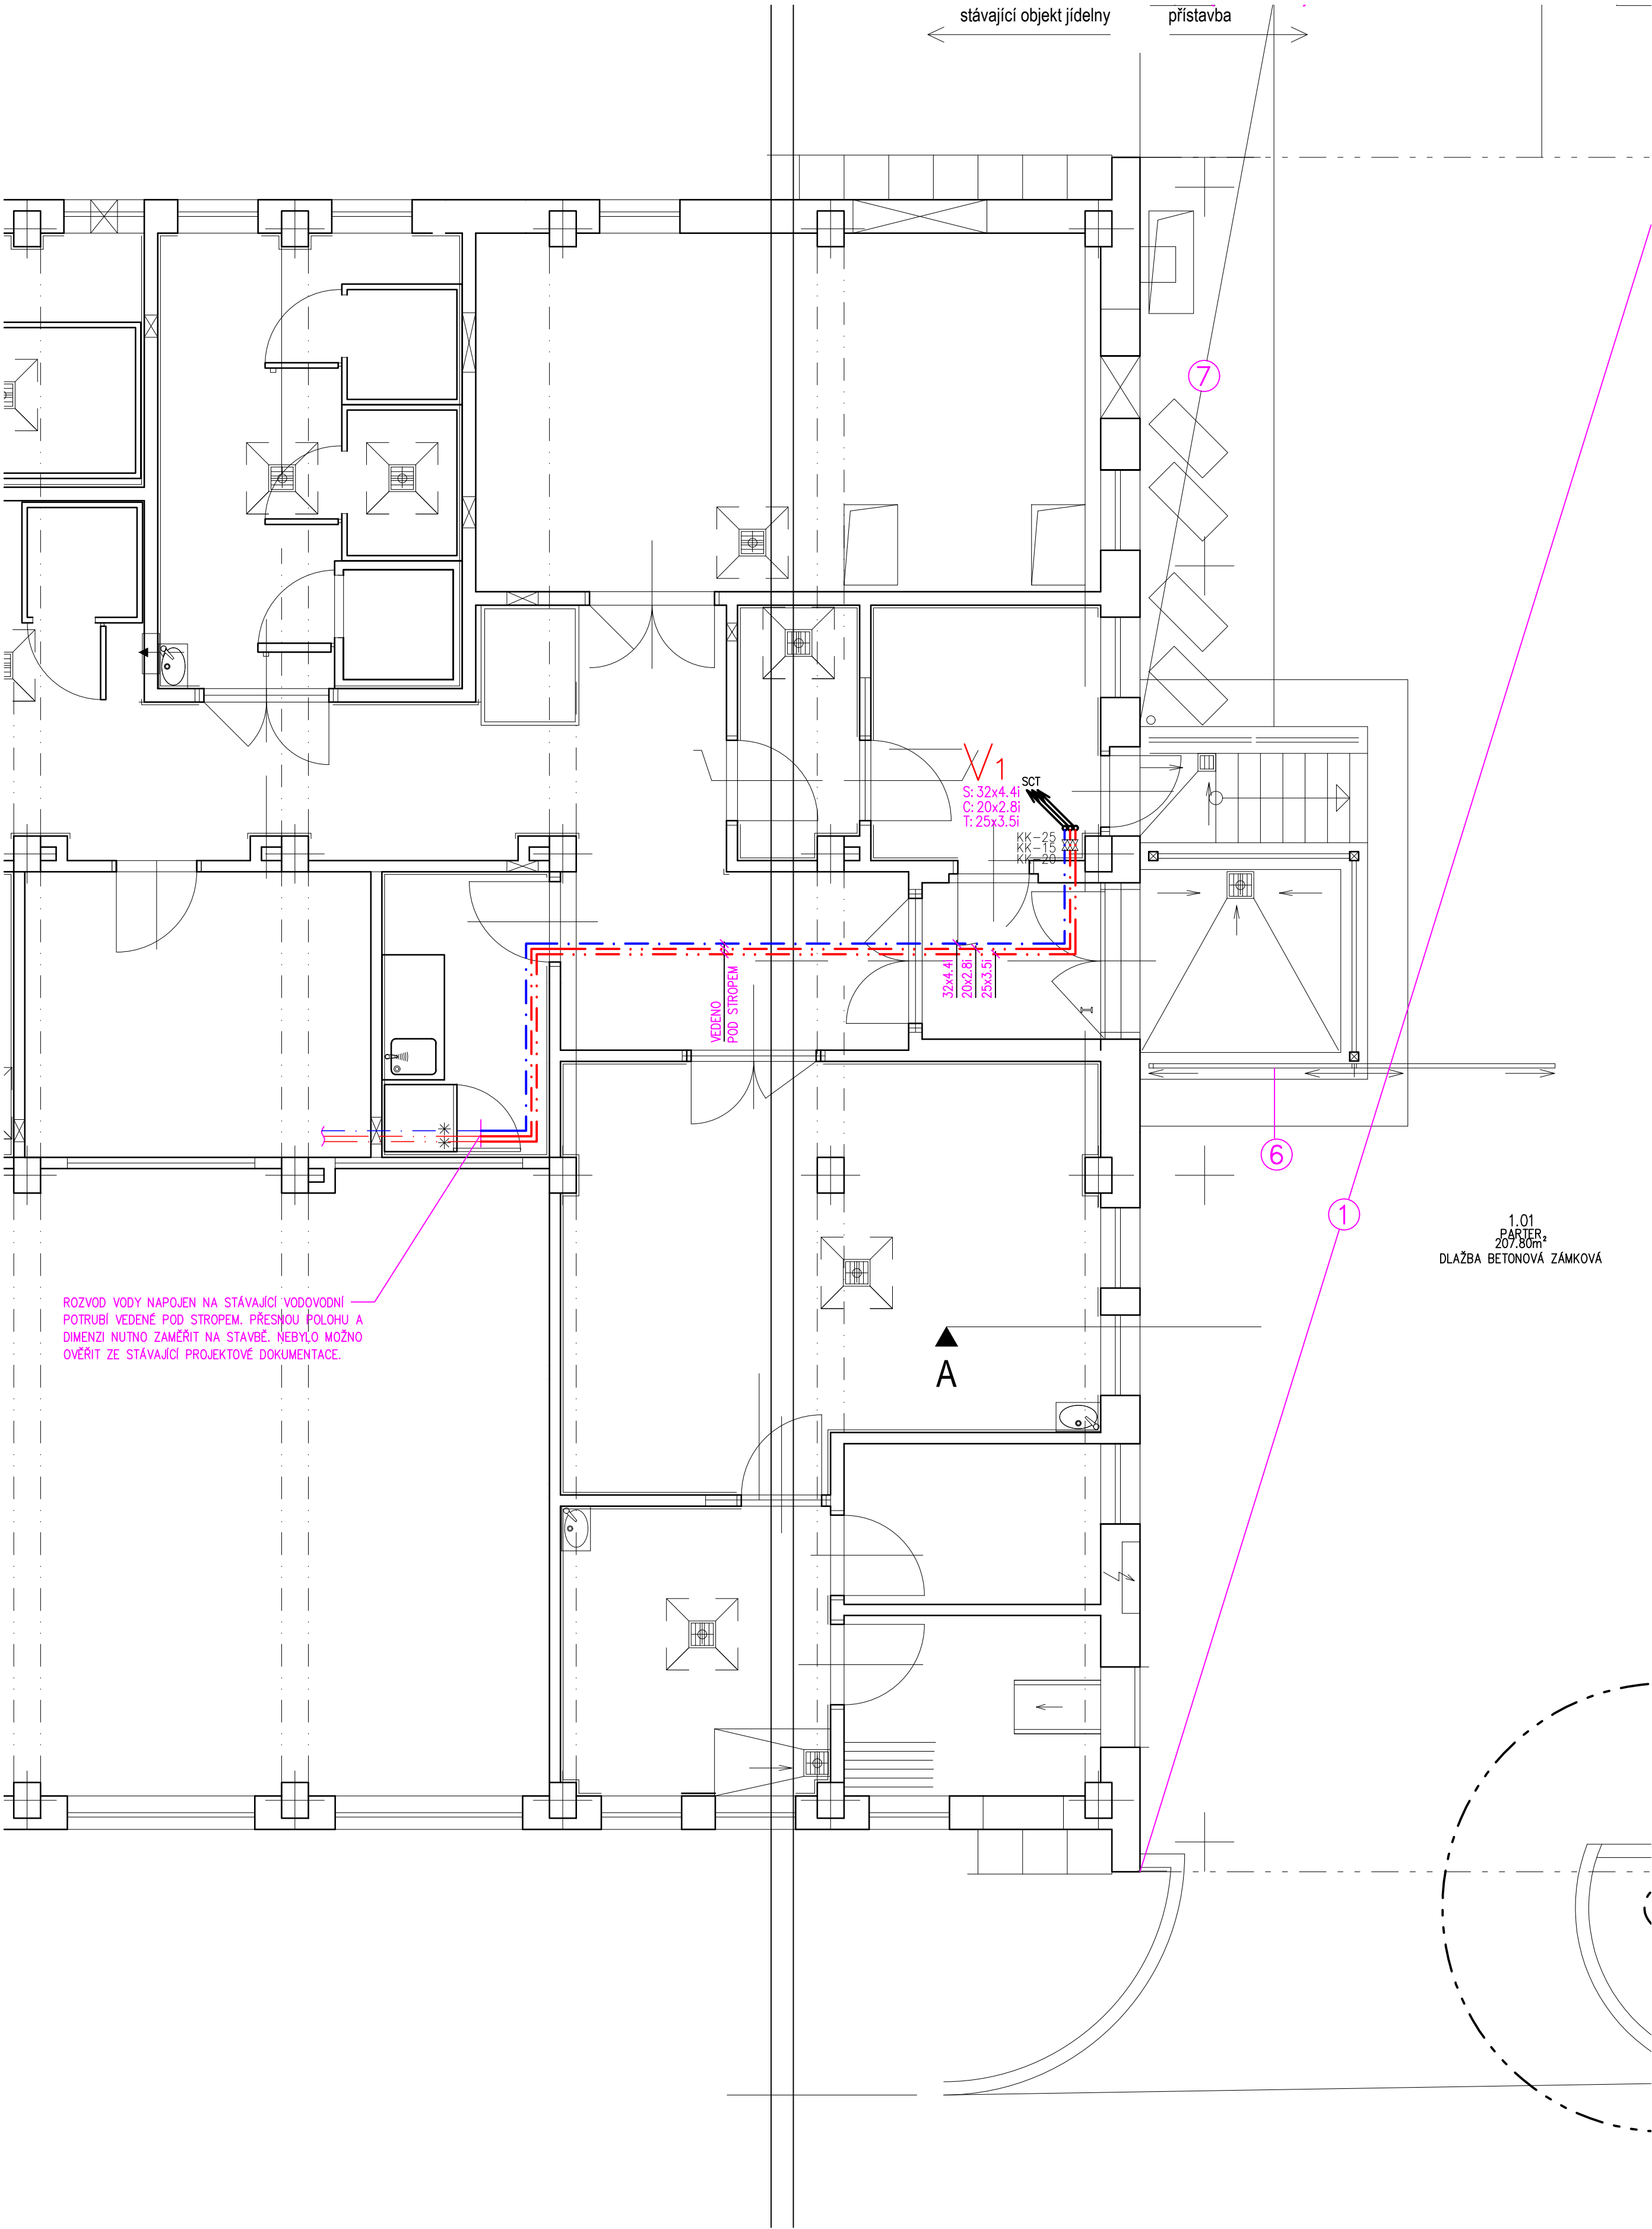

Tabulka místností		
Číslo	Název	Plocha [m²]
2.01	ROZŠÍŘENÍ JÍDELNY	117,6
2.02	ROZŠÍŘENÍ KUCHYNĚ	22,37
2.03	VÝUKOVÁ MÍSTNOST	39

Celková plocha [m²]: 178,97

LEGENDA

- STÁVAJÍCÍ POTRUBÍ ROZVODŮ STUDENÉ VODY – POTRUBÍ PPR PN16
- STÁVAJÍCÍ POTRUBÍ ROZVODŮ TEPLÉ VODY – POTRUBÍ PPR PN16
- STÁVAJÍCÍ POTRUBÍ CÍRKULACE – POTRUBÍ PPR PN16
- NOVÉ POTRUBÍ ROZVODŮ STUDENÉ VODY – POTRUBÍ PPR PN16
- NOVÉ POTRUBÍ ROZVODŮ TEPLÉ VODY – POTRUBÍ PPR PN16
- NOVÉ POTRUBÍ CÍRKULACE – POTRUBÍ PPR PN16
- NOVÉ POTRUBÍ SMÍŠENÉ VODY – POTRUBÍ PPR PN16
- KK KULOVÝ KOHOUT
- SK TERMOSTATICKÝ SMĚŠOVACÍ VENTIL TUV VČETNĚ DVOU ZPĚTNÝCH KLAPEK OSAZENÝCH NA PŘÍVODECH+ PLASTOVÁ DVIŘKA 300x300

POTRUBÍ PPR PN 16

- 16.....16x2,2 50.....50x6,9
- 20.....20x2,8 63.....63x8,6
- 25.....25x3,5 75.....75x10,3
- 32.....32x4,4 90.....90x12,3
- 40.....40x5,5 110.....110x15,1

IZOLACE POTRUBÍ

POTRUBÍ STUDENÉ VODY BUDE IZOLOVÁNO IZOLACÍ tl.16mm
POTRUBÍ TEPLÉ VODY BEZ CÍRKULACE BUDE IZOLOVÁNO IZOLACÍ tl.16mm
POTRUBÍ TEPLÉ VODY A CÍRKULACE BUDE IZOLOVÁNO IZOLACÍ

potrubí	16x2,2	20x2,8	25x3,5	32x4,4	40x5,5	50x6,9	63x8,6	75x10,3	90x12
tl. izolace	25mm	25mm	30mm	40mm	30mm	30mm	40mm	50mm	40mm
U (W/mK)	0,15	0,18	0,18	0,18	0,27	0,27	0,27	0,27	0,34

POZNÁMKA

- VEŠKERÉ LEŽATÉ ROZVODY VODY JSOU VEDENY POD STROPEM NEBO ZDIVU, PŘÍPADNĚ V PODLAŽE
- VEŠKERÉ ROZVODY VODY V OBJEKTU IZOLOVÁNY (VIZ TABULKA)
- MATERIÁL VODOVODNÍHO POTRUBÍ STUDENÉ VODY A JEDNOTLIVÝCH PŘÍPOJEK K ZAŘIZOVACÍM PŘEDMĚTŮM BUDE EKOPLASTIK PPR (HOSTALEN) PN16
- VEŠKERÉ TYPY ZAŘIZOVACÍCH PŘEDMĚTŮ A VÝTOKOVÉ BATERIE BUDOU DEFINOVÁNY INVESTOREM PŘÍPADNĚ ARCHITEKTEM
- NA HLAVNÍM VODOVODNÍM ŘÁDU TEPLÉ UŽITKOVÉ VODY, CÍRKULACE A NA STOUPACÍCH POTRUBÍ (TUV A CÍRKULACE) BUDOU OSAZENY TRUBKOVÉ SMÝČKOVÉ KOMPENZÁTORY.
- OSADIT REVIZNÍ DVIŘKA V MÍSTECH UZAVÍRACÍCH KOHOUTU NA JEDNOTLIVÝCH ODBOČKÁCH. SOUČÁSTÍ DODÁVKY TECHNOLOGIE GASTRO JSOU DŘEZY VČETNĚ SIFONŮ, BATERIÍ A JEJICH NAPOJENÍ. BATERIE UMYVADEL NEREZ JSOU DODÁVKOU TECHNOLOGIE GASTRO. MYČKY NÁDOBÍ V PROSTORU KUCHYNĚ JSOU DODÁVKOU TECHNOLOGIE GASTRO. BATERIE KERAMICKÝCH UMYVADEL A DŘEZŮ VE VÝUKOVÉ MÍSTNOSTI JSOU DODÁVKOU ZDRAVOTECHNIKY. MYČKA VE VÝUKOVÉ MÍSTNOSTI JE DODÁVKOU ZTI.
- JEDNÁ SE O ZŘÍZENÍ NOVÝCH ROZVODŮ VODY PRO PROVOZ GASTRA A JEHO ZÁZEMÍ, PŘESNÉ POLOHY A VÝŠKY NÁPOJOVACÍCH MÍST GASTRO ZAŘÍZENÍ NUTNO KOORDINOVAT NA STAVBĚ Z DODAVATELEM GASTRA.

Vypracoval: Ing. Jana Albrechtová		Odpovědný projektant: Ing. Michal Albrecht	Vedoucí projektant: Ing. arch. Eva Svíteková	Ing. Michal Albrecht Projektová kancelář TZB Neklanova 375, 397 01 Písek Tel.: 777 580 081 E-MAIL: albrecht.tzb@gmail.com ICO: 86910876
SÚ: Písek				
Investor: MĚSTO PÍSEK, VELKÉ NÁMĚSTÍ 114/3, VNITŘNÍ MĚSTO, 397 01 PÍSEK				
ZÁZEMÍ PRO ŠPP, ROZŠÍŘENÍ ŠJ A ŠD D.1.4. TPS - Zdravotně technické instalace				Datum: 06/2023 Měřítko: 1:50 Zakázkové číslo: 0362/2022 Stupeň PD: DPS Paré č.: Formát: 4xA4 C. výkresu: 06
Obsah: PŮDORYS 1NP - VODOVOD				