


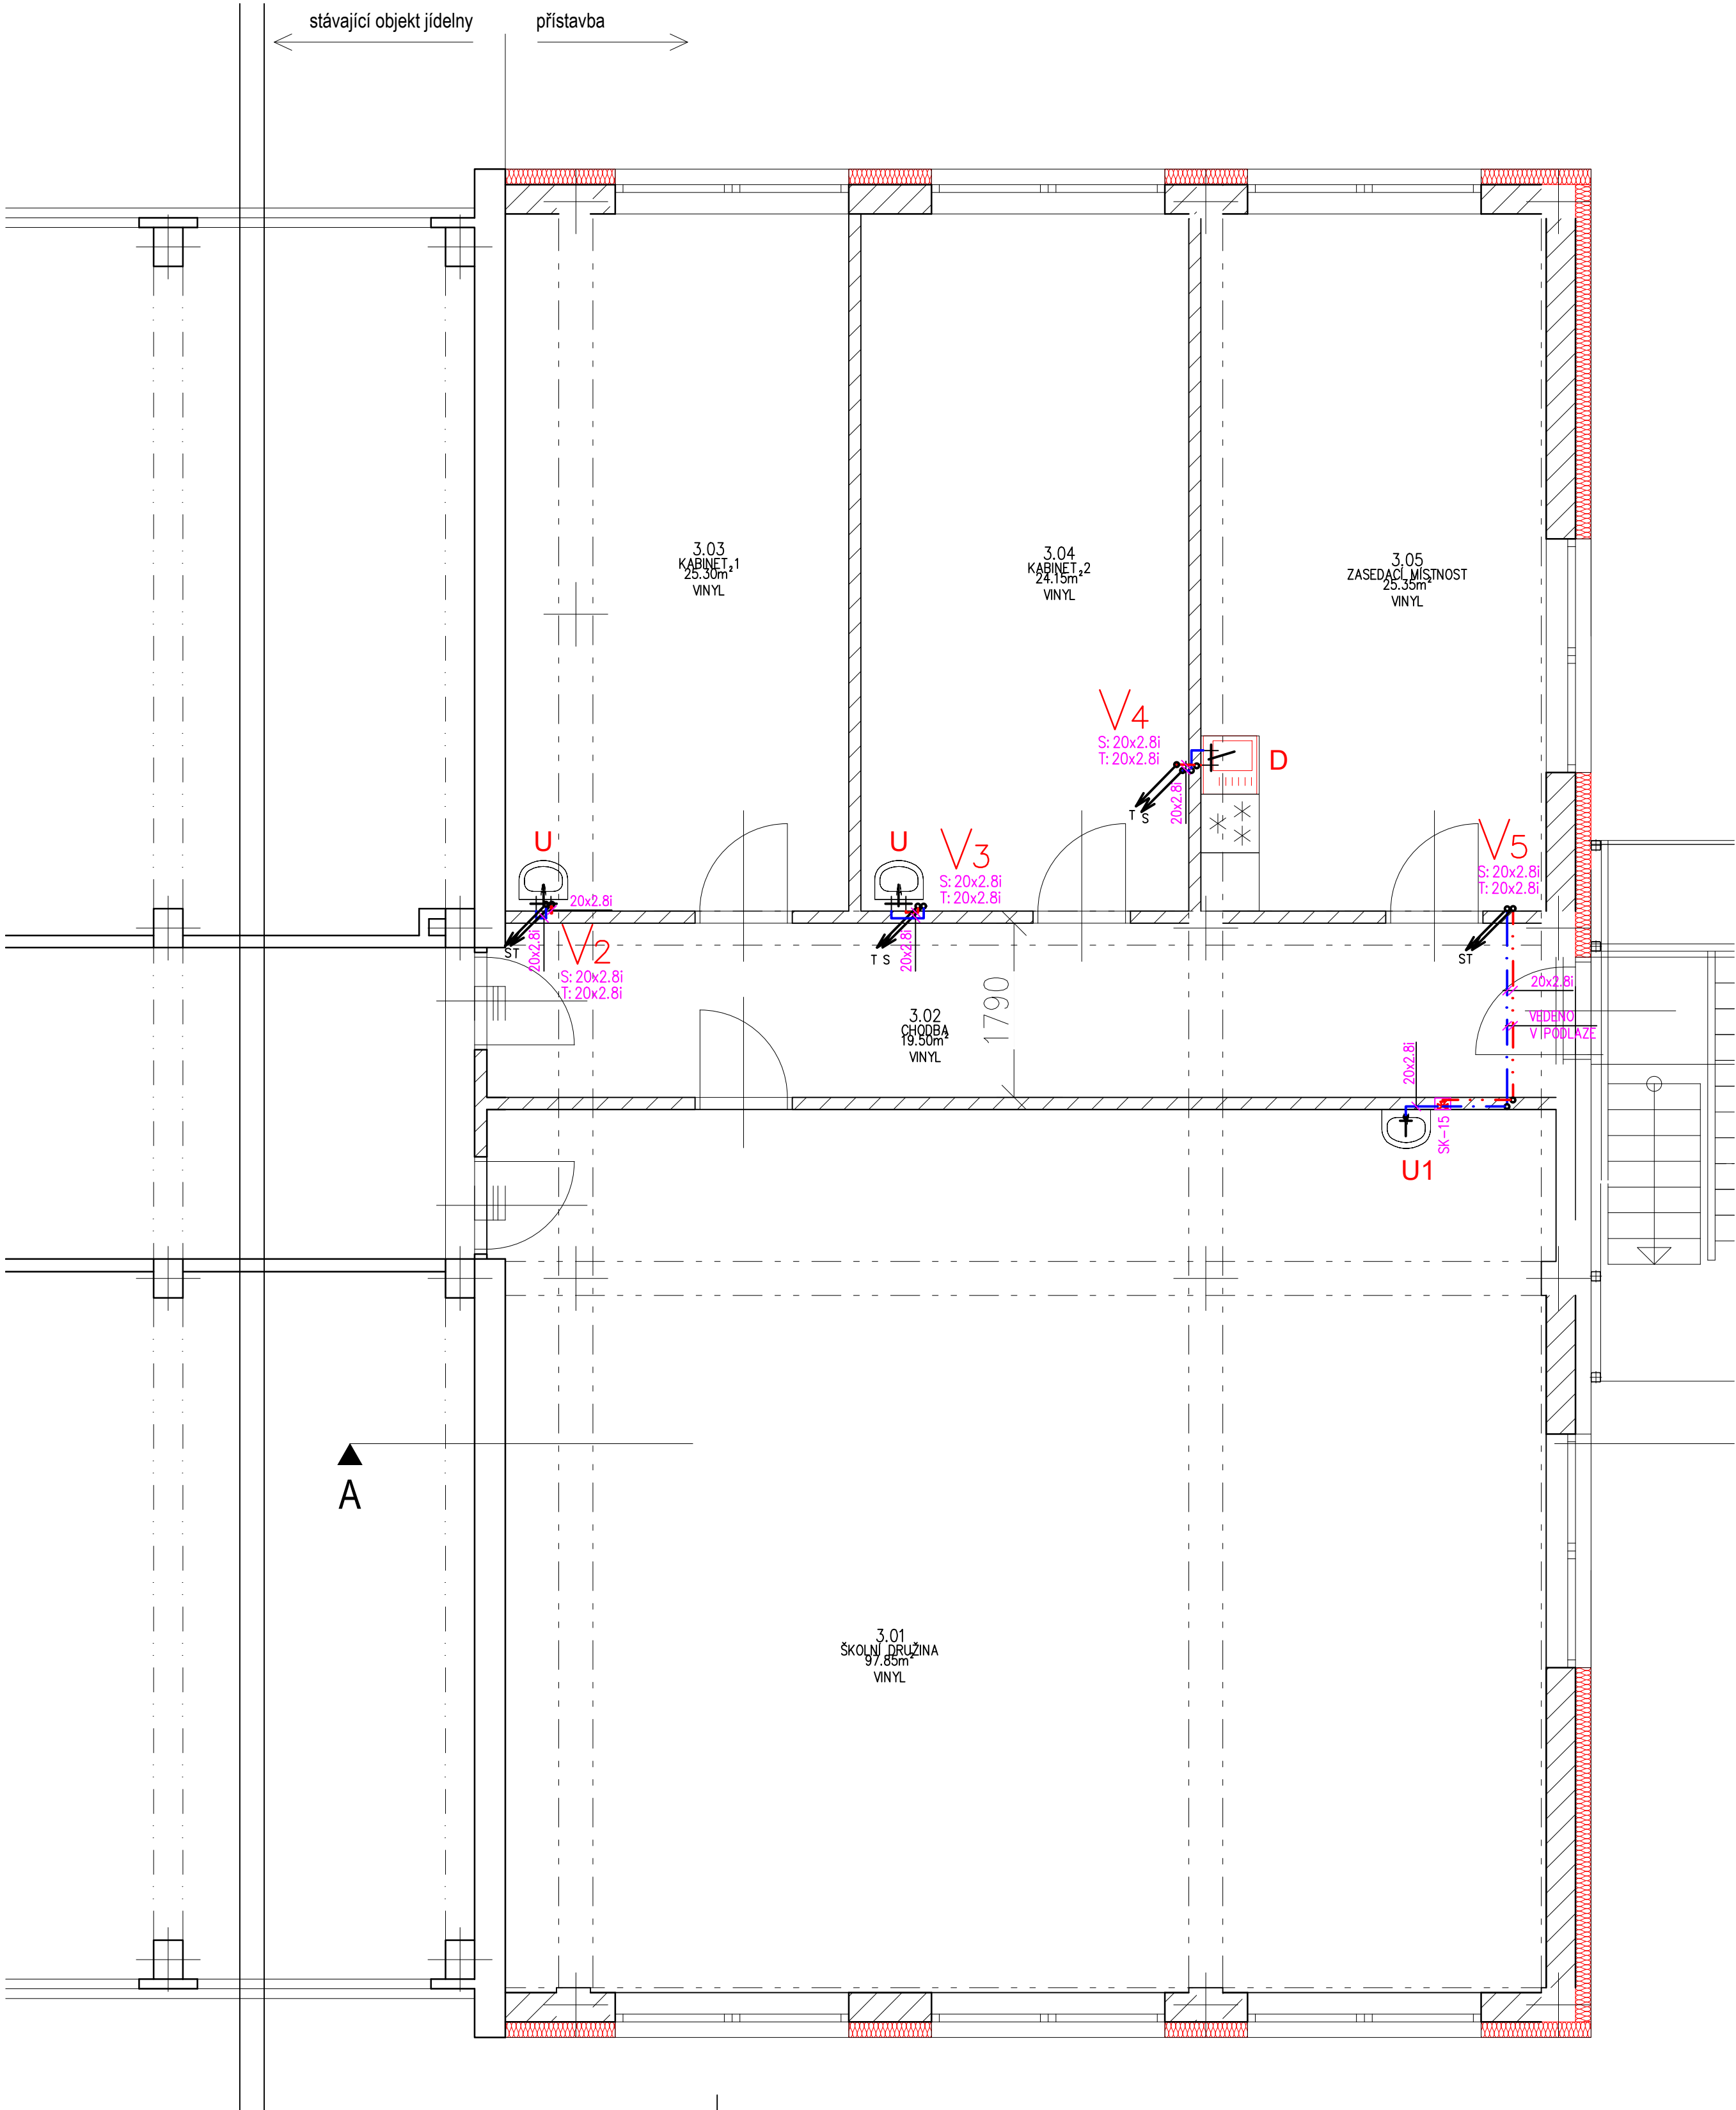

Tabulka místností

Číslo	Název	Plocha [m ²]
3.01	ŠKOLNÍ DRUŽINA	97,85
3.02	CHODBA	19,5
3.03	KABINET 1	25,3
3.04	KABINET 2	24,15
3.05	ZASEDACÍ MÍSTNOST	25,35

Celková plocha [m²]: 192,15

LEGENDA

---	NOVÉ POTRUBÍ ROZVODŮ STUDENÉ VODY – POTRUBÍ PPR PN16
---	NOVÉ POTRUBÍ ROZVODŮ TEPLÉ VODY – POTRUBÍ PPR PN16
---	NOVÉ POTRUBÍ CÍRKULACE – POTRUBÍ PPR PN16
---	NOVÉ POTRUBÍ SMÍŠENÉ VODY – POTRUBÍ PPR PN16
KK	KULOVÝ KOHOUT
SK	TERMOSTATICKÝ SMĚŠOVACÍ VENTIL TUV VČETNĚ DVOU ZPĚTNÝCH KLAPEK OSAZENÝCH NA PŘÍVODECH+ PLASTOVÁ DVÍŘKA 300x300

OZ.ZP	POPIS	PŘIPOJENÍ - VODOVOD
D	DŘEZ JEDNODUCHÝ NEREZOVÝ, SOUČÁST KUCH. LINKY	BATERIE STOJÁNKOVÁ DŘEZOVÁ PÁKOVÁ DN15, 2X ROHOVÝ VENTIL DN15 SE SÍTKEM
U	UMYVADLO DITURVITOVÉ	BATERIE STOJÁNKOVÁ UMYVADLOVÁ PÁKOVÁ DN15, 2X ROHOVÝ VENTIL DN15 SE SÍTKEM
U1	UMYVADLO DITURVITOVÉ	BATERIE NÁSTĚNNÁ UMYVADLOVÁ PÁKOVÁ DN15, PRO JEDNU VODU DN15, 1X ROHOVÝ VENTIL DN 15 SE SÍTKEM

IZOLACE POTRUBÍ

POTRUBÍ STUDENÉ VODY BUDE IZOLOVÁNO IZOLACÍ tl.16mm
POTRUBÍ TEPLÉ VODY BEZ CÍRKULACE BUDE IZOLOVÁNO IZOLACÍ tl.16mm
POTRUBÍ TEPLÉ VODY A CÍRKULACE BUDE IZOLOVÁNO IZOLACÍ

potrubí	16x2,2	20x2,8	25x3,5	32x4,4	40x5,5	50x6,9	63x8,6	75x10,3	90x12
tl. izolace	25mm	25mm	30mm	40mm	30mm	30mm	40mm	50mm	40mm
U (W/mK)	0,15	0,18	0,18	0,18	0,27	0,27	0,27	0,27	0,34

POZNÁMKA

- VEŠKERÉ LEŽATÉ ROZVODY VODY JSOU VEDENY POD STROPEM NEBO ZDIVU, PŘÍPADNĚ V PODLAŽE
- VEŠKERÉ ROZVODY VODY V OBJEKTU IZOLOVÁNY (VIZ TABULKA)
- MATERIÁL VODOVODNÍHO POTRUBÍ STUDENÉ VODY A JEDNOTLIVÝCH PŘÍPOJEK K ZAŘÍZOVACÍM PŘEDMĚTŮM BUDE EKOPLASTIK PPR (HOSTALEN) PN16
- VEŠKERÉ TYPY ZAŘÍZOVACÍCH PŘEDMĚTŮ A VÝTOKOVÉ BATERIE BUDOU DEFINOVÁNY INVESTOREM PŘÍPADNĚ ARCHITEKTEM
- NA HLAVNÍM VODOVODNÍM ŘÁDU TEPLÉ UŽITKOVÉ VODY, CÍRKULACE A NA STOUPAČÍCH POTRUBÍ (TUV A CÍRKULACE) BUDOU OSAZENY TRUBKOVÉ SMYČKOVÉ KOMPENZÁTORY.
- OSADIT REVIZNÍ DVÍŘKA V MÍSTECH UZAVÍRACÍCH KOHOUTU NA JEDNOTLIVÝCH ODBOČKÁCH. SOUČÁSTÍ DODÁVKY TECHNOLOGIE GASTRO JSOU DŘEZY VČETNĚ SIFONŮ, BATERIÍ A JEJICH NAPOJENÍ. BATERIE UMYVADEL NEREZ JSOU DODÁVKOU TECHNOLOGIE GASTRO. MYČKY NÁDOBÍ V PROSTORU KUCHYNĚ JSOU DODÁVKOU TECHNOLOGIE GASTRO. BATERIE KERAMICKÝCH UMYVADEL A DŘEZŮ VE VÝUKOVÉ MÍSTNOSTI JSOU DODÁVKOU ZDRAVOTECHNIKY. MYČKA VE VÝUKOVÉ MÍSTNOSTI JE DODÁVKOU ZTI.
- JEDNÁ SE O ZŘÍZENÍ NOVÝCH ROZVODŮ VODY PRO PROVOZ GASTRA A JEHO ZÁZEMÍ, PŘESNÉ POLOHY A VÝŠKY NAPOJOVACÍCH MÍST GASTRO ZAŘÍZENÍ NUTNO KOORDINOVAT NA STAVBĚ Z DODAVATELEM GASTRA.

Vypracoval: Ing. Jana Albrechtová		Odpovědný projektant: Ing. Michal Albrecht	Vedoucí projektant: Ing. arch. Eva Svinteková		Ing. Michal Albrecht Projektová kancelář TZB Neklanova 375, 397 01 Písek Tel. : 777 580 081 E-MAIL: albrecht.tzb@gmail.com IČO: 86910876
sÚ: Písek					
Investor: MĚSTO PÍSEK, VELKÉ NÁMĚSTÍ 114/3, VNITŘNÍ MĚSTO, 397 01 PÍSEK					
ZÁZEMÍ PRO ŠPP, ROZŠÍŘENÍ ŠJ A ŠD D.1.4. TPS - Zdravotně technické instalace					Datum: 06/2023 Měřítko: 1:50
					Zakázkové číslo: 036z/2022 Stupeň PD: DPS
Obsah:					Paré č. Formát: 6xA4
					Č. výkresu 08
PŮDORYS 3NP - VODOVOD					