
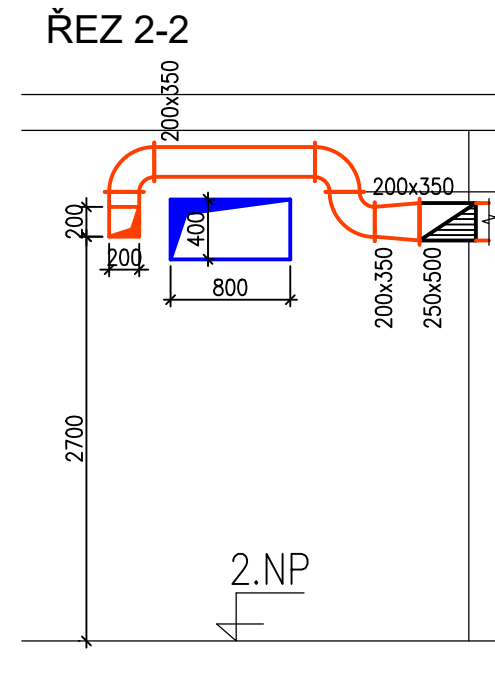
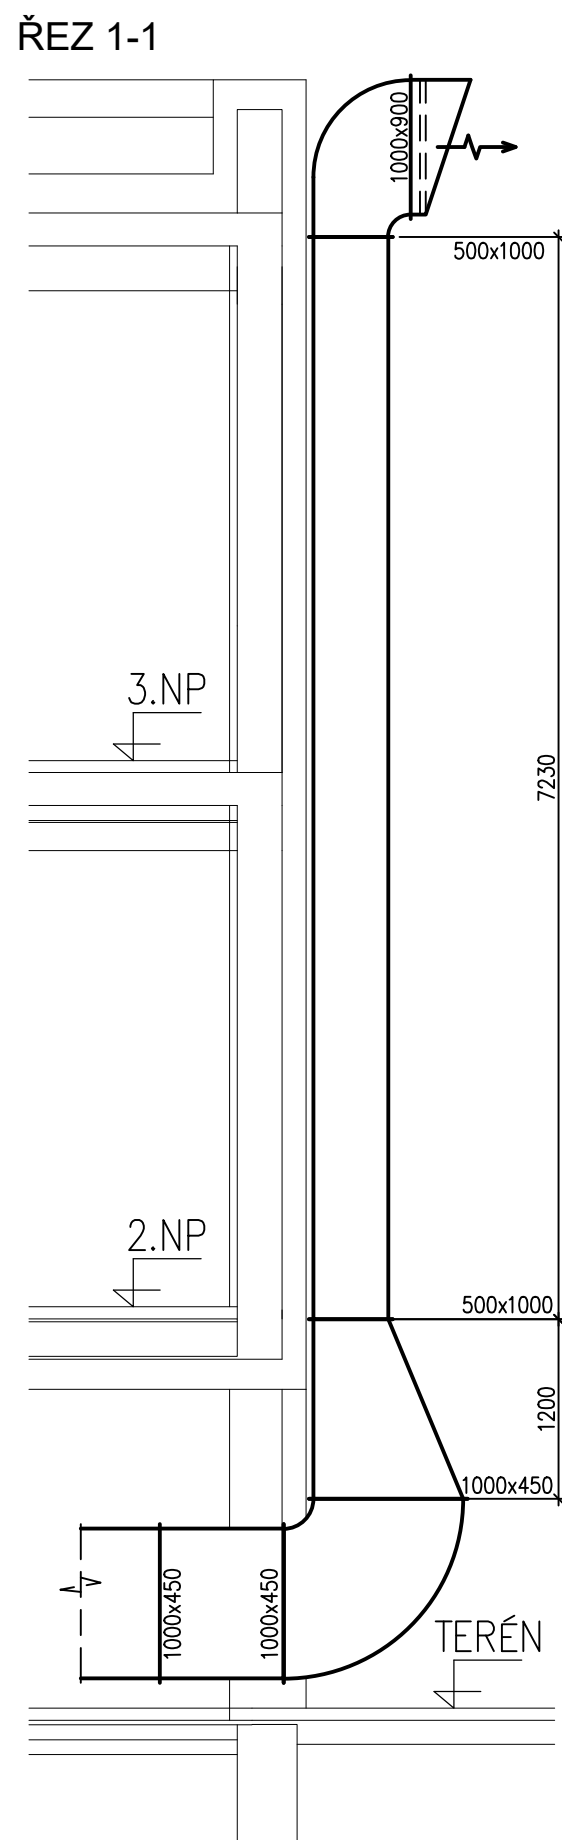


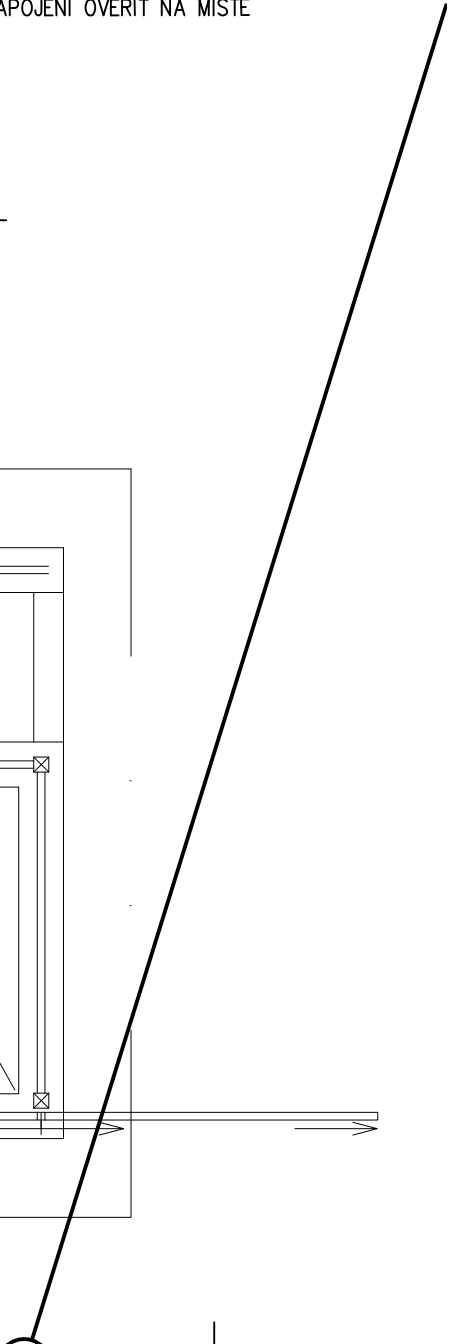

	POTRUBÍ ODVODNÍ VZDUCH
	POTRUBÍ PŘÍVODNÍ VZDUCH
	POTRUBÍ ČERSTVÝ VZDUCH
	POTRUBÍ ODPADNÍ VZDUCH
	VZDUCHOTECHNICKÉ POTRUBÍ ČTYŘHRANNÉ Z POZINKOVANÉHO PLECHU NOVÉ
	VZDUCHOTECHNICKÉ POTRUBÍ ČTYŘHRANNÉ Z POZINKOVANÉHO PLECHU STÁVAJÍCÍ
	TEPELNÁ IZOLACE
	POŽÁRNÍ IZOLACE

- PROJEKT PROFESE NEŘEŠÍ SLED MONTÁŽNÍCH PRACÍ ANI POŘADÍ POSTUP JEDNOTLIVÝCH PROFESÍ
- UCHYCENÍ POTRUBÍ BUDE REALIZOVÁNO DLE PŘEDPISŮ VÝROBCE POTRUBÍ A IZOLACE
- RÁDIUSY NA POTRUBÍ UVAŽOVÁNY 100, 150MM

POŽADAVKY NA OSTATNÍ PROFESI

STAVEBNÍ

- ZHOVENÍ PROSTUPŮ PRO OSAZENÍ VZT A JEJICH ZAČIŠTĚNÍ PO MONTÁŽI
- SÁDROKARTONOVÉ ZÁKRYTY VZT

Vypracoval: Ing. Michal Albrecht	Odpovědný projektant: Ing. Michal Albrecht	Vedoucí projektant: Ing. arch. Eva Svinteková	Ing. Michal Albrecht Projektová kancelář TZB Neklanova 375, 397 01 Písek Tel. : 777 580 081 E-MAIL: albrecht.tzb@gmail.com IČO: 86910876	
StřU: Písek			Datum: 06/2023	Měřítko: 1:50
Investor: MĚSTO PÍSEK, VELKÉ NÁMĚSTÍ 114/3, VNITŘNÍ MĚSTO, 397 01 PÍSEK			Zakázkové číslo: 036v/2022	Stupeň PD: DPS
Akce: ZÁZEMÍ PRO ŠPP, ROZŠÍŘENÍ ŠJ A ŠD D.1.4. TPS - Vzduchotechnika			Paré č.	Formát: 3xA4
Obsah: PŮDORYS 1NP				Č. výkresu 02