


PŮDORYS 1. POSCHODI (2. NP) M 1 : 50

stávající objekt jídelny přístavba

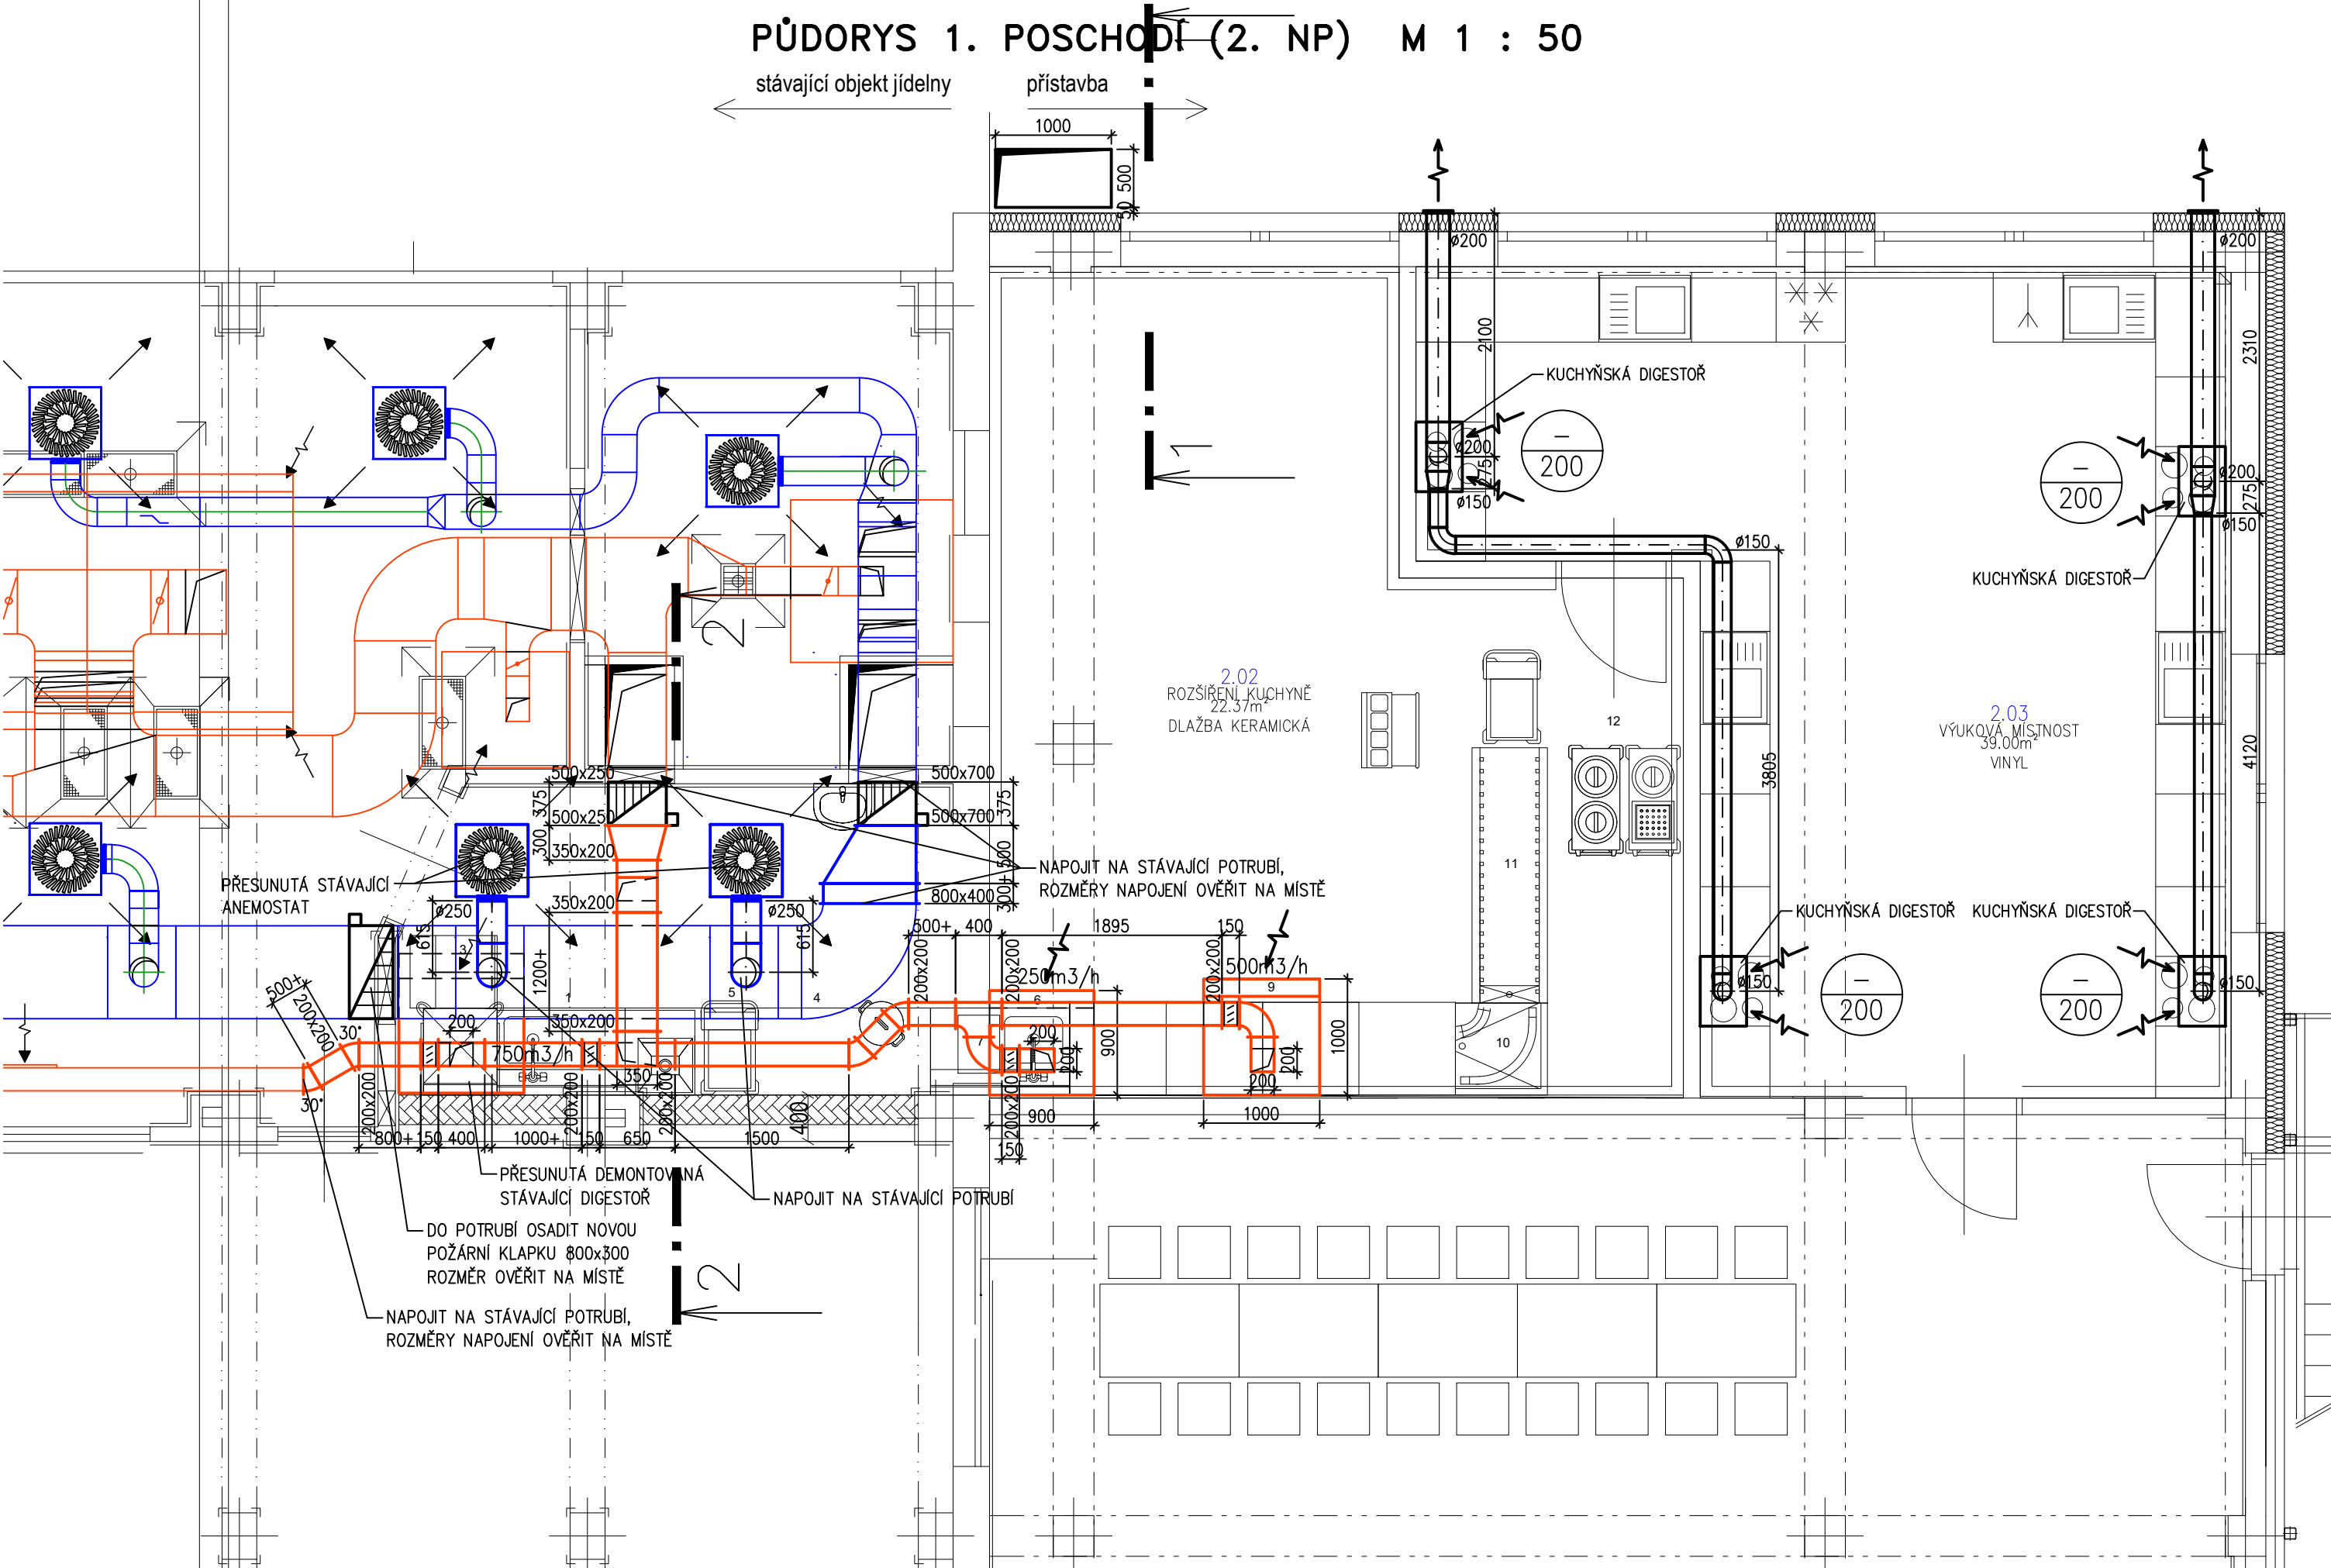

LEGENDA

- POTRUBÍ ODVODNÍ VZDUCH
- POTRUBÍ PŘÍVODNÍ VZDUCH
- POTRUBÍ ČERSTVÍ VZDUCH
- POTRUBÍ ODPADNÍ VZDUCH
- VZDUCHOTECHNICKÉ POTRUBÍ ČTYŘHRANNÉ Z POZINKOVANÉHO PLECHU NOVÉ
- VZDUCHOTECHNICKÉ POTRUBÍ ČTYŘHRANNÉ Z POZINKOVANÉHO PLECHU STÁVAJÍCÍ
- TEPELNÁ IZOLACE
- POŽÁRNÍ IZOLACE

POZNÁMKA

- PROJEKT PROFESE NEŘEŠÍ SLED MONTÁŽNÍCH PRACÍ ANI POŘADÍ POSTUP JEDNOTLIVÝCH PROFESÍ
- UCHYCENÍ POTRUBÍ BUDE REALIZOVÁNO DLE PŘEDPISŮ VÝROBCE POTRUBÍ A IZOLACE
- RÁDIUSY NA POTRUBÍ UVAŽOVÁNY 100, 150MM

POŽADAVKY NA OSTATNÍ PROFESE

- STAVEBNÍ
- ZHOTOVENÍ PROSTUPŮ PRO OSAZENÍ VZT A JEJICH ZAČISTĚNÍ PO MONTÁŽI
 - SÁDROKARTONOVÉ ZÁKRYTY VZT

Vypracoval: Ing. Michal Albrecht	Odpovědný projektant: Ing. Michal Albrecht	Vedoucí projektant: Ing. arch. Eva Svinteková	Ing. Michal Albrecht Projektová kancelář TZB Neklanova 375, 397 01 Písek Tel. : 777 580 081 E-MAIL: albrecht.tzb@gmail.com IČO: 86910876	
StÚ: Písek				
Investor: MĚSTO PÍSEK, VELKÉ NÁMĚSTÍ 114/3, VNITŘNÍ MĚSTO, 397 01 PÍSEK				
Akce: ZÁZEMÍ PRO ŠPP, ROZŠÍŘENÍ ŠJ A ŠD D.1.4. TPS - Vzduchotechnika	Datum: 06/2023	Měřítko: 1:50		
	Zakázkové číslo: 036v/2022	Stupeň PD: DPS		
	Paré č.	Formát: 3xA4		
Obsah: PŮDORYS 2NP				Č. výkresu 03