

LEGENDA PŘÍSTROJŮ:

-
- Kabelový vývod, volný, 230V


 Rozváděč silnoproud Doplnující ochranné pospojování vodičem CY 4 zžl Hlavní ochranná přípojnice, svorkovnice EPS2 v krabici KO 125E umístěna pod rozvaděčem ve výšce 40cm nad podlahou

LEGENDA KABELOVÉ TRASY:

-
- Kabelová trasa napájení technologie (CYKY-J 3x1,5; CYKY-J 3x2,5; CYKY-J 3x4)

 Stoupací vedení Klesací vedení Průběžné vedení

- 1.01 archiv
- 1.02 předšálí
- 1.03 starosta
- 1.04 šatna
- 1.05 chodba
- 1.06 předšálka M
- 1.07 WC
- 1.08 předšálka Ž
- 1.09 WC
- 1.10 WC
- 1.11 WC pro imobilní
- 1.12 hosp. místnost
- 1.13 sál
- 1.14 kuchyňka
- 1.15 zádveří
- 1.16 zádveří
- 1.17 WC
- 1.18 chodba
- 1.19 WC

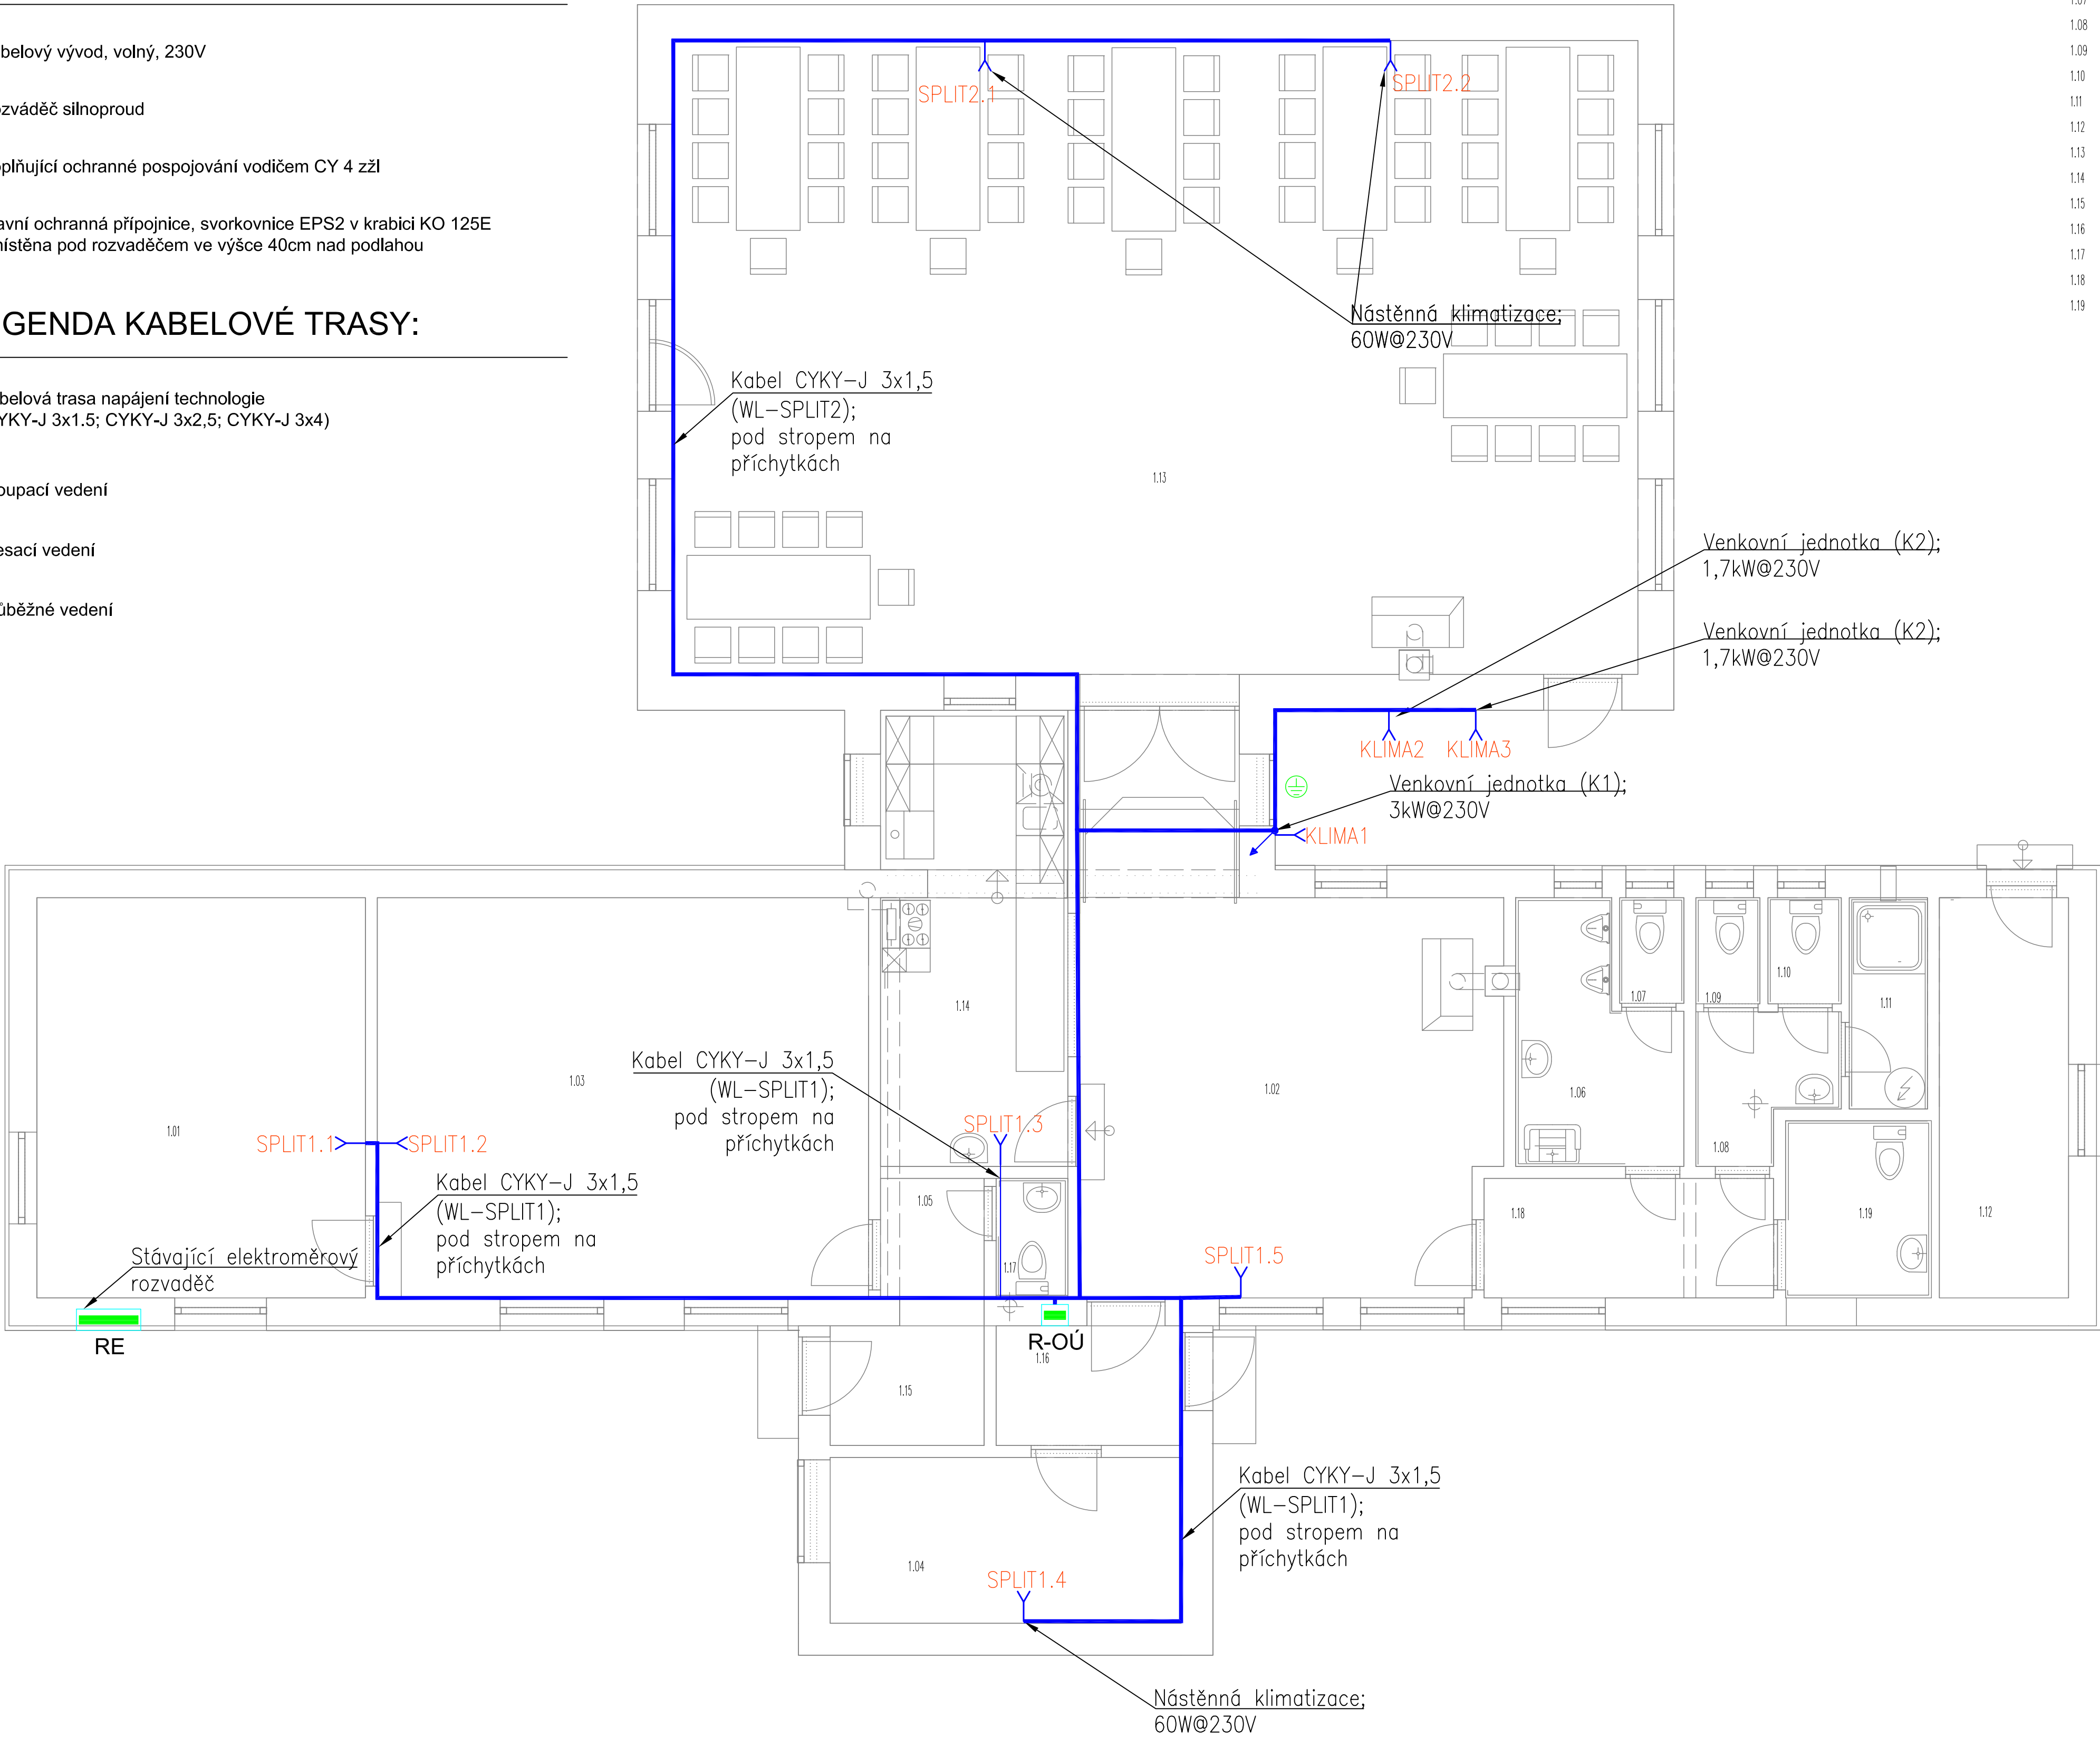

DOKUMENTACE PRO STAVEBNÍ POVOLENÍ					
anitas			ÚPRAVY VYTÁPĚNÍ OBECNÍHO ÚŘADU		
projekční atelier			BÍLÁ HLÍNA č.p.55		
ANITAS s.r.o.			Část: D.1.4.d Silnoproudá elektrotechnika		
IČO: 257 55 668			Půdorys 1.NP - napájení klimatizace		
DIČ: CZ 257 55 668			MÍSTO ST.: parcelní č. st. 61		
zodpovědný projektant:			MĚŘÍTKO 1:50		
Ing. Tomáš Rakouský			FORMÁT 6xA4		
dokumentaci vypracoval:			ÚČEL DSP		
Martin Gamek			DATUM 06/23		
			Č.VÝKRESU 201		
			Č. PARÉ		