


CHLAZENÍ

VEŠKERÉ ROZVODY CHLADU TEPELNĚ IZOLOVAT KAUKČUKOVOU ATESTOVANOU IZOLACÍ tl. min. 19 mm
PŘI PRŮCHODU POTRUBÍ STAVEBNÍ KONSTRUKCI NUTNO POUŽIT CHRÁNIČKY
PŘED ZAKRYTÍM A ZAIZOLOVÁNÍM ROZVODŮ PROVÉST TLAKOVOU ZKOUŠKU, DOPORUČENÍ 48 hod
POTRUBÍ UCHYCENO K STAVEBNÍ KONSTRUKCI POMOCÍ KONZOL A OBJÍMEK
MONTÁŽ ROZVODŮ Z MĚDI PROVÁDĚNA LISOVÁNÍM SE ZARUČENOU TĚSNOSTÍ A PEVNOSTÍ
MaR PRO ZAPOJENÍ CHLADICÍ SOUSTAVY PROVEDENO DLE DOPORUČENÍ VÝROBCE
REŽIM UDRŽOVÁNÍ POŽADOVANÉ TEPLoty OVLÁDÁN TERMOSTATEM
ODVOD KONDENZÁTU SVEDEN DO VNITŘNÍCH ROZVODŮ KANALIZACE (DODÁVKA ZTI)
VEŠKERÉ ZAŘÍZENÍ INSTALOVÁNY DLE PŘEDEPSANÝCH POKYNŮ VÝROBCŮ A DODAVATELŮ

- (K2) KLIMATIZACE SESTAVA S FUNKCÍ TEPELNÉ ČERPADLO
VNITŘNÍ NÁSTĚNNÁ KLIMATIZAČNÍ JEDNOTKA
CHLADICÍ VÝKON 5 kW/TOPNÝ VÝKON cca 5,3 kW
VENKOVNÍ KLIMATIZAČNÍ JEDNOTKA
INSTALOVÁNA NA POMOCNÉ KONSTRUKCI NA FASÁDĚ, PRUŽNÉ KOMPENZÁTORY
EL.PŘÍKON cca 1,7kW/230V, JIŠTĚNÍ 16A/1, CYKY 3x2,5
HMOTNOST cca 40 kg, ROZMĚR v550xš780xh290
- (K1) KLIMATIZACE SESTAVA S FUNKCÍ TEPELNÉ ČERPADLO PROVEDENÍ MULTISPLIT
5x VNITŘNÍ NÁSTĚNNÁ KLIMATIZAČNÍ JEDNOTKA
2x VÝKON CHLADICÍ cca 4,6 kW, TOPNÝ 5,5 kW
3x VÝKON CHLADICÍ cca 2,5 kW, TOPNÝ 3,2 kW
KONDENZÁT NAPOJEN PŘES ZÁPACHOVOU UZÁVĚRKU DO KANALIZACE
1x VENKOVNÍ KLIMATIZAČNÍ JEDNOTKA
INSTALOVÁNA NA POMOCNÉ KONSTRUKCI NA FASÁDĚ, PRUŽNÉ KOMPENZÁTORY
CHLADICÍ VÝKON 10 kW/TOPNÝ 12 kW
EL.PŘÍKON cca 3 kW/230V, JIŠTĚNÍ 20A/1, CYKY 3x2,5
HMOTNOST cca 78 kg, ROZMĚR v890xh320xš900

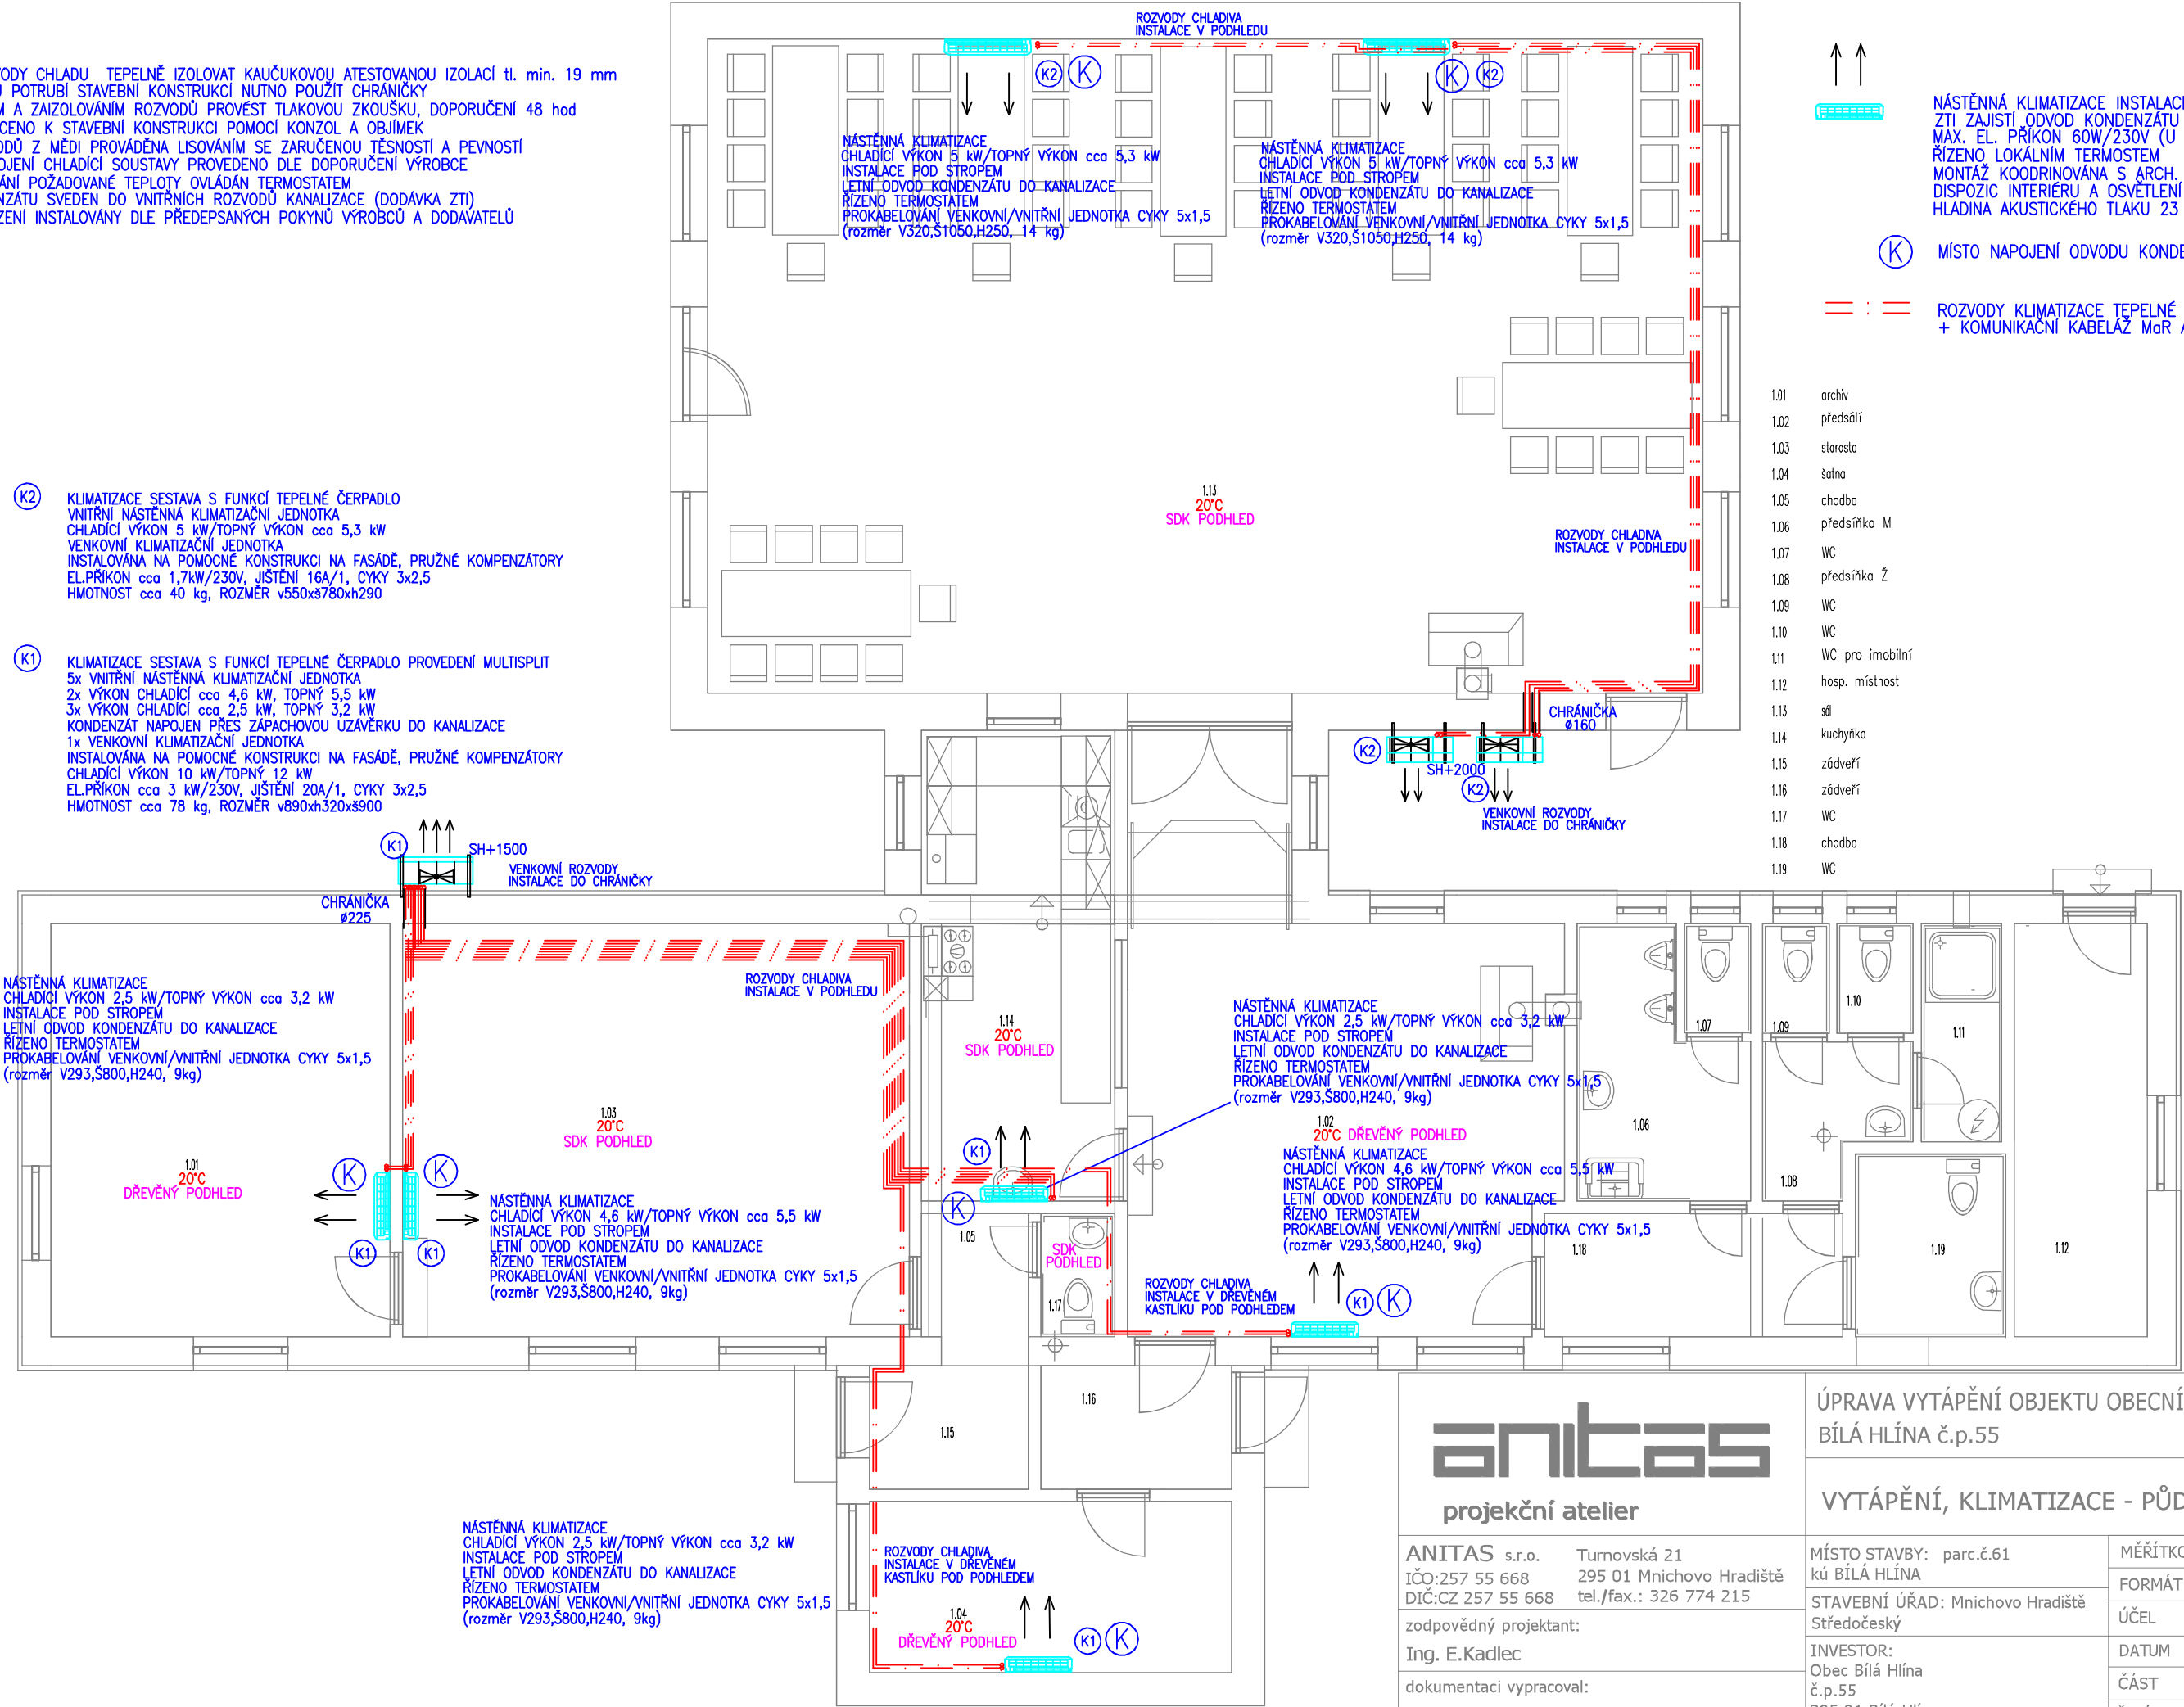

- 1.01 archiv
1.02 předsálí
1.03 starosta
1.04 šatna
1.05 chodba
1.06 předsíňka M
1.07 WC
1.08 předsíňka Ž
1.09 WC
1.10 WC
1.11 WC pro imobilní
1.12 hosp. místnost
1.13 síň
1.14 kuchyňka
1.15 zádveří
1.16 zádveří
1.17 WC
1.18 chodba
1.19 WC

anitas
projekční atelier

ANITAS s.r.o. Turnovská 21
IČO: 257 55 668 295 01 Mnichovo Hradiště
DIČ: CZ 257 55 668 tel./fax.: 326 774 215
zodpovědný projektant:
Ing. E. Kadlec
dokumentaci vypracoval:
Ing. E. Kadlec

ÚPRAVA VYTÁPĚNÍ OBJEKTU OBECNÍHO ÚŘADU
BÍLÁ HLÍNA č.p.55

VYTÁPĚNÍ, KLIMATIZACE - PŮDORYS 1.NP

MÍSTO STAVBY: parc.č.61 kú BÍLÁ HLÍNA	MĚŘÍTKO 1:75	ZAK.ČÍSLO
STAVEBNÍ ÚŘAD: Mnichovo Hradiště Středočeský	FORMÁT	ČÍSLO PARÉ
INVESTOR: Obec Bílá Hlína č.p.55 295 01 Bílá Hlína	ÚČEL DPS	
	DATUM 06/2023	
	ČÁST D.1.4.c	
	Č.VÝKRESU 02	