


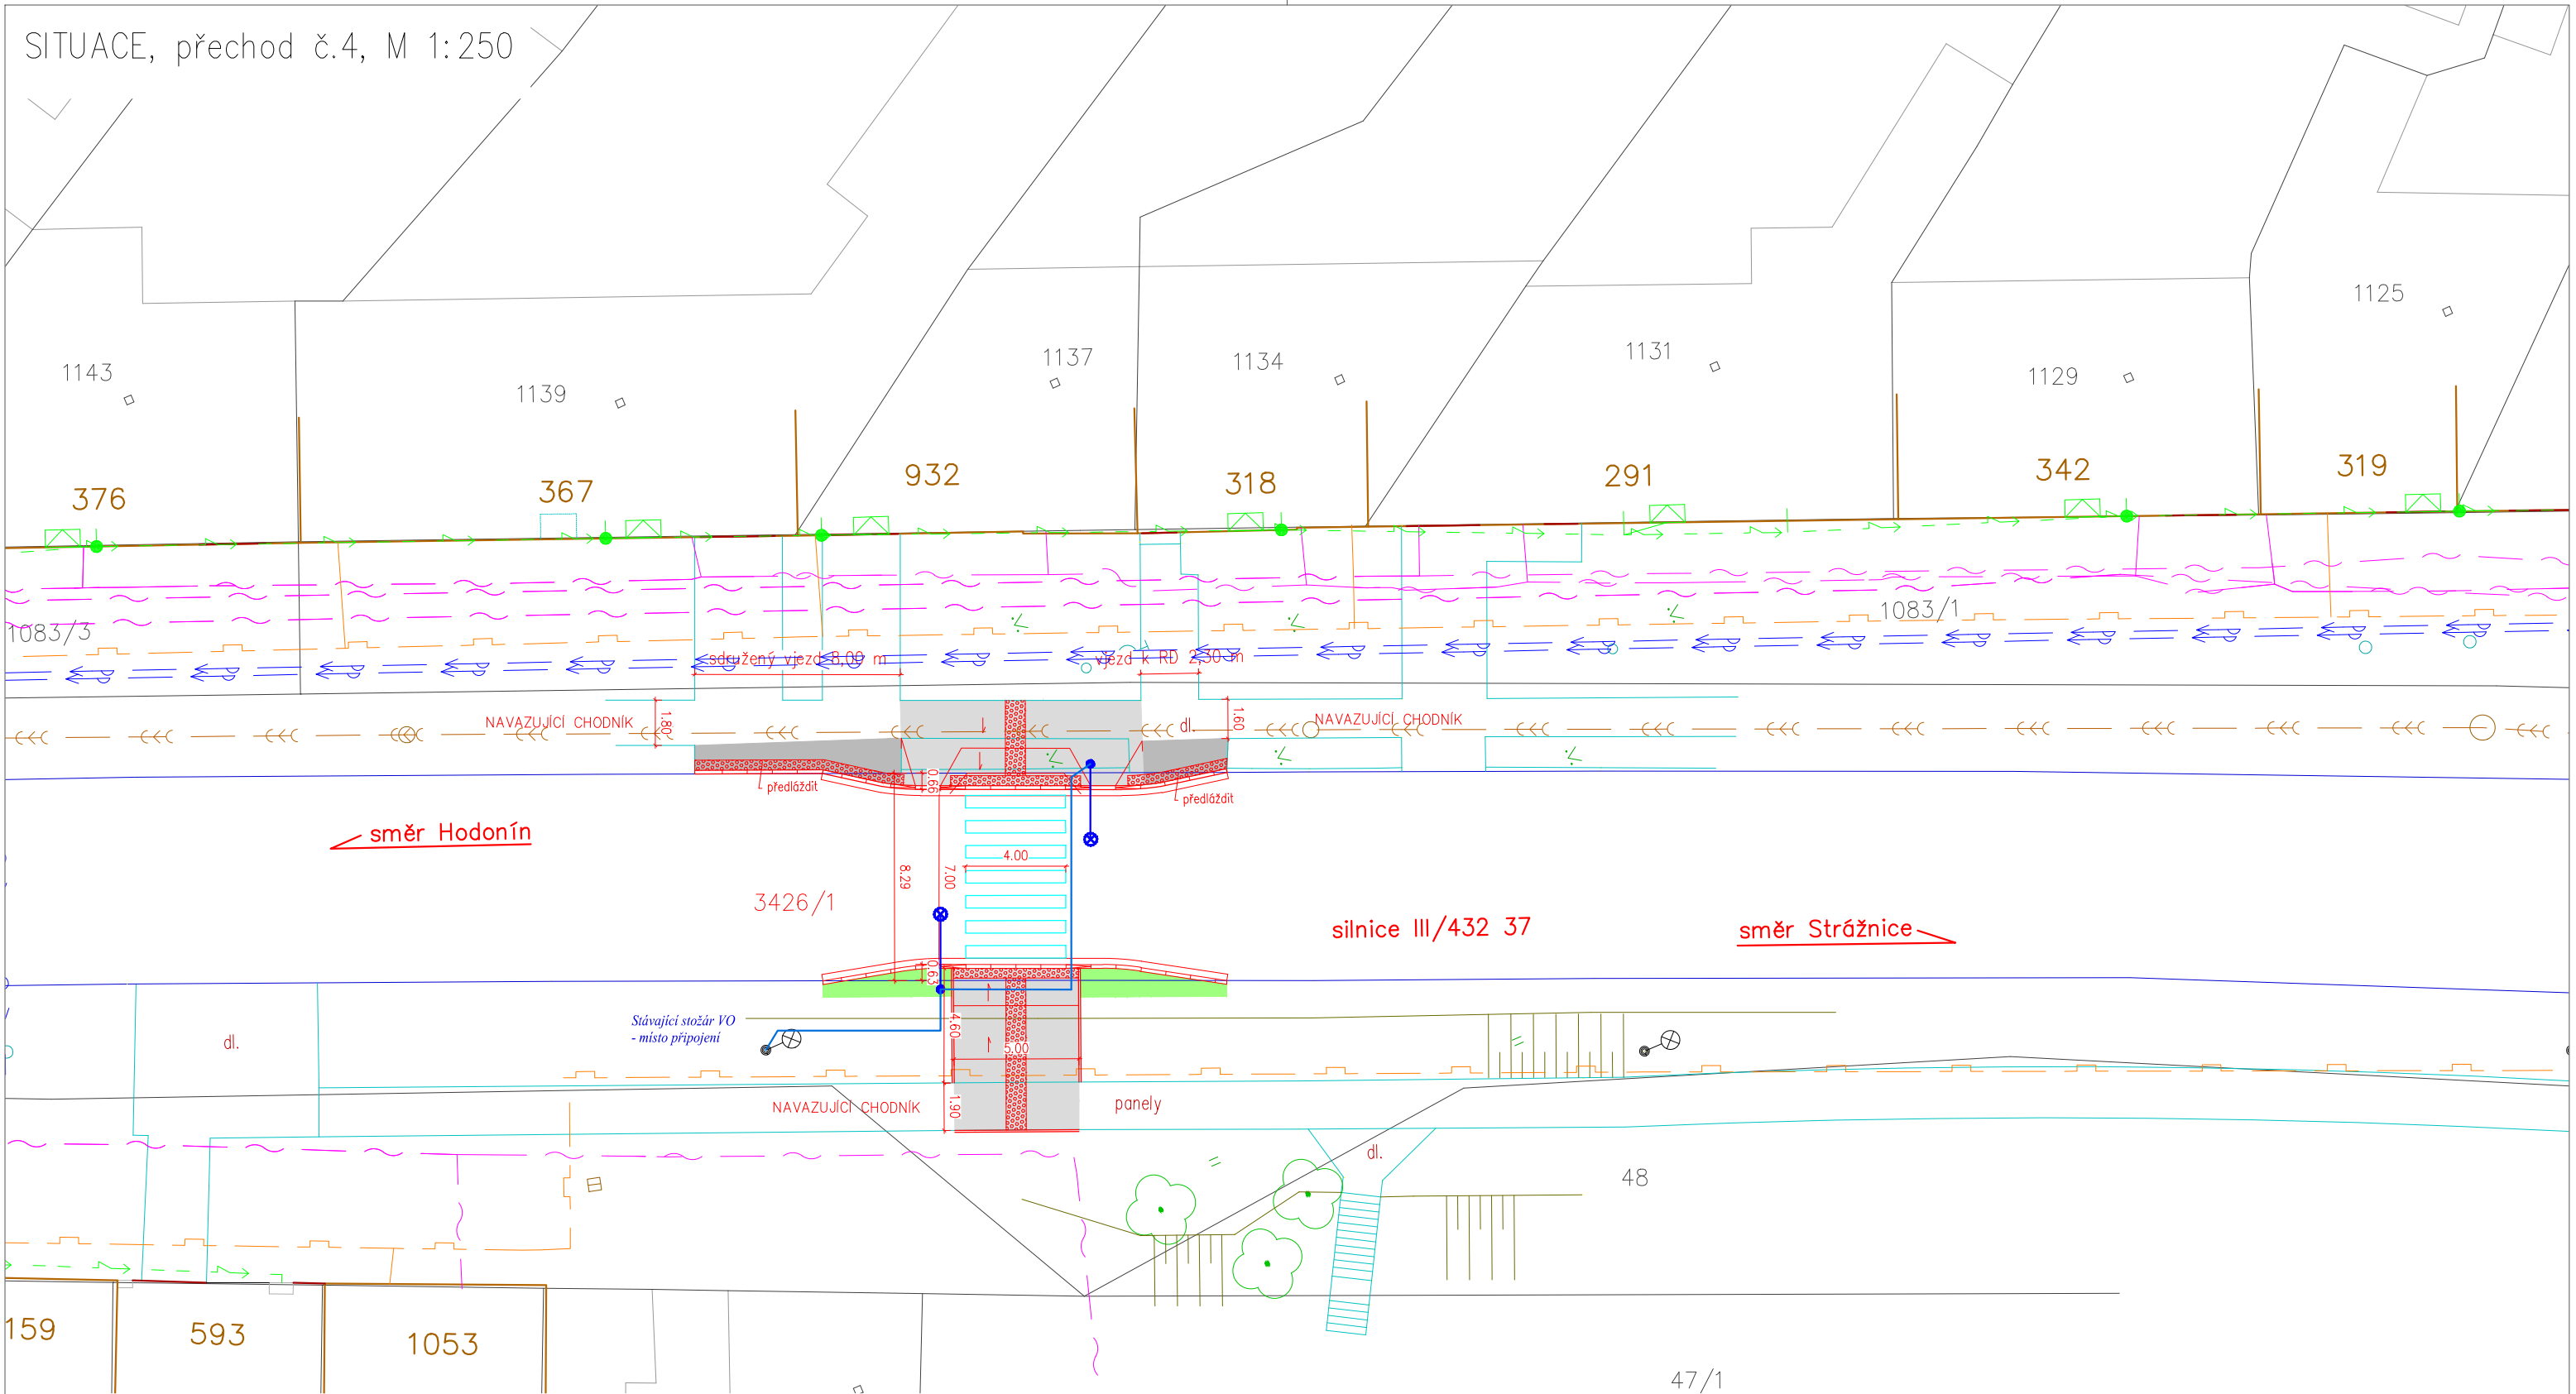


LEGENDA SÍTÍ

- NN NADZEMNÍ
- VN PODZEMNÍ
- PLYNOVOD
- SDĚLOVACÍ KABEL 02
- VODOVOD
- KANALIZACE

LEGENDA POVRCHŮ

- BETONOVÁ DLAŽBA TL. 60MM
BARVA PŘÍRODNÍ ŠEDÁ
- BETONOVÁ DLAŽBA TL. 60MM
HMATOVÁ ÚPRAVA, BARVA ČERVENÁ
- ZELEŇ

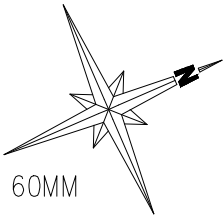

VYPRACOVAL A KRESLIL :		ZODP. PROJEKTANT :	
Ing. Štefančík Peter		Ing. Štefančík Peter	
STAVEBNÍ ÚŘAD :	Hodonín	MÍSTO STAVBY :	Rohatec
INVESTOR :	Obec Rohatec, Květná 359/1, 69601 Rohatec		
AKCE : ROHATEC – Rekonstrukce přechodů ul. Hodonínská			STUPEŇ : DPS
			DATUM : 6/2015
			FORMÁT : 2A4
			MĚŘÍTKO : 1:250
PŘÍLOHA : SITUACE, přechod č.4			PŘÍLOHA č. C.2.4
			PARÉ č.