


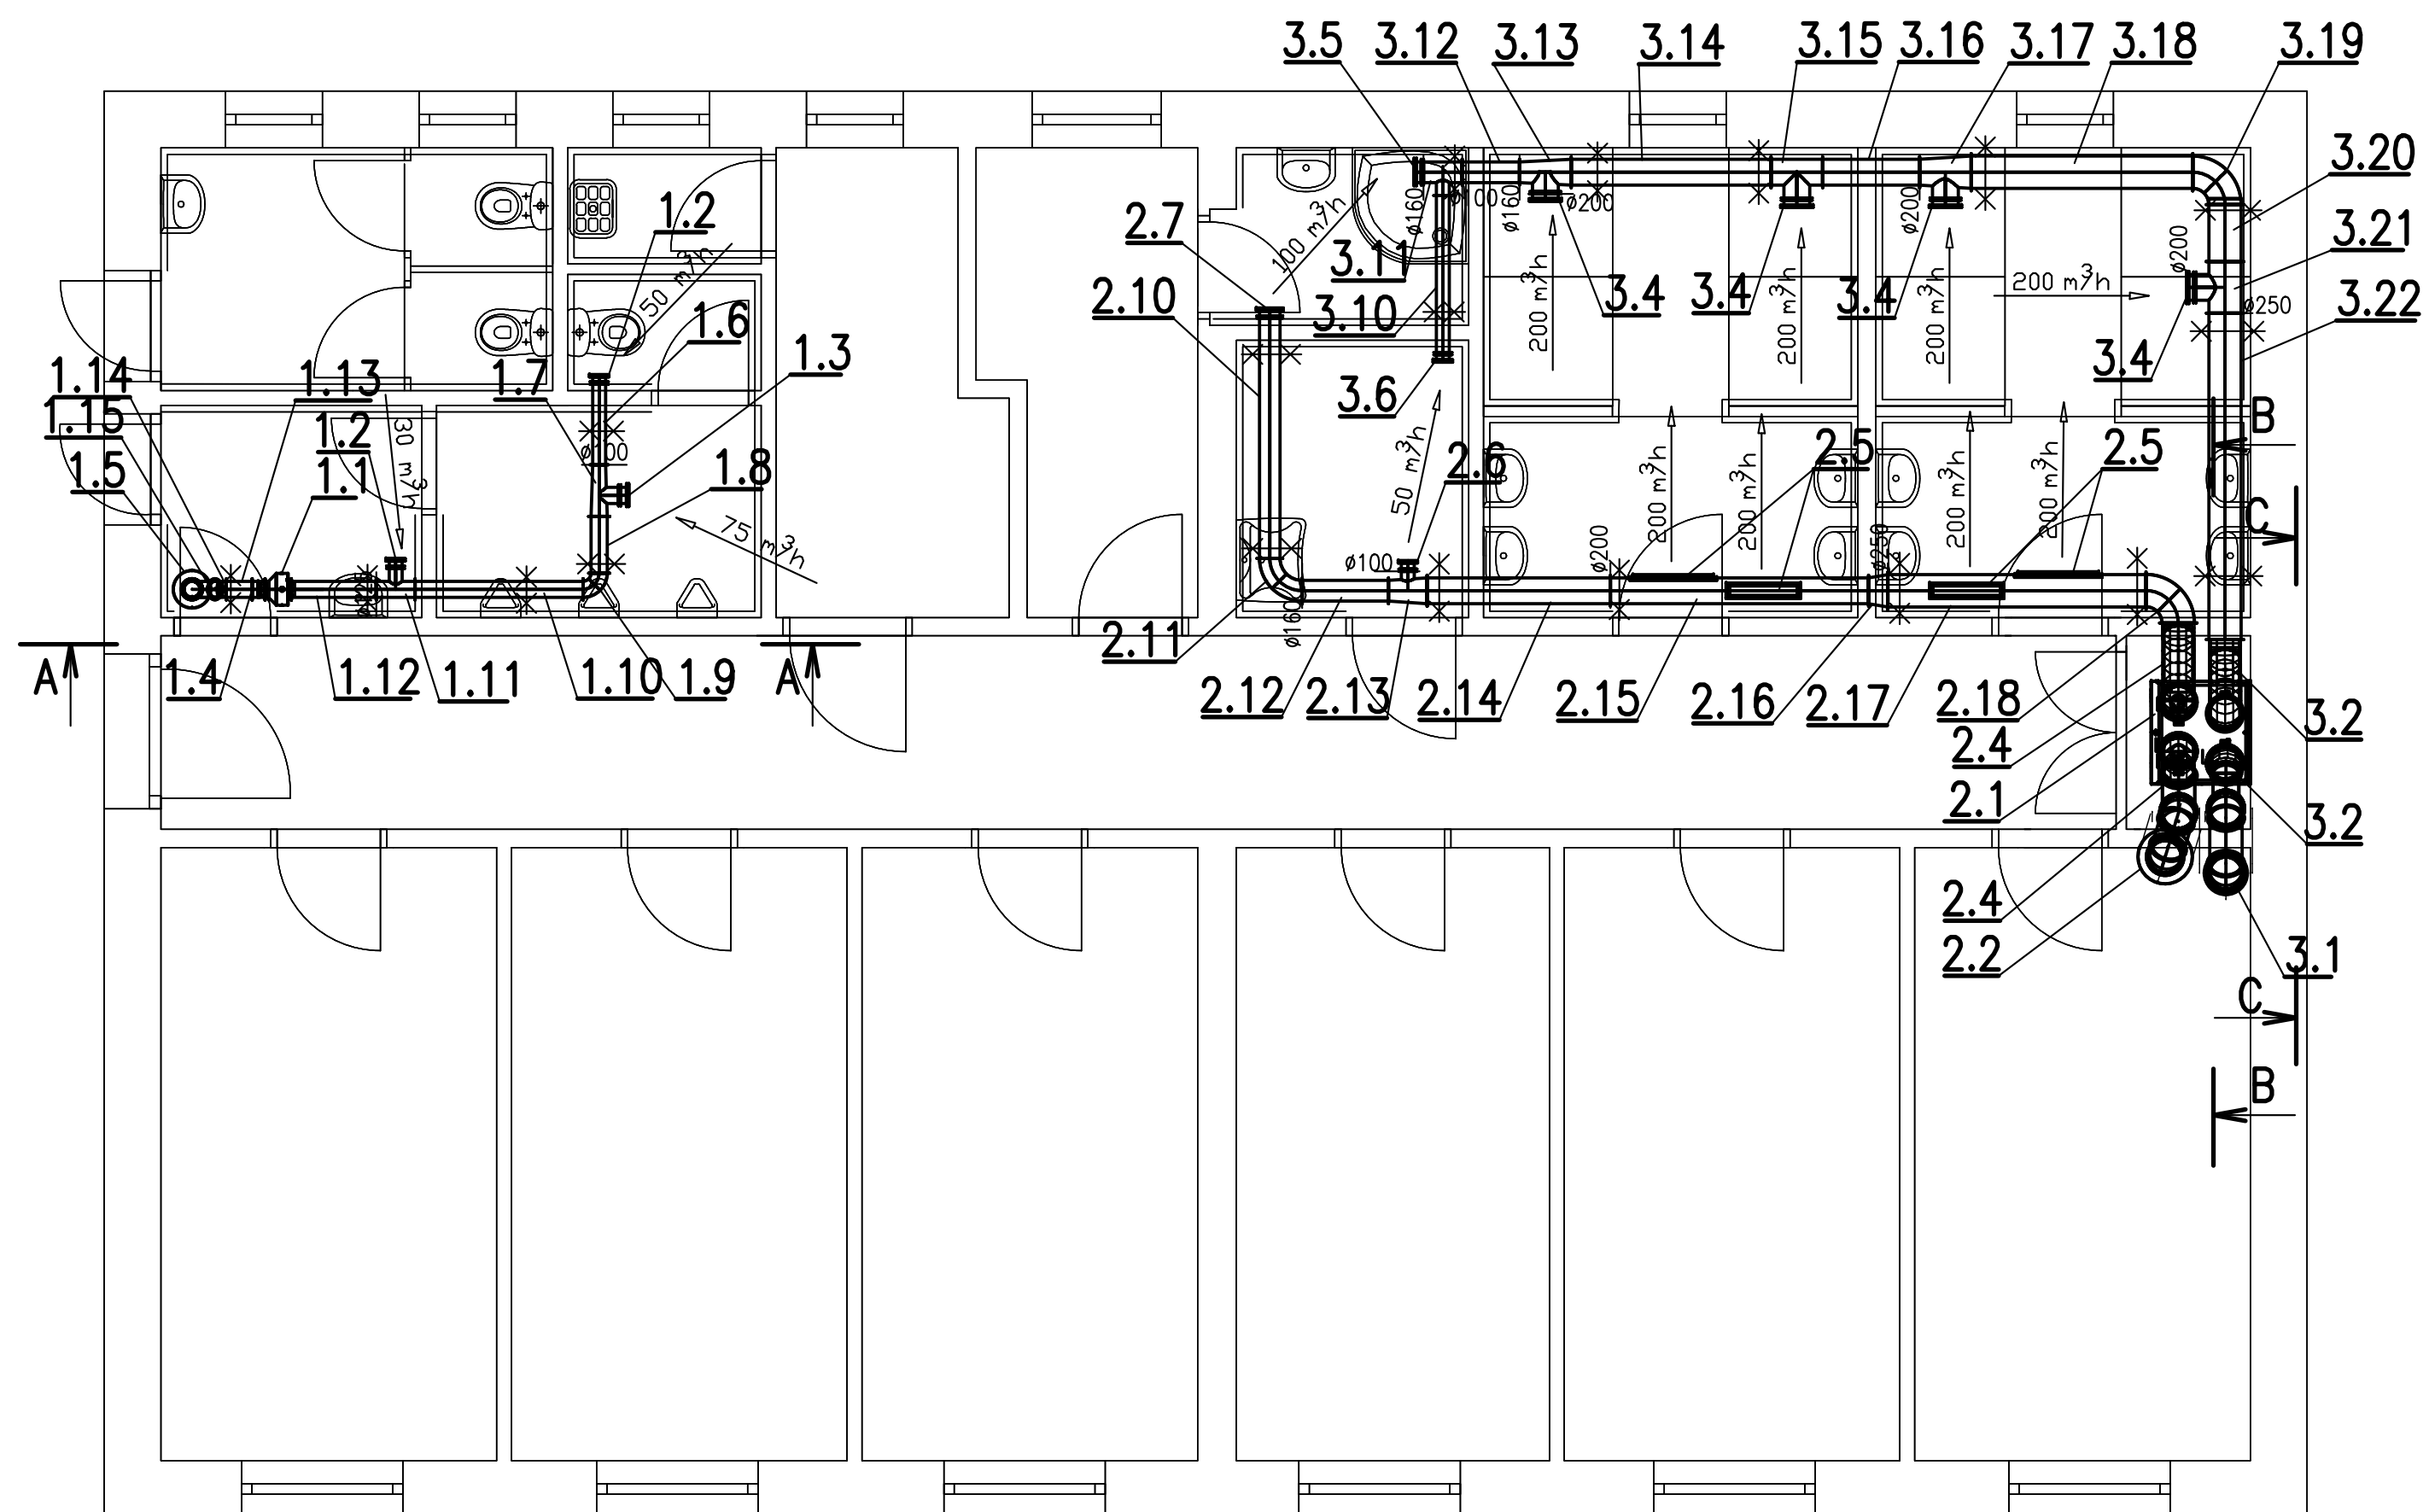

Obsah	Vzduchotechnika- půdorys 1.NP		Jaroslav Janda	
Akce	REKONSTRUKCE HRÁČSKÝCH KABIN CHOTĚŠOV st. p. 528		Jungmannova 330, Přestice	
Investor	Obec Chotěšov, Plzeňská 88, Chotěšov		projekty vytápění vzduchotechnika tel. +420608854940	
Vypracoval	J. Janda	Měřítko 1:50	Datum 06/20	č.v. 2