
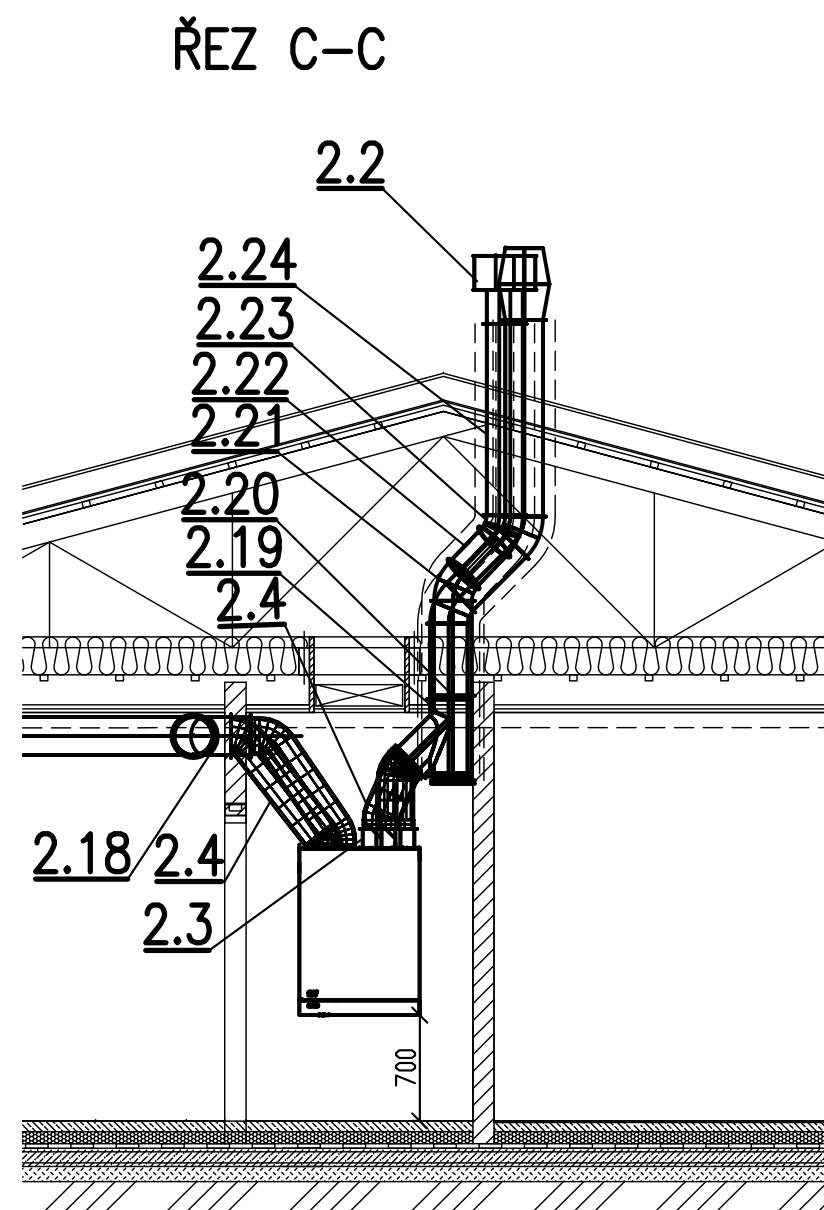
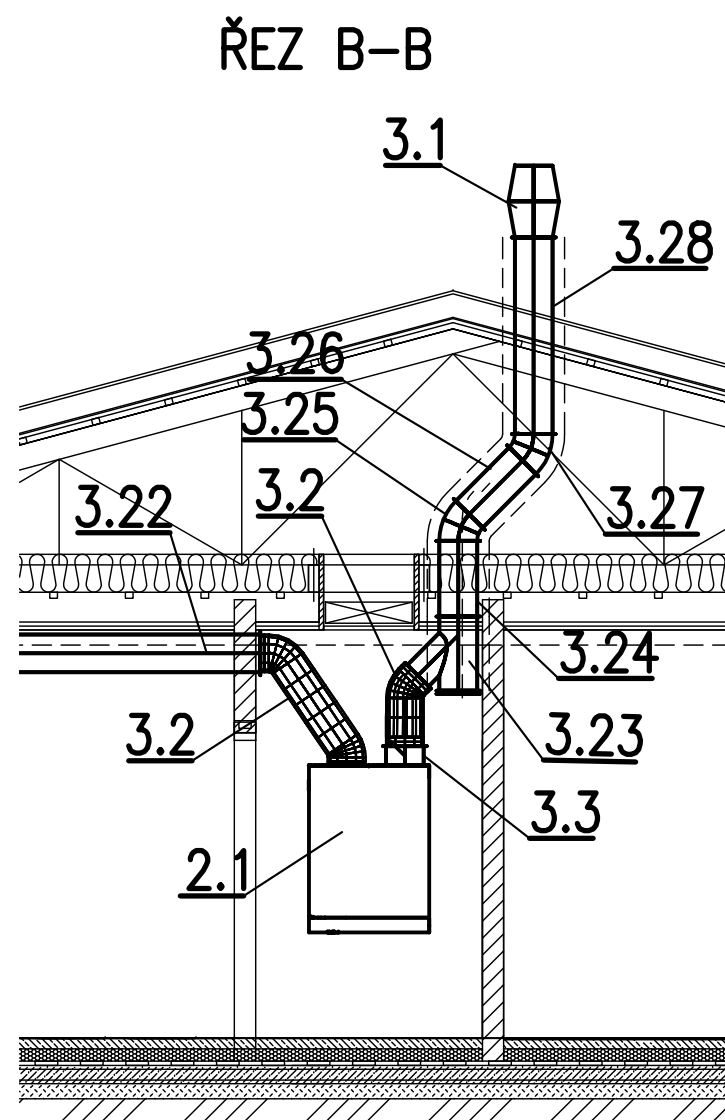


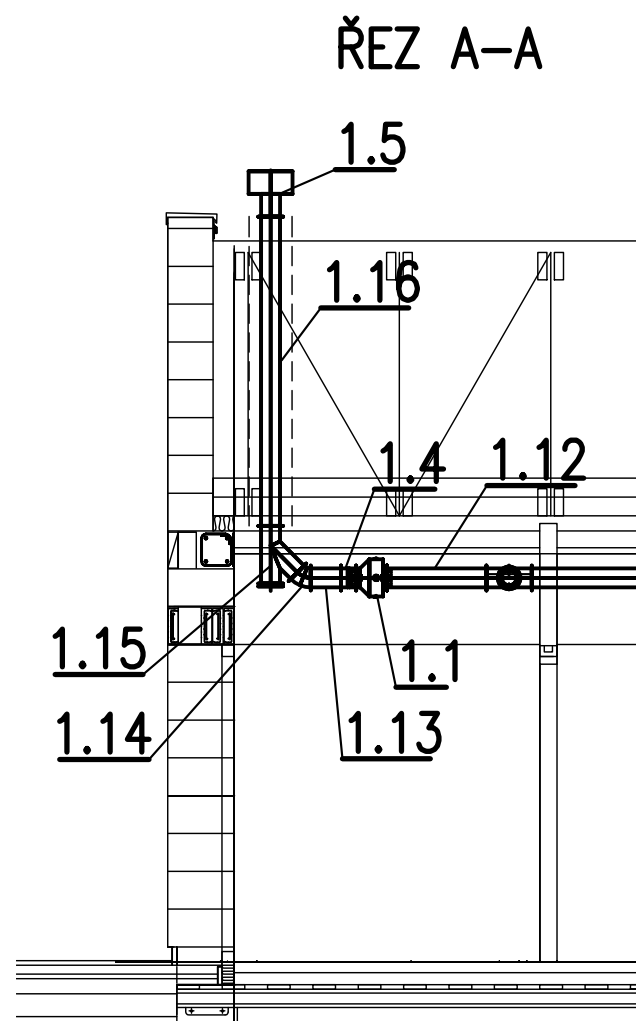

Obsah	Vzduchotechnika- řez A-A, B-B, C-C		Jaroslav Janda	
Akce	REKONSTRUKCE HRÁČSKÝCH KABIN CHOTĚŠOV st. p. 528		Jungmannova 330, Přeštice	
Investor	Obec Chotěšov, Plzeňská 88, Chotěšov		projekty vytápění vzduchotechnika	
Vypracoval	J. Janda	Měřítko1:50	Datum06/20	č.v. 3