


ZAMĚŘIL	Ing. Michal Veselý 1.11.2016	Nájezdostní a přesnostní odpovídá prvním předpisům.	MAPIA geodetické prací Nam. Armády 1215/10 ZNOJMO tel. 603578765
VYPRACOVAL	Pavel Kratochvíl 2.11.2016		
ZADAVATEL	PROFI Jihlava, spol. s r.o. Pod Příkopem 6 Jihlava	Evid.č.: Datum: 02.11.2016	
Kat. uzemí	Jakubov u Mor. Budějovic		
Polohové a výškové zamerení části pozemku parcelní č. 844/1 – podklad pro projekt			Sour. systém: S-JTSK Výšk. systém: B.p.v. Formát: A0 Měřítko: 1:500

SOUŘADNICE ŠACHET STOKA JE.1

šachta "Y" "X"
Š0 – 660700.08, 1166017.56
Š1 – 660669.27, 1165978.18
Š2 – 660638.45, 1165938.81
Š3 – 660623.67, 1165919.93
Š4 – 660627.39, 1165910.97
Š5 – 660659.58, 1165897.22

SOUŘADNICE ŠACHET STOKA JE.2

šachta "Y" "X"
Š3 – 660623.67, 1165919.93
Š6 – 660614.64, 1165916.42
Š7 – 660593.98, 1165925.25

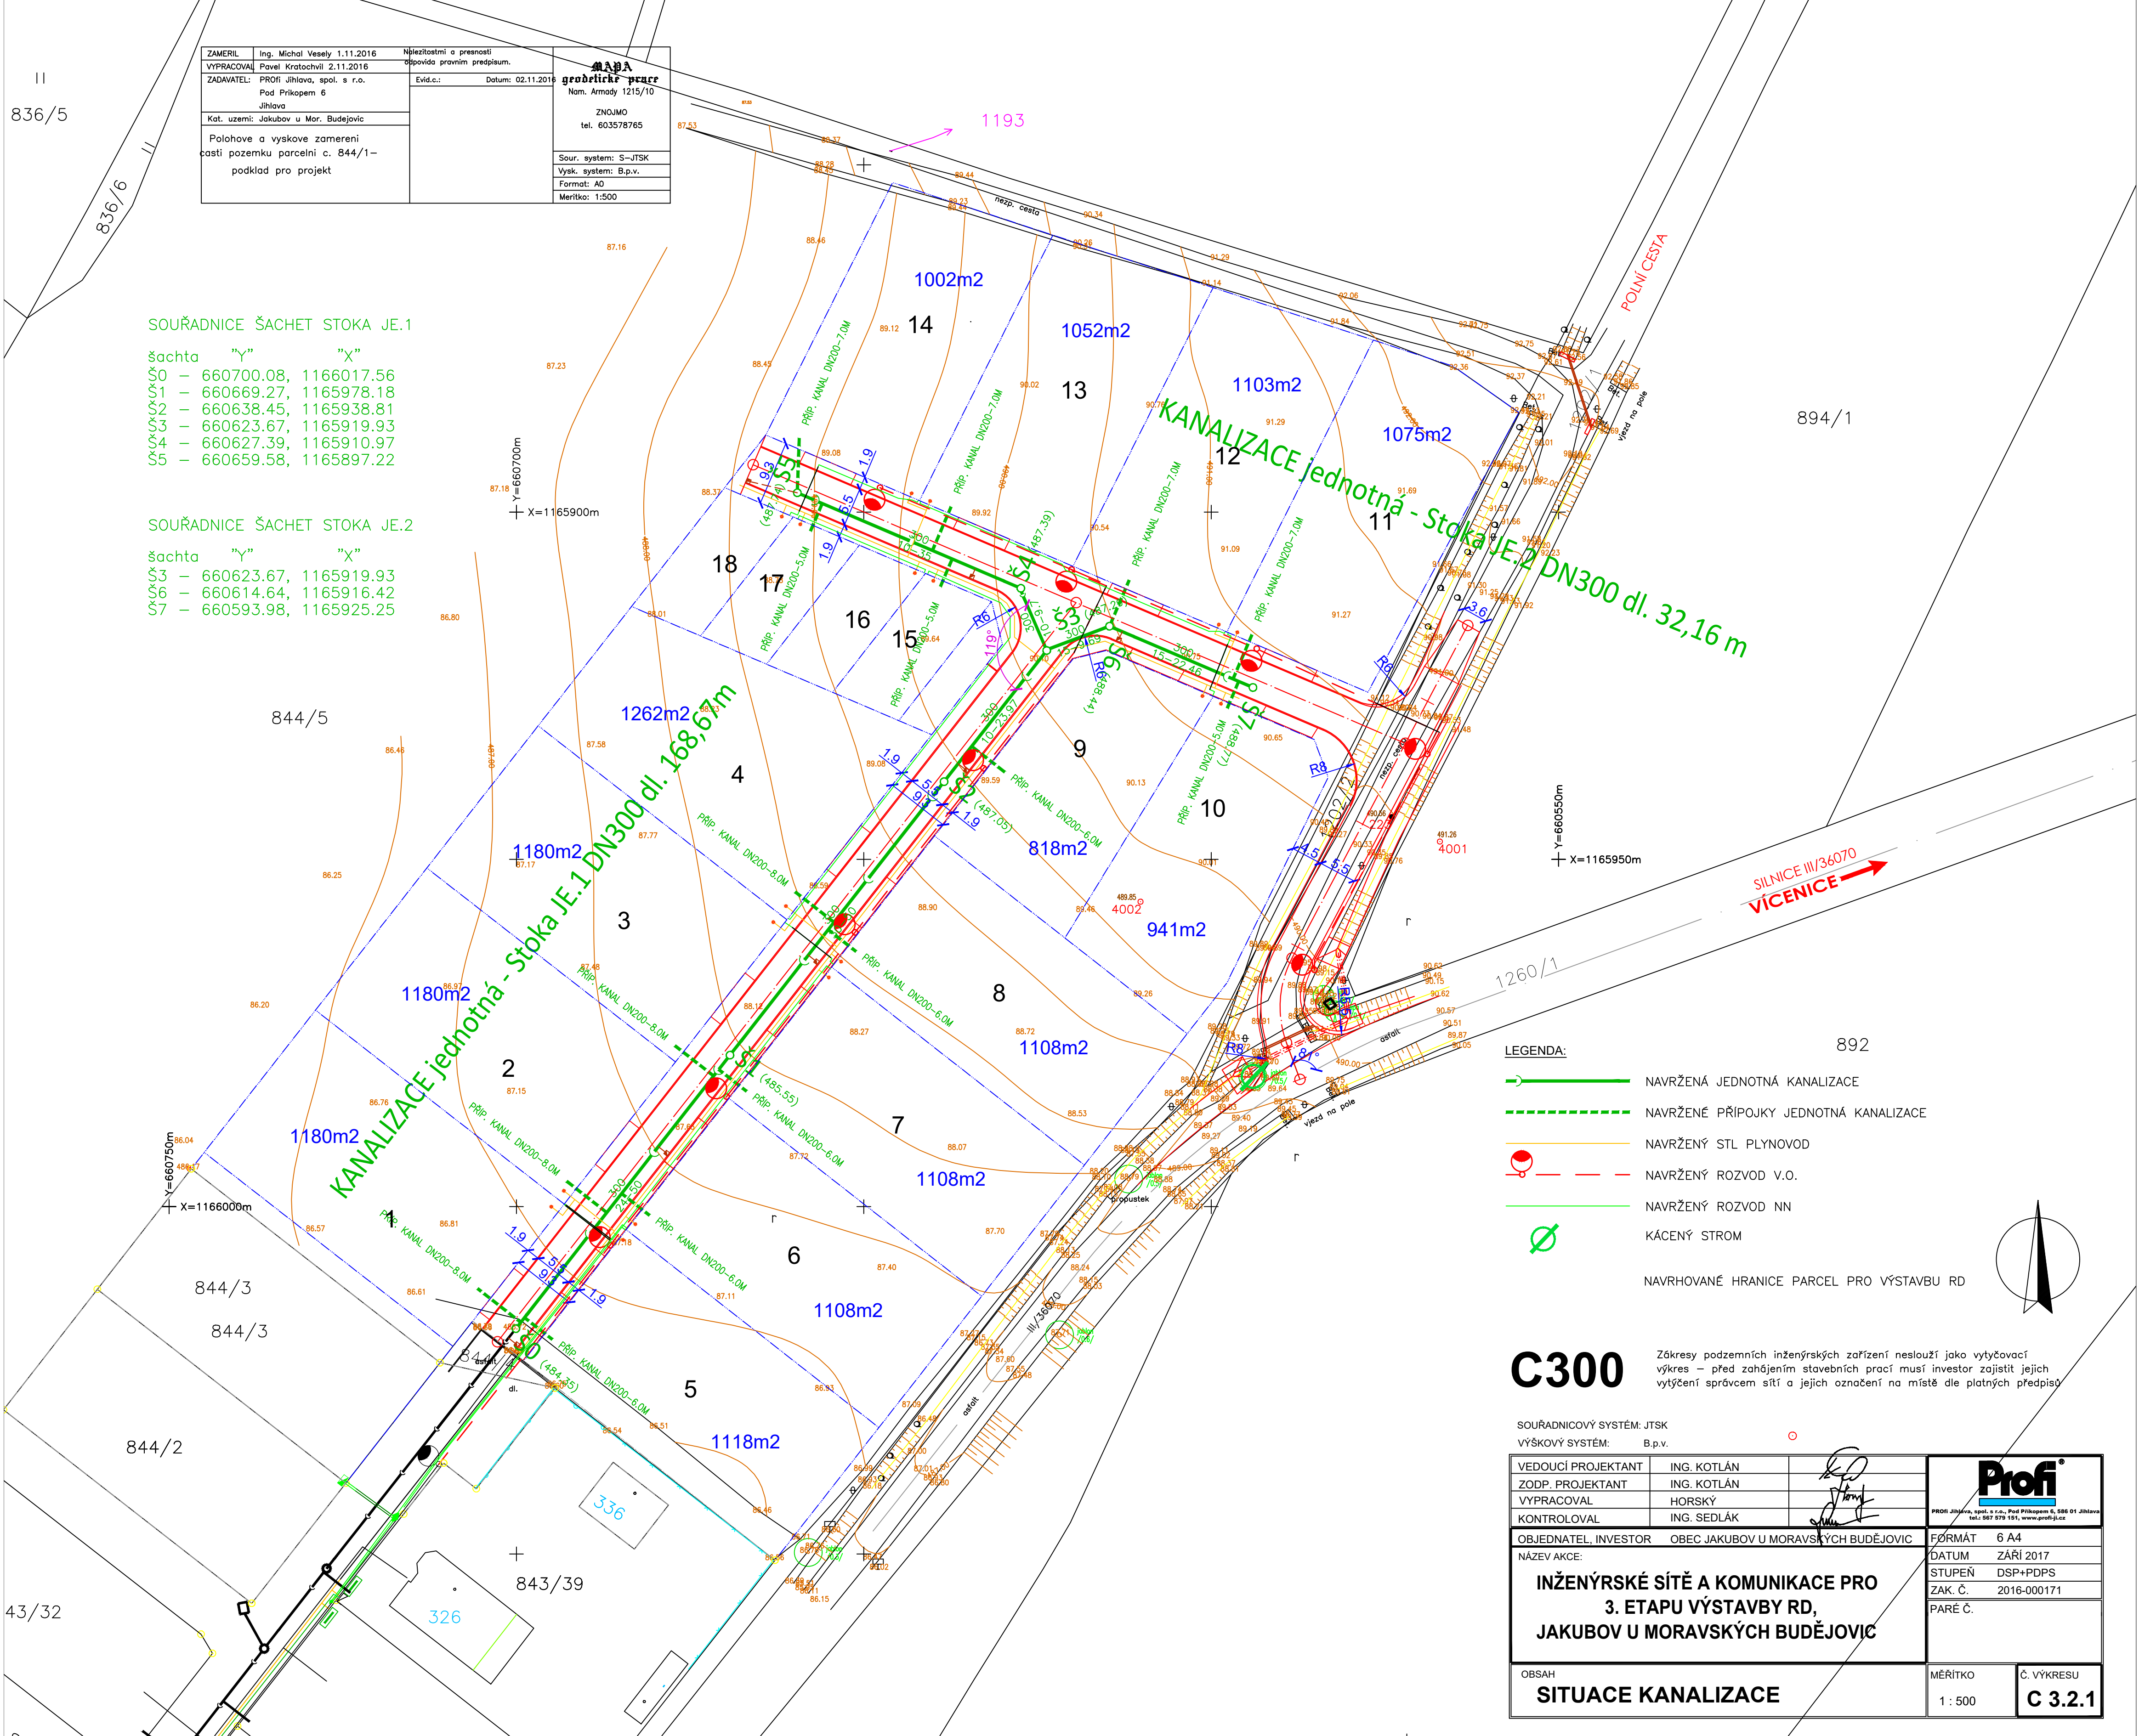

- LEGENDA:
- NAVRŽENÁ JEDNOTNÁ KANALIZACE
 - NAVRŽENÉ PŘÍPOJKY JEDNOTNÁ KANALIZACE
 - NAVRŽENÝ STL PLYNOVOD
 - NAVRŽENÝ ROZVOD V.O.
 - NAVRŽENÝ ROZVOD NN
 - KÁCENÝ STROM
 - NAVRHOVANÉ HRANICE PARCEL PRO VÝSTAVBU RD

C300

Zákresy podzemních inženýrských zařízení neslouží jako výtčovací výkres – před zahájením stavebních prací musí investor zajistit jejich výtčování správcem sítí a jejich označení na místě dle platných předpisů

SOUŘADNICOVÝ SYSTÉM: JTSK
VÝŠKOVÝ SYSTÉM: B.p.v.

VEDOUcí PROJEKTANT	ING. KOTLÁN
ZODP. PROJEKTANT	ING. KOTLÁN
VYPRACOVAL	HORSKÝ
KONTROLOVAL	ING. SEDLÁK

OBJEDNATEL, INVESTOR OBEC JAKUBOV U MORAVSKÝCH BUDĚJOVIC

NÁZEV AKCE:

INŽENÝRSKÉ SÍTĚ A KOMUNIKACE PRO
3. ETAPU VÝSTAVBY RD,
JAKUBOV U MORAVSKÝCH BUDĚJOVIC

OBSAH
SITUACE KANALIZACE

Profi
PROFI Jihlava, spol. s r.o., Pod Příkopem 6, 586 01 Jihlava tel.: 567 579 151, www.profi-j.cz
FORMÁT 6 A4
DATUM ZÁŘÍ 2017
STUPEŇ DSP+PDPS
ZAK. Č. 2016-000171
PARÉ Č.

MĚŘITKO
1 : 500

Č. VÝKRESU
C 3.2.1