


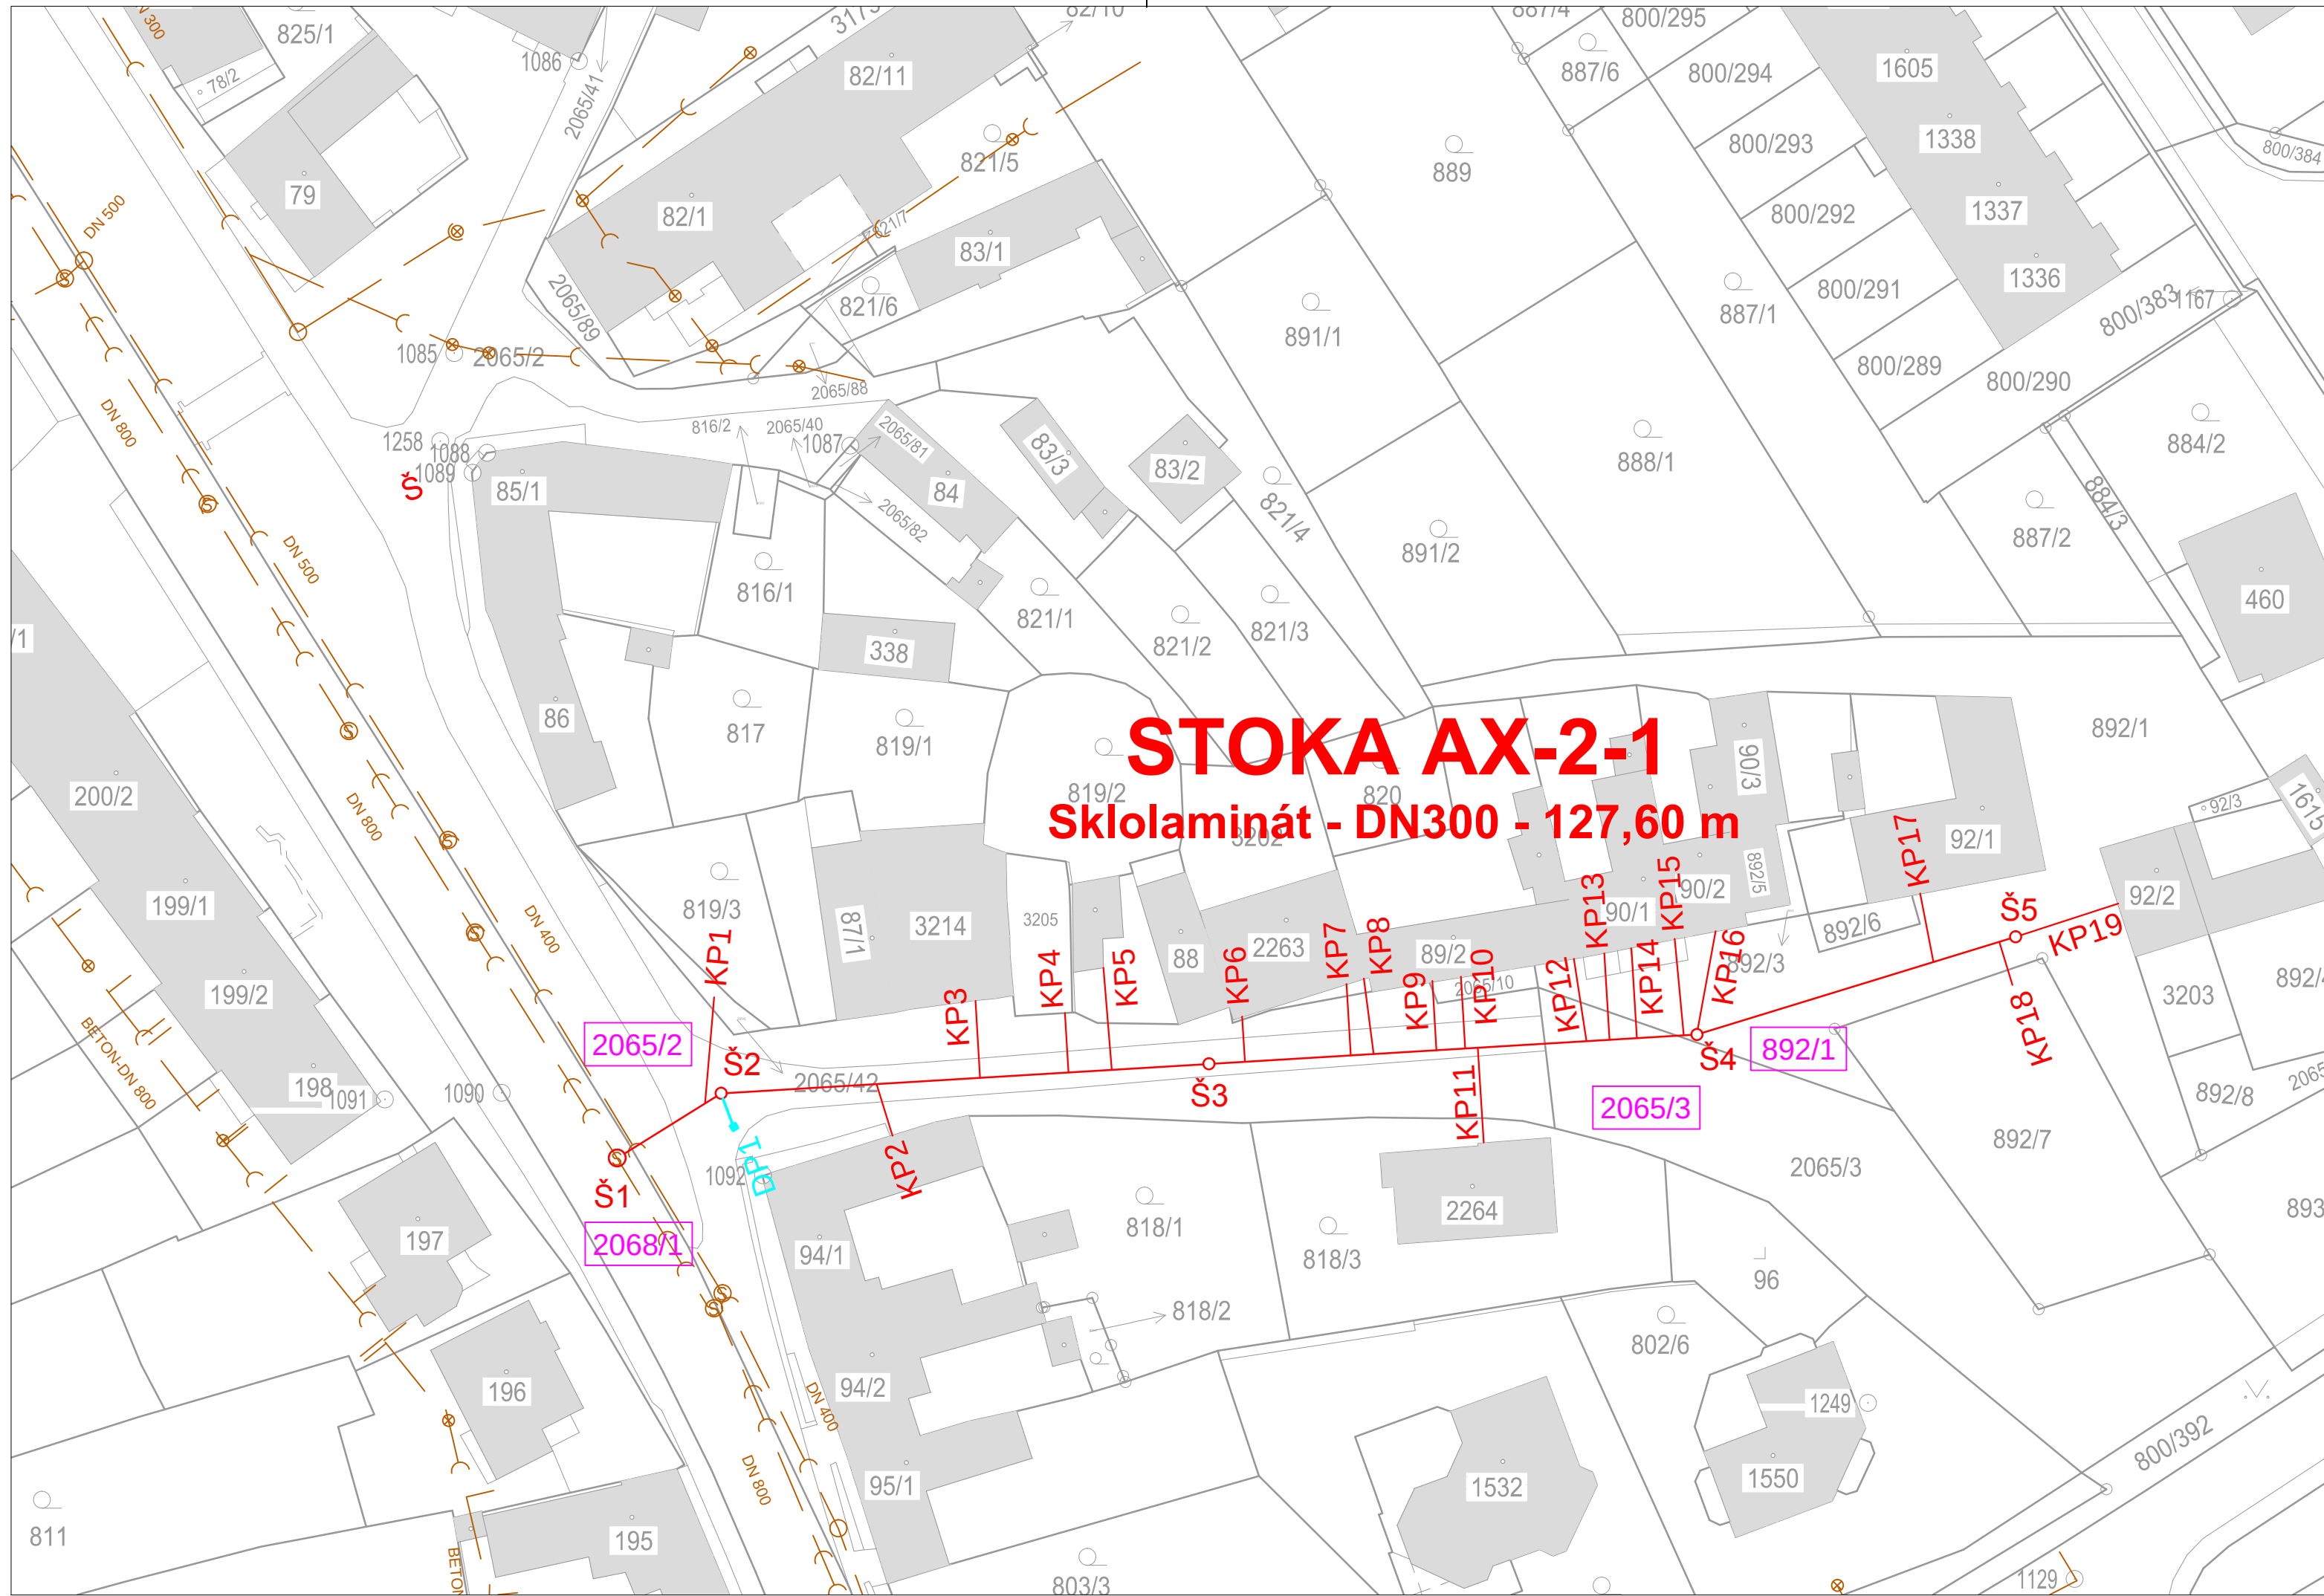


LEGENDA

PROJEKTOVANÉ OBJEKTY

- REKONSTRUOVANÁ KANALIZACE
- PARCELA DOTČENÁ STAVBOU (REKONSTRUKCÍ)
k.ú. MAŘATICE (772952)

STÁVAJÍCÍ SÍTĚ A OBJEKTY

- STÁVAJÍCÍ DEŠŤOVÁ KANALIZACE
- STÁVAJÍCÍ SPLAŠKOVÁ KANALIZACE

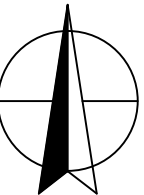

VÝŠKOVÝ SYSTÉM B.p.v. SOUŘADNICOVÝ SYSTÉM JTSK			
VYPRACOVAL:	ODP. PROJEKTANT:	HIP:	SOUBOR:
JAN BLUMA	ING. BOUCHAL		C_2_KatSit.dwg
INVESTOR: SLOVÁCKÉ VODÁRNÝ A KANALIZACE, a.s. ZA OLŠÁVKOU 290, 686 36 UHERSKÉ HRADIŠTĚ			ZAKÁZKOVÉ ČÍSLO: 2012051
ZAKÁZKA : UH - Mařatice, ul. Ve Skale, Oprava kanalizace, Stoka AX-2-1, Š1241-Š1243			DATUM: 10 / 2012
KATASTRÁLNÍ SITUACE			FORMÁT: 3 A4
			STUPEŇ: DPS
			Č.PŘÍLOHY: C.2
			MĚŘÍTKO: 1 : 500
			Č.KOPIE:

