




KÁCENÍ – VÝPIS	
1, 2	SAMOSTATNÉ STROMY U POMNÍKU, OBVOD KMENE DO 15 CM
3	TRNOVNÍK AKÁT (ROBINA PSEUDOACACIA), OBVOD KMENE 75 CM
4	JÍROVEC MAĎÁL (AESCULUS HIPPOCASTANUM), OBVOD KMENE 170 CM
5	TRNOVNÍK AKÁT (ROBINA PSEUDOACACIA), OBVOD KMENE 107 CM
6	LIPA SRČITÁ (TILIA CORDATA), OBVOD KMENE 75 CM
7, 8, 9	JAVOR MLČ (JAVOR PLATANOIDES), OBVOD KMENE 60 CM, 80 CM, 85 CM
10, 11	JAVOR MLČ (JAVOR PLATANOIDES), OBVOD KMENE 70 CM, 65 CM

SOUŘADNÝ SYSTÉM: S-JTSK
VÝŠKOVÝ SYSTÉM: BpV

Generální projektant:
Stromy a domy s.r.o.
Na Slunci 592, 250 64 Hvozdčovice
IČ: 285 44 099
Tel.: +420 607 808 976

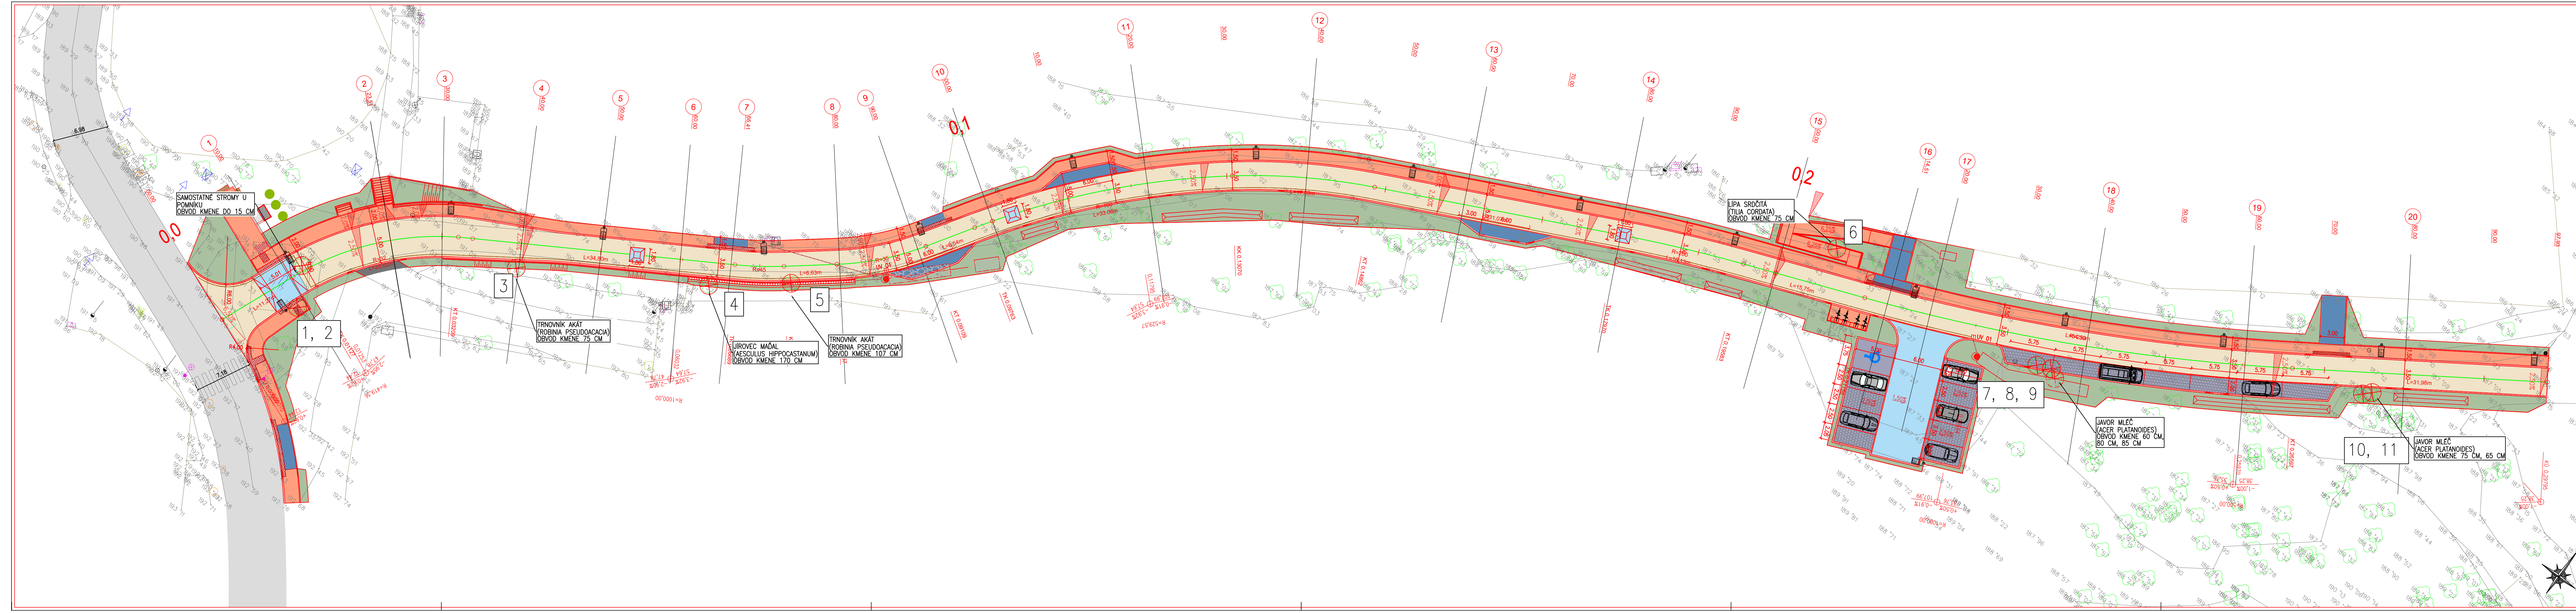

Ředitel atelieru Ing. Jirák J.	Vedoucí projektu Ing. Jirák J.	Tech. kontrola Ing. Jan Adamá	Vypracoval Radek Dittrich	 CR PROJECT s.r.o., POD BORŇEM 319, 293 01 Mladá Boleslav tel.: +420 326 700 666 GSM GATE: +420 606 602 039 fax: +420 326 700 665 e-mail: info@crproject.cz URL: http://www.crproject.cz
stavba:				
KOMUNIKACE ULICE KE HŘBITOVU, KOJETICE				
objekt: SO. 101 - KOMUNIKACE A ZPEVNĚNÉ PLOCHY				HIP: Radek Dittrich
část: D. Dokumentace objektů				číslo zakázky: 2022-011
obsah: SITUACE KÁCENÍ				stupeň dokumentace: DUSP
název dig.souboru: Situace_DUSP.dwg				datum: 02.2022
číslo přílohy: D. 101-02a				měřítko: 1:250 formát: 7x4
				číslo výkresu: výtisk číslo: 2a