


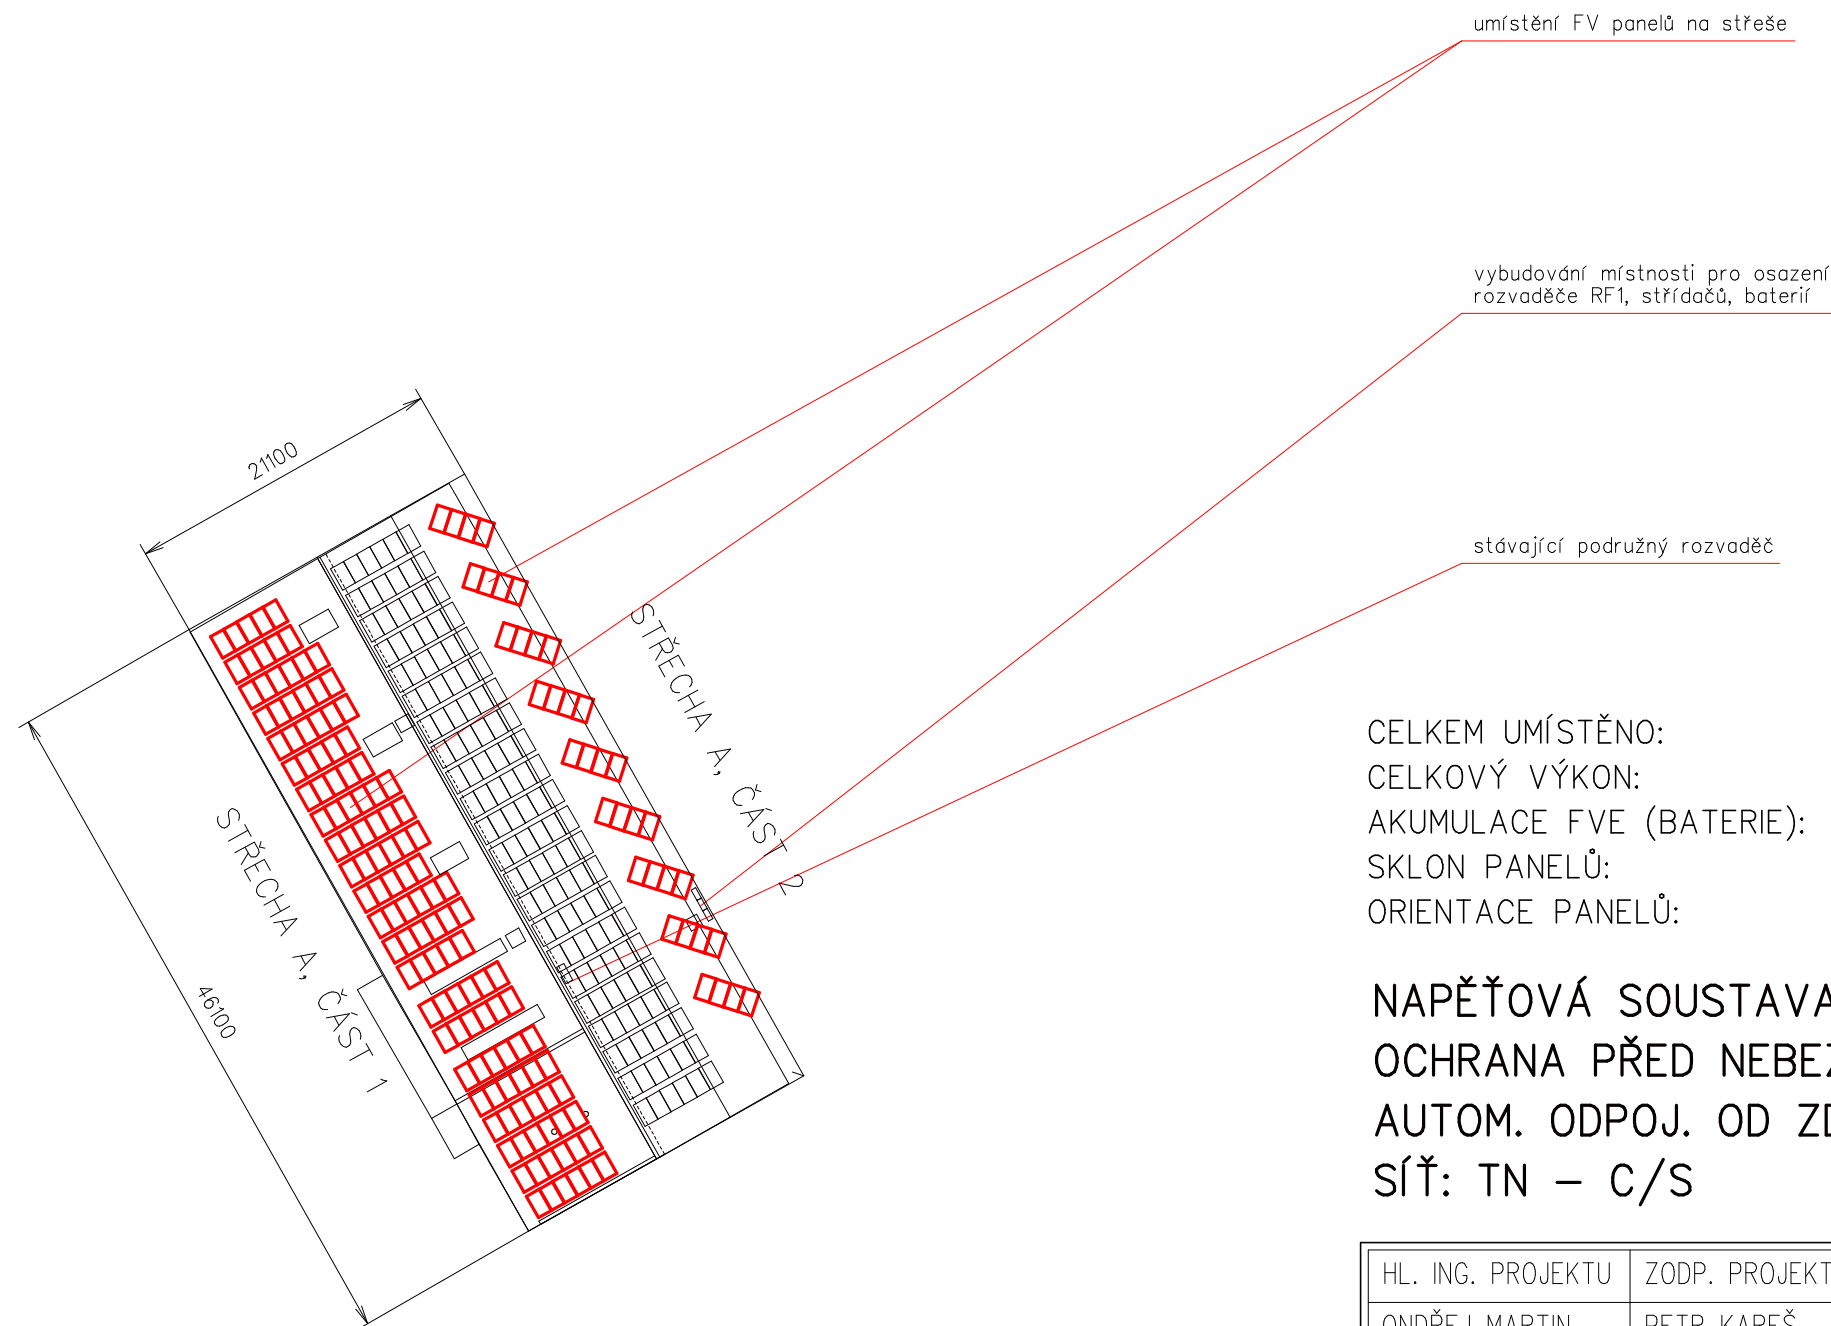

CELKEM UMÍSTĚNO: 162 ks panelů x 300Wp
CELKOVÝ VÝKON: 48,6 kWp
AKUMULACE FVE (BATERIE): kapacita 48 kWh
SKLON PANELŮ: část 1 – 7°, část 2 – 15°
ORIENTACE PANELŮ: část 1 – –18°, část 2 – 11°

NAPĚŤOVÁ SOUSTAVA: 3+PE+N; AC 50 Hz; 400/230 V
OCHRANA PŘED NEBEZPEČNÝM DOTYKEM NEŽIVÝCH ČÁSTÍ:
AUTOM. ODPOJ. OD ZDROJE DLE ČSN 332000–4–41 ed.2
SÍŤ: TN – C/S

HL. ING. PROJEKTU	ZODP. PROJEKTANT	VYPRACOVAL	MĚŘÍTKO 1 : 500	
ONDŘEJ MARTIN	PETR KAREŠ	PETR KAREŠ	FORMÁT 2 A4	
			DATUM 6/2019	
INVESTOR : TESS CZ spol. s r.o., č.p. 10, 516 01 Třebešov				ZPRACOVATEL : PETR KAREŠ Lidická 522 552 03 Č. Skalice 491 452 245 EV. Č. AKCE 1564 42 17 ČÍSLO PŘÍLOHY 1.5.1
AKCE : FOTOVOLTAICKÁ ELEKTRÁRNA RYCHNOV NAD KNĚŽNOU 48,6 kWp na pozemku p.č. st. 116/16 katastrální území DLOUHÁ VES U RYCHNOVA NAD KNĚŽNOU 1.5 ELEKTROINSTALACE				
DOKUMENTACE PRO VÝBĚR ZHOTOVITELE Č. PARÉ				
NÁZEV PŘÍLOHY : SITUACE				

Tento dokument je duševním vlastnictvím firmy Petr Kareš
Žádnou část tohoto dokumentu není dovoleno užívat
nebo jakýmkoliv způsobem reprodukovat
bez písemného souhlasu uvedené firmy