


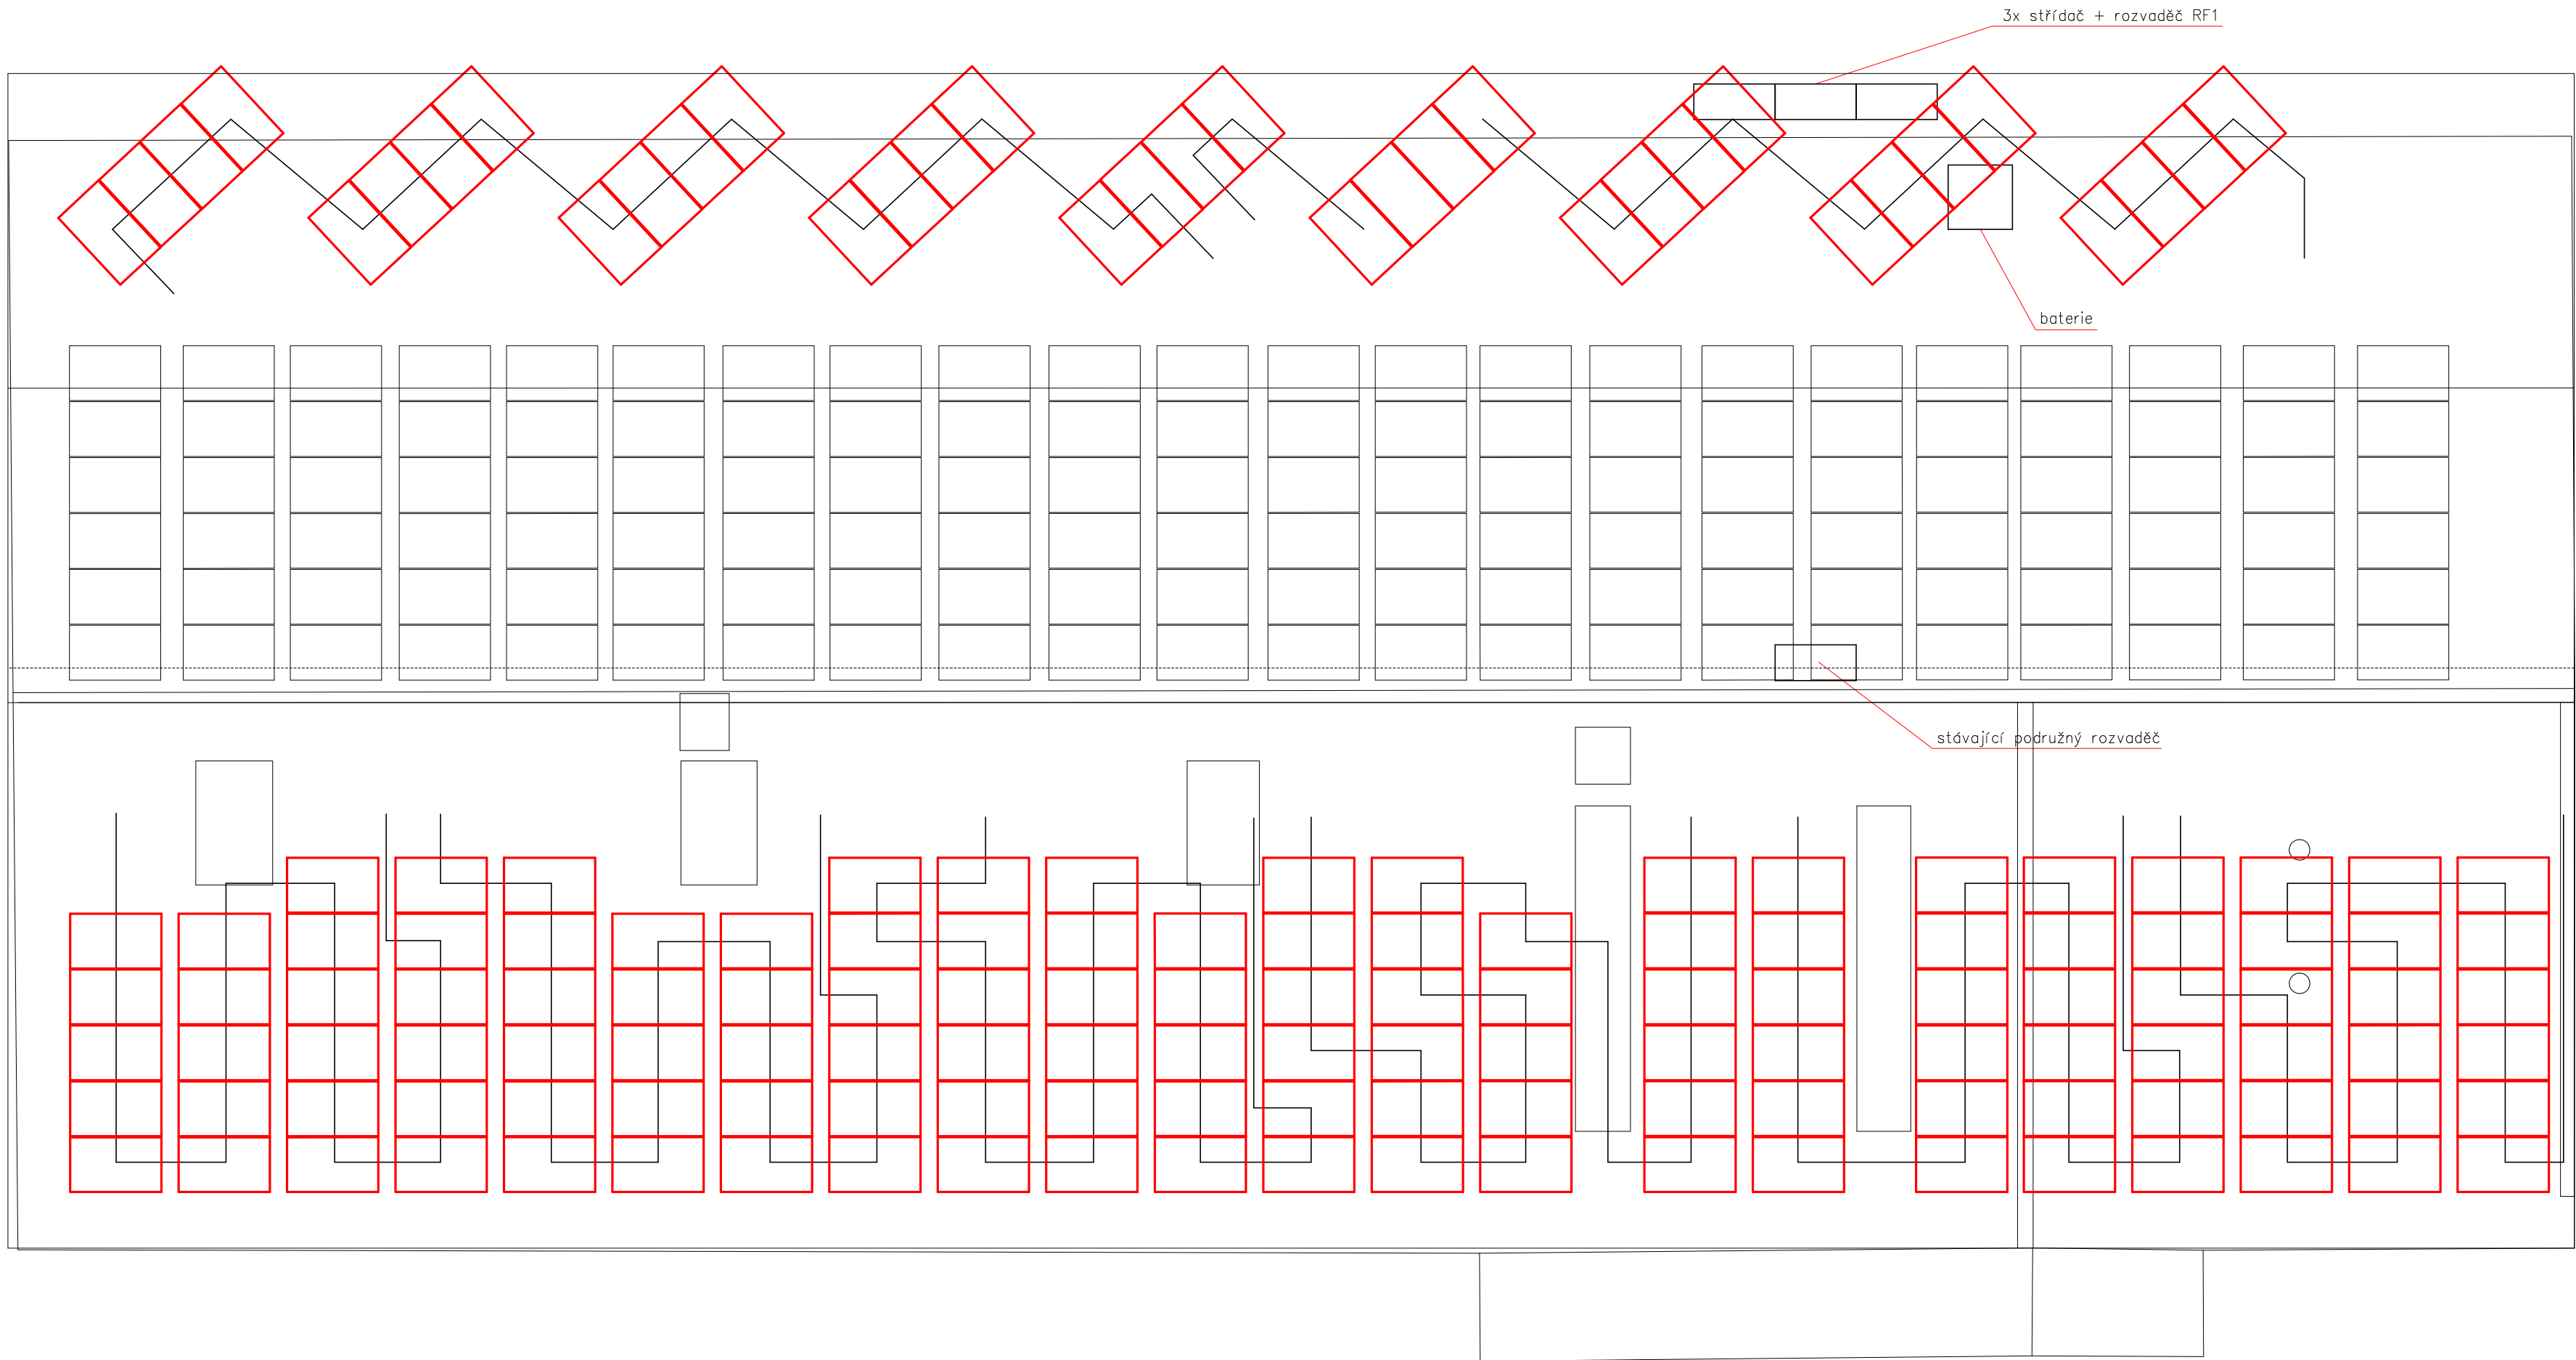

NAPĚŤOVÁ SOUSTAVA: 3+PE+N; AC 50 Hz; 400/230 V
OCHRANA PŘED NEBEZPEČNÝM DOTYKEM NEŽIVÝCH ČÁSTÍ:
AUTOM. ODPOJ. OD ZDROJE DLE ČSN 332000–4–41 ed.2
SÍŤ: TN – C/S

HL. ING. PROJEKTU	ZODP. PROJEKTANT	VYPRACOVAL	MĚŘÍTKO 1 : 100	iNs ATELIER projektový a inženýrský s. r. o.
ONDŘEJ MARTIN	PETR KAREŠ	PETR KAREŠ	FORMÁT 6 A4	
			DATUM 6/2019	
INVESTOR : TESS CZ spol. s r.o., č.p. 10, 516 01 Třebešov				
AKCE : FOTOVOLTAICKÁ ELEKTRÁRNA RYCHNOV NAD KNĚŽNOU 48,6 kWp na pozemku p.č. st. 116/16 katastrální území DLOUHÁ VES U RYCHNOVA NAD KNĚŽNOU 1.5 ELEKTROINSTALACE				ZPRACOVATEL : PETR KAREŠ Lidická 522 552 03 Č. Skalice 491 452 245
DOKUMENTACE PRO VÝBĚR ZHOTOVITELE			Č. PARÉ	EV. Č. AKCE 1564 42 17
NÁZEV PŘÍLOHY : UMÍSTĚNÍ FV PANELŮ NA STŘEŠE				ČÍSLO PŘÍLOHY 1.5.2

Tento dokument je duševním vlastnictvím firmy Petr Kareš
Žádnou část tohoto dokumentu není dovoleno užívat
nebo jakýmkoli způsobem reprodukovat
bez písemného souhlasu uvedené firmy