


Čís.	MÍSTNOST
134	SCHODIŠŤOVÁ HALA
135	CHODBA
136	ODBORNÁ UČEBNA-HUDEBNÝ KLUB
137	ODBORNÁ UČEBNA-JAZYKOVÝ KLUB
138	ODBORNÁ UČEBNA-VÝTVARNÁ/DRUŽINA
139	ODBORNÁ UČEBNA-JAZYKOVÝ/DRUŽINA
140	KABINET
141	TECHNICKÁ MÍSTNOST
142	WC CHLAPCI - PŘEDSÍŇ
143	WC CHLAPCI
144	WC UČITELÉ - PŘEDSÍŇ
145	WC UČITELÉ
146	HYGIENICKÁ KABINA
147	WC DĚVČY - PŘEDSÍŇ
148	WC DĚVČY
149	WC BEZBARIEROVÉ
150	UKLIDOVÁ MÍSTNOST
151	TECHNICKÁ MÍSTNOST - ELEKTRO
152	STROJOVNA VZDUCHOTECHNIKY
153	SERVER
154	SKLAD

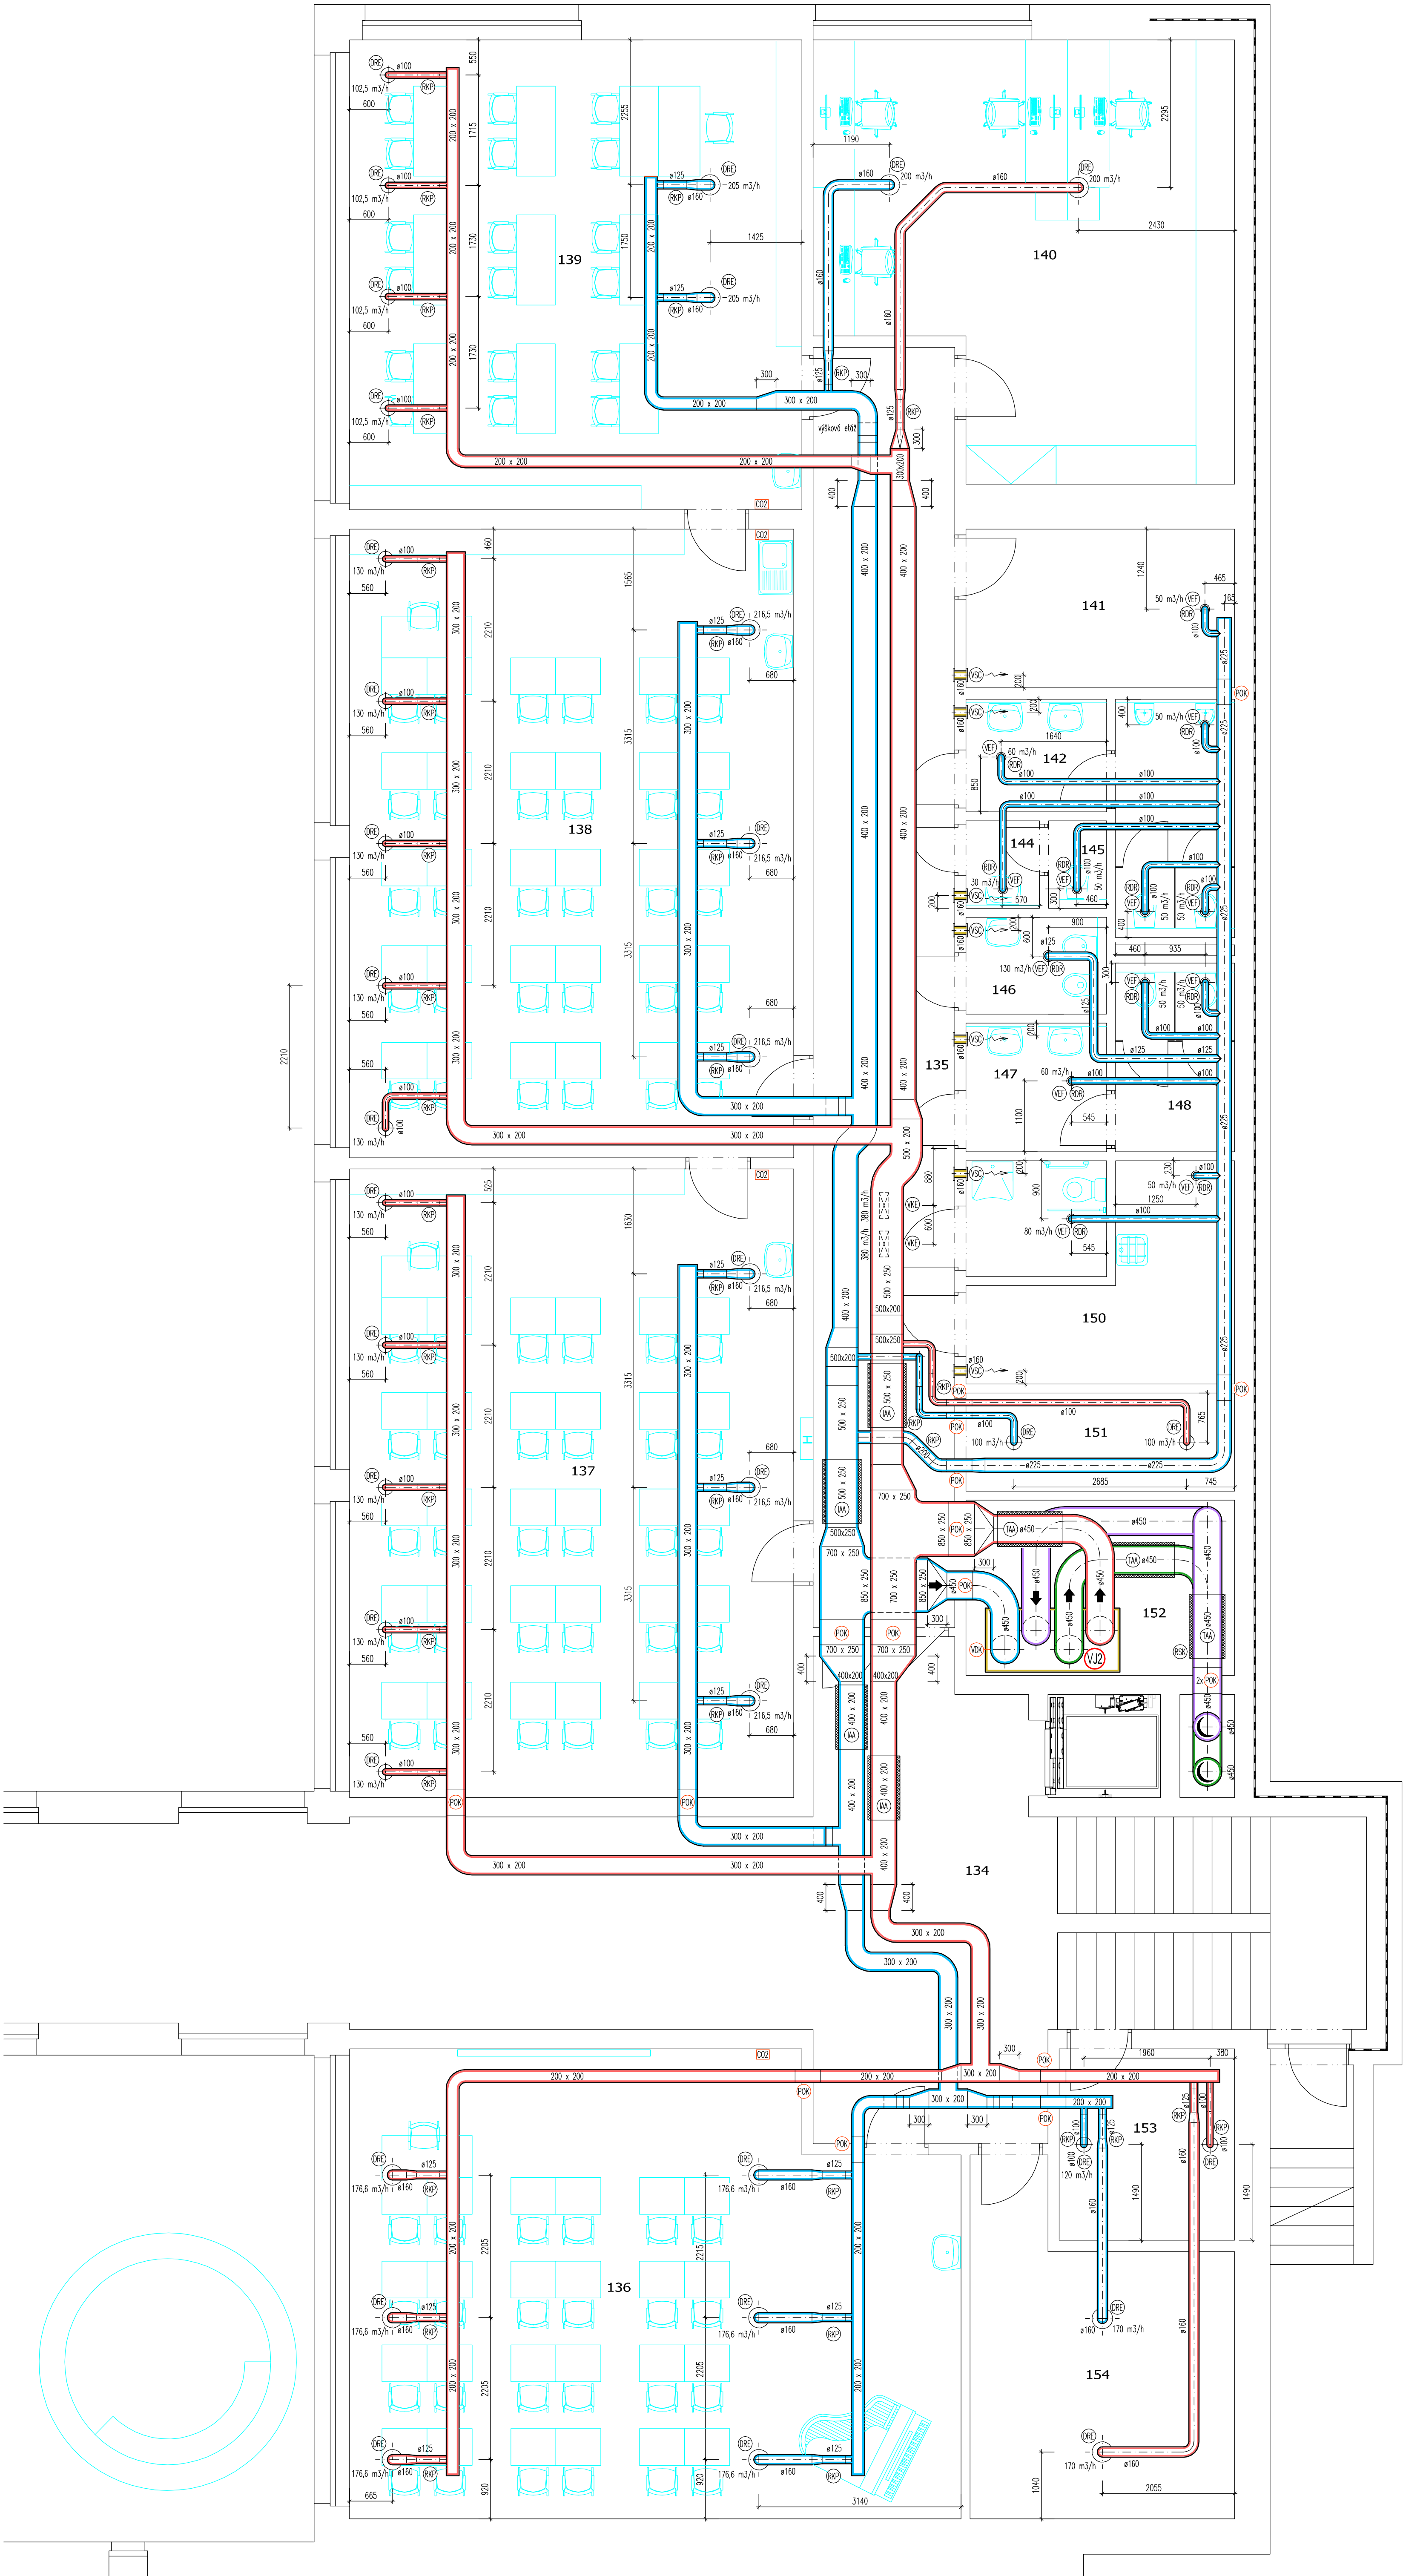

- PRŮCHOZÍ STĚNOVÝ VENTIL ø160 mm – osa 0,30 m nad podlahou
- REGULATOR KONSTANTNÍHO PRŮTOKU – POTRUBNÍ DÍL
- REGULATOR PRŮTOKU – VKLADANÝ DO POTRUBÍ
- ODEDELNIKOVÁ VÝSTKA KOMFORTNÍ DVOURÁDA 400 x 150 mm
- ODVODNÍ PLASTOVÝ TALÍŘOVÝ VENTIL
- UNIVERZÁLNÍ KRUHOVÝ NAMOSTAT S NASTAVITELNÝM KÚZELEM
- DETEKTOR CO2
- DETEKTOR KOUŘE NA OTAHOVÉ POTRUBÍ
- POŽÁRNÍ KLAPIKA SE SERVOPOHONEM (40 / BF 230-T)
- ZPĚTNÁ KLAPIKA DO KRUHOVÉHO POTRUBÍ
- TUMĚČ HLUKU DO KRUHOVÉHO POTRUBÍ – délka 1000 mm

UPOZORNĚNÍ!!!
NA VÝKRESE JSOU UVEDENY PŘÍKLADY TYPŮ ZAŘÍZENÍ.
TYTO JE MOŽNO NAHRADIT JINÝMI TYPY SE STEJNÝMI PARAMETRY.
K UVEDENÝM PŘÍKLADŮM ZAŘÍZENÍ LZE NABÍDNOUT ROVNOCENNÉ ŘEŠENÍ!

PŘÍSTAVBA A MODERNIZACE ZÁKLADNÍ ŠKOLY LIPŮVKA - p.č. 821, 822, 823, 825, 826, 828 - k.ú. Lipůvka		Ing. OLDŘICH HORÁK Projektová činnost ve výstavbě IČO: 673 51 786
Místo stavby: k.ú. Lipůvka – parc.č. 821, 822, 823, 825, 826, 828	Datum: LISTOPAD 2024	
Investor: OBEC LIPŮVKA, č.p.146, 679 22 – LIPŮVKA	Účel: DPS	
Projektant: Ing. OLDŘICH HORÁK, KOKORY 73	Formát: 10x A4	Měřítko: 1 : 50
D.1.4.4 – TECHNIKA PROSTŘEDÍ STAVEB / VZDUCHOTECHNIKA – SO 01 VZT - PŮDORYS 1.NP / NOVÁ BUDOVA		Číslo výkresu: D.1.4.4-SO 01 / VZ-1NP

BUDE POUŽITO ATYPICKÉ VZT POTRUBÍ OBDELNÍKOVÉHO PRŮŘEZU - vnitřní poloměr oblouku R=100 mm
BUDE POUŽITO VZT SPIRO-POTRUBÍ PŘI MAXIMÁLNÍM VYUŽITÍ TYPIZOVANÝCH TVAROVEK
VZT - POTRUBÍ PROPOJENÁ S VENKOVNÍM PROSTOREM BUDOU IZOLOVÁNA 50 mm TEPELNOU IZOLACÍ Z KAMENNÉ VLNY a 19 mm KAUCUKOVOU IZOLACÍ
VNITŘNÍ VZT - POTRUBÍ BUDE VEDENO V PODHLEDECH a BUDE IZOLOVÁNO 2x 19 mm SAMOLEPÍCÍ KAUCUKOVOU TEPELNOU IZOLACÍ
ČTYŘHRANNÁ VZT - POTRUBÍ BUDOU ROZDĚLENA NA POTRUBNÍ ÚSEKY V MAXIMÁLNÍ DÉLCE 1500 mm a BUDOU OPATŘENA PŘÍRUBOU
PŘESNÁ POLOHA DISTRIBUČNÍCH ELEMENTŮ MUŽE BYT UPRÁVENA PŘI REALIZACI STAVBY

- ODTAH VZDUCHU DO VENKOVNÍHO PROSTORU z VJ
- PŘÍVOD VZDUCHU Z VENKOVNÍHO PROSTORU DO VJ
- PŘÍVOD VZDUCHU DO MÍSTNOSTI OD VJ
- ODVOD VZDUCHU Z MÍSTNOSTI DO VJ