



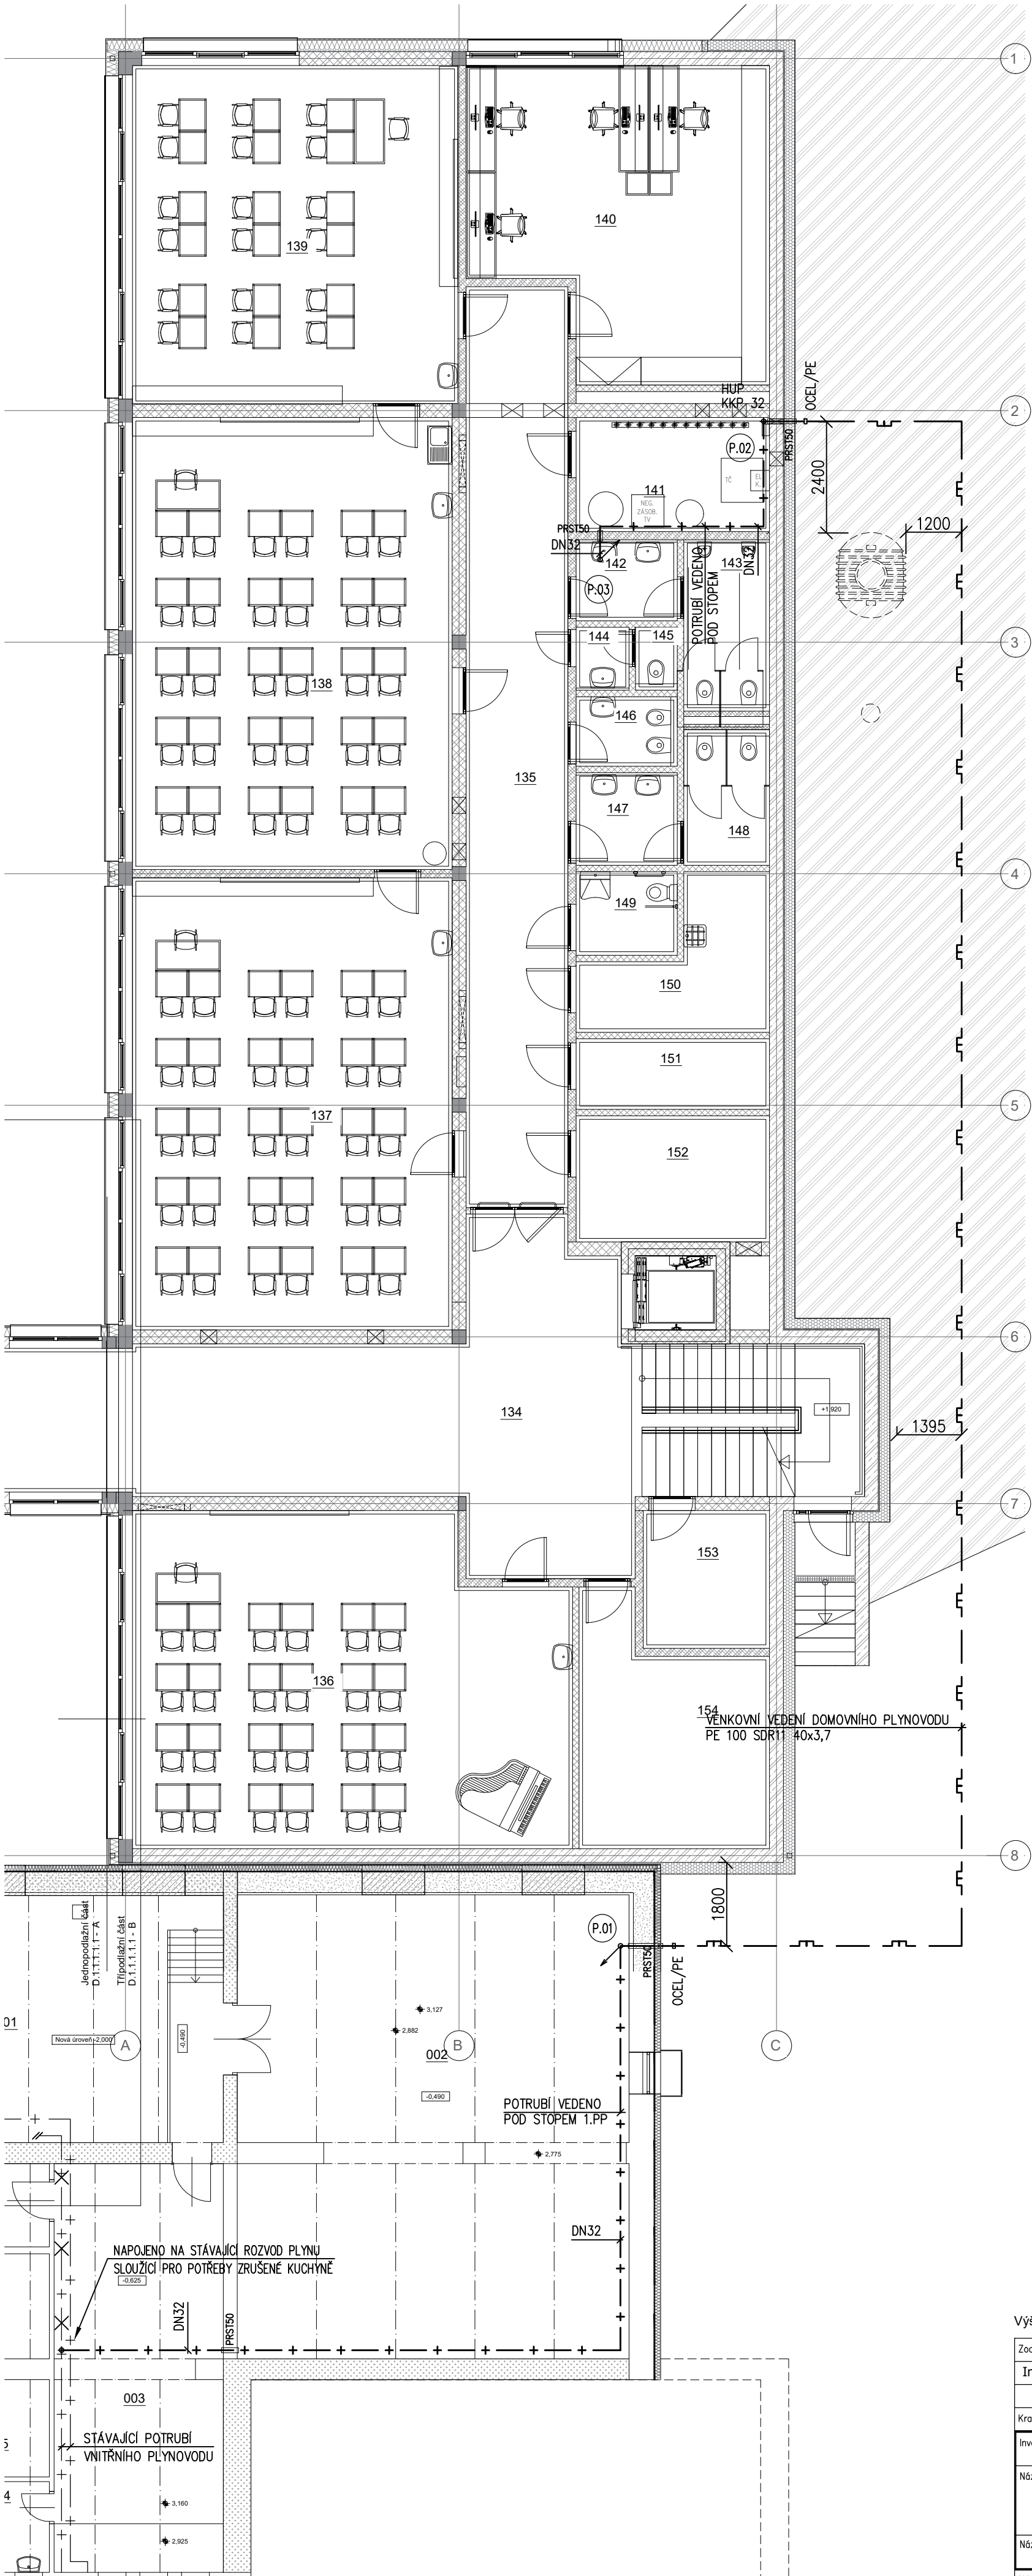

LEGENDA MÍSTNOSTÍ

Číslo místnosti	Funkce
134	Schodišťová hala
135	Chodba
136	Odborná učebna - hudebna/Školní klub
137	Odborná učebna - Jazyková/Školní klub
138	Odborná učebna - Výtvarná/Družina
139	Odborná učebna - Jazyková/Družina
140	Kabinet
141	Technická místnost
142	WC chlapci - předšší
143	WC chlapci
144	WC učitelé - předšší
145	WC učitelé
146	Hygienická kabina
147	WC dívky - předšší
148	WC dívky
149	WC bezbariérové
150	Úklidová místnost
151	Technická místnost - elektro
152	Strojovna vzduchotechniky
153	Server
154	Sklad

PROSTUP PLYNOVODNÍHO POTRUBÍ VE STĚNĚ S DUTINAMI

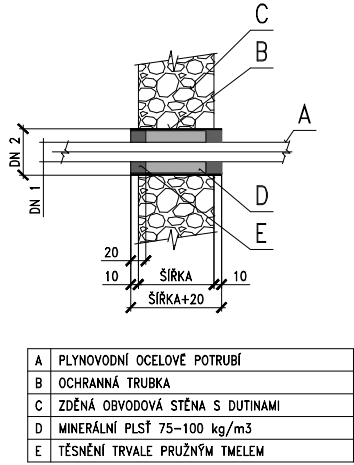

A	PLYNOVODNÍ OCELOVÉ POTRUBÍ
B	OCHRANNÁ TRUBKA
C	ZDĚNÁ OBVODOVÁ STĚNA S DUTINAMI
D	MINERÁLNÍ PLŠT 75-100 kg/m3
E	TĚSNĚNÍ TRVALE PRUŽNÝM TMELEM



LEGENDA POTRUBÍ

- + — + — + — NTL ROZVOD PLYNU – NOVÝ DOMOVNÍ
— + — + — + — NTL ROZVOD PLYNU – NOVÝ DOMOVNÍ VENKOVNÍ
— + — + — + — NTL ROZVOD PLYNU – STÁVAJÍCÍ DOMOVNÍ
(P.01) OZNAČENÍ STUPAČKY PLYNOVODU

LEGENDA ARMATUR

- DN32 – JMENOVITÁ SVĚTLOST POTRUBÍ DN 32
KKP25 – KULOVÝ KOHOUT PRO PLYN – DN25
PRST50 – PROSTUPKA DN50
PPH – PLYNOVÁ PŘÍPOJOVACÍ HADICE DN15, L= 1 m

SCHEMA ŘEŠENÉ ČÁSTI STAVBY

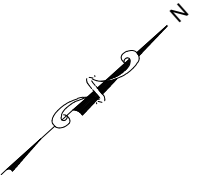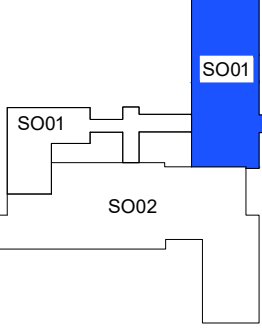

Výškový systém B.p.v. ±0,000 = 378,55 m n. m.

Zodpovědný projektant: Ing. Antonín Talach	Vypracoval: Ing. Antonín Talach	Kreslil: Ing. Antonín Talach	Paré:
Kraj: Jihomoravský	Místo: Lipůvka		
Investor: Obec Lipůvka, č.p. 146, 679 22 Lipůvka	Účel projektu: DPS		
Název stavby: PŘÍSTAVBA A MODERNIZACE ZÁKLADNÍ ŠKOLY - LIPŮVKA p.č. 821, 822, 823, 825, 826, 828, k.ú. Lipůvka	Datum: 08/2024		
Název přílohy: SO 01 PŘÍSTAVBA ŠKOLY	Číslo archivní/zakázky: -		
Název výkresu: D.1.4.5 PLYNOINSTALACE PŮDORYS 1.NP - ČÁST B	Verze tisku: -	Formát výkresu: 4 x A4	
	Měřítko: 1:100	Číslo výkresu: D.1.4.5-02	