



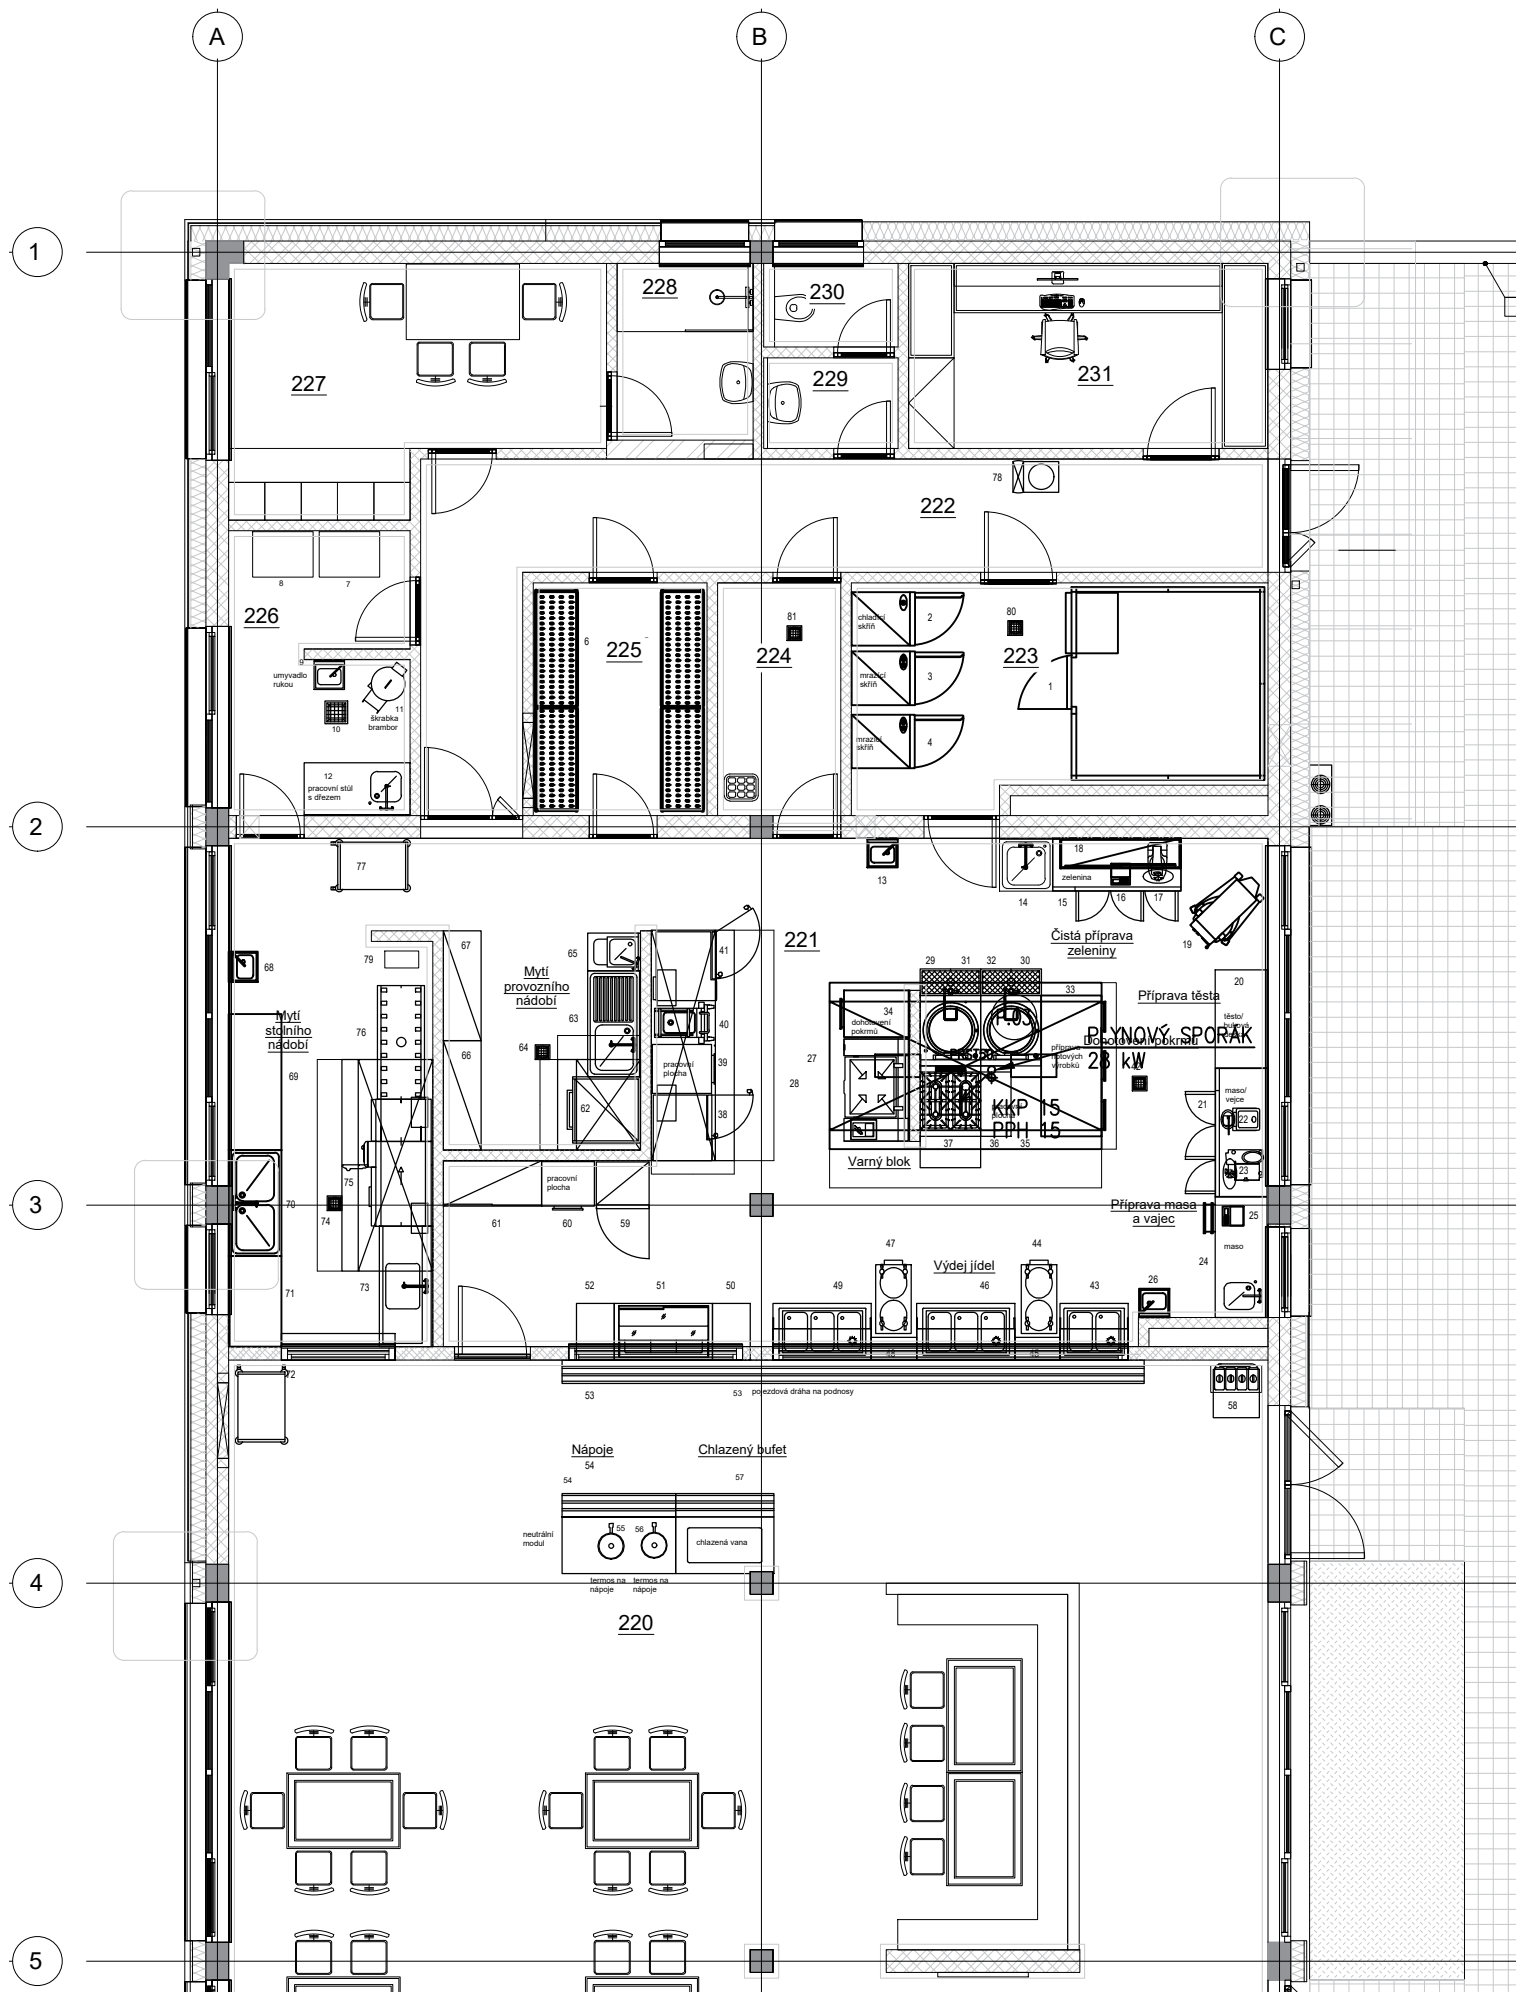

PROSTUP PLYNOVODNÍHO POTRUBÍ
VE STĚNĚ S DUTINAMI

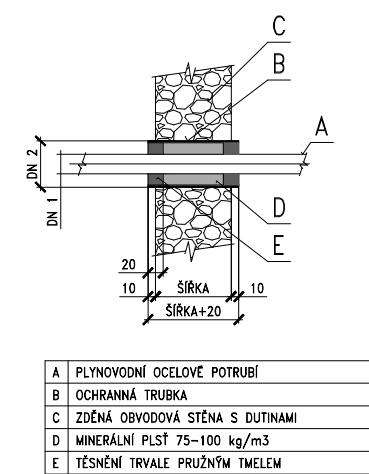

A	PLYNOVODNÍ OCELOVÉ POTRUBÍ
B	OCHRANNÁ TRUBKA
C	ZDĚNÁ OBVODOVÁ STĚNA S DUTINAMI
D	MINERÁLNÍ PLŠŤ 75-100 kg/m3
E	TĚSNĚNÍ TRVALE PRUŽNÝM TMELEM

LEGENDA POTRUBÍ

- + — + — + — NTL ROZVOD PLYNU – NOVÝ DOMOVNÍ
- — — — — NTL ROZVOD PLYNU – NOVÝ DOMOVNÍ VENKOVNÍ
- + — + — + — NTL ROZVOD PLYNU – STÁVAJÍCÍ DOMOVNÍ
- (P.01) OZNAČENÍ STUPAČKY PLYNOVODU



LEGENDA ARMATUR

- DN32 – JMENOVITÁ SVĚTLOST POTRUBÍ DN 32
- KKP25 – KULOVÝ KOHOUT PRO PLYN – DN25
- PRST50 – PROSTUPKA DN50
- PPH – PLYNOVÁ PŘÍPOJOVACÍ HADICE DN15, L= 1 m

LEGENDA MÍSTNOSTÍ

Číslo místnosti	Funkce
218	Schodišťová hala
219	Odborná učebna vaření
220	Jídelna
221	Kuchyně
222	Chodba
223	Chlazený sklad
224	Úklidová místnost
225	Suchý sklad
226	Hrubá příprava a sklad brambor a zeleniny
227	Šatna
228	Sprcha
229	WC -předsíň
230	WC
231	Kancelář

SCHÉMA ŘEŠENÉ ČÁSTI
STAVBY

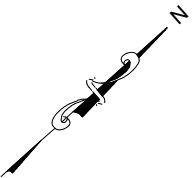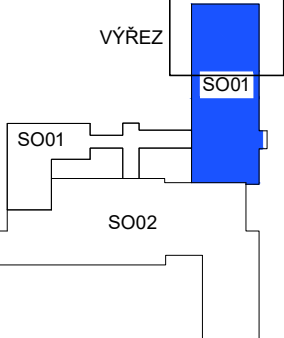

Výškový systém B.p.v. ±0,000 = 378,55 m n. m.

Zodpovědný projektant:	Vypracoval:	Kreslil:	Paré:	 PROJEKCE TPB Ing. Antonín Talach gsm: +420 725 482 131 e-mail: gtop@email.cz	
Ing. Antonín Talach	Ing. Antonín Talach	Ing. Antonín Talach			
Kraj: Jihomoravský	Místo: Lipůvka				
Investor: Obec Lipůvka, č.p. 146, 679 22 Lipůvka				Účel projektu: DPS	
Název stavby: PŘÍSTAVBA A MODERNIZACE ZÁKLADNÍ ŠKOLY - LIPŮVKA p.č. 821, 822, 823, 825, 826, 828, k.ú. Lipůvka				Datum: 08/2024	
				Číslo archivní/zakázky: -	
				Verze tisku: -	
Název přílohy: SO 01 PŘÍSTAVBA ŠKOLY				Formát výkresu: 3 x A4	
Název výkresu: D.1.4.2 PLYNOINSTALACE PŮDORYS 2.NP				Měřítko: 1:100	Číslo výkresu: D.1.4.5-03