


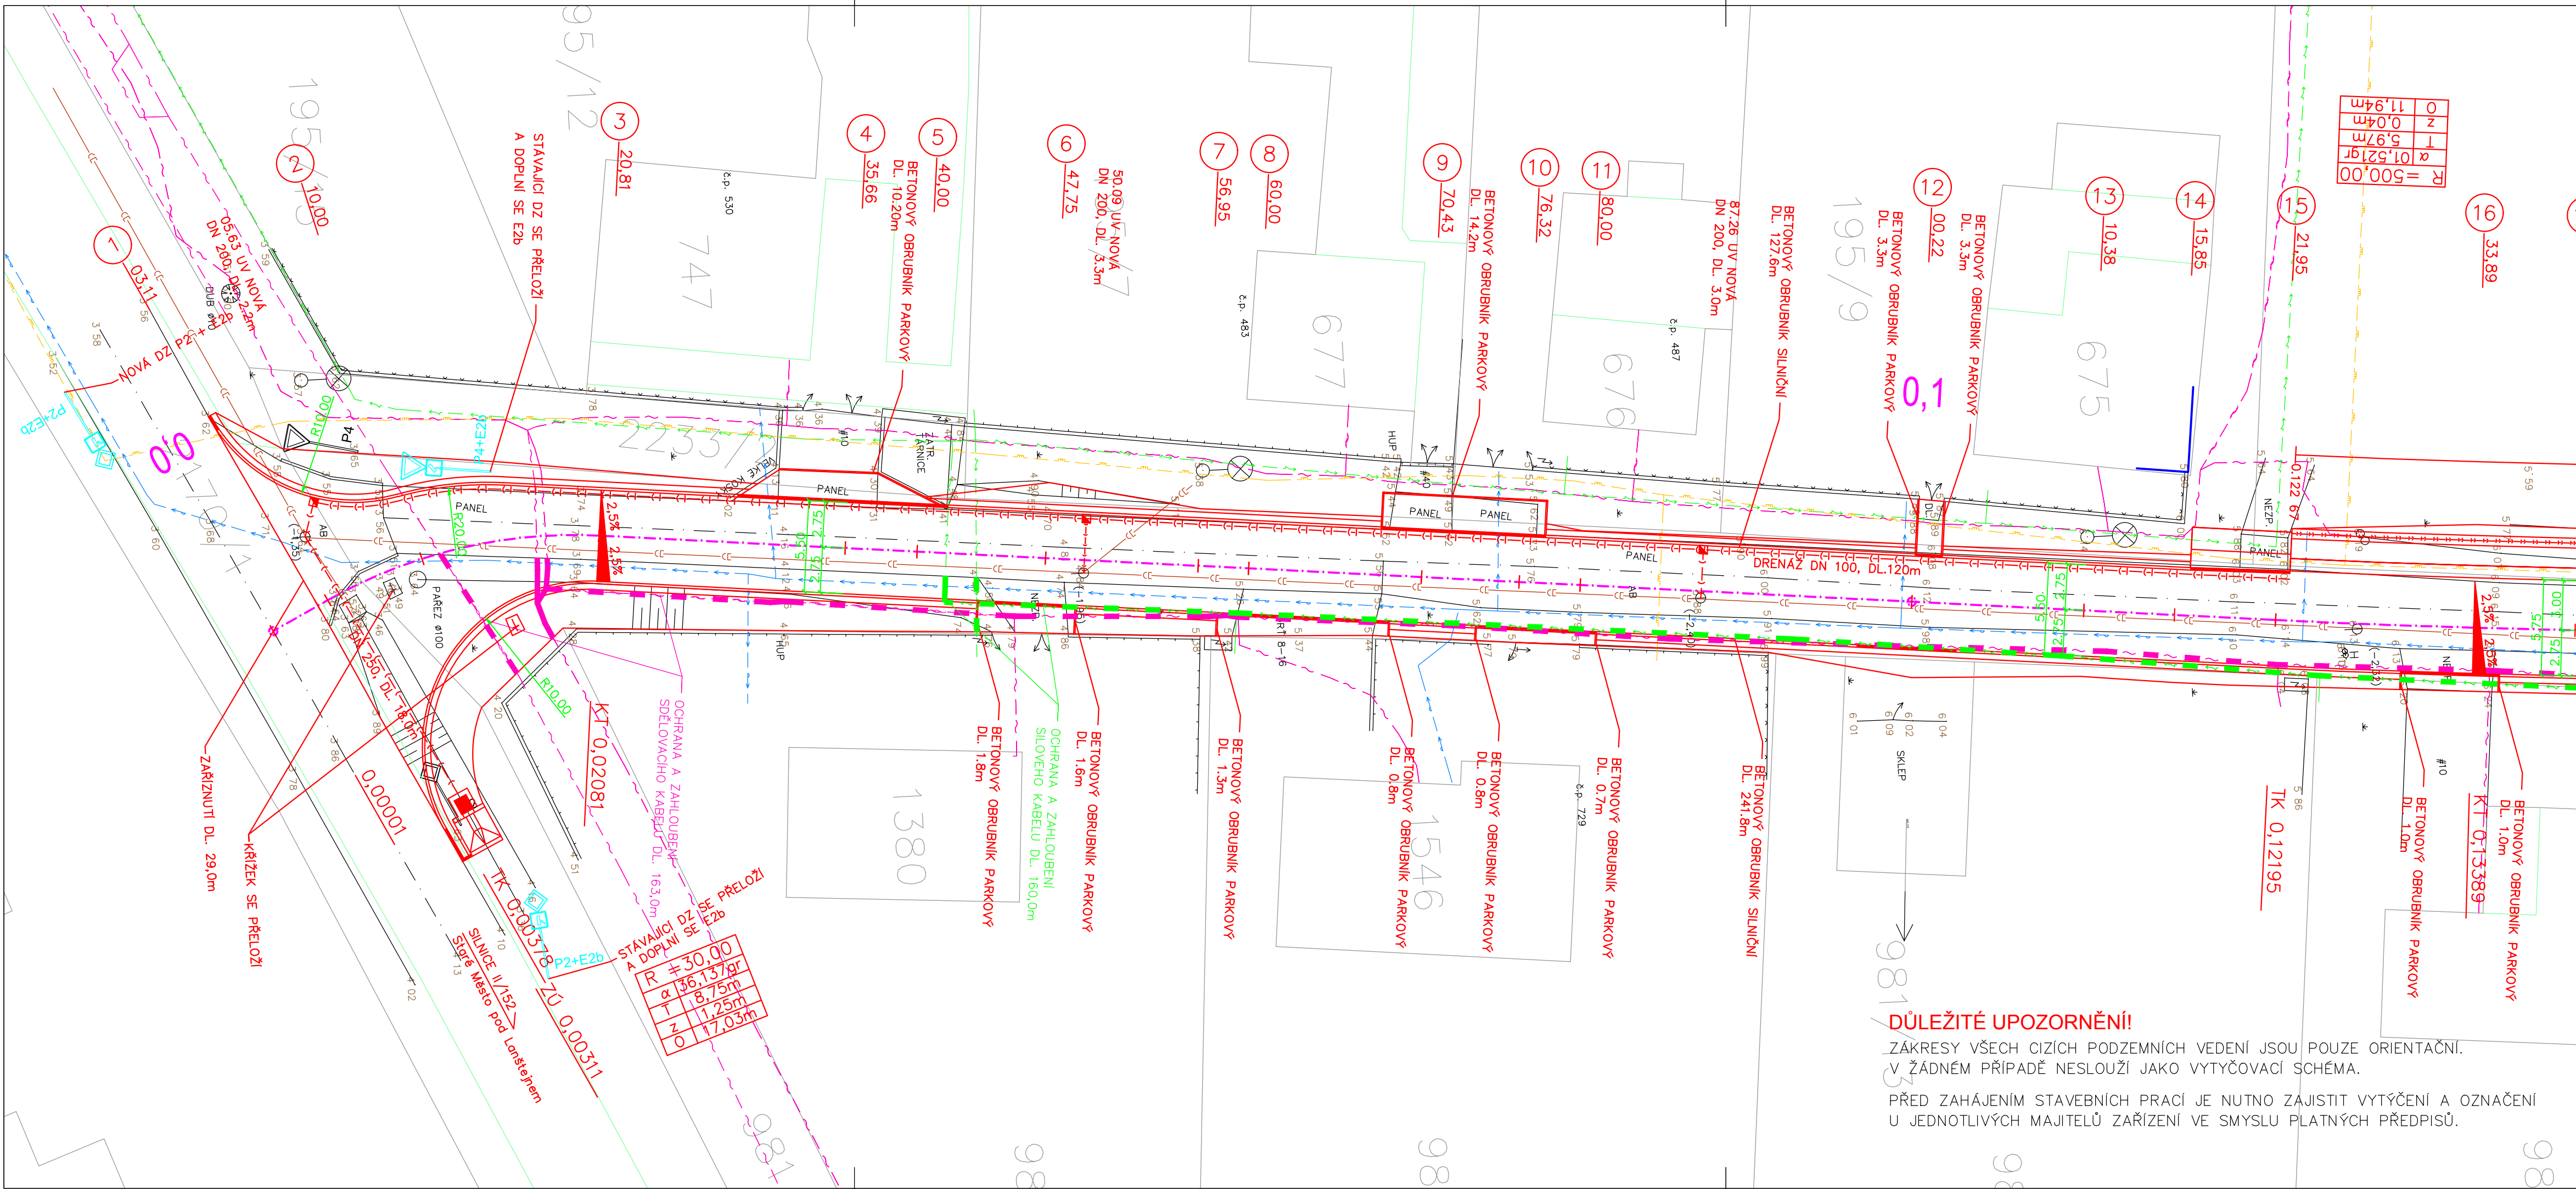

LEGENDA OBJEKTŮ:

SO 103 MK Nová Bystřice – Ovčárna

LEGENDA STÁVAJÍCÍCH SÍTÍ:

- JEDNOTNÁ KANALIZACE VE SPRÁVĚ ČEVAK a.s., Č. BUDĚJOVICE
- VODOVOD VE SPRÁVĚ ČEVAK a.s., Č. BUDĚJOVICE
- STŘEDOTLAKÝ PLYNOVOD VE SPRÁVĚ E-ON ČR, s.r.o., Č. BUDĚJOVICE
- NADZEMNÍ VEDENÍ VN VE SPRÁVĚ E-ON ČR, s.r.o., Č. BUDĚJOVICE
- NADZEMNÍ VEDENÍ VN – OCHRANNÉ PÁSMO
- PODZEMNÍ VEDENÍ NN VE SPRÁVĚ E-ON ČR, s.r.o., Č. BUDĚJOVICE
- SDĚLOVACÍ KABELY VE SPRÁVĚ TELEFÓNICA 02 ČR, a.s.

SILOVÉ KABELY VO NEJSOU Z DŮVODU NEZNÁMÉ POLOHY ZAKRESLENY.

Změna	Číslo/rok	Vypracoval

SO 103

Souřadnicový systém s-JTSK.
Výškový systém Bpv.

HIP :	VP : Josef Šedivý	Zodp. projektant : Ing. Lubomír Hlom	WAY project s. r. o. Jindřichův Hradec, Jarošovská 1126/II tel.: 384 321 494, 384 327 505 email: wayproject@wayproject.cz
Projektant : Ing. Karel Drobil	Kontroloval : Josef Šedivý		

Stavebník : Město Nová Bystřice	Č. zakázky : 614	Paré č.:
Obec : Nová Bystřice	Datum : 01/2014	
Stavba : Rekonstrukce místních komunikací v Nové Bystřici - Hradiště, Skalka, Ovčárna	Formát : 6 A4	
Příloha : Koordinační situace - Ovčárna km 0,000-0,130	Měřítko : 1:250	

Stupeň : PDPS	Číslo arch. : 05/11	Číslo přílohy : B 2.1
------------------	------------------------	---------------------------------

DŮLEŽITÉ UPOZORNĚNÍ!
ZÁKRESY VŠECH CIZÍCH PODZEMNÍCH VEDENÍ JSOU POUZE ORIENTAČNÍ.
V ŽÁDNÉM PŘÍPADĚ NESLOUŽÍ JAKO VYTÝČOVACÍ SCHÉMA.
PŘED ZAHÁJENÍM STAVEBNÍCH PRACÍ JE NUTNO ZAJISTIT VYTÝČENÍ A OZNAČENÍ
U JEDNOTLIVÝCH MAJITELŮ ZAŘÍZENÍ VE SMYSLU PLATNÝCH PŘEDPISŮ.