



ČOV STMH15 Hellstein


PŮDORYS

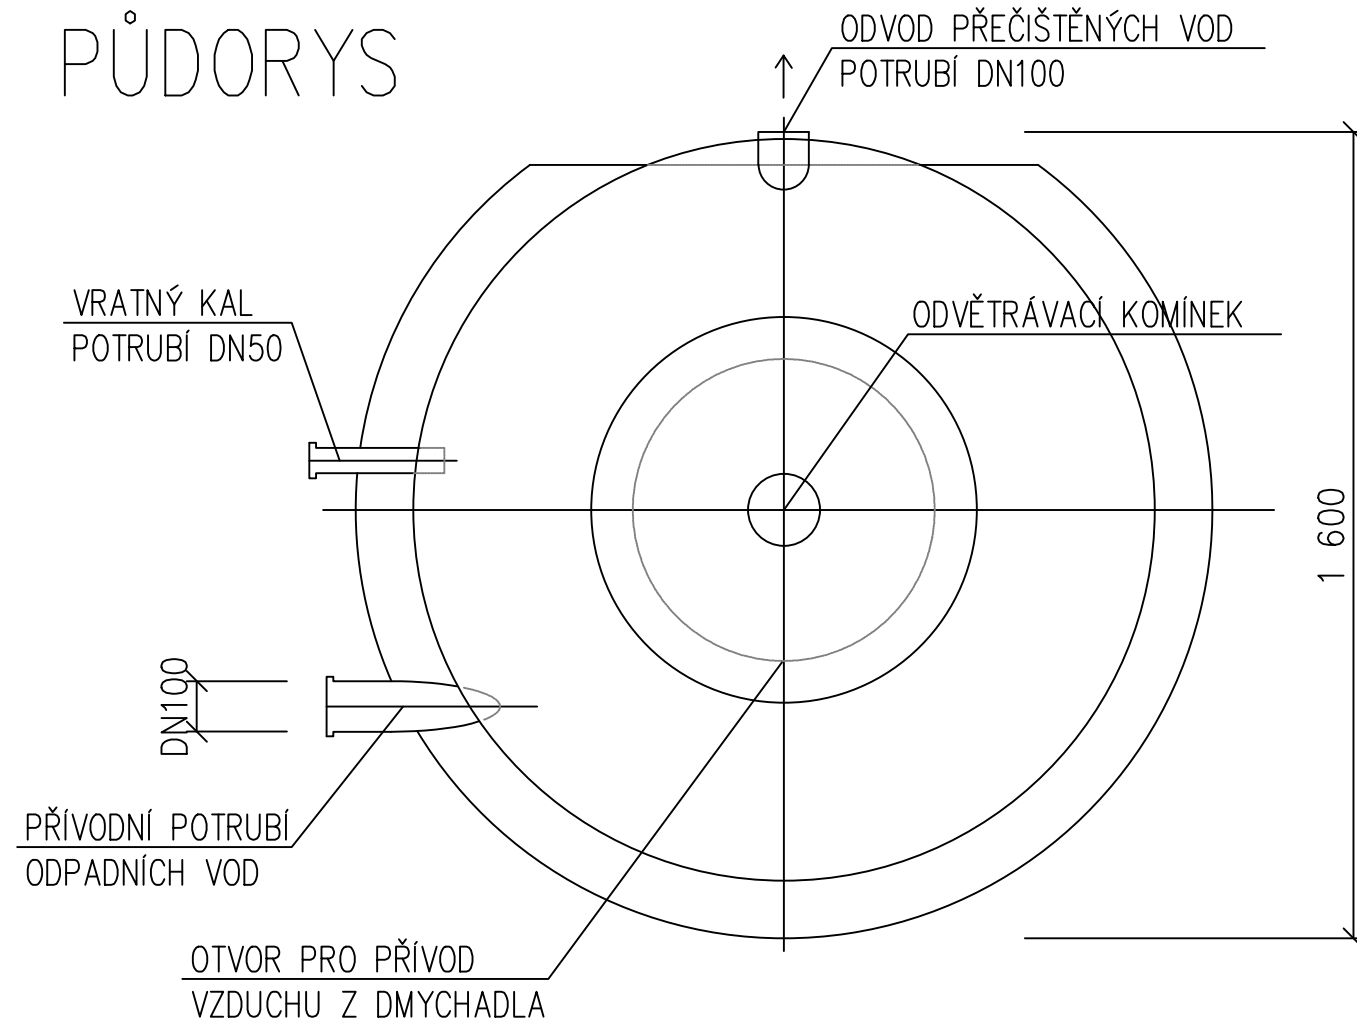

ŘEZ A-A2

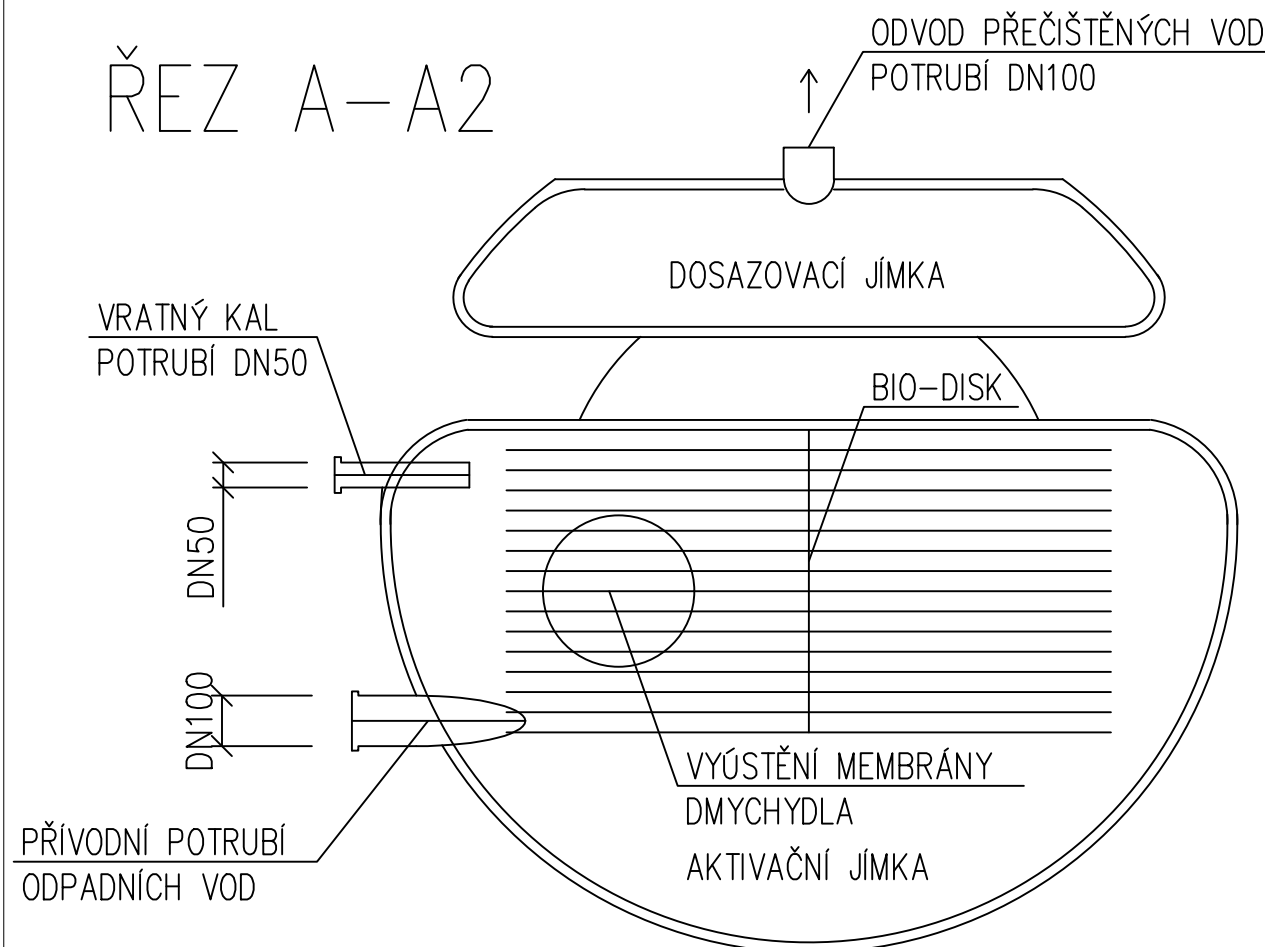

PŘÍČNÝ ŘEZ

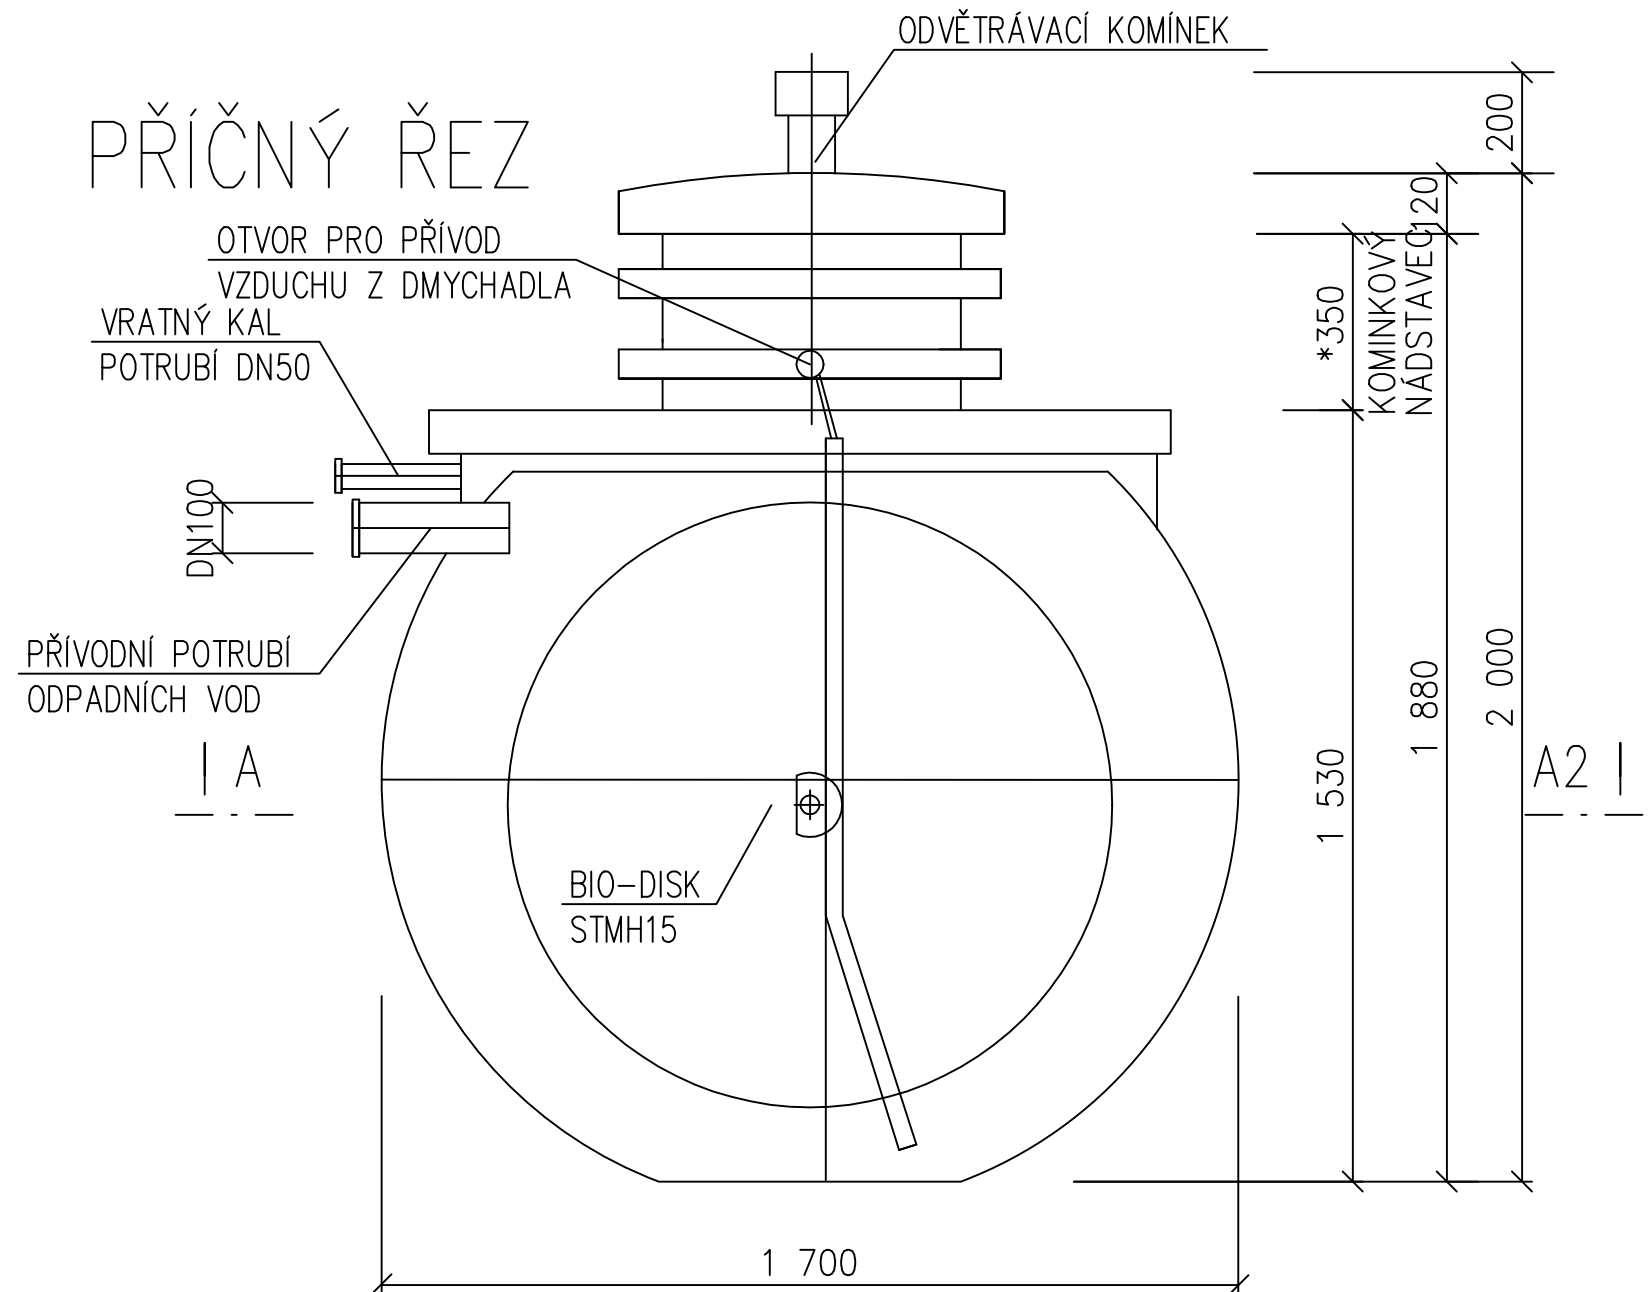

k.ú. Milešov u Lovosic [694649]

Souřadnicový systém JTSK, výškový systém Bpv

Rev. B			
Rev. A			
Index:	Datum:	Změny:	Vypracoval:
Vypracoval: Ing. Jakub Horner		Zodp. projektant: Ing. Jakub Horner	
MÚ (OÚ): Lovosice		Kraj: Ústecký	
Investor: Ústav fyziky atmosféry AV ČR, v. v. i. Ústav fyziky atmosféry AV ČR, v. v. i.		Datum: 17.05.2022	
Adresa: Boční II 1401/1a, Záběhlice, 14100 Praha 4		Stupeň: DPS	
Zakázka: ČOV pro areál staveb ÚFA AV ČR a OPS - Milešovka		Číslo zakázky: 46/05/2022	
p.č. 658/1, 1092, 1093/1, 2 p.č. st. 165/3, 5, k.ú. Milešov u Lovosic		Měřítko: 1:15	
Obsah: ČOV typ STMH15 (např.)		Formát: A3	Č. kopie:
		Číslo přílohy: D.5.	
		Revize:	