



PŮDORYSNÝ ŘEZ ARMATURNÍ KOMOROU

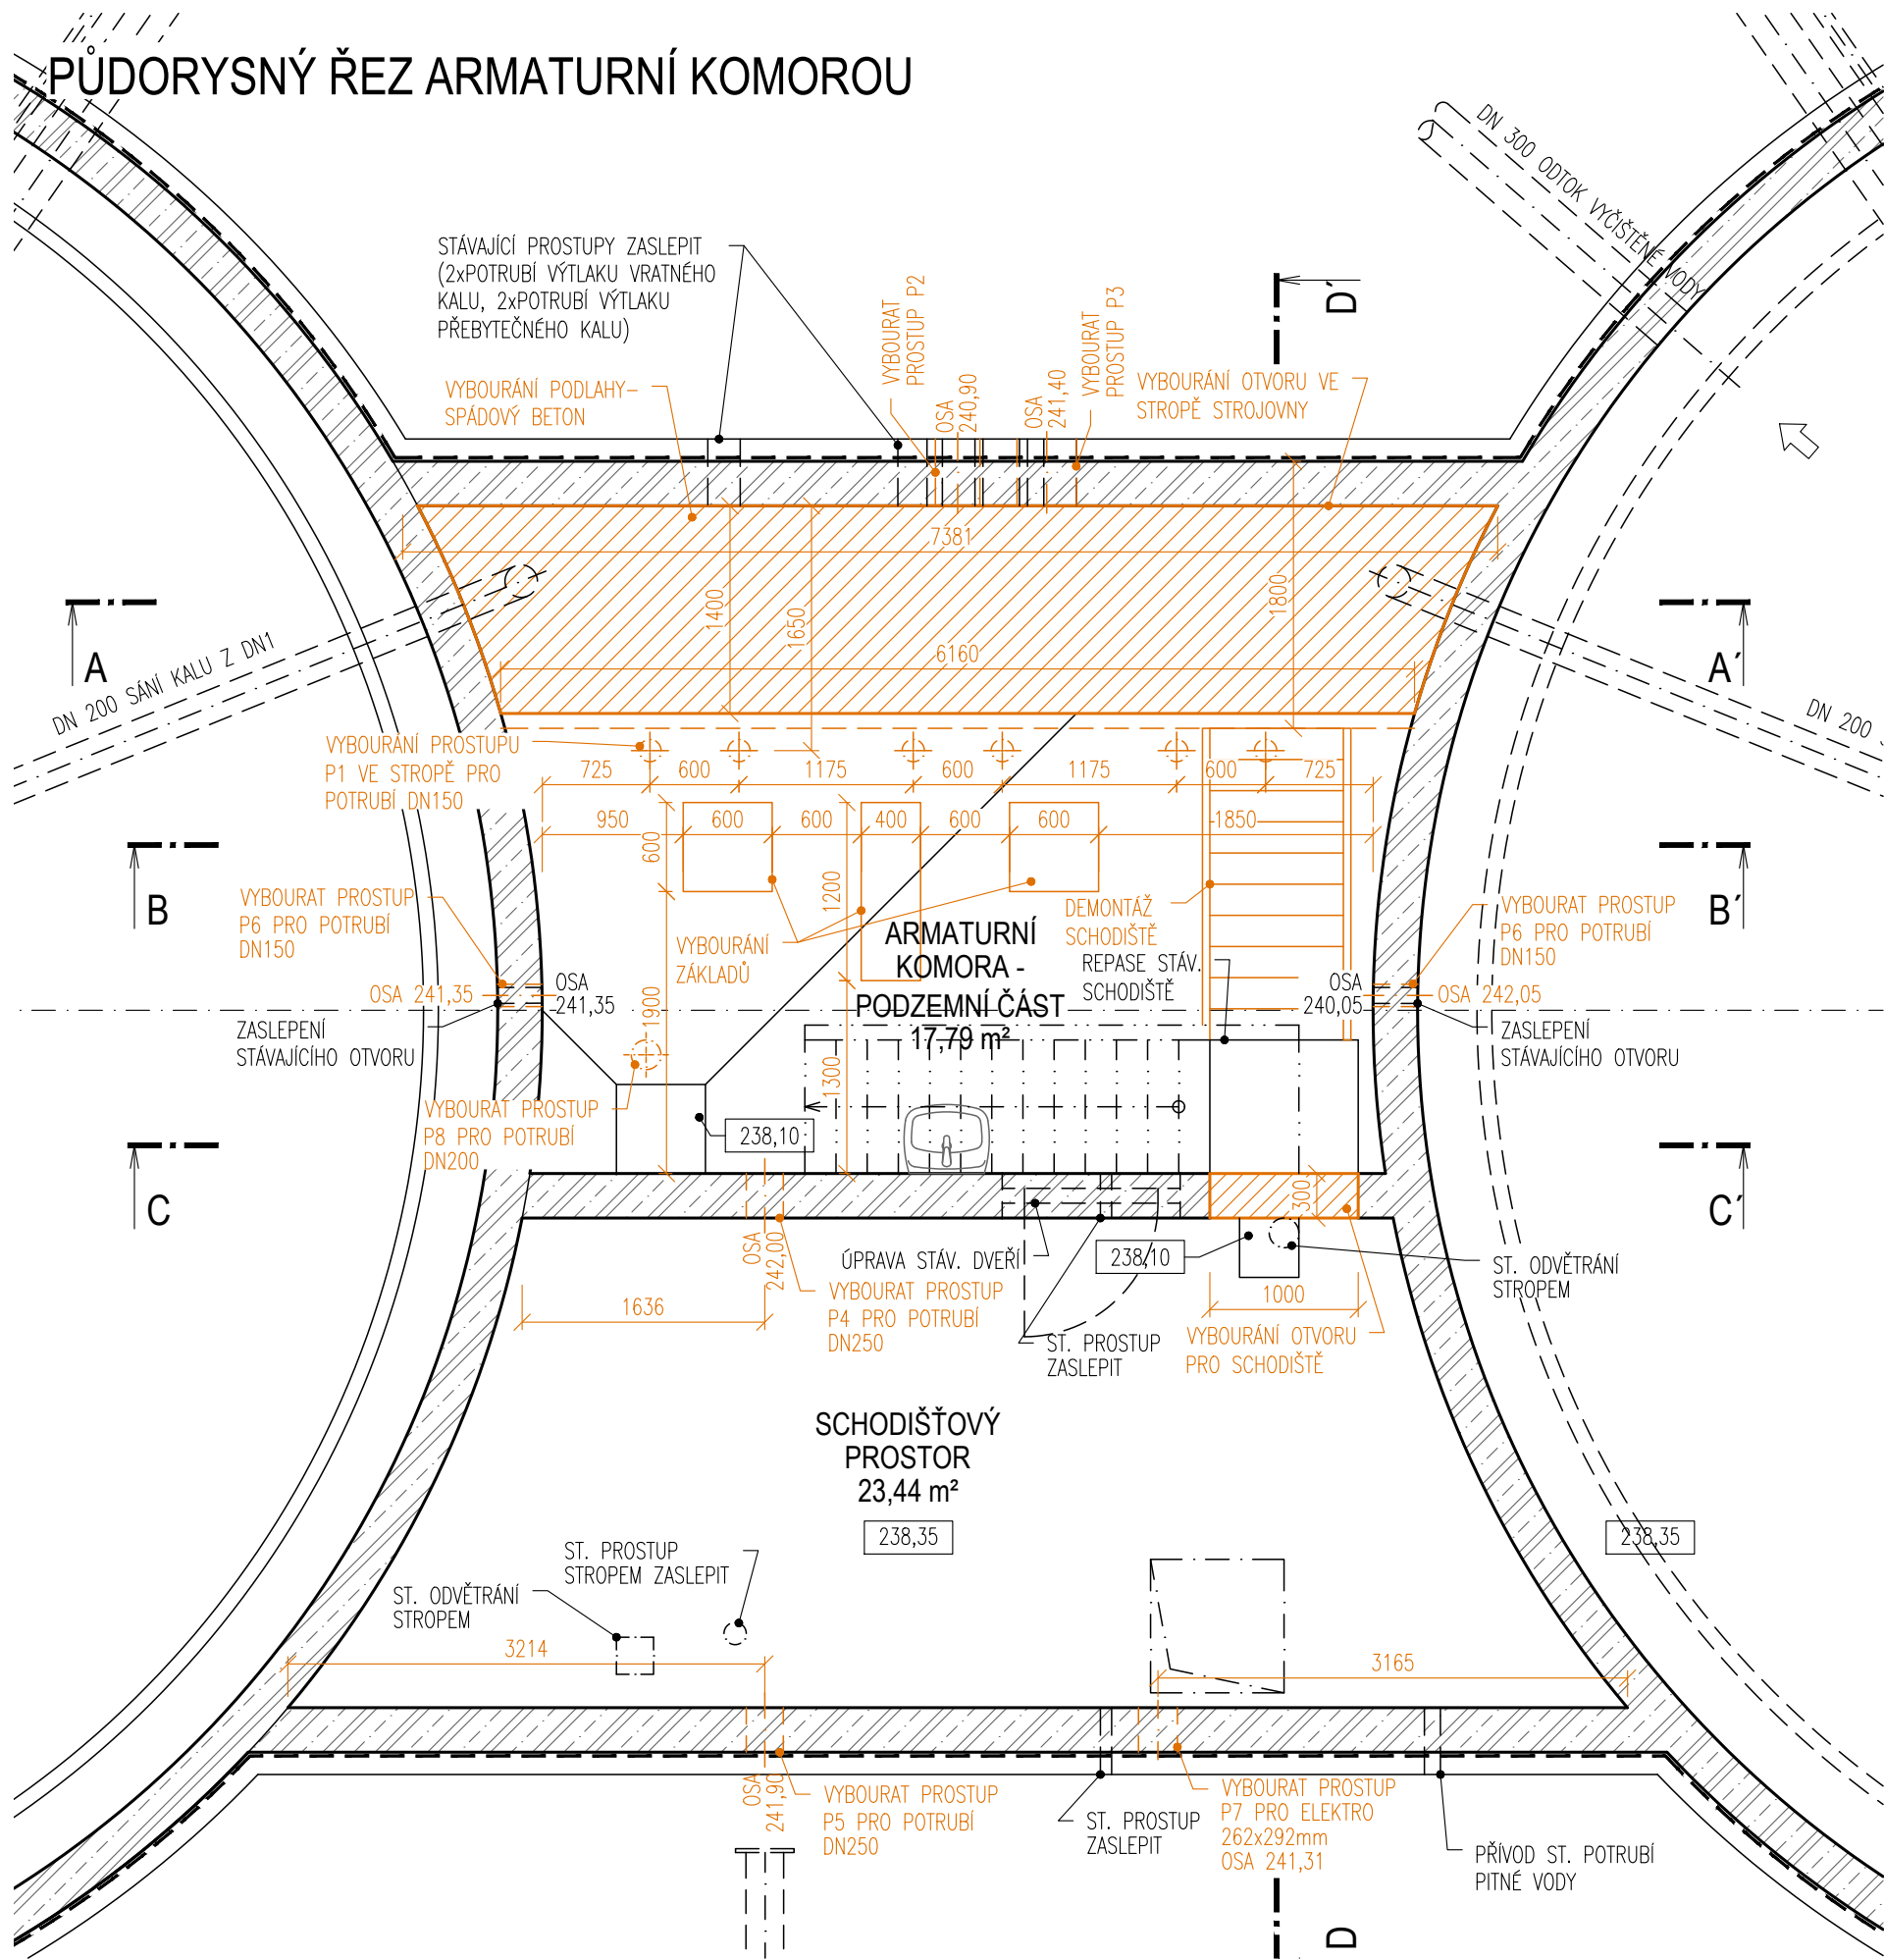

ŘEZ D-D'

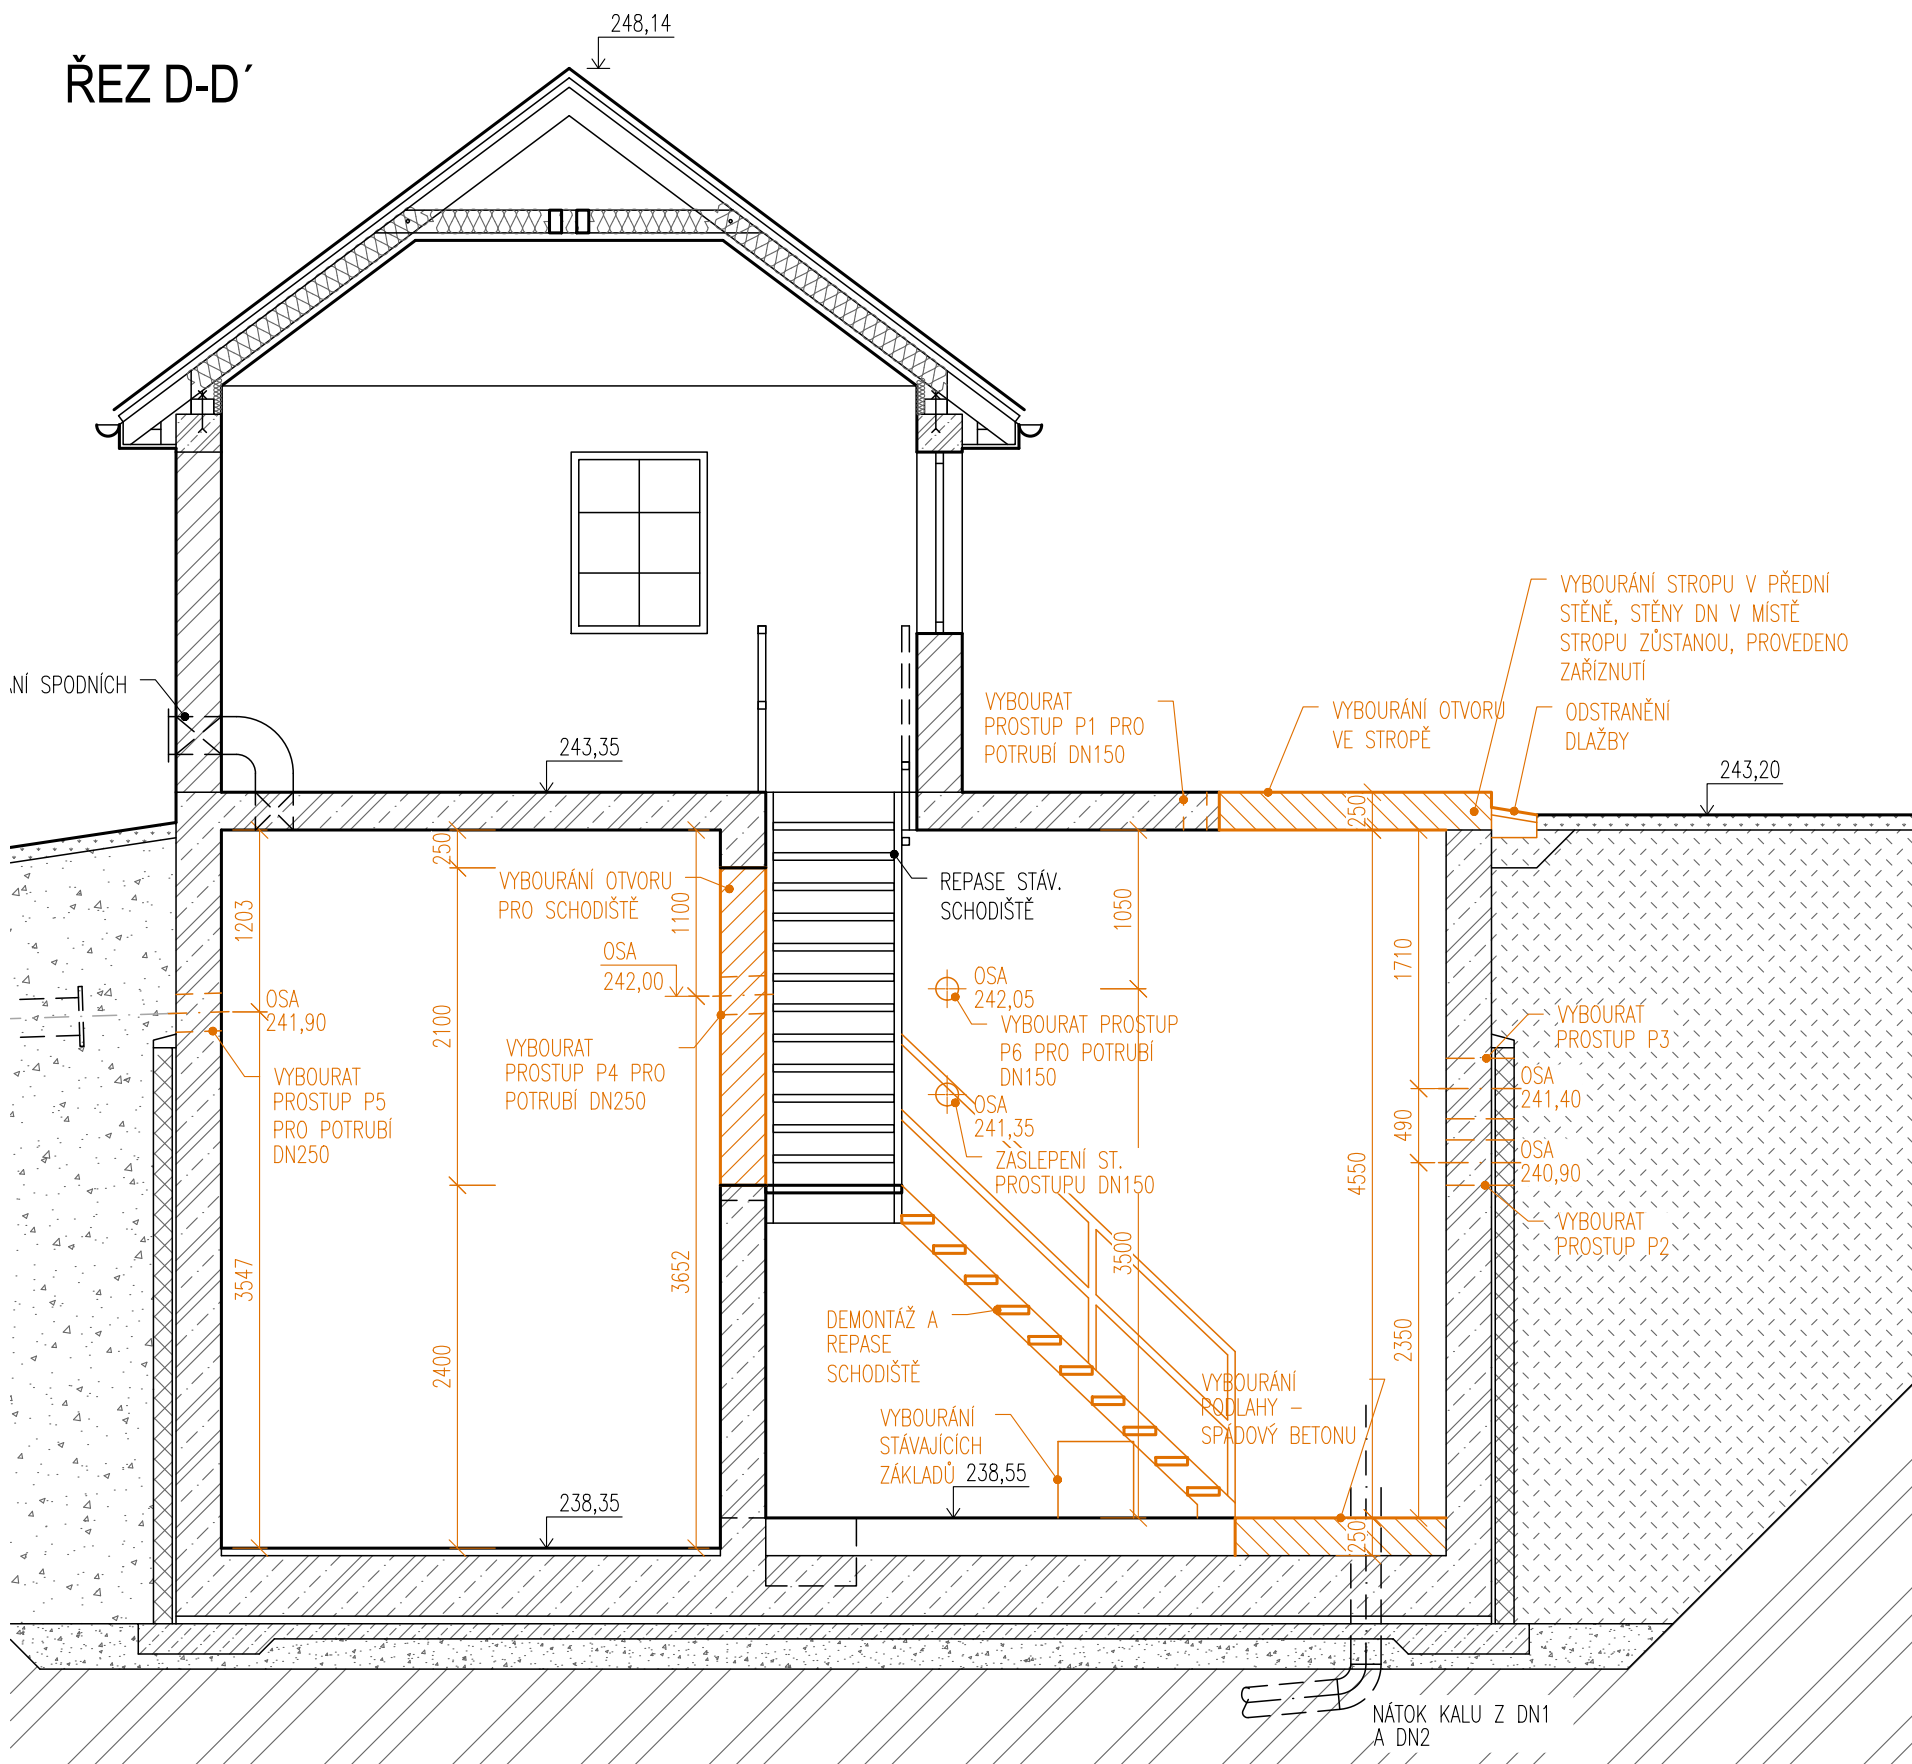

POZNÁMKA

SOUČÁSTI STAVEBNÍCH PRACÍ JSOU:

BOURACÍ PRÁCE:

- VYBOURÁNÍ ČÁSTI PODLAHY
- VYBOURÁNÍ PROSTUPU VE STROPĚ STROJOVNÝ
- VYBOURÁNÍ PROSTUPU PRO NOVÝ SCHODIŠŤOVÝ OTVOR
- DEMONTÁŽ STÁVAJÍCÍHO SCHODIŠTĚ (REPASE)
- ÚPRAVA STÁVAJÍCÍCH DVEŘÍ VE STROJOVNĚ
- NOVÉ PROSTUPY PRO POTRUBÍ
- POMOCNÉ STAVEBNÍ PRÁCE PRO OSAZENÍ TECHNOLOGIE
- VYBOURÁNÍ STÁVAJÍCÍCH ZÁKLADŮ POD ČERPADLY
- ODSTRANĚNÍ STÁVAJÍCÍHO UMYVADLA

PROSTUPY:

- P1 - PROSTUP PRO POTRUBÍ VÝTLAKU KALU DN150 VE STROPĚ TL.250mm - 6ks
- P2 - PROSTUP PRO POTRUBÍ NÁTOKU KALU Z DN3 DN300 VE STĚNĚ TL.450mm - 1ks
- P3 - PROSTUP PRO POTRUBÍ ODTOKU KALU DO ROREG DN400 TL.450mm - 1ks
- P4 - PROSTUP PRO POTRUBÍ PLOVOUČÍHO KALU DN250 TL.300mm - 1ks
- P5 - PROSTUP PRO POTRUBÍ PLOVOUČÍHO KALU DN250 TL.450mm - 1ks
- P6 - PROSTUP PRO POTRUBÍ PLOVOUČÍHO KALU DN150 TL.300mm - 2ks
- P7 - PROSTUP PRO ELEKTRO CHRÁNIČKY - PROSTUP 240x300mm - 1ks
- P8 - PROSTUP PRO POTRUBÍ VZT DN200 VE STROPĚ TL.250mm - 1ks
- P9 - PROSTUP PRO POTRUBÍ VZT DN200 VE STĚNĚ TL.400mm - 1ks
- P10 - DROBNÉ PROSTUPY PRO ROZVODY ELEKTRO A TECHNOLOGIE

SOUČÁSTI TECHNOLOGICKÉ DODÁVKY JSOU:

DEMONTÁŽE

- STÁVAJÍCÍCH TECHNOLOGICKÝCH ZAŘÍZENÍ VČETNĚ PROPOJOVACÍCH POTRUBÍ
- ČERPADLA KALU, JIMKY PLOVOUČÍHO KALU, NÁDRŽ NA PREFLOK

DOKUMENTACE STAVEBNÍCH OBJEKTŮ

SO 04 Kalové hospodářství

DSO 04.3 Čerpací stanice kalu

±0,000 = 243,35

Rev. č.	Datum	Schválil	Stručný popis změn

KOOPERACE V PROFESI	tel.:	-
	e-mail:	-
PRO DUIS s.r.o.	IČO:	-

				DUIS S.R.O. Projektové a inženýrské služby Srbská 1546/21, 612 00 Brno E-mail: duis@duis.cz www.duis.cz	
Vypracoval:	Projektant:	Hl.ing.projektu:	Tech. kontrola:	Formát: 6 A4 Datum: 05/2022 Stupeň: DPS Soubor: – Měřítko: 1:50 Číslo zakázky: 1256 Č.přílohy: D.1.4.3-1	
Ing. Jirková	Ing. Havlů	Ing. Havlů	Ing. Vach		
Objednatel:	Investor:				
Svazek vodovodů a kanalizací Tišnovsko					
Akce:					
ČOV TIŠNOV, BŘEZINA - INTENZIFIKACE A ROZŠÍŘENÍ					
Příloha:	Čerpací stanice kalu - bourané konstrukce				