


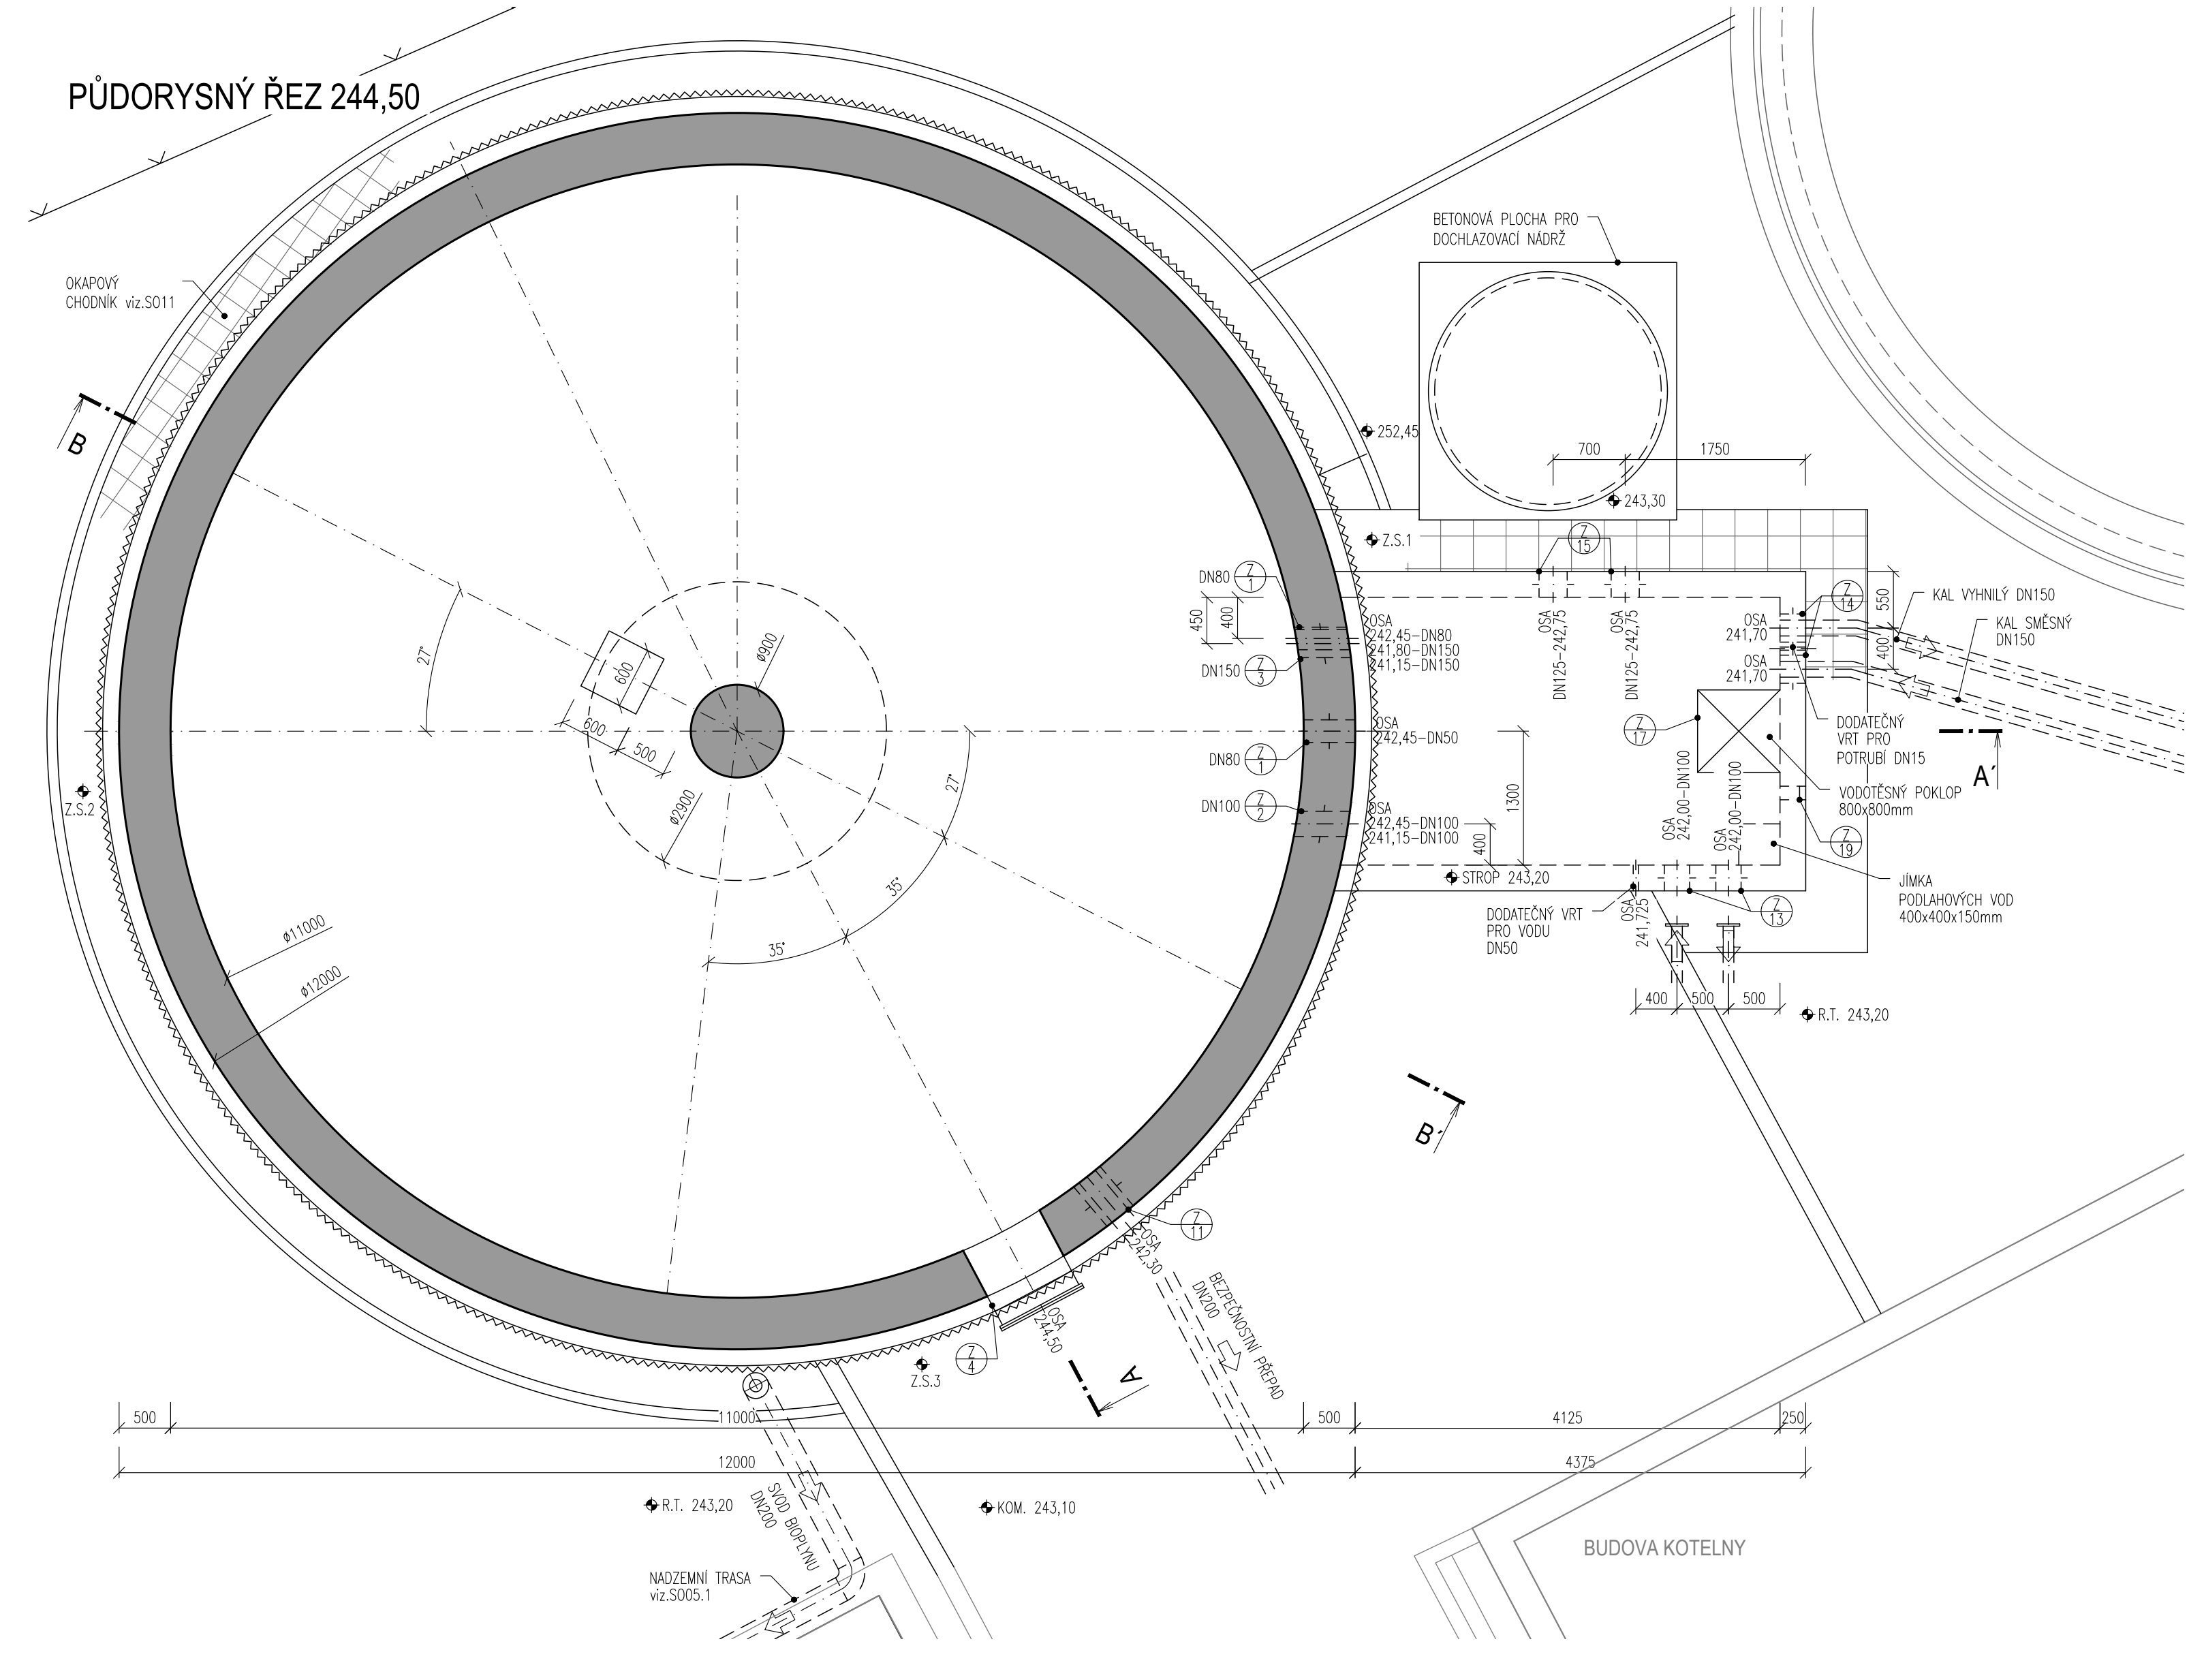

KL
1

OPLECHOVÁNÍ UKONČENÍ STŘECHY, POZINKOVANÝ PLECH S POVRCHOVOU
ÚPRAVOU Z VÝROBY TL.0,7mm R.Š. 400mm, DL. 39,0m

DOKUMENTACE STAVEBNÍCH OBJEKTŮ
SO 04 Kalové hospodářství ČOV
OSO 04.5 Vyhnívací nádrž VN2 nová

±0,000 = 240,55

Rev. č.	Datum	Schválí	Stručný popis změn

KOOPERACE V PROFESI	tel.: -
	e-mail: -
PRO DUIS s.r.o.	IČO: -

				DUIS S.R.O. Projektové a inženýrské služby Srbská 1546/21, 612 00 Brno E-mail: dui@duis.cz www.duis.cz	
Vypracoval: Ing. Jítková		Projektant: Ing. Havlík <i>havl</i>		Hi.ing.projektuj: Ing. Havlík <i>havl</i>	
Objednatel: Svazek vodovodů a kanalizací Tišnovsko		Tech. kontrola: Ing. Vach <i>mv</i>		Formát: 10 A4	
Akce:		Investor: Svazek vodovodů a kanalizací Tišnovsko		Datum: 05/2022	
ČOV TIŠNOV, BŘEZINA - INTENZIFIKACE A ROZŠÍŘENÍ				Stupeň: DPS	
				Soubor: –	
				Měřítko: 1:50	
				Číslo zakázky: 1256	
Příloha: Nová vyhnivací nádrž VN2 - půdorys				Č.přílohy: D.1.4.5-2	