




PŮDORYSNÝ ŘEZ

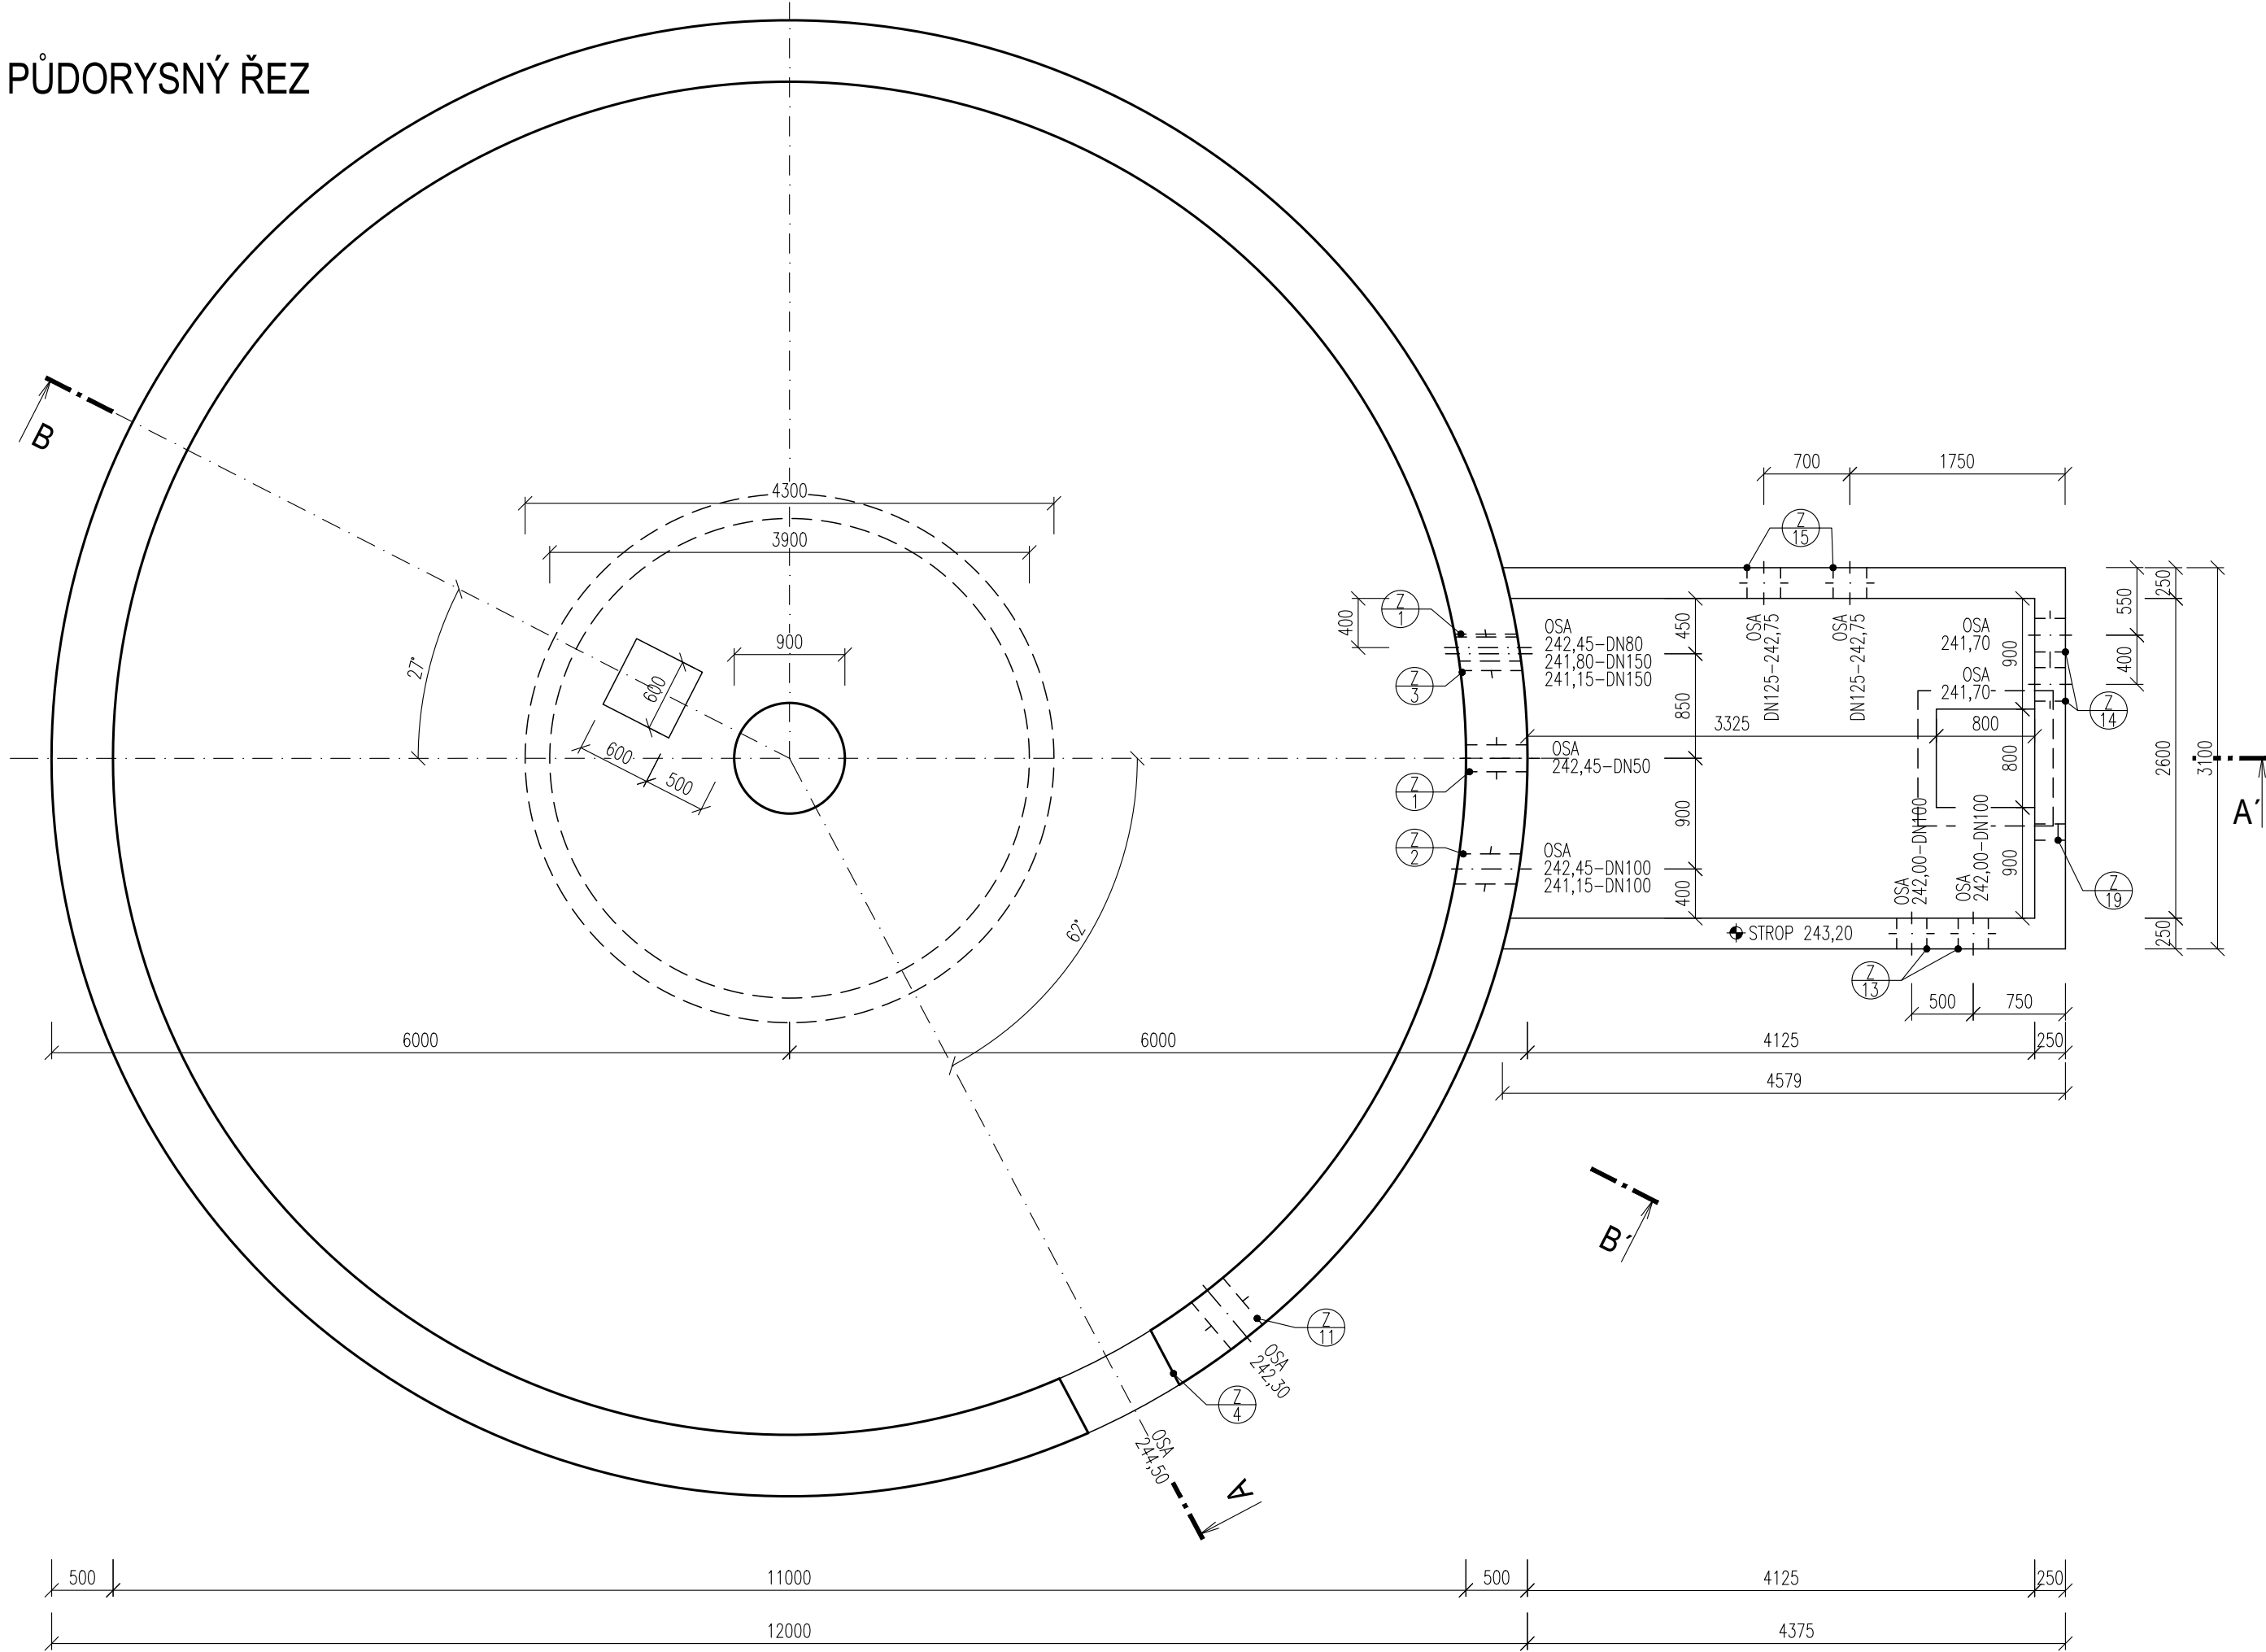


PŮDORYS STROPU

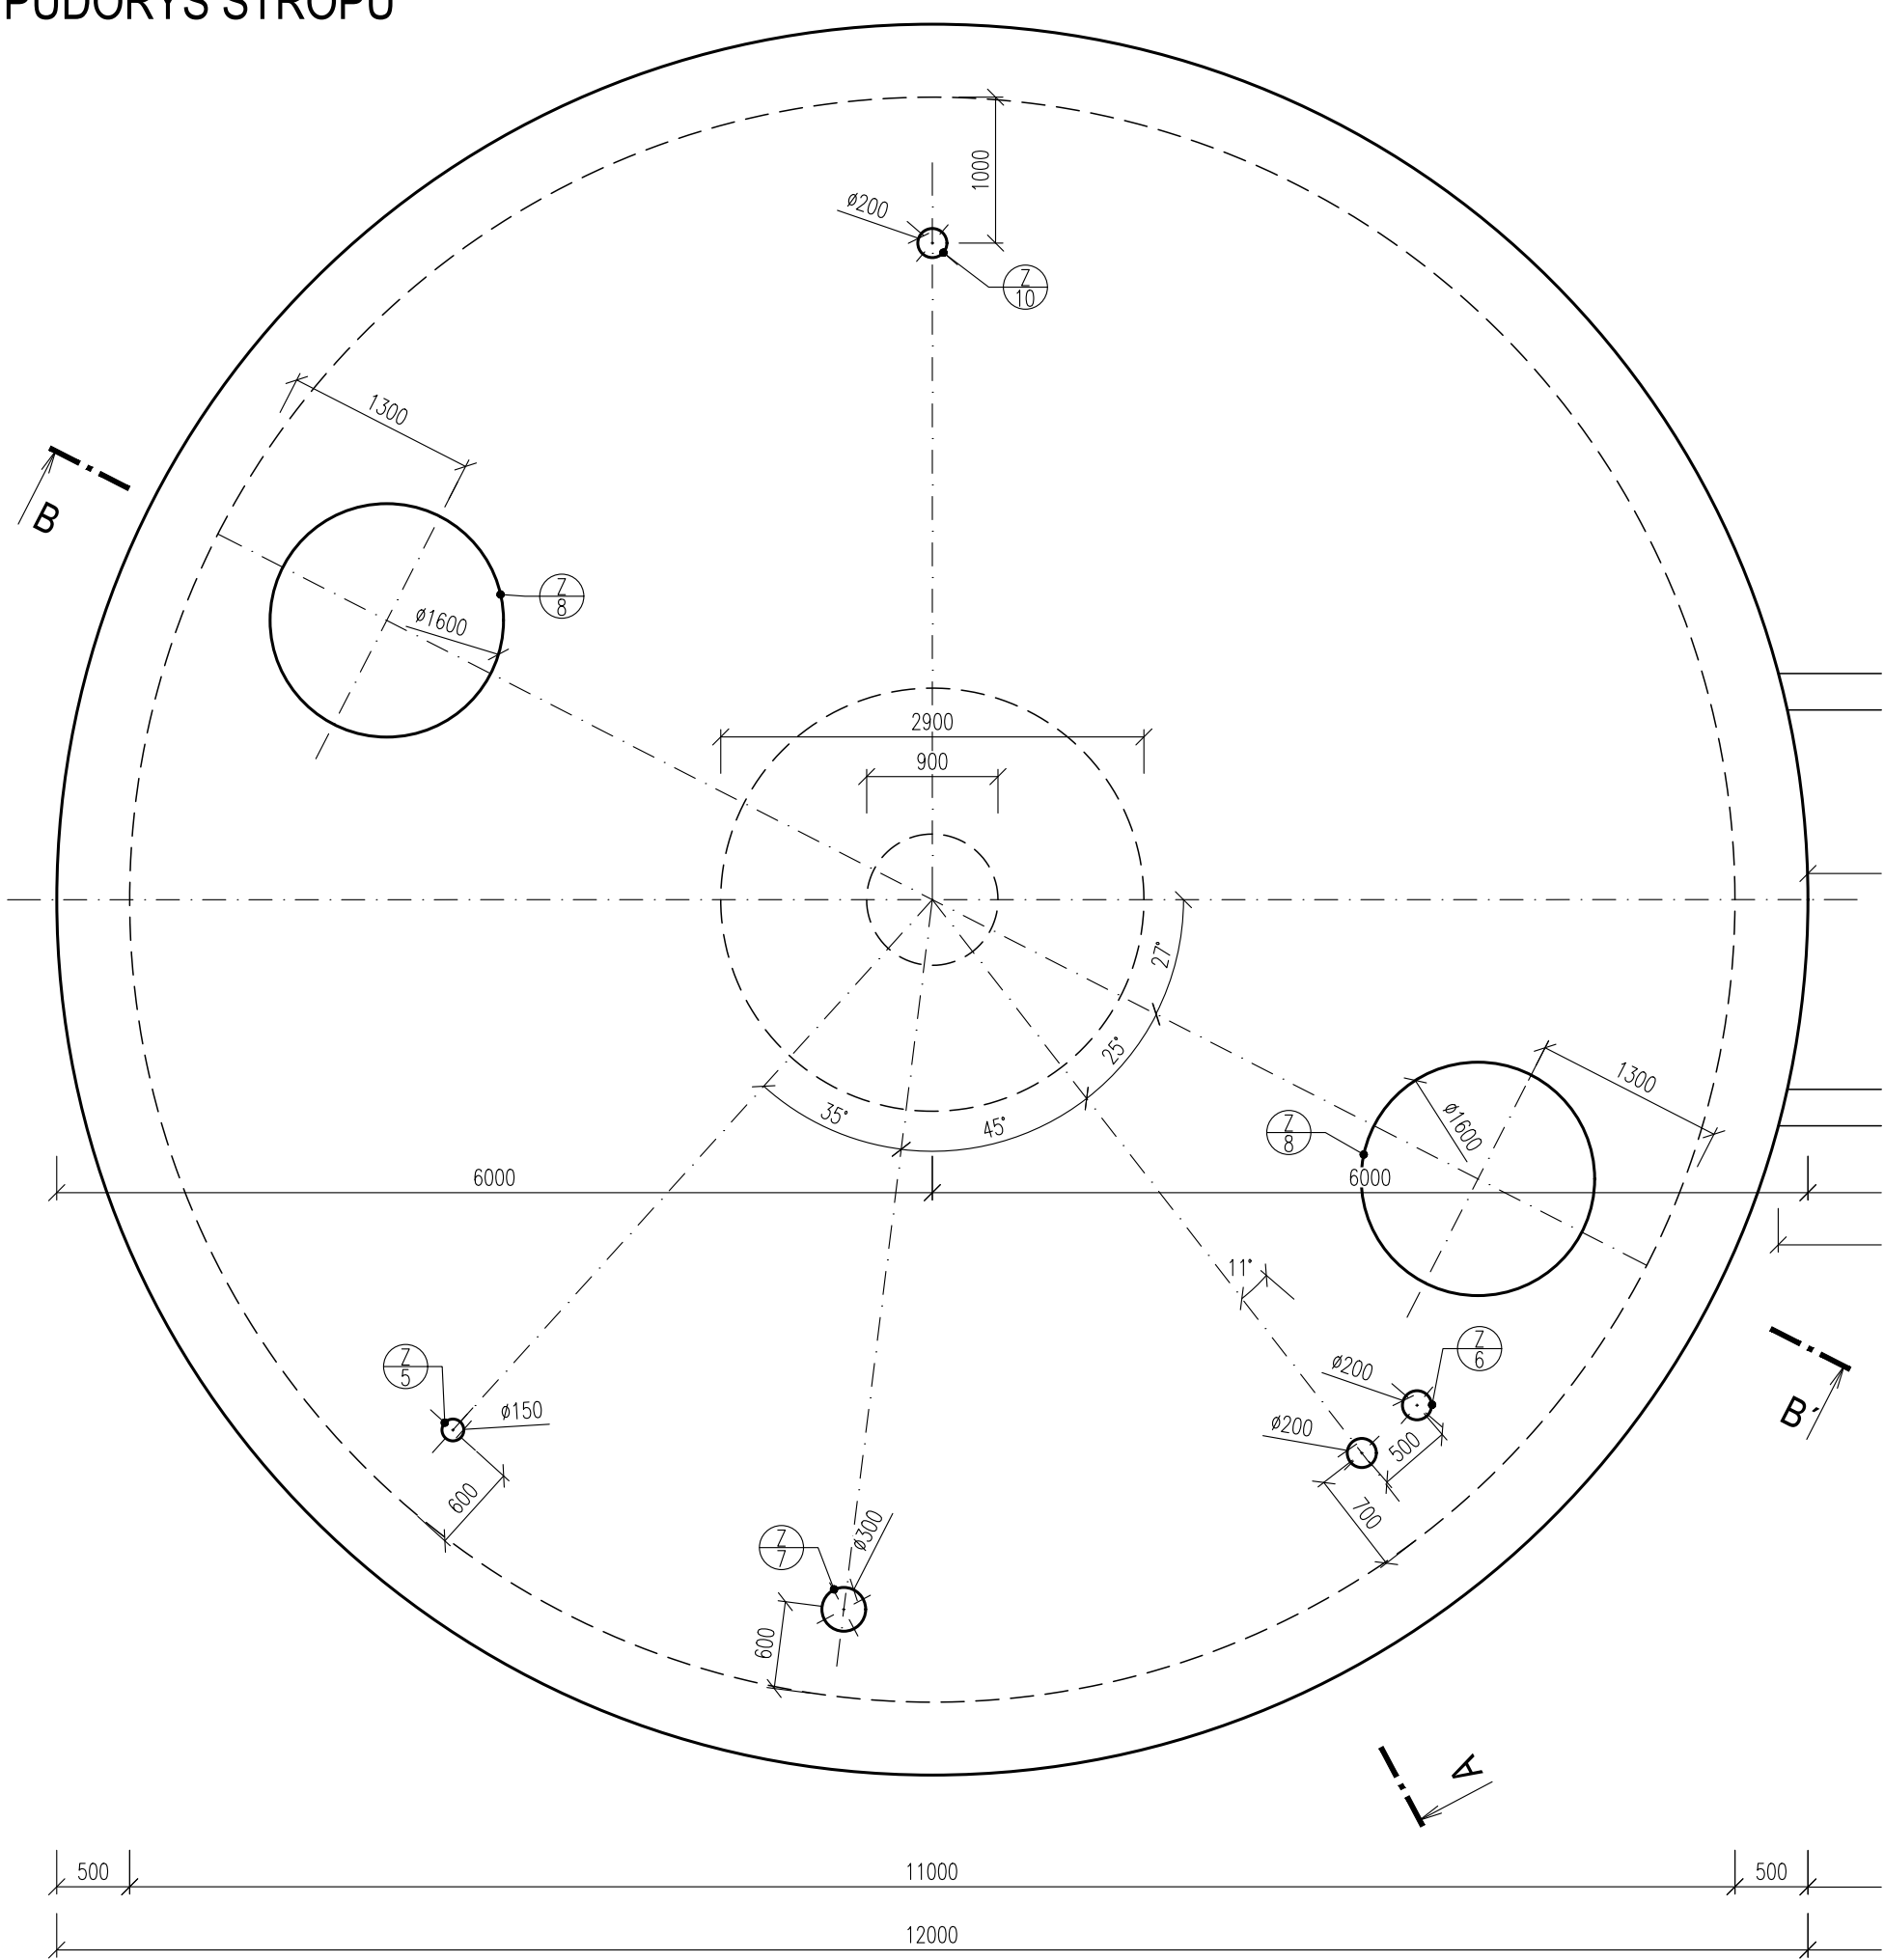

ŘEZ A-A'

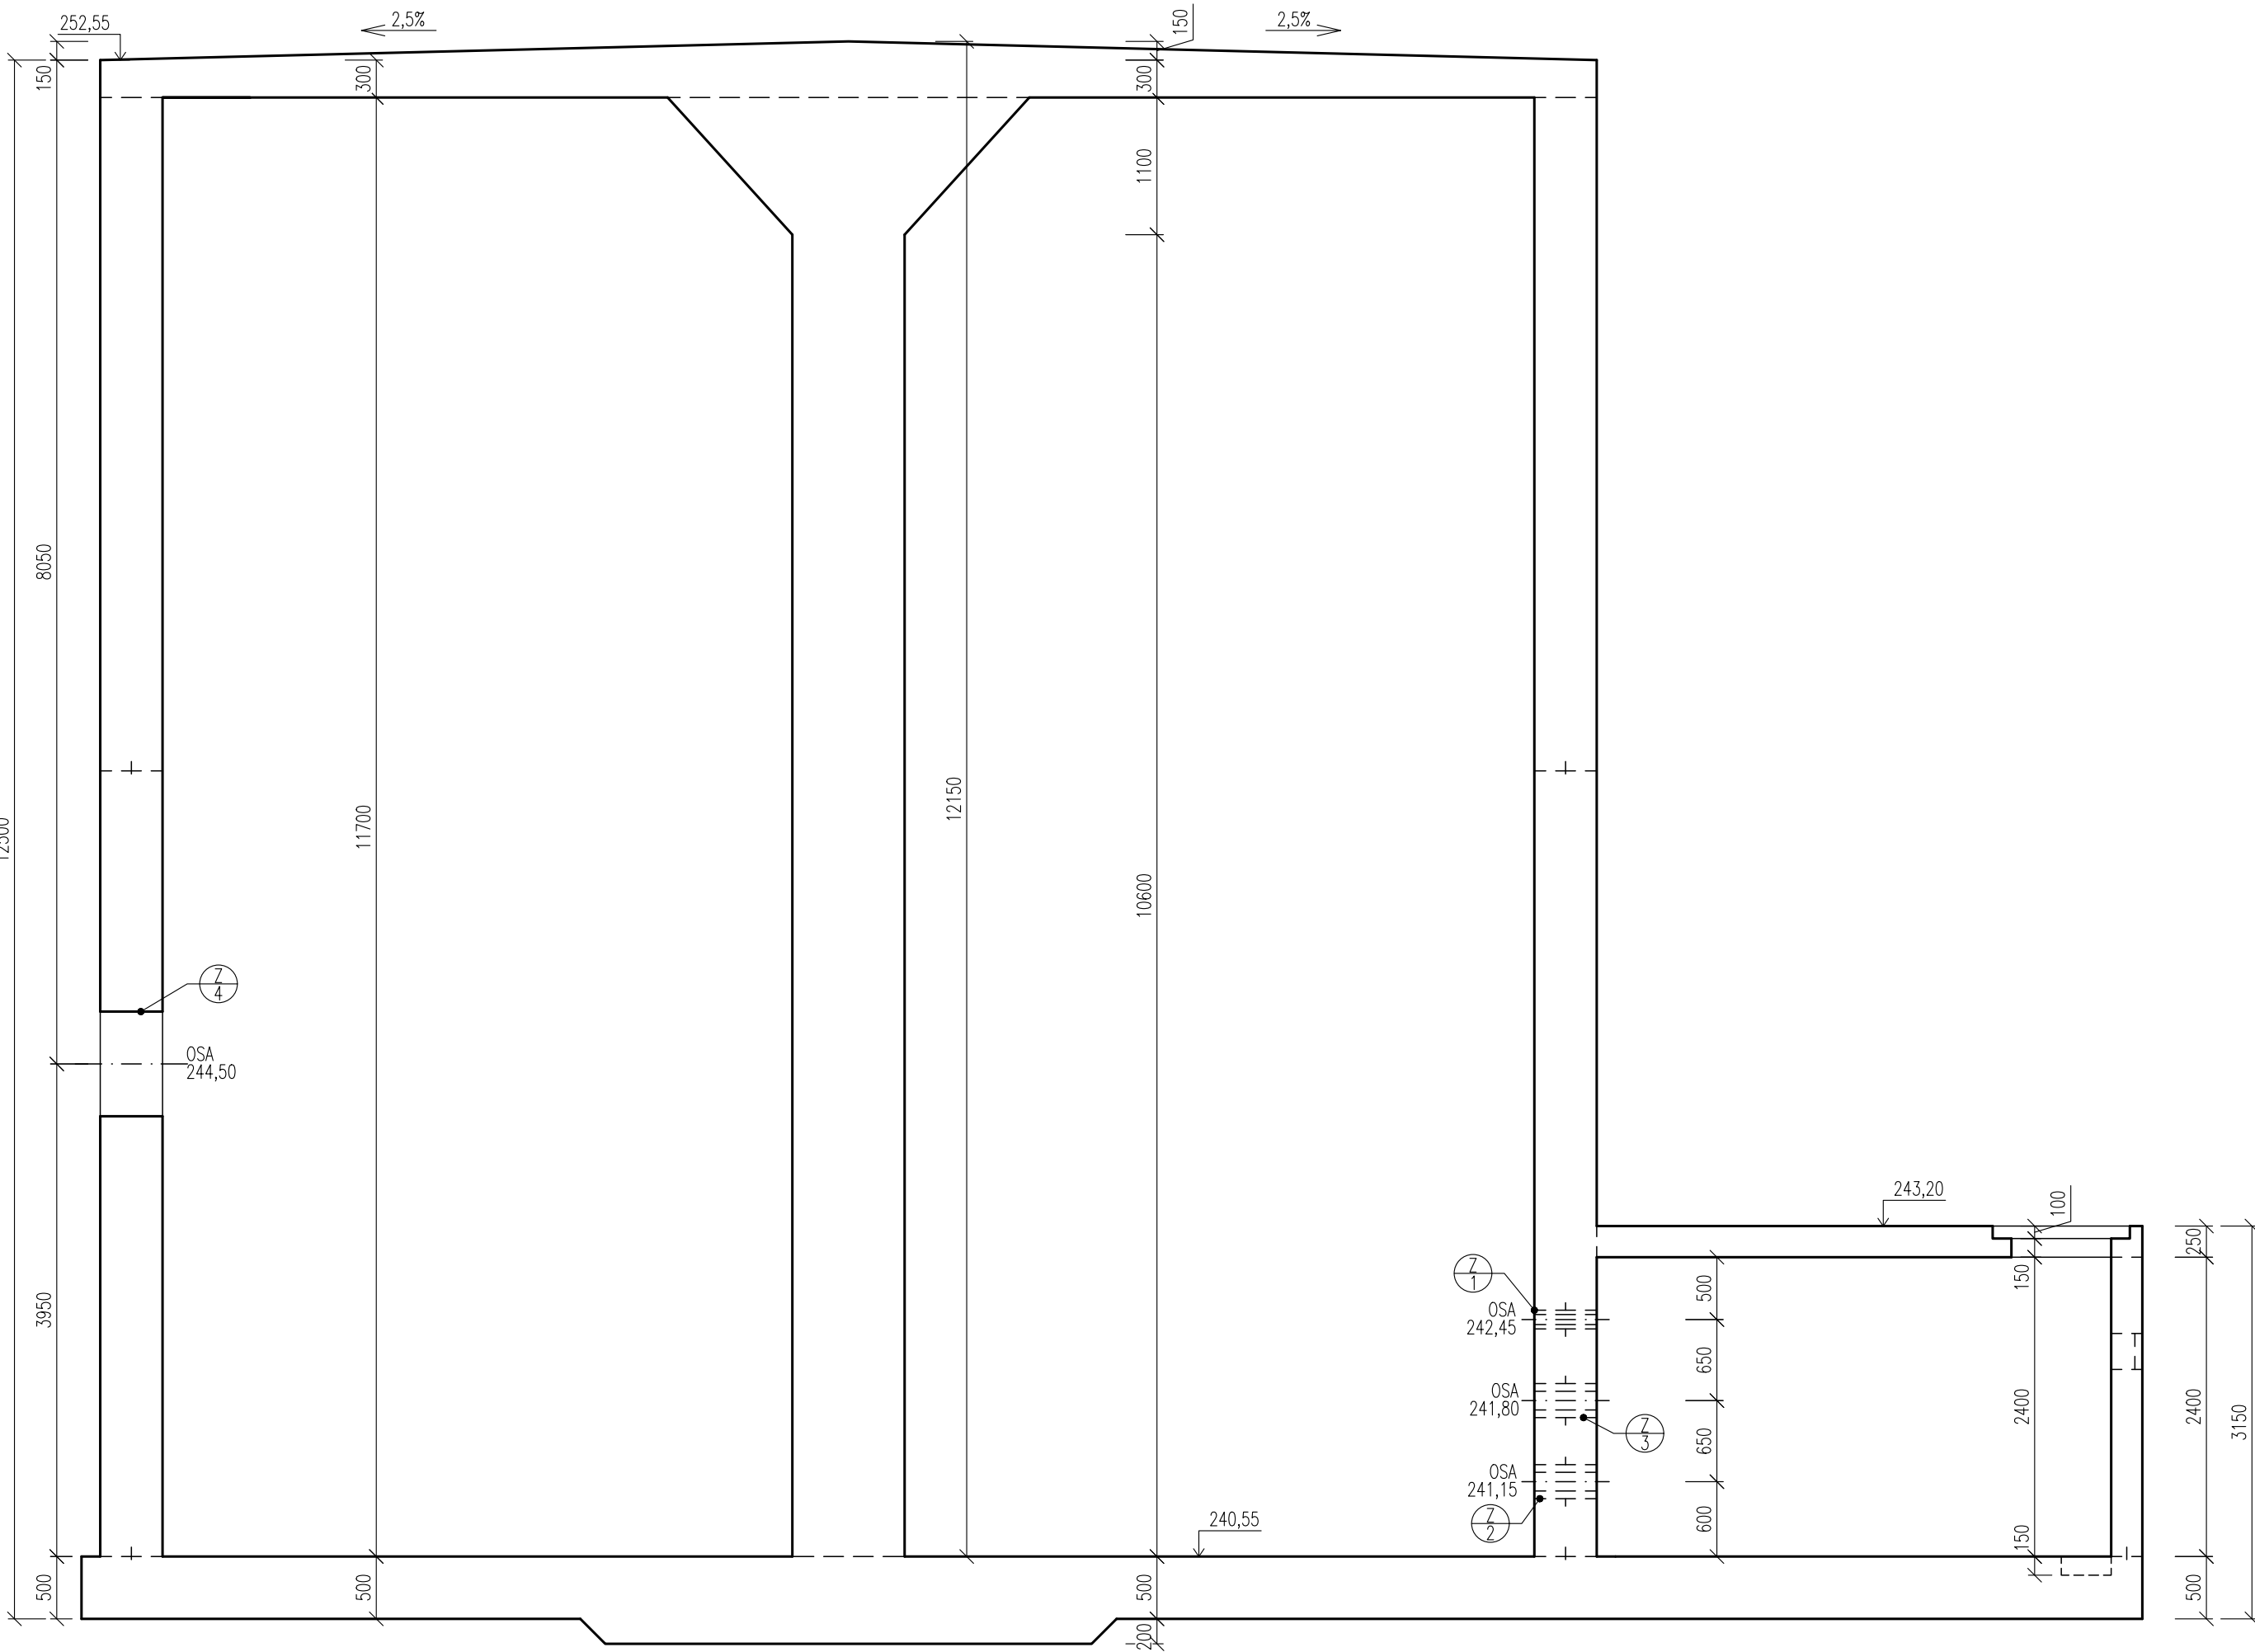

ŘEZ B-B'

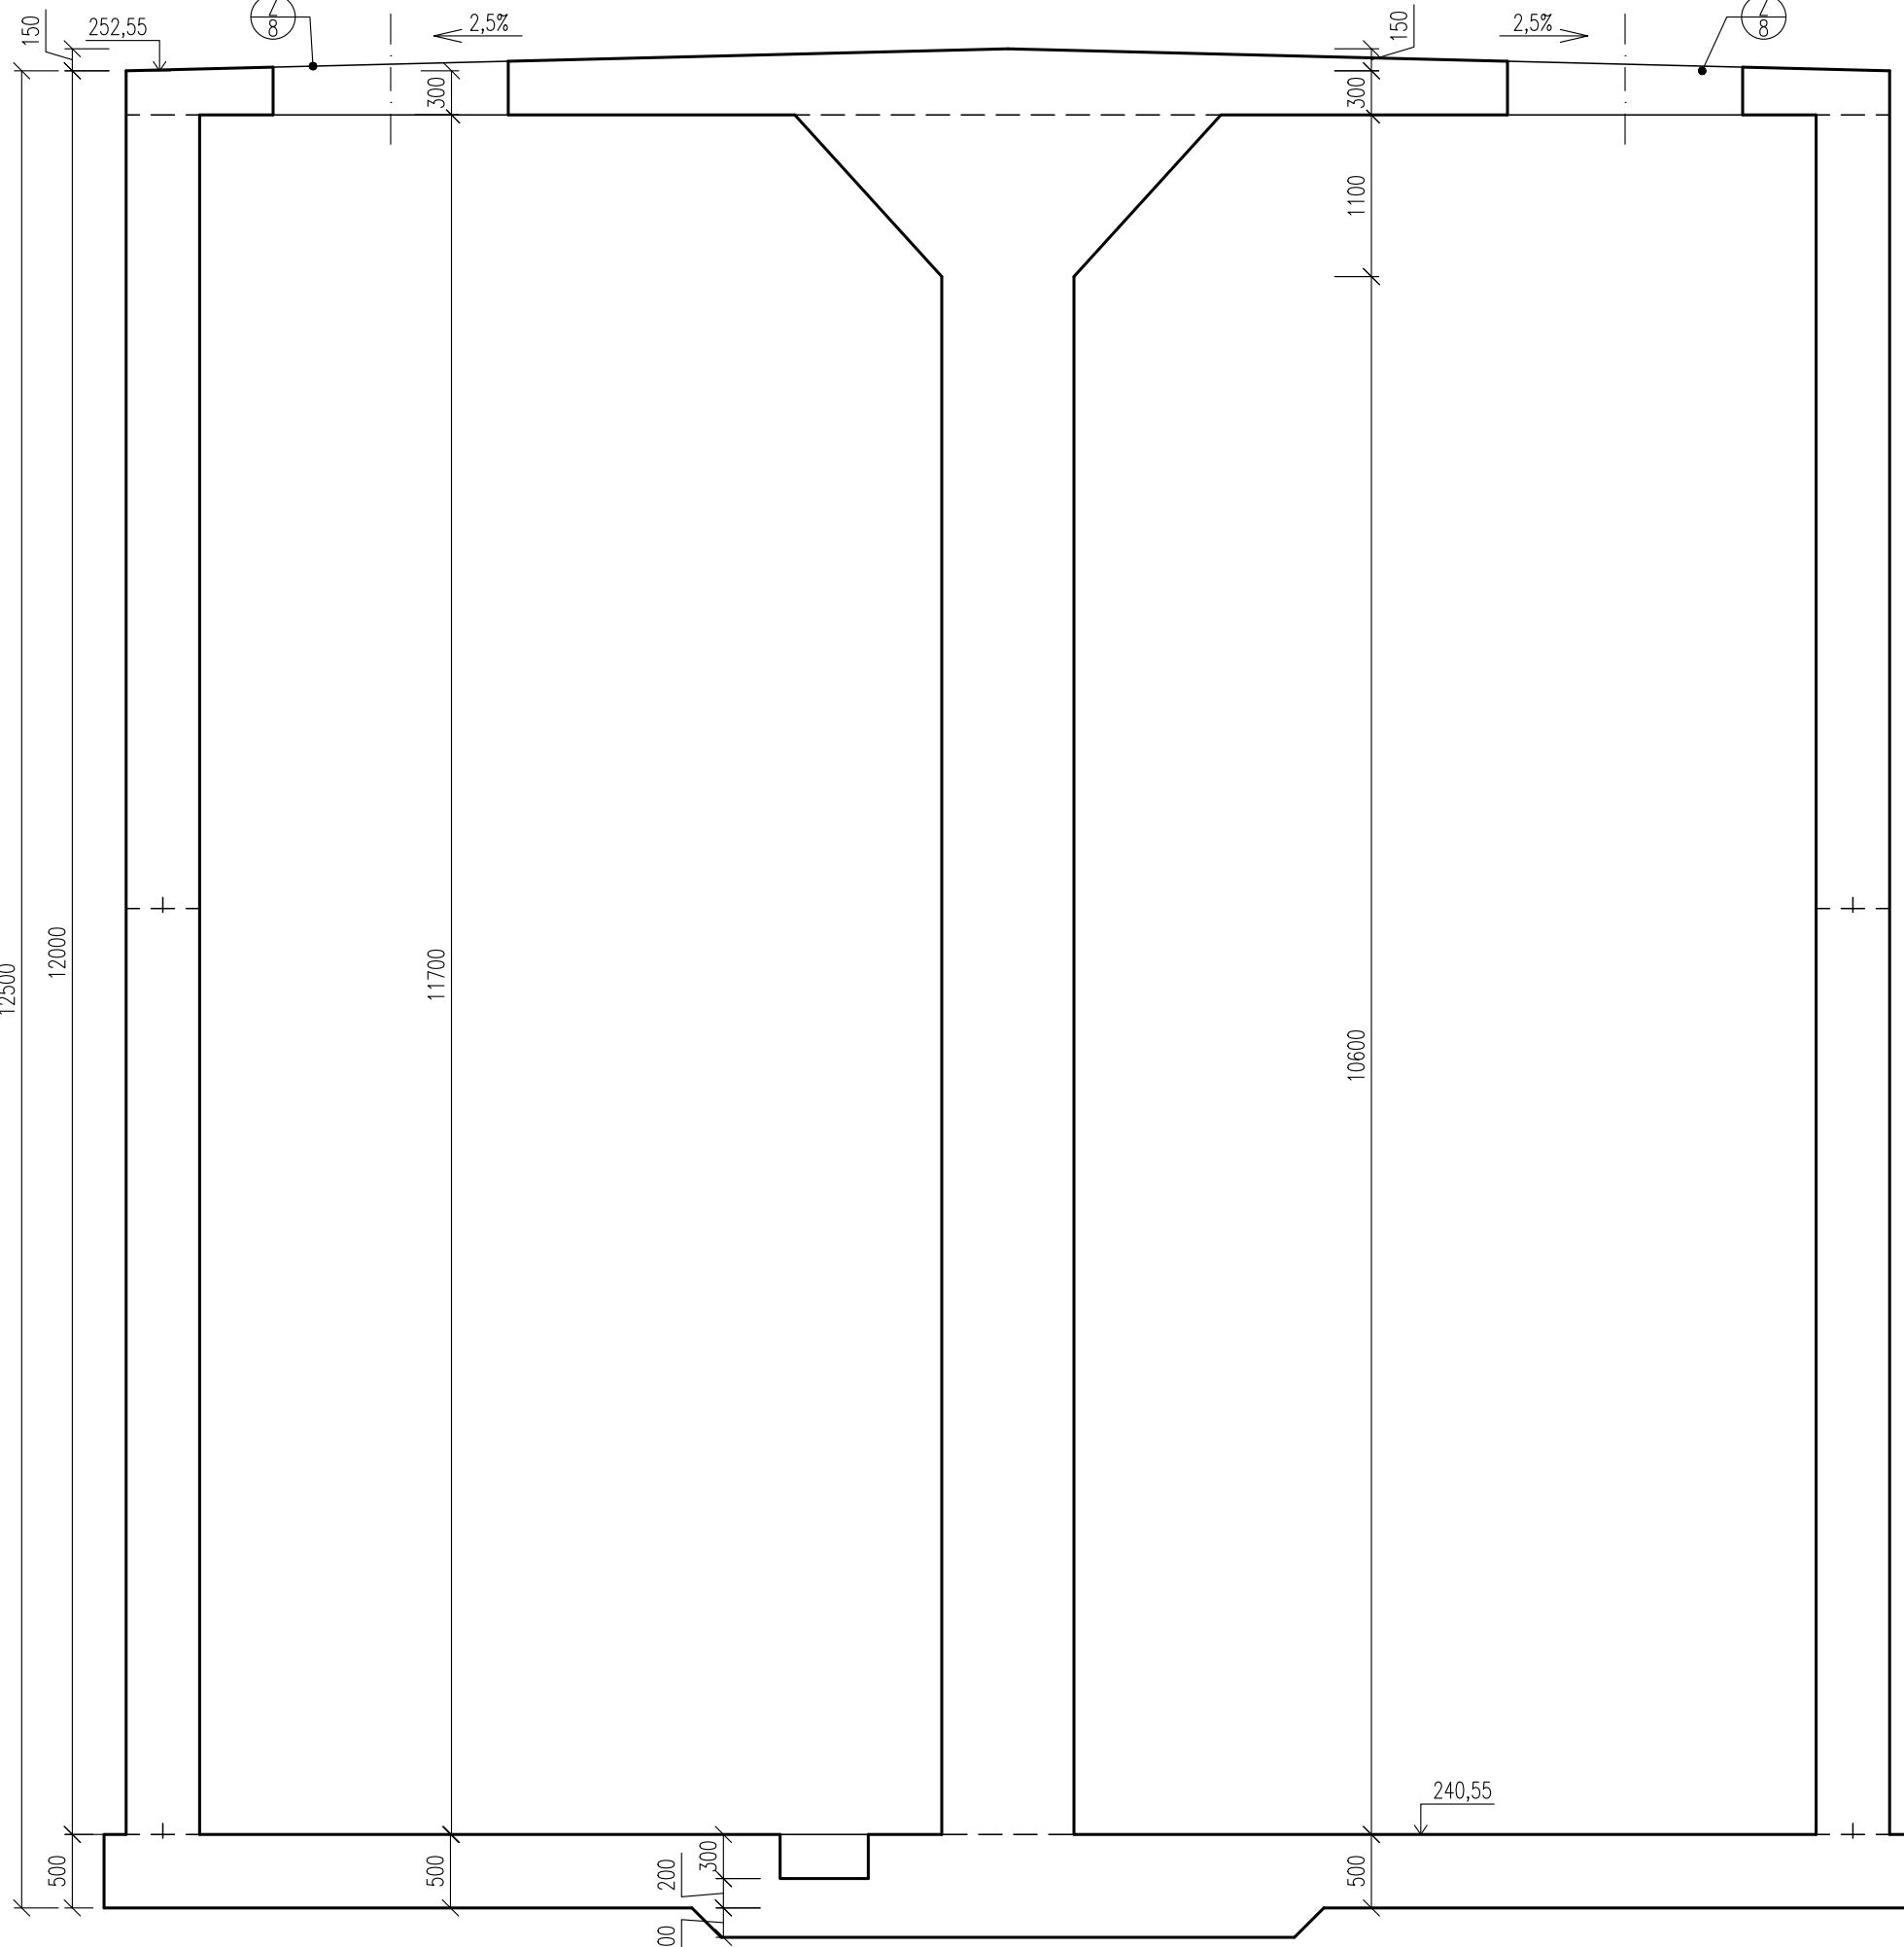

POZNÁMKA

- DELKA TĚSNICHO PLECHU viz VÝKRES VÝZTUŽE

DOKUMENTACE STAVEBNÍCH OBJEKTŮ
SO 04 Kalové hospodářství ČOV
DSO 04.5 Vyhňivací nádrž VN2 nová

±0,000 = 240,55

Rev. č.	Datum	Schválil	Stručný popis změn

KOOPERACE V PROFESI		tel.: -
PRO DUIS s.r.o.		e-mail: -
		IČO: -

DUIS		DUIS S.R.O.	
Výpracoval: Ing. Jirková		Projektant: Ing. Havla	
Objednatel: Svatý vodovodní a kanalizační Těnovsko		Investor: Svatý vodovodní a kanalizační Těnovsko	
Akce: ČOV TIŠNOV, BŘEZINA - INTENZIFIKACE A ROZŠÍŘENÍ		Formát: 8 A4	
		Datum: 05/2022	
		Stupeň: DPS	
		Soubor: -	
		Měřítko: 1:50	
Příloha: Nová vyhňivací nádrž VN2 - výkres tvaru		Číslo zakázky: 1256	
		Č.přílohy: D.1.4.5-4	