
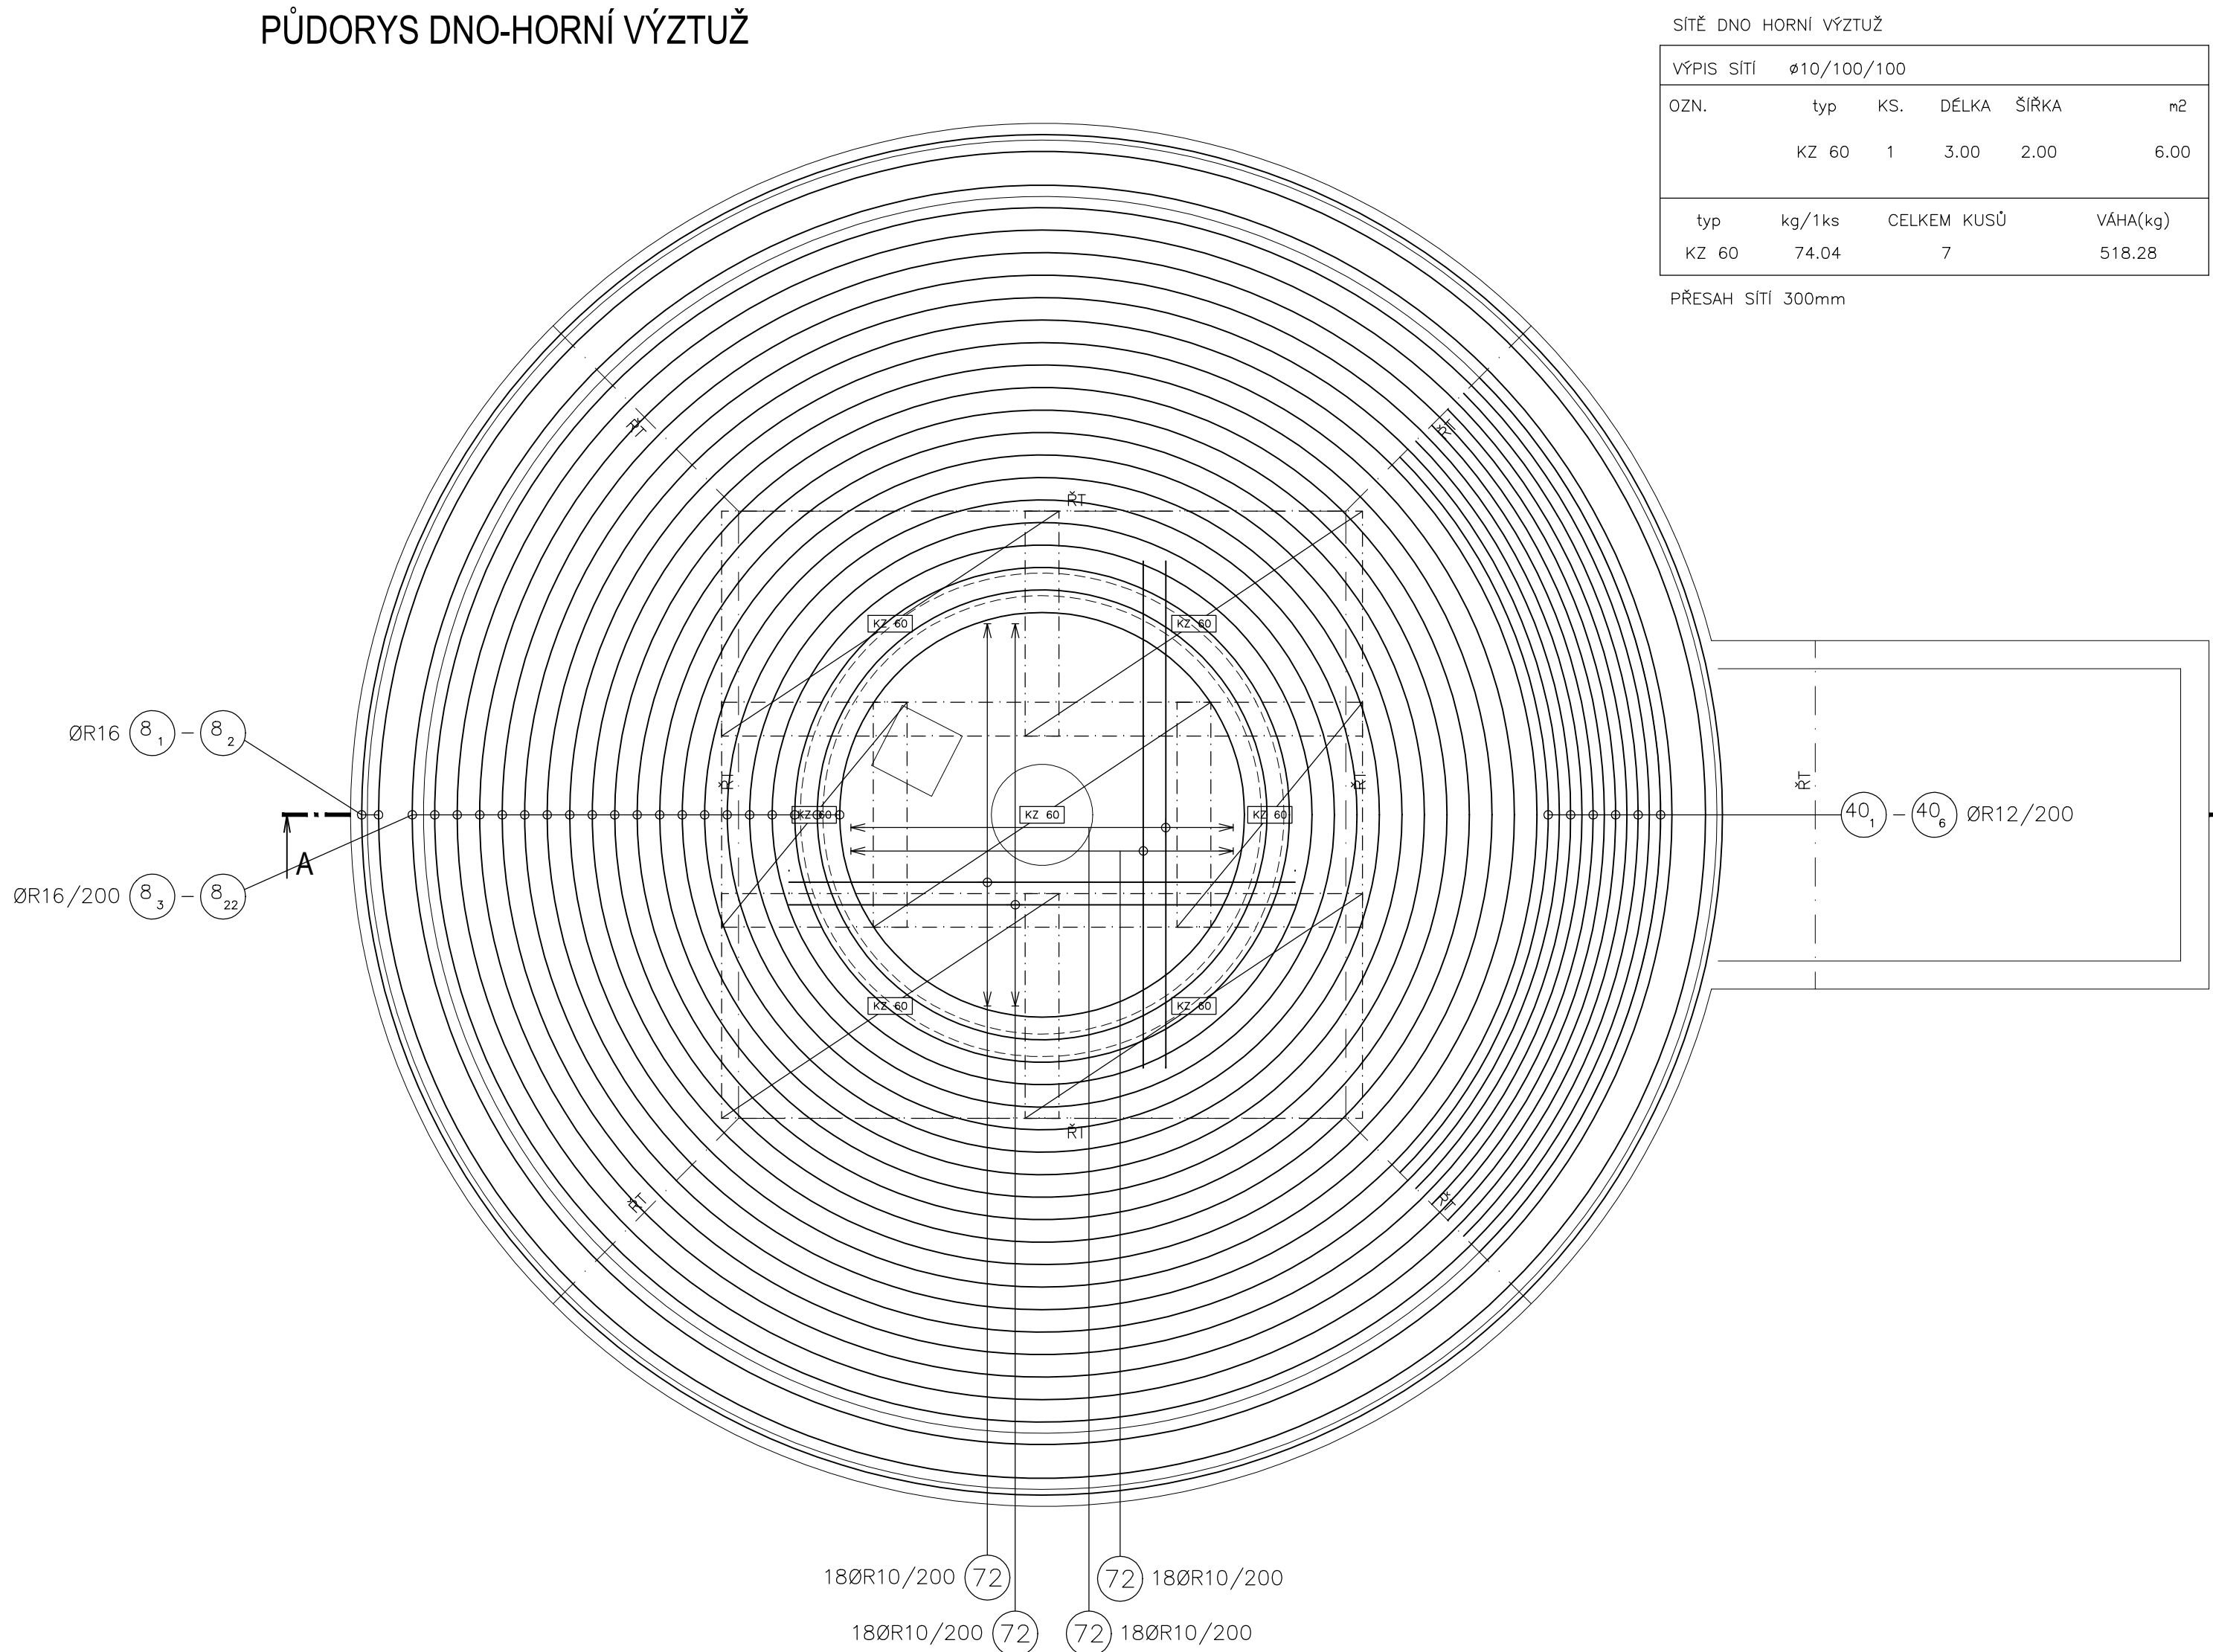


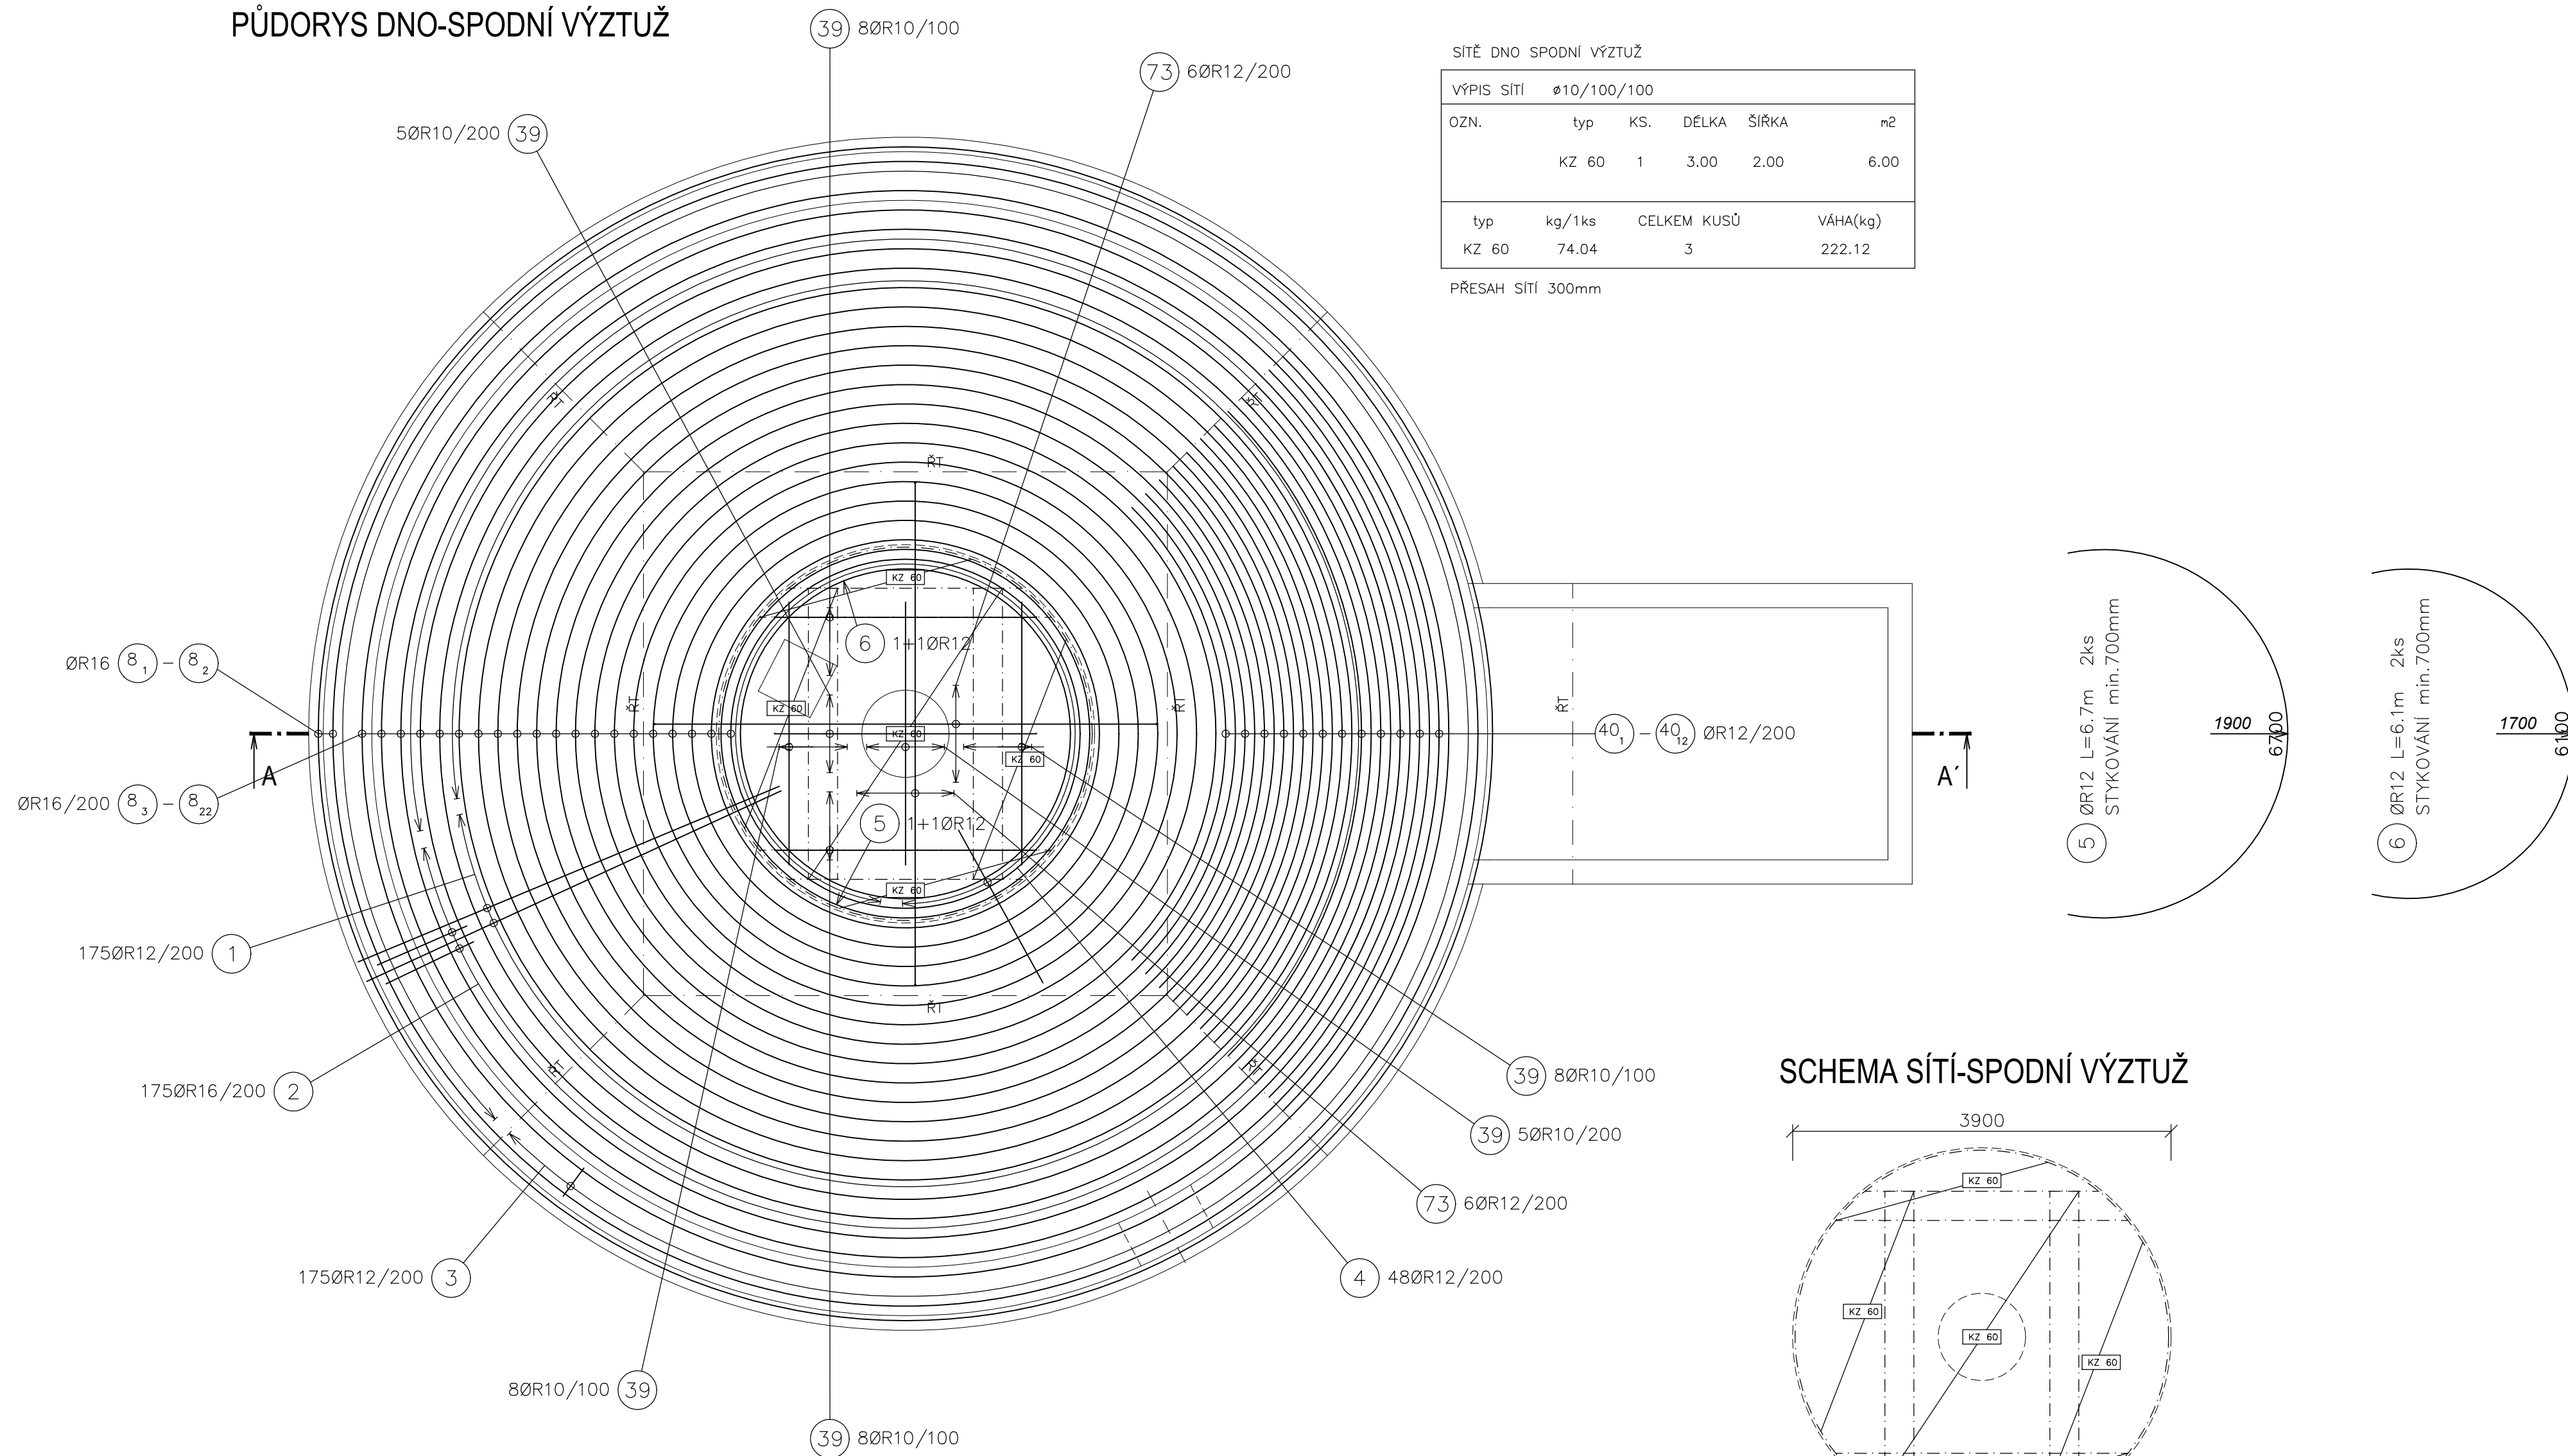

BETON—NÁDRŽ
DNO C30/37 XA1, XC2 — CI 0,4 — D_{max}=16
PRŮSAK 35mm PODLE ČSN 12390-8
STĚNY, STROP C30/37 XA1, XC1 — CI 0,4 — D_{max}=16
PRŮSAK 35mm PODLE ČSN 12390-8

BETON—ARMATURNÍ KOMORA
STĚNY C30/37 XA1, XC4, XF1 — CI 0,4 — D_{max}=16
PRŮSAK 35mm PODLE ČSN 12390-8
STROP C30/37 XA1, XC4, XF3 — CI 0,4 — D_{max}=16
PRŮSAK 35mm PODLE ČSN 12390-8

OČEL
10505 (R)

KRYTÍ: 40mm, HORNÍ HRANA STĚN 70mm

V MÍSTĚ OTVORŮ SE VÝZTUŽ VYŘÍZNĚ

POZNÁMKA:
VE SPODNÍM LICI STROPU PO PRIMÁRNÍ SMRŠTĚNÍ VZNIKNOU TRHLINY
PODÉL LINII VLOŽENÝCH KŘÍŽOVÝCH PLECHŮ.
TRHLINA BUDE KOPIROVAT LINII KŘÍŽOVÝCH PLECHŮ V INTERVALU +/- 5cm.
PŘED PŘEDÁNÍM STAVBY BUDE SPODNÍ LIC STROPU OPATŘEN KRYSTALIZAČNÍM NÁTĚREM.
NAPŘ. XYPEX NEBO LADAX MONO KTERÉ TRHLINKY ZACELÍ.

DOKUMENTACE STAVEBNÍCH OBJEKTŮ

SO 04 Kalové hospodářství ČOV

DSO 04.5 Vyhňivací nádrž VN2 nová

±0,000=244,50

Rev. č.	Datum	Schválil	Stručný popis změn

KOOPERACE V PROFESI	ŠEDA CZ, s.r.o.	tel.: +420602755478
STAVEBNÍ OBJEKTY	SRBSKA 1546/21	e-mail: libor1sedad@gmail.com
PRO DUIS s.r.o.	612 00 BRNO	IČO: 26920981

DUIS Výpracoval: Peřta Projektant: Ing. Seda M. Ing. projekt: Ing. Havla Tech. kontrola: Ing. Vach Objednatel: Svazek vodovodů a kanalizací Třebosko Investor: Svazek vodovodů a kanalizací Třebosko	DUIS S.R.O. Projektové a inženýrské služby Srábská 1546/21, 612 00 Brno E-mail: dui@duis.cz www.duis.cz
ČOV TIŠNOV, BŘEZINA - INTENZIFIKACE A ROZŠÍŘENÍ	Formát: 12 A4 Datum: 05/2022 Stupeň: DPS Soubor: — Měřítko: 1:50
Příloha: Nová vyhňivací nádrž VN2 - výkres výztuže půdorys dno	Číslo zakázky: 1256 Č.přílohy: D.1.4.5-5.1