


PŮDORYS

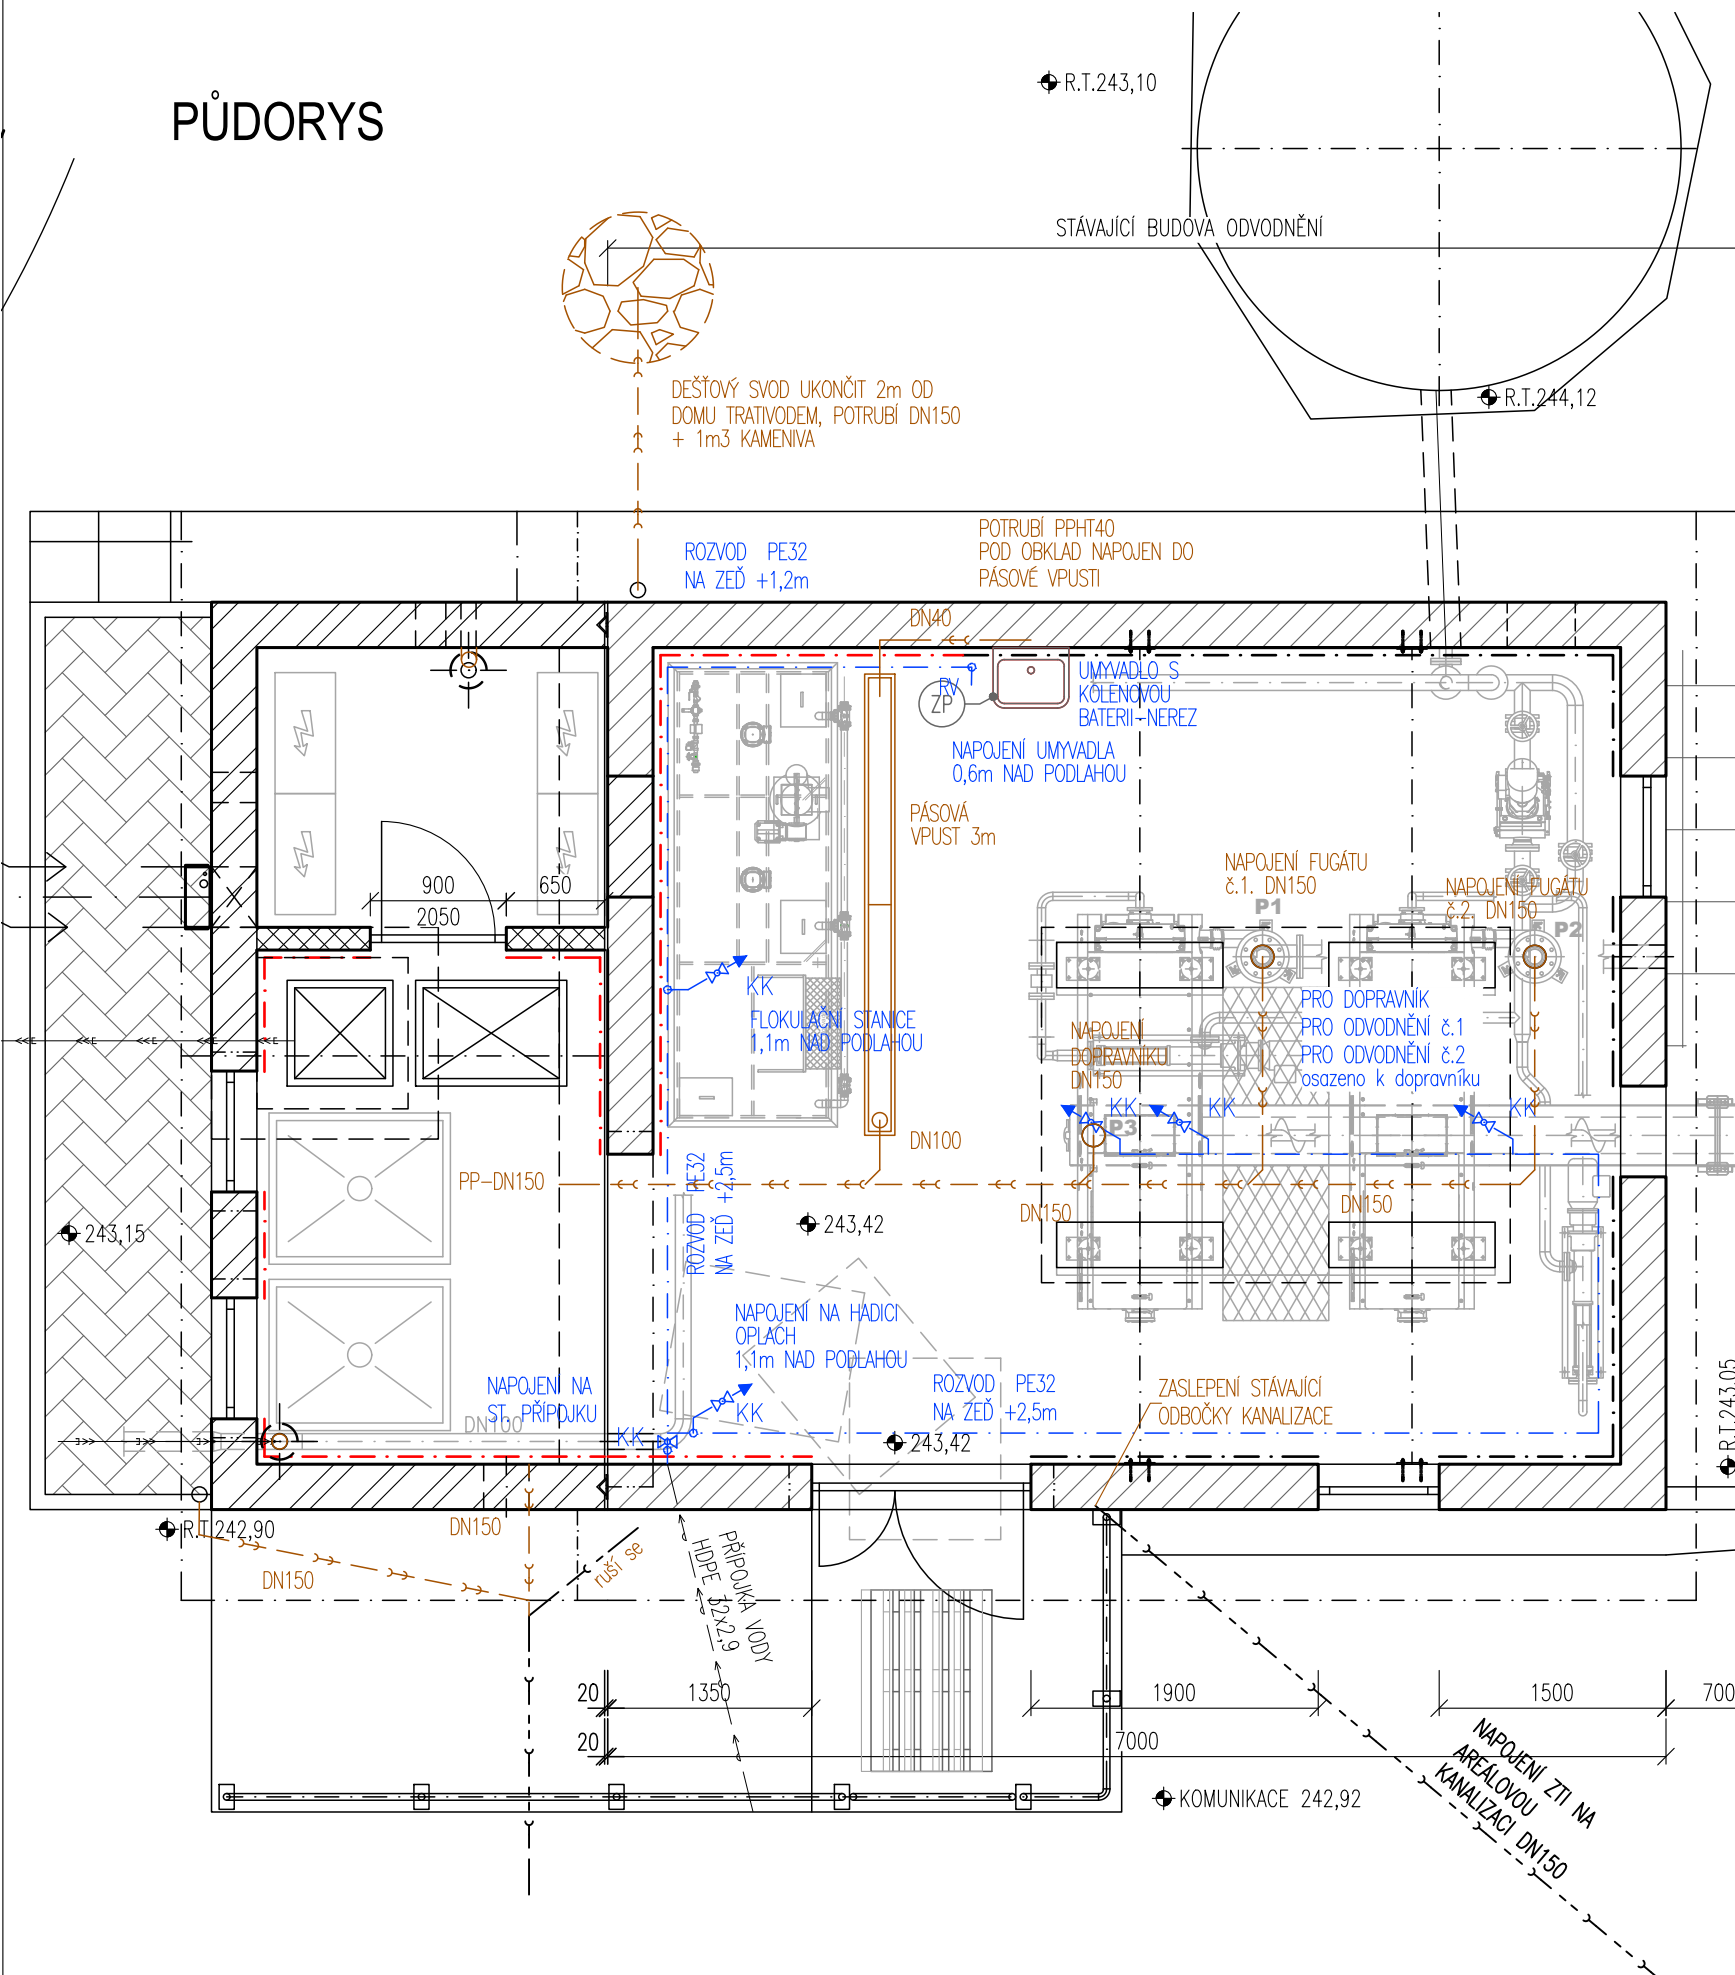

LEGENDA POTRUBÍ


- ← — POTRUBÍ KANALIZACE
- . - . - POTRUBÍ VODOVODU

POTRUBÍ

- LEŽATÁ KANALIZACE PVC DN150, DN100, DN40 VČETNĚ TVAROVEK
- POTRUBÍ VODOVODU PE32 + KOTVENÍ NA STĚNU A K DOPRAVNÍKU

OBJEKTY

- PÁSOVÁ VPUST
- NAPOJENÍ NA TECHNOLOGII
- UMYVADLO S KOLENOVÝM OVLÁDÁNÍM
- KULOVÉ KOHOUTY NA POTRUBÍ PITNÉ VODY
- ROHÁČEK PRO NAPOJENÍ UMYVADLA NA PITNOU VODU
- ZÁSLEPKY NA STÁVAJÍCÍ POTRUBÍ
- ZAHRADNÍ HADICE 20m PVC 3/4" VČETNĚ SPOJEK, KONCOVKY A NAVÍJECÍHO BUBNU

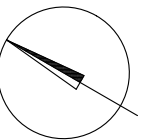

DOKUMENTACE STAVEBNÍCH OBJEKTŮ

SO 04 Kalové hospodářství ČOV

DSO 04.7 Odvodnění kalu s homogenizační nádrží

$\pm 0,000 = 243,42$

Rev. č.	Datum	Schválil	Stručný popis změn

KOOPERACE V PROFESI	tel.: -
	e-mail: -
PRO DUIS s.r.o.	IČO: -

		DUIS S.R.O. Projektové a inženýrské služby Srbská 1546/21, 612 00 Brno E-mail: duis@duis.cz www.duis.cz	
Vypracoval: Ing. Havlů	Projektant: Ing. Havlů <i>Havlů</i>	Hl.ing.projektu: Ing. Havlů <i>Havlů</i>	Tech. kontrola: Ing. Vach <i>Vach</i>
Objednatel: Svazek vodovodů a kanalizací Tišnovsko		Investor: Svazek vodovodů a kanalizací Tišnovsko	Formát: 2 A4
Akce: ČOV TIŠNOV, BŘEZINA - INTENZIFIKACE A ROZŠÍŘENÍ			Datum: 05/2022
			Stupeň: DPS
			Soubor: –
			Měřítko: 1:50
Příloha: Odvodnění kalu - ZTI - půdorys			Číslo zakázky: 1256 Č.přílohy: D.1.4.7-20.1