



PLOCHA PRO NÁDRŽ NA CHEMII


PŮDORYS-VÝZTUŽ

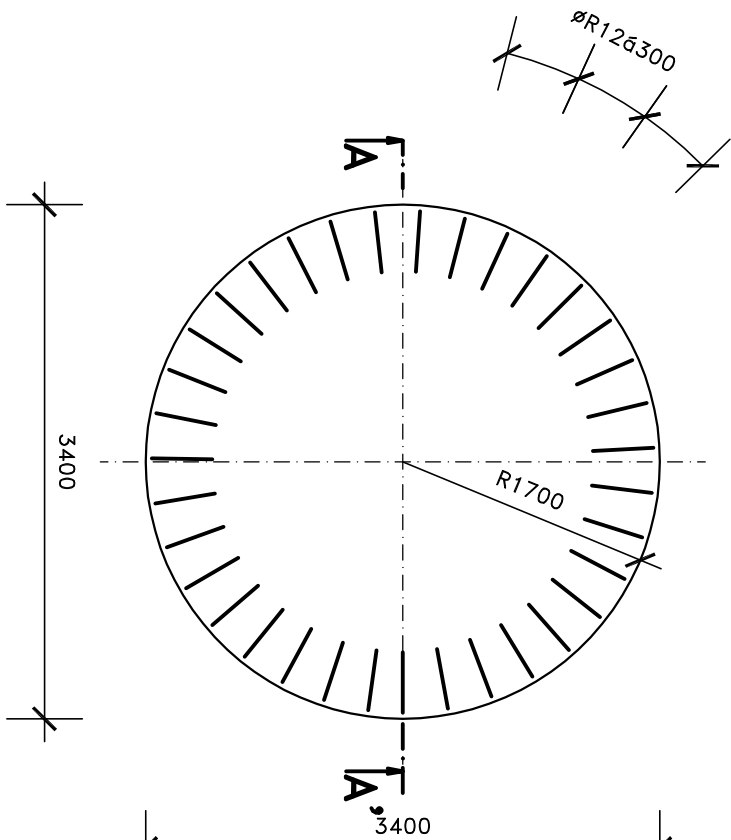

PŮDORYS-DNO, STROP

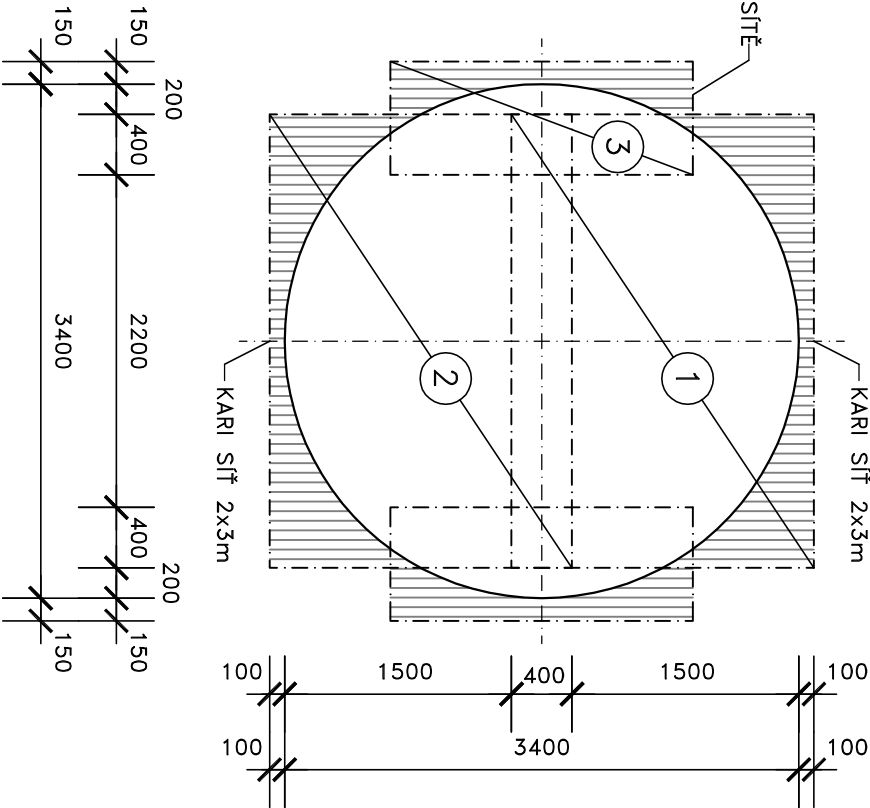

ŘEZ A-A'-VÝZTUŽ

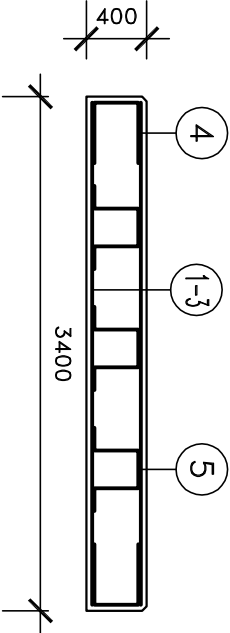

- 1-3

6/100x6/100-CELKEM 30,0m² - SKS
- STYKOVAŤ PŘESAHEM min.400mm
- 4

 
 
øR126300/1,09-KS 35

- 1-2

KARI SIŤ 2x3M 6/100x6/100
- 3

1/4 KARI SIŤ 2x3M 6/100x6/100
- 5

øR1261ks/1,0m²/1,13-KS 9



VÝPIS VÝZTUŽE:

ČÍSLO	ø	MNOŽSTVÍ (m, m ²)	POČET KUSŮ CELKEM	DĚLKA CELKEM (m)	
				10 505	KARI SIŤ
1-3	6/100	6,000	5	-	30,0
4	R12	1,090	35	38,15	-
5	R12	1,130	9	10,17	-
C E L K E M			(m, m ²)	48,32	30,0
			(kg/m, m ²)	0,888	4,44
			(kg)	42,91	133,2

BETON C30/37-XA1, XC4, XF3-CL 0,40-Dmax.16, dle ČSN EN 12390-8
VÝZTUŽ 10505 (R)
SVAŘOVANÁ SIŤ KARI

KRYTÍ VÝZTUŽE 40mm

DOKUMENTACE STAVEBNÍCH OBJEKTŮ
SO 06 CHEMICKÉ HOSPODÁŘSTVÍ

Rev. č.	Datum	Schválili	Stručný popis změn

KOOPERACE V PROFESI	tel.: -
PRO DUIS s.r.o.	e-mail: -
	IČO: -

				DUIS S.R.O. Projektové a inženýrské služby Srbská 1546/21, 612 00 Brno E-mail: duis@duis.cz www.duis.cz			
Vyracovali: Ing. Hrozdišlová		Projektanti: Ing. Hovlák <i>havl</i>		Hl. Ing.-projektant: Ing. Hovlák <i>havl</i>		Tech. kontrola: Ing. Vach <i>mv</i>	
Objednatel: Svazek vodovodů a kanalizací Třínovsko				Investor: Svazek vodovodů a kanalizací Třínovsko			
AKCE: ČOV TIŠŇOV, BŘEZINA - INTENZIFIKACE A ROZŠÍŘENÍ							
				Formát: 2 A4			
				Datum: 05/2022			
				Stupeň: DPS			
				Soubor: 11-2-PLOCHA CHEMIE_VYTUŽ.dwg			
Měřítko: 1:50							
Příloha: PLOCHA PRO NÁDRŽ NA CHEMII - ARMOVACÍ VÝKRES				Číslo zakázky: 1256			
				Č.přílohy: D.1.6-2			