


ČOV TIŠNOV - BŘEZINA - SITUACE ČOV
MĚŘÍTKO 1:200

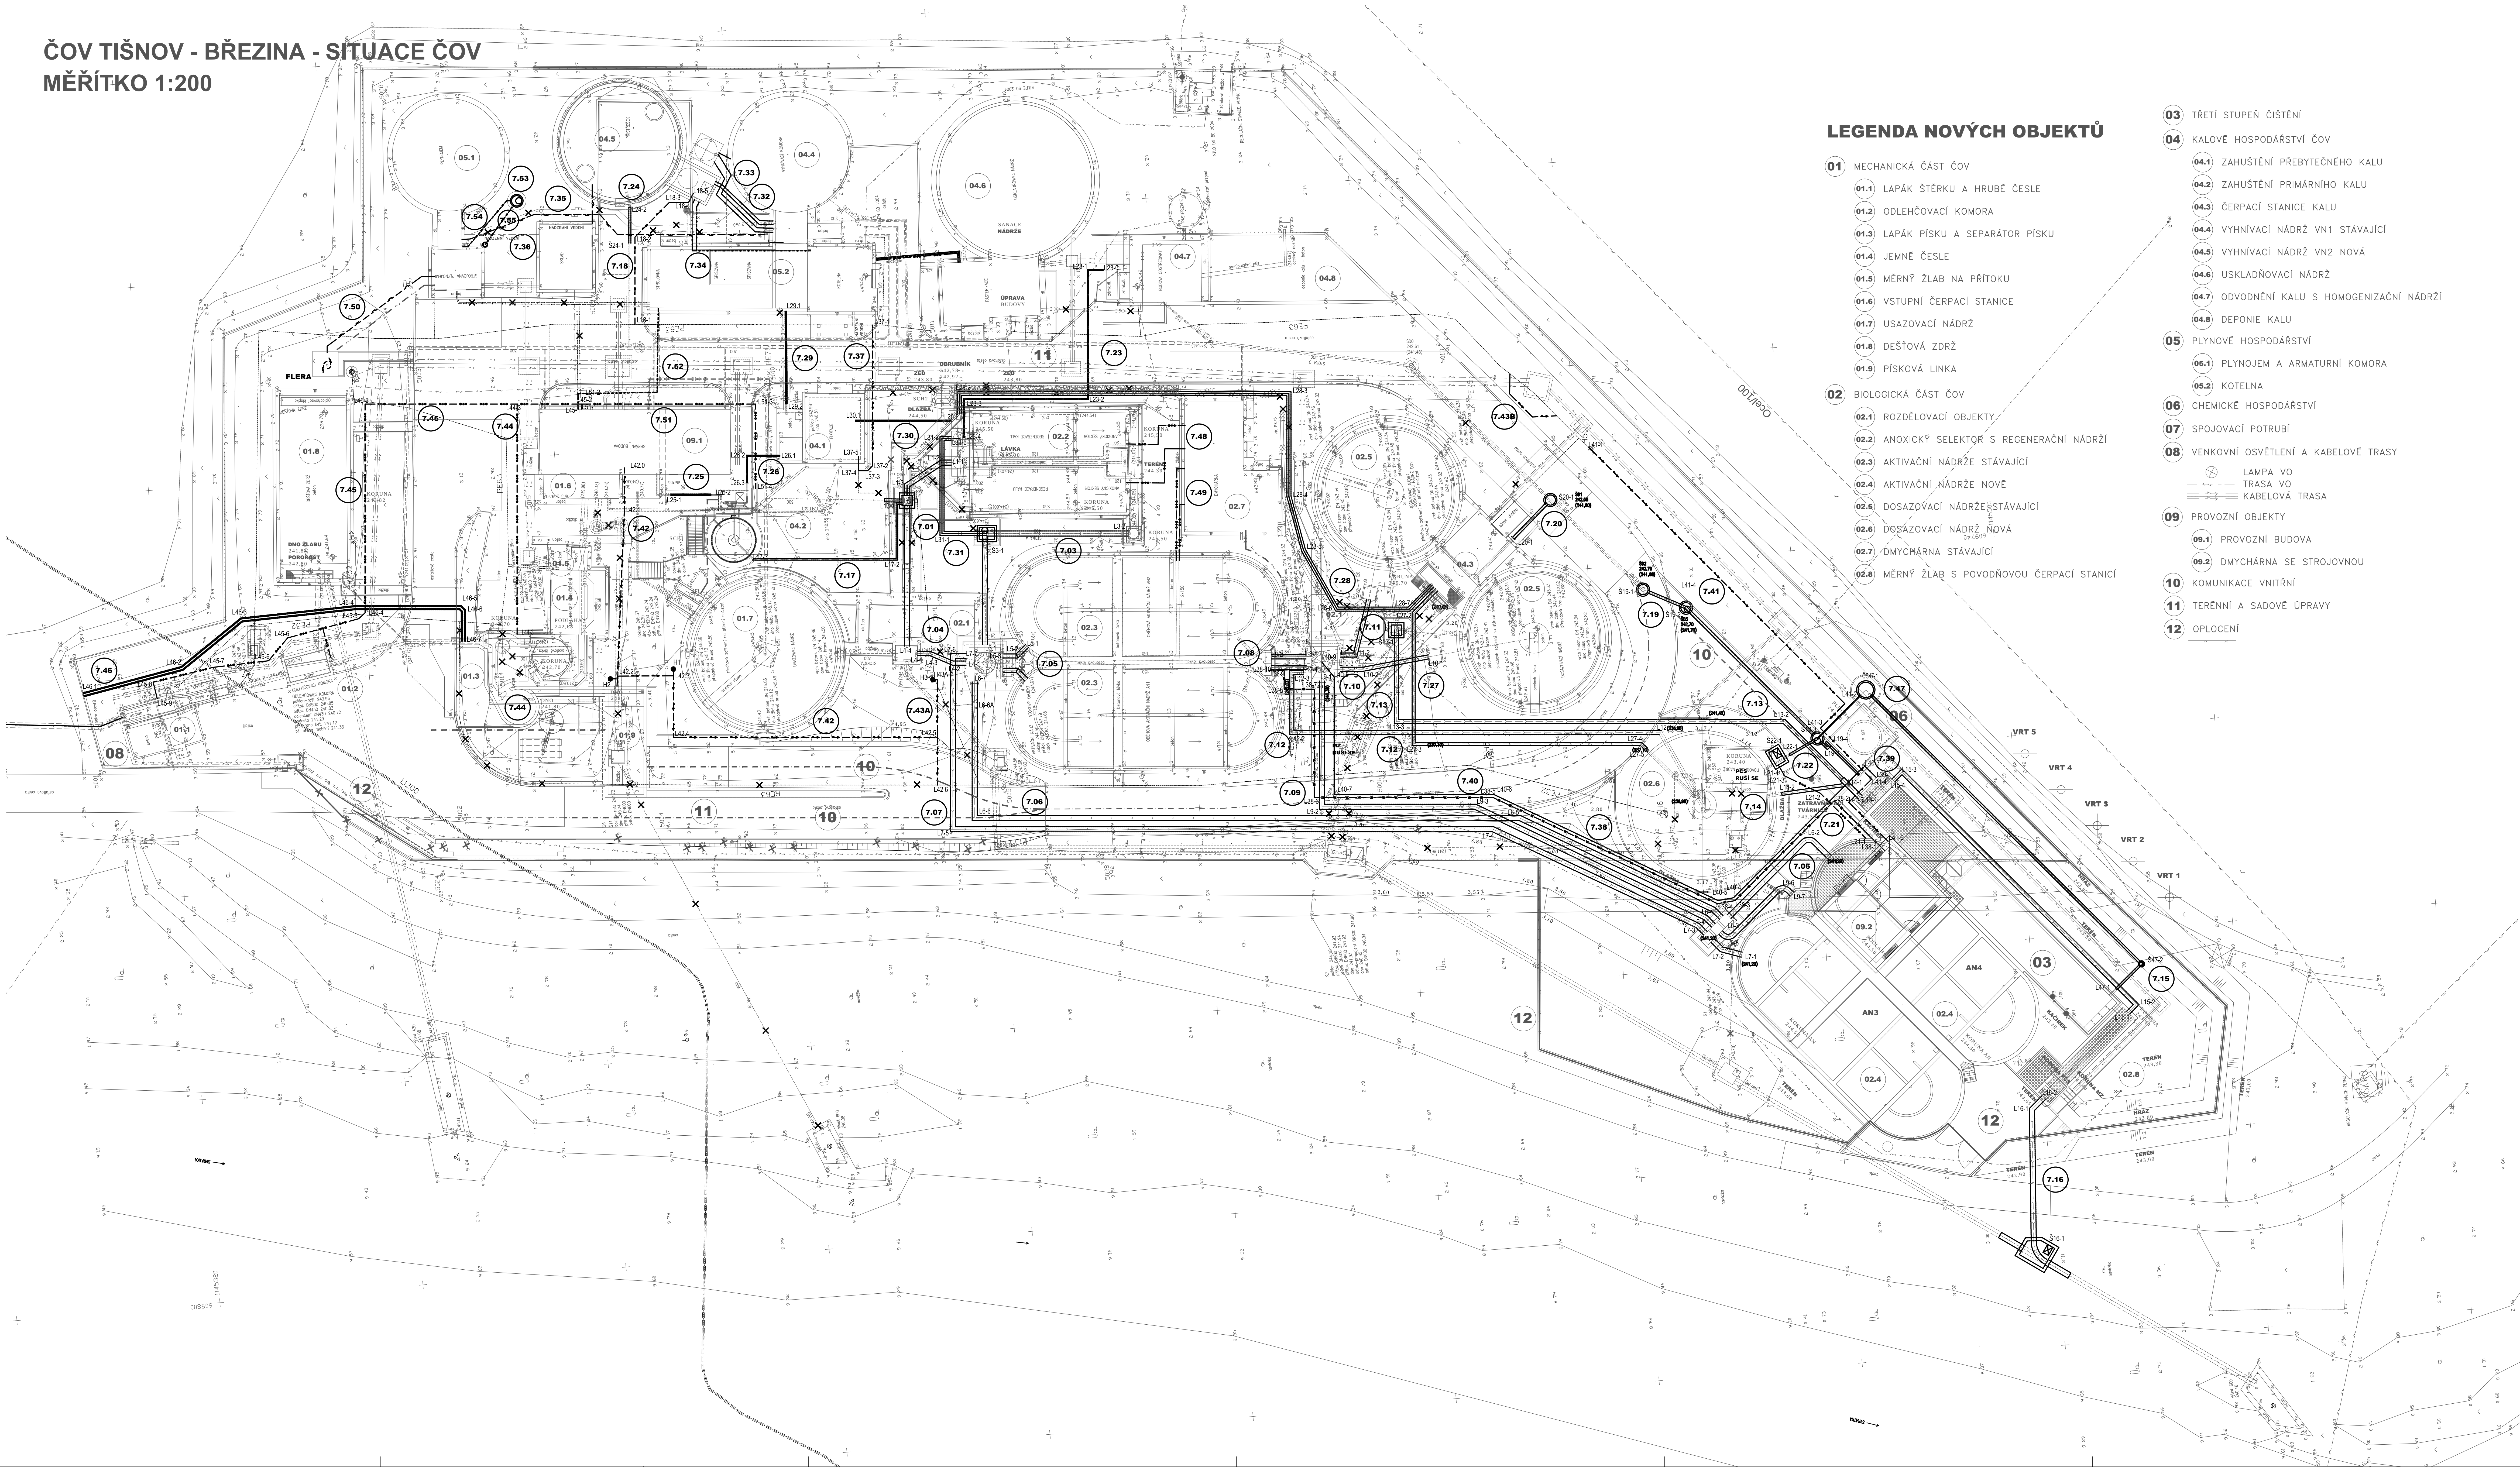

LEGENDA NOVÝCH OBJEKTŮ

- 01** MECHANICKÁ ČÁST ČOV
- 01.1 LAPÁK ŠTĚRKU A HRUBÉ ČESLE
 - 01.2 ODLEHČOVACÍ KOMORA
 - 01.3 LAPÁK PÍSKU A SEPARÁTOR PÍSKU
 - 01.4 JEMNÉ ČESLE
 - 01.5 MĚRNÝ ŽLAB NA PŘÍTOKU
 - 01.6 VSTUPNÍ ČERPAČÍ STANICE
 - 01.7 USAZOVACÍ NÁDRŽ
 - 01.8 DEŠŤOVÁ ZDRŽ
 - 01.9 PÍSKOVÁ LINKA
- 02** BIOLOGICKÁ ČÁST ČOV
- 02.1 ROZDĚLOVACÍ OBJEKTY
 - 02.2 ANOXICKÝ SELEKTOR S REGENERAČNÍ NÁDRŽÍ
 - 02.3 AKTIVAČNÍ NÁDRŽE STÁVAJÍCÍ
 - 02.4 AKTIVAČNÍ NÁDRŽE NOVÉ
 - 02.6 DOSAZOVACÍ NÁDRŽE STÁVAJÍCÍ
 - 02.6 DOSAZOVACÍ NÁDRŽ NOVÁ
 - 02.7 DMÝCHÁRNA STÁVAJÍCÍ
 - 02.8 MĚRNÝ ŽLAB S PODOVNŮV ČERPAČÍ STANICÍ
- 03** TŘETÍ STUPEŇ ČIŠTĚNÍ
- 04** KALOVÉ HOSPODÁŘSTVÍ ČOV
- 04.1 ZAHUSTĚNÍ PŘEBYTČEHO KALU
 - 04.2 ZAHUSTĚNÍ PRIMÁRNÍHO KALU
 - 04.3 ČERPAČÍ STANICE KALU
 - 04.4 VYHNIVACÍ NÁDRŽ VNÍ STÁVAJÍCÍ
 - 04.5 VYHNIVACÍ NÁDRŽ VN2 NOVÁ
 - 04.6 USKLADŇOVACÍ NÁDRŽ
 - 04.7 ODVODNĚNÍ KALU S HOMOGENIZAČNÍ NÁDRŽÍ
 - 04.8 DEPONIE KALU
- 05** PLYNOVÉ HOSPODÁŘSTVÍ
- 05.1 PLYNOJEM A ARMATURNÍ KOMORA
 - 05.2 KOTELNA
- 06** CHEMICKÉ HOSPODÁŘSTVÍ
- 07** SPOJOVACÍ POTRUBÍ
- 08** VENKOVNÍ OSVĚTLENÍ A KABELOVÉ TRASY
- LAMPA VO
 - TRASA VO
 - KABELOVÁ TRASA
- 09** PROVOZNÍ OBJEKTY
- 09.1 PROVOZNÍ BUDOVA
 - 09.2 DMÝCHÁRNA SE STROJOVNOU
- 10** KOMUNIKACE VNITŘNÍ
- 11** TERÉNNÍ A SADOVÉ ÚPRAVY
- 12** OPLOČENÍ

07 SPOJOVACÍ POTRUBÍ

- 7.01 NÁTOK DO ROZDĚLOVACÍHO OBJEKTU ROSEL DN500
7.02 NEBESÁŽENO
7.03 NÁTOK DO ROAN ZE SELEKTORU DN500
7.04 OBTOK SELEKTORU NÁTOK DO ROAN DN400
7.05 NÁTOK DO AN1 AN2 Z ROAN DN400
7.06 NÁTOK DO AN3 Z ROAN DN500
7.07 NÁTOK DO AN4 Z ROAN DN500
7.08 ODTOK Z AN1 AN2 DO RODN DN400
7.09 ODTOK Z AN3 A AN4 DO RODN DN500
7.10 ODTOK RODN DO DN1 DN400
7.11 ODTOK RODN DO DN2 DN400
7.12 ODTOK RODN DO DN3 DN400
7.13 ODTOK ZE SOUTOKOVÉ ŠACHTY MEZI DN1 A DN2 DO III.STUPNĚ DN400+DN500
7.14 ODTOK Z DN3 DO ŠACHTY DN300
7.15 OBTOK III STUPNĚ DN400
7.16 ODTOK Z A2 DO STÁVAJÍCÍHO ODTOKOVÉHO POTRUBÍ DN500
7.17 ODTOK KALOVÉ VODY KV1 ZE ZAHUSTĚNÍ PRIM. KALU DO ŠACHTY PŘED ROSEL DN150
7.18 PRODLOUŽENÍ VODOVODU K VN2 – DN50
7.19 OBJEKTOVÁ KANALIZACE OK1 PRODLOUŽENÍ K III.STUPNĚ DN250
7.19–VP NÁPOJENÍ PÁSOVÉ VPUSTI DN200+PÁSOVÁ VPUST
7.20 ODTOK PLOVOUCHOHO KALU Z DN1, DN2 DO KANALIZACE DN250
7.21 ZEMNÍ PRÁCE PRO POTRUBÍ VZDUCHU PRO OVLÁDÁNÍ PNEUMATURY PLK NA DN3
7.22 ODTOK PLOVOUCHOHO KALU Z DN3 DO KANALIZACE DN200
7.23 VÝTLAK KALOVÉ VODY KV2 Z BUDOVY ODVODNĚNÍ KALU DO ROSEL DN100
7.24 BEZPEČNOSTNÍ PŘEPAD Z VN2 DO OBJEKTOVÉ KANALIZACE DN200
7.25 ZEMNÍ PRÁCE PRO VÝTLAK PRIMÁRNÍHO KALU DO ZAHUSTOVACÍ NÁDRŽE
7.26 ZEMNÍ PRÁCE PRO VÝTLAK ZAHUSTĚNÉHO PRIM.KALU DO HOMOGENIZAČNÍ JIMKY
7.27 ODTOK KALU Z DN3 DO ČERPAČÍ STANICE KALU DN500
7.28 ODTOK KALU Z ČERPAČÍ STANICE KALU DO ROREG DN400
7.29 VÝTLAK ZAHUSTĚNÉHO KALU DN150
7.30 POTRUBÍ PŘEBYTČEHO KALU Z ROREG DO BUDOVY ZAHUSTĚNÍ KALU DN150
7.31 OBTOK REGENERAČE DN400
7.32 ZEMNÍ PRÁCE PRO VÝTLAK ZAHUSTĚNÉHO KALU DO VN2 ZE STROJOVNY 2NDDN150
7.33 ZEMNÍ PRÁCE PRO VÝTLAK VYHNILÉHO KALU Z VN2 DO STROJOVNY DN150–
7.34 ZEMNÍ PRÁCE PRO POTRUBÍ TEPLÉ VODY PRO OHŘEV KALU – PŘÍVOD, ODVOD DO STROJOVNY K NOVÉ VN2
7.35 ZEMNÍ PRÁCE PRO VÝMĚNU STÁVAJÍCÍHO POTRUBÍ PŘÍVODU BIOPLYNU DO PLYNOJEMU
7.36 VÝMĚNA STÁVAJÍCÍHO POTRUBÍ BIOPLYNU Z PLYNOJEMU DO KOTELNY–NADZEMNÍ VEDENÍ, VIZ. TECHNOLOGICKÁ DODÁVKA
7.37 PRODLOUŽENÍ VODOVODU K BUDOVÉ ODVODNĚNÍ KALU DN32
7.38 VÝTLAK CHEMICKÉHO KALU Z III. STUPNĚ PŘED RODN DN65
7.39 ZEMNÍ PRÁCE PRO POTRUBÍ PŘEFLOKU DO III.STUPNĚ
7.40 ZEMNÍ PRÁCE PRO POTRUBÍ PŘEFLOKU DO RODN
7.41 PRODLOUŽENÍ ROZVODU VODY DO NOVÉ DMÝCHÁRNY DN50
7.42 PRODLOUŽENÍ ROZVODU VODY K SEPARÁTORU PÍSKU A NOVÉ PÍSKOVÉ LINCE DN65+DN50
7.43 PŘELOŽKY VODOVODU DN50, DN80
7.44 ZEMNÍ PRÁCE PRO POTRUBÍ VZDUCHU Z PROVOZNÍ BUDOVY K ČERPAČLŮM LP1,LP2, PRO ROZVÍŘENÍ SEDIMENTU
7.45 ZEMNÍ PRÁCE PRO POTRUBÍ VZDUCHU Z PROVOZNÍ BUDOVY K LS A REGULAČNÍMU HRADÍTKU
7.46 PRODLOUŽENÍ VÝTLAKŮ OV Z OBCI HRADČANY A BŘEZINA DN100
7.47 POTRUBÍ PLOVOUCHŮ NEČISTŮ Z III. STUPNĚ ČIŠTĚNÍ DO OBJEKTOVÉ KANALIZACE DN200
7.48 ZEMNÍ PRÁCE PRO POTRUBÍ VZDUCHU PRO REGENERAČNÍ RN1,2
7.49 ZEMNÍ PRÁCE PRO POTRUBÍ VZDUCHU PRO STÁVAJÍCÍ AN
7.50 ZEMNÍ PRÁCE PRO POTRUBÍ PLYNU
7.51 ZEMNÍ PRÁCE PRO POTRUBÍ VZDUCHU K ZAHUSTĚNÍ PRIMÁRNÍHO KALU
7.52 ZEMNÍ PRÁCE PRO ROZVOD TEPLA K PROVOZNÍ BUDOVĚ
7.53 ČERPAČÍ ŠACHTA KONDENZÁTU Z PLYNOJEMU
7.54 POTRUBÍ NÁTOKU KONDENZÁTU Z PLYNOJEMU
7.55 POTRUBÍ VÝTLAKU KONDENZÁTU
7.56 ŠACHTA

✕ STÁVAJÍCÍ POTRUBÍ ZRUŠENO

- LEGENDA STÁVAJÍCÍ STAV
- PŘÍPOJKA NN
 - PŘÍPOJKA TELEFON
 - PŘÍPOJKA VODY
 - KANALIZAČNÍ POTRUBÍ
 - OPLOČENÍ ČOV

DOKUMENTACE STAVEBNÍCH OBJEKTŮ
SO 07 SPOJOVACÍ POTRUBÍ

Rev. č.	Datum	Schválí	Střední podpis změny
KOOPERACE V PROFESI			
PRO DUIS s.r.o.		nat.	
		kontrola	

DUIS s.r.o. Inženýring a projektování Ing. Havelka, Ing. Hovda, Ing. Václav, Ing. Václav		DUIS s.r.o. Inženýring a projektování Sídlo: 154621, 612 00 Brno E-mail: d-uis@duis.cz	
Objekt:	ČOV Tišnov - Březina	Formát:	8 A4
Alce:	ČOV Tišnov - Březina	Datum:	05/2022
ČOV TIŠNOV, BŘEZINA - INTENZIFIKACE A ROZŠÍŘENÍ		Stupeň:	DPS
Příloha:		Stavba:	1804-09
SITUACE SPOJOVACÍCH POTRUBÍ		Měřítko:	1:200
		Číslo zakázky:	1256
		Číslo projektu:	D.1.1.1