




ŠACHTA Š13-1  
PŮDORYSNÝ ŘEZ B-B

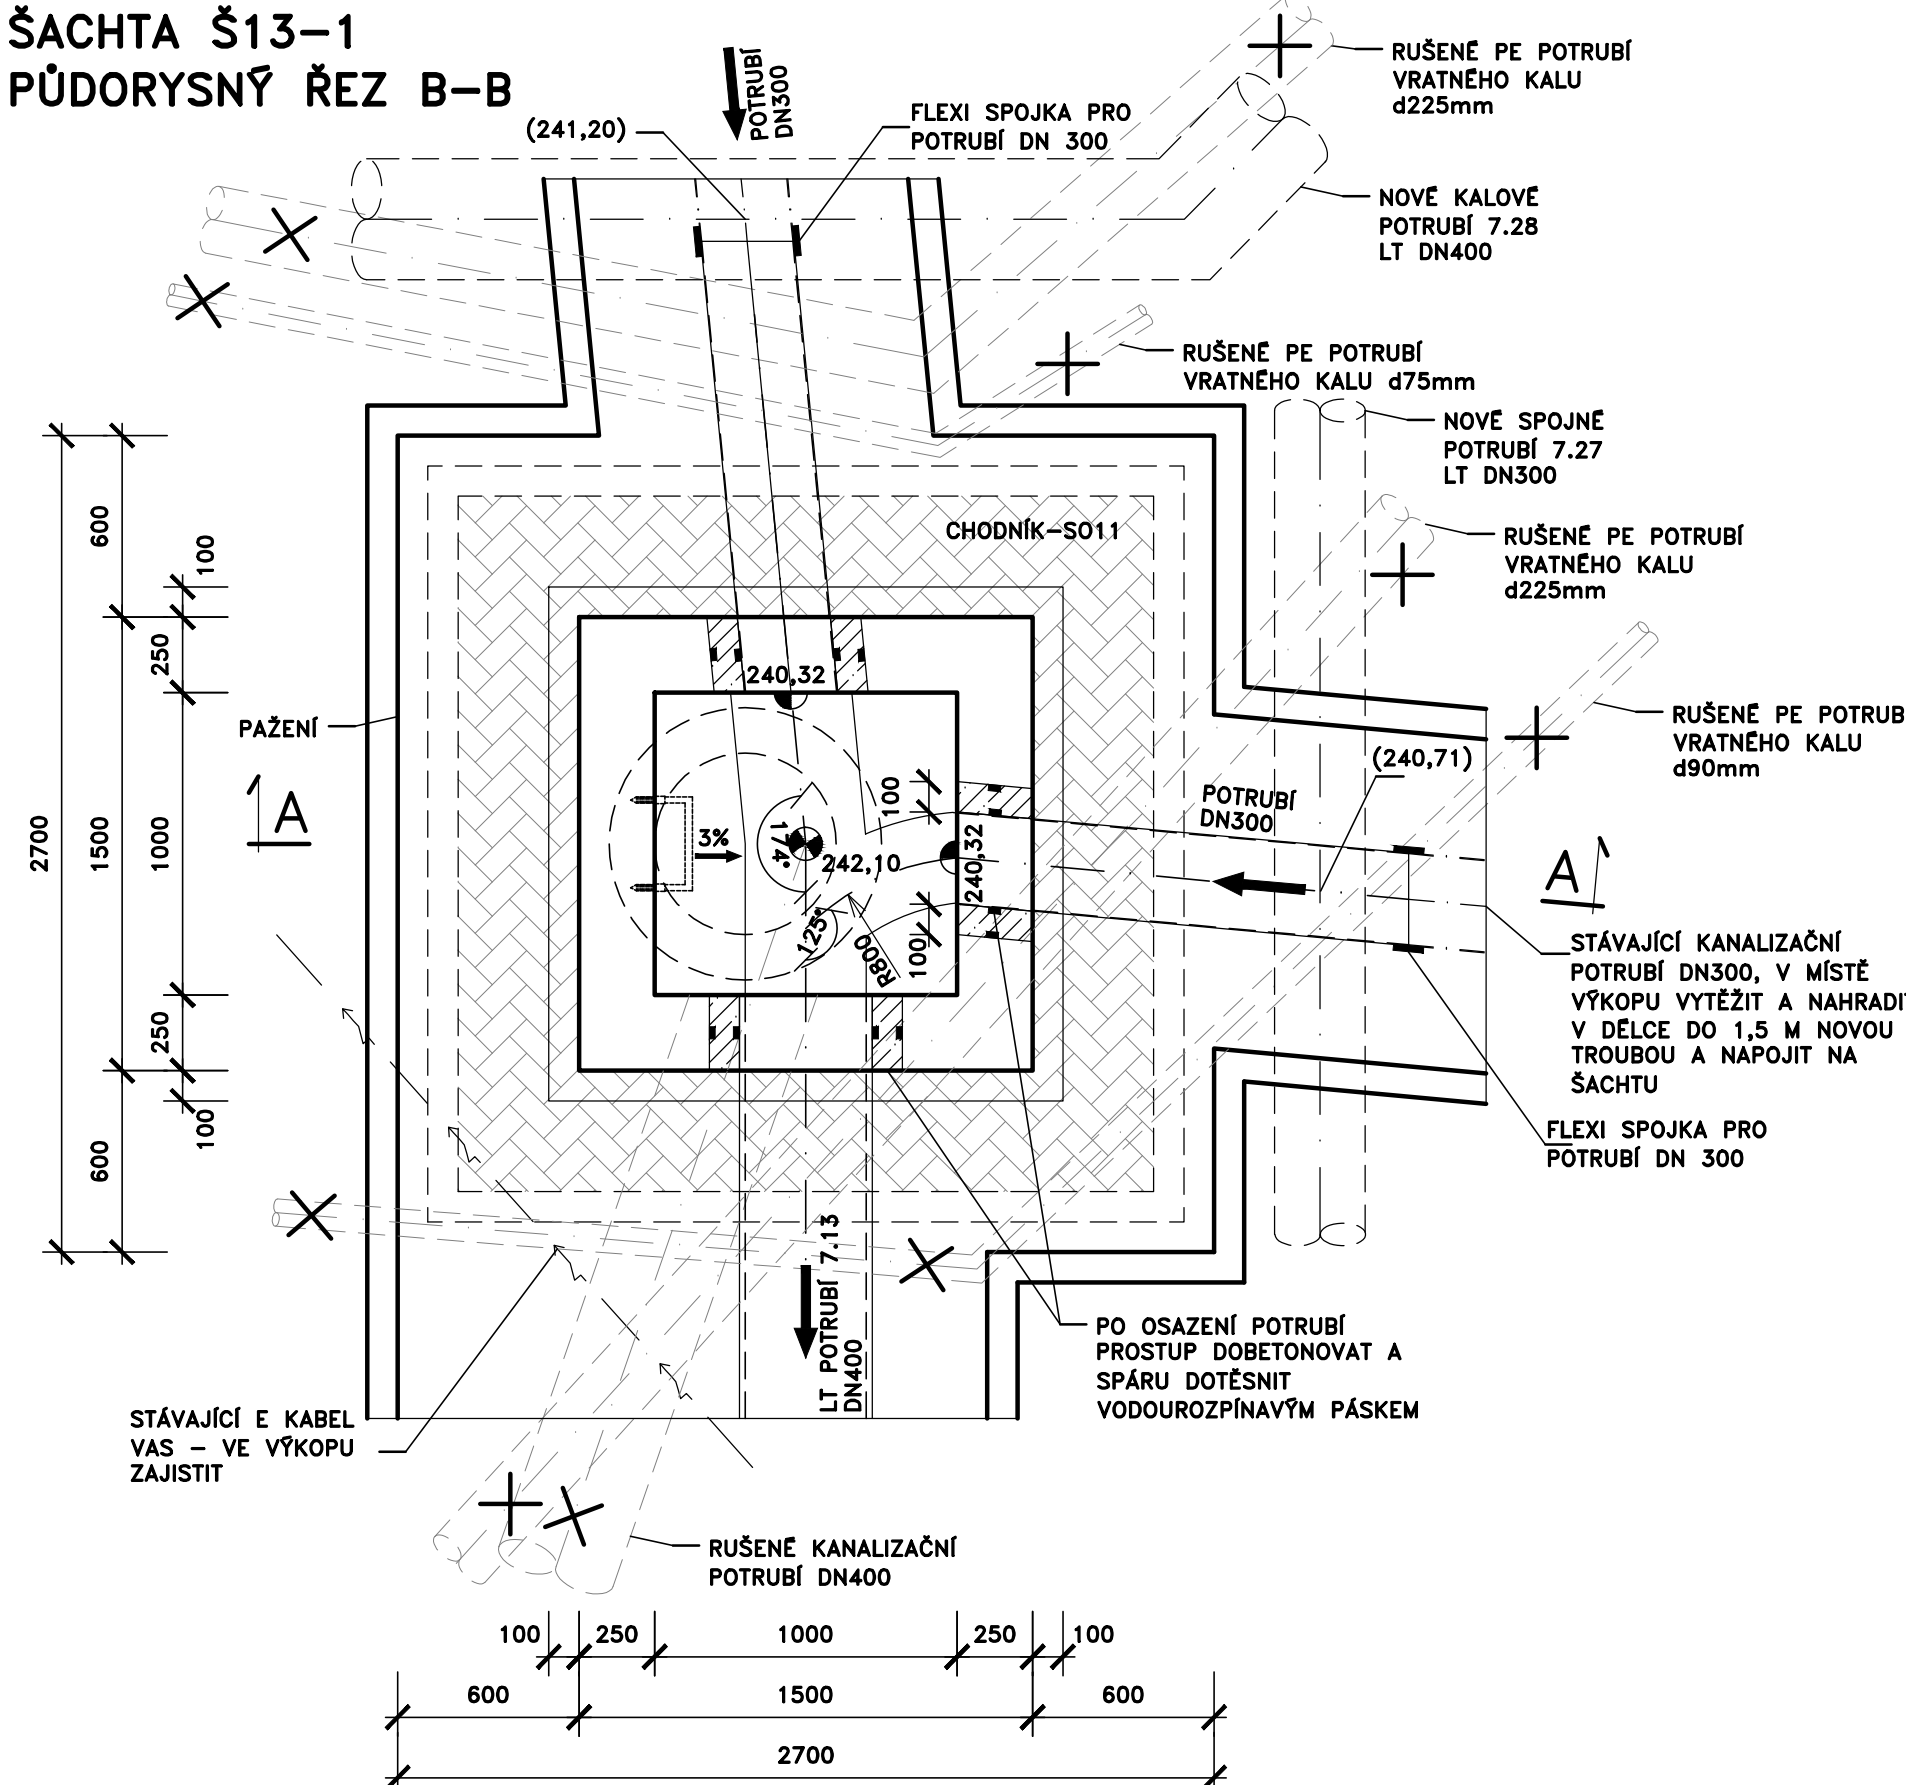


ŘEZ A-A

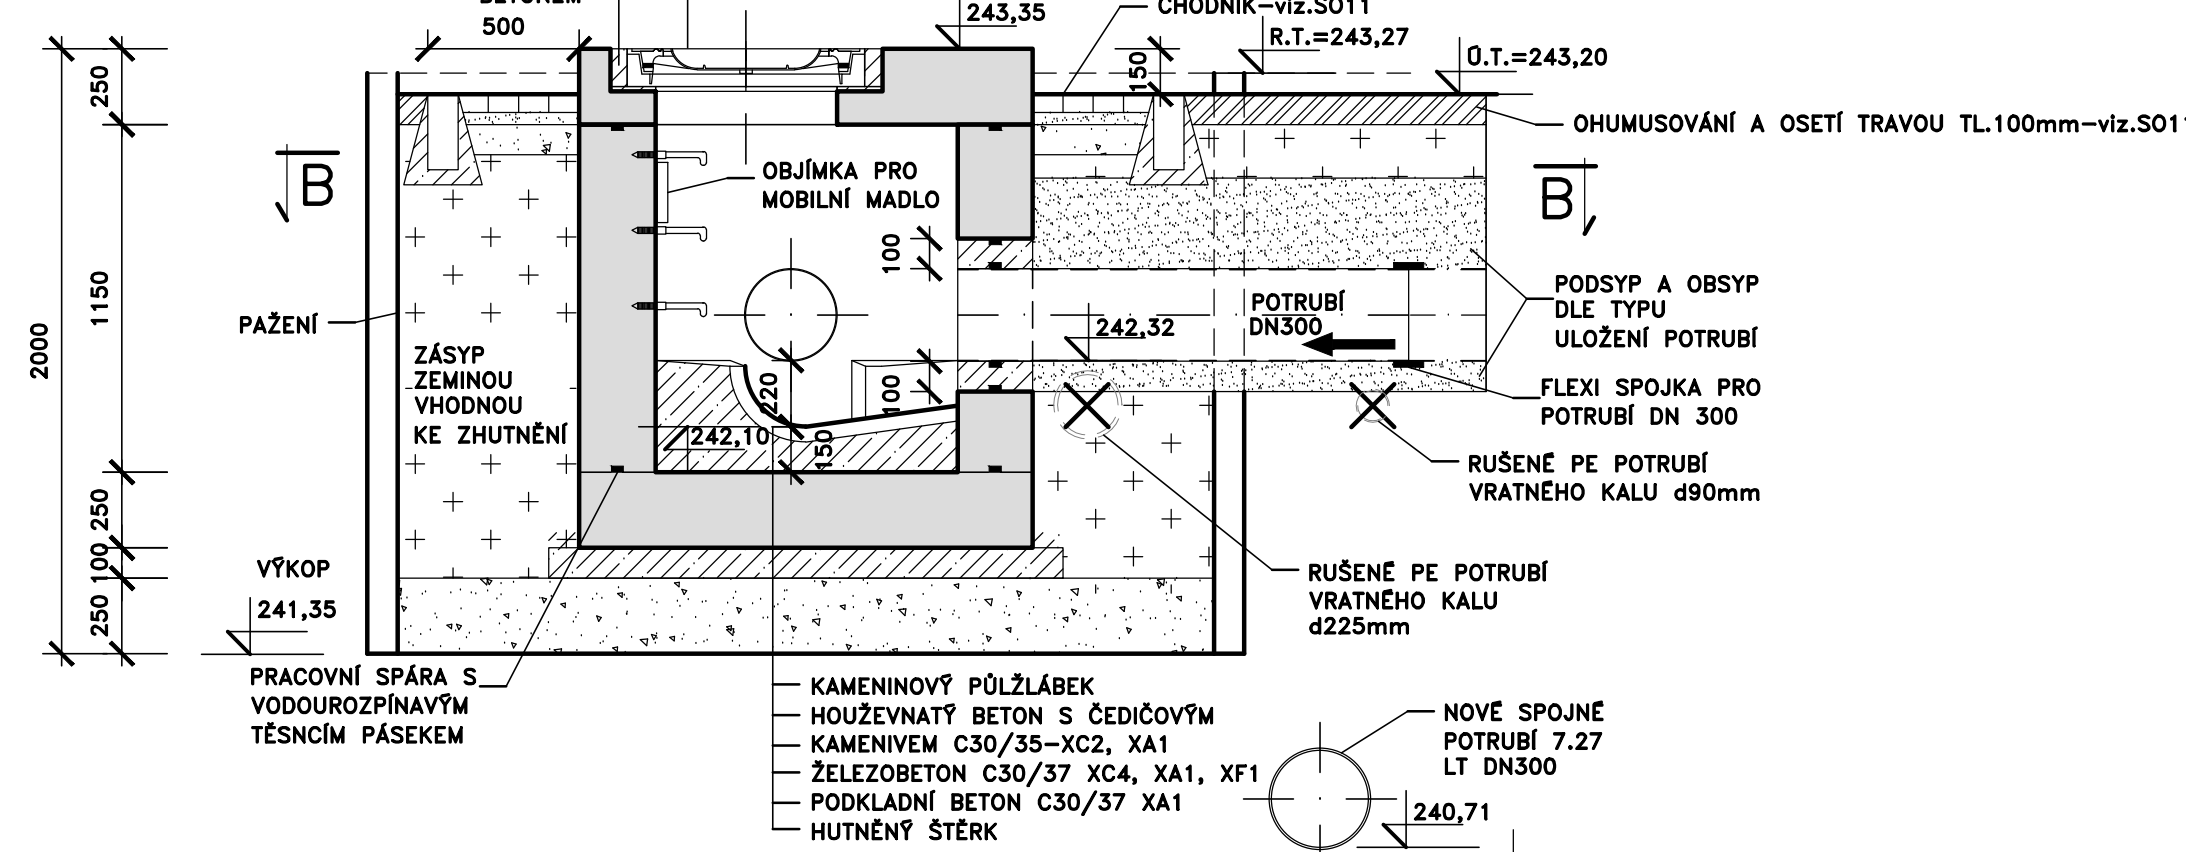


STAVENIŠTNÍ PREFABRIKÁT  
PŮDORYS

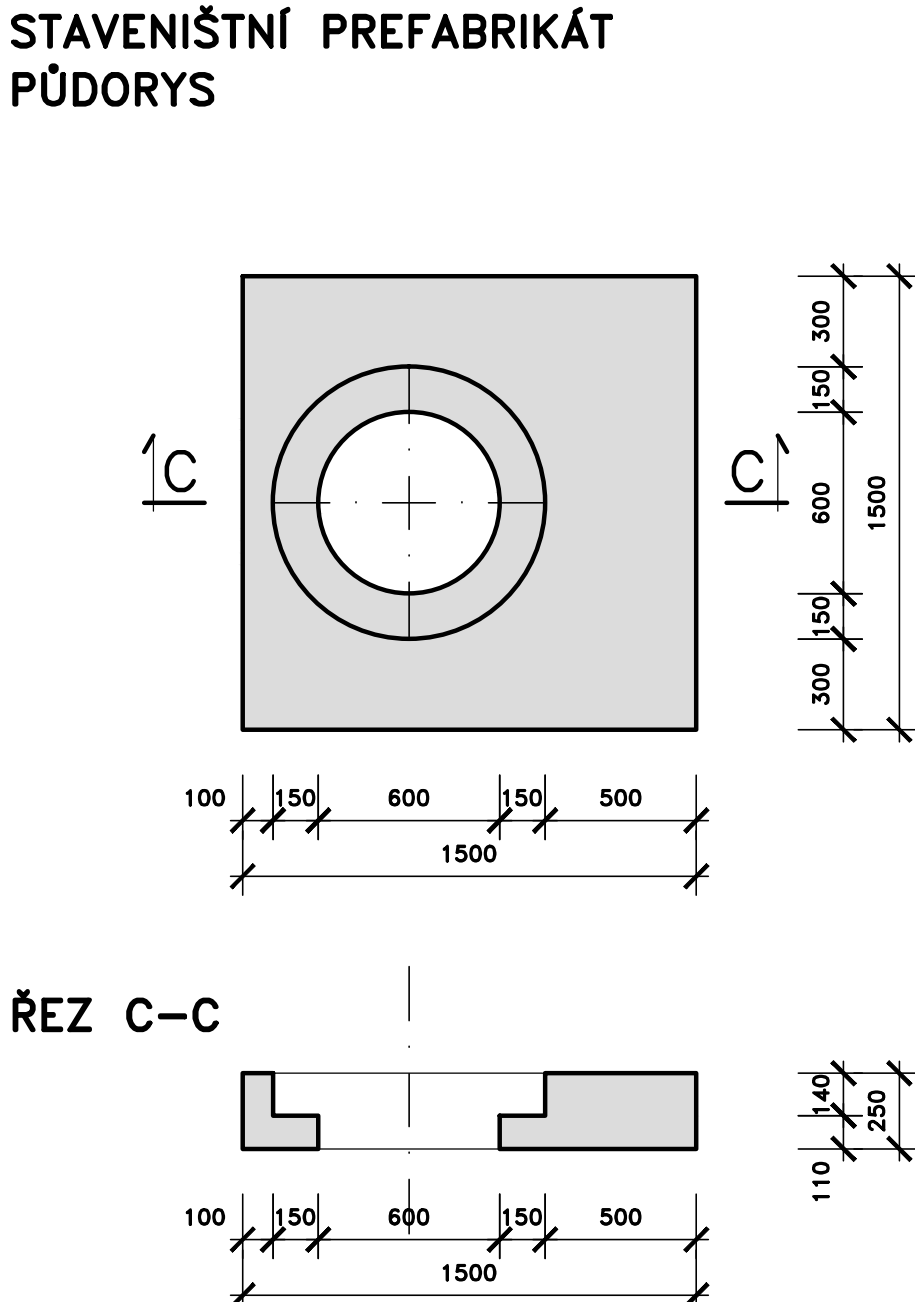


ŘEZ C-C

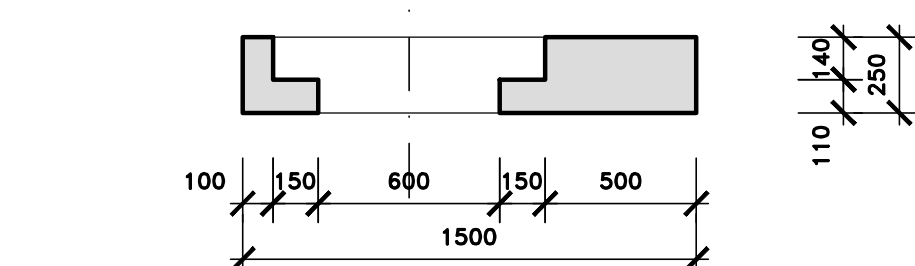

ŠACHTA Š13-1  
BOURACÍ PRÁCE  
PŮDORYSNÝ ŘEZ D-D

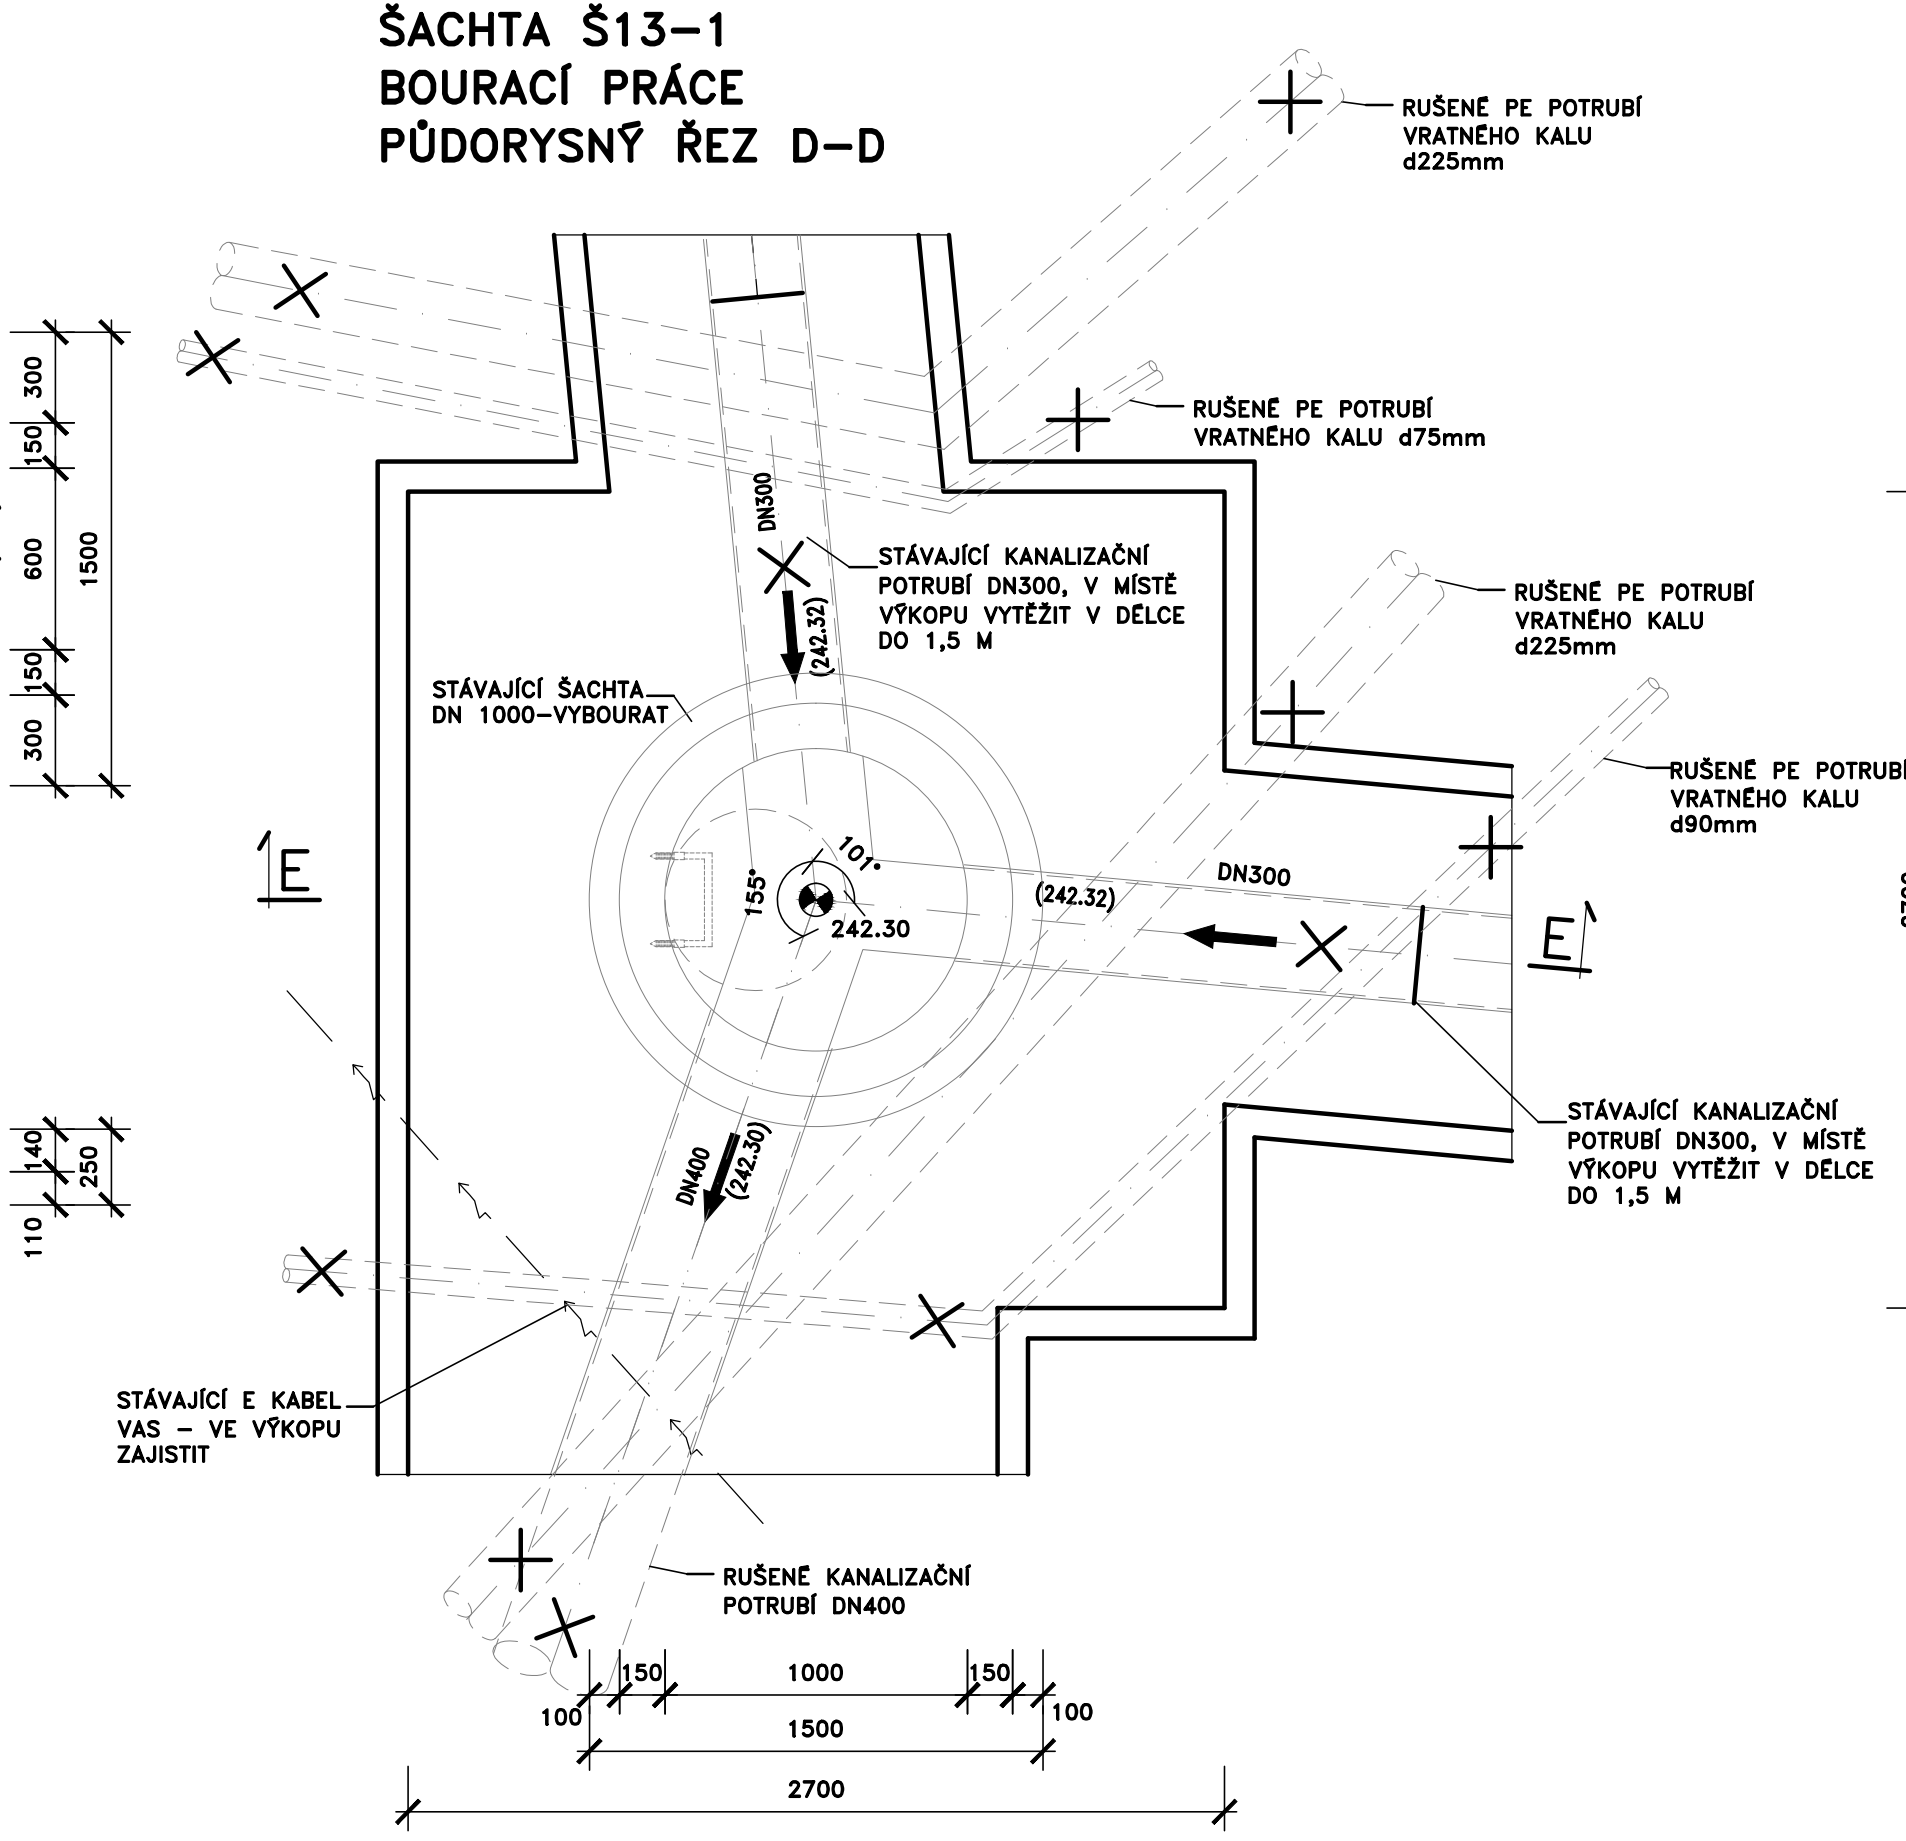

ŘEZ E-E

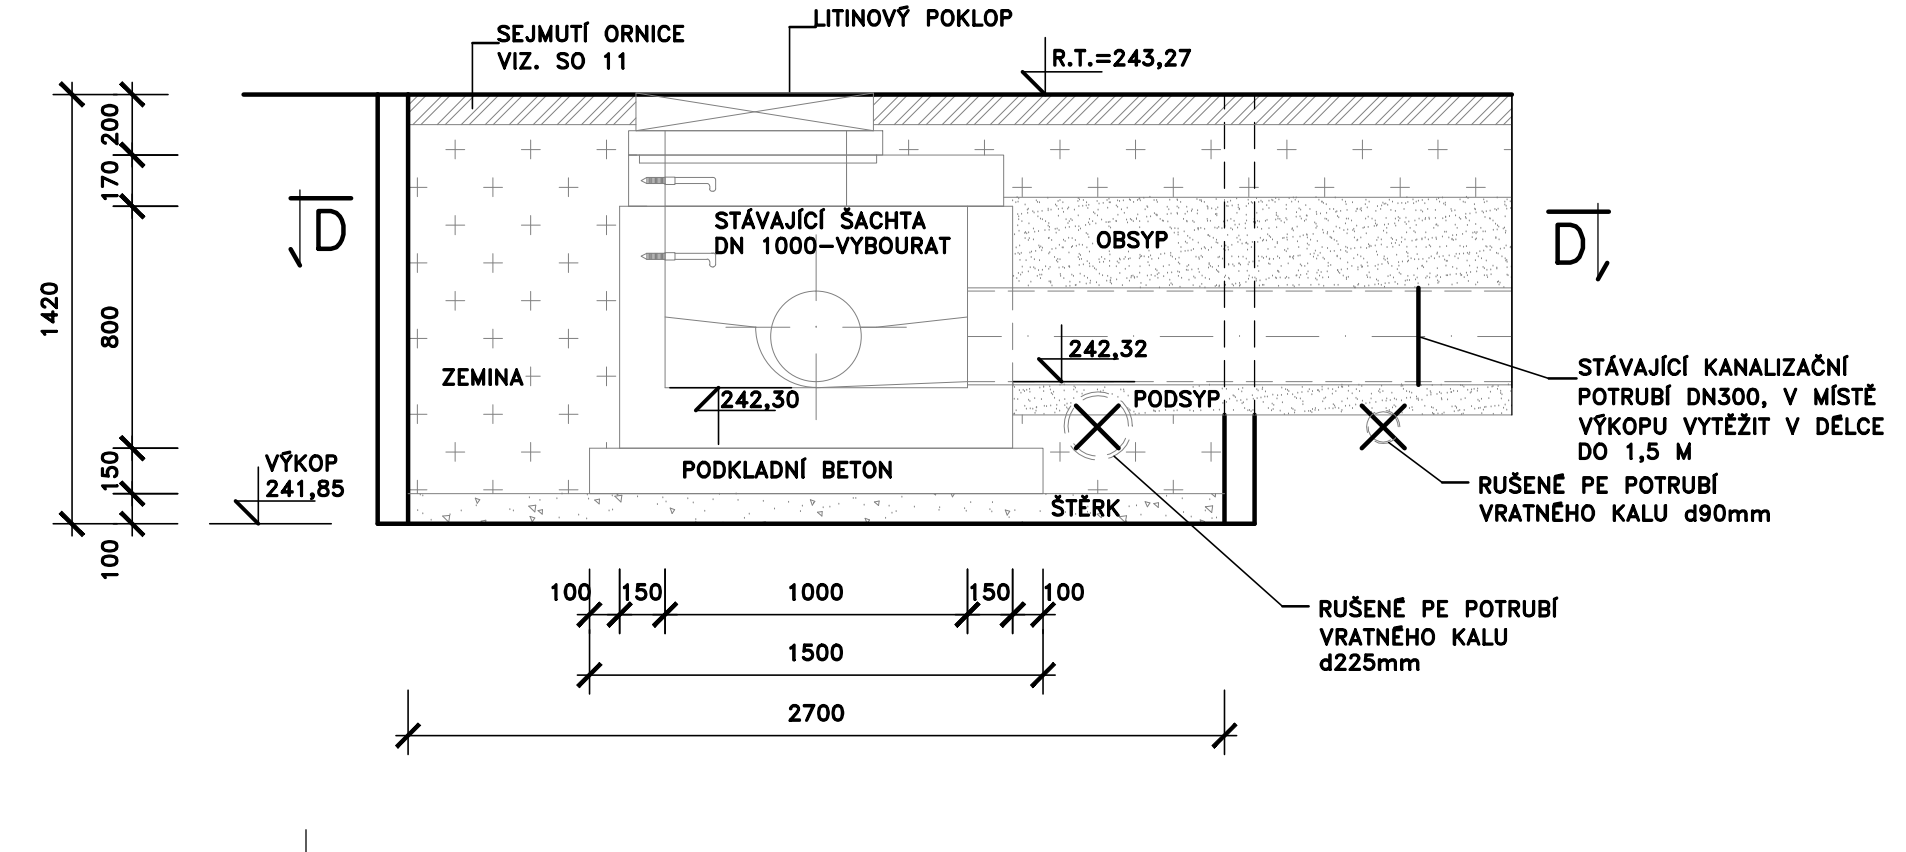

VÝPIS MATERIÁLU

- 1. OBJÍMKA PRO MOBILNÍ MADLO - 1ks
- 2. STUPADLA DO ŠACHTY - 3ks
- 3. LITINOVÝ POKLOP d625mm B125, h=125mm - 1ks

POZNÁMKA

- NÁPOJENÍ TRUB KANALIZACE DO ŠACHTOVÉHO DNA MUSÍ BÝT VODOTĚSNÉ
- V PŘÍPADĚ VÝSKYTU HPV BUDE VE DNĚ VÝKOPU OSAZENA ČERPACÍ STUDNA DN 500 MM, KTERÁ BUDE PO UKONČENÍ ČERPÁNÍ ZASYPÁNA
- RÁM POKLOPU ZABUDOVAT PŘI BETONÁŽI STROPU

DOKUMENTACE STAVEBNÍCH OBJEKTŮ  
SO 07 SPOJOVACÍ POTRUBÍ

|         |       |          |                    |
|---------|-------|----------|--------------------|
| Rev. č. | Datum | Schválil | Stručný popis změn |
|         |       |          |                    |

|                     |           |
|---------------------|-----------|
| KOOPERACE V PROFESI | tel.: -   |
| PRO DUIS s.r.o.     | e-mail: - |
|                     | IČO: -    |

|                                                                  |  |                                                 |  |
|------------------------------------------------------------------|--|-------------------------------------------------|--|
| <b>DUIS</b>                                                      |  | <b>DUIS s.r.o.</b>                              |  |
| Vypracoval: Čáslavková                                           |  | Projektant: Ing. Havlík                         |  |
| Objednatel: Svazek vodovodů a kanalizací Třinecko                |  | Investor: Svazek vodovodů a kanalizací Třinecko |  |
| Akce: ČOV TIŠNOV, BŘEZINA - INTENZIFIKACE A ROZŠÍŘENÍ            |  | Formát: 8 A4                                    |  |
|                                                                  |  | Datum: 05/2022                                  |  |
|                                                                  |  | Stupeň: DPS                                     |  |
|                                                                  |  | Soubor: D.1.7-5.3.1_ŠACHTA_Š13-1.dwg            |  |
|                                                                  |  | Měřítko: 1:25                                   |  |
| Příloha: SPOJNÁ ŠACHTA NA POTRUBÍ Š13-1 - PŮDORYS, ŘEZY A-A, B-B |  | Číslo zakázky: 1256                             |  |
|                                                                  |  | Č.přílohy: D.1.7-5.3.1                          |  |