


PŮDORYS 1.NP m 1:50

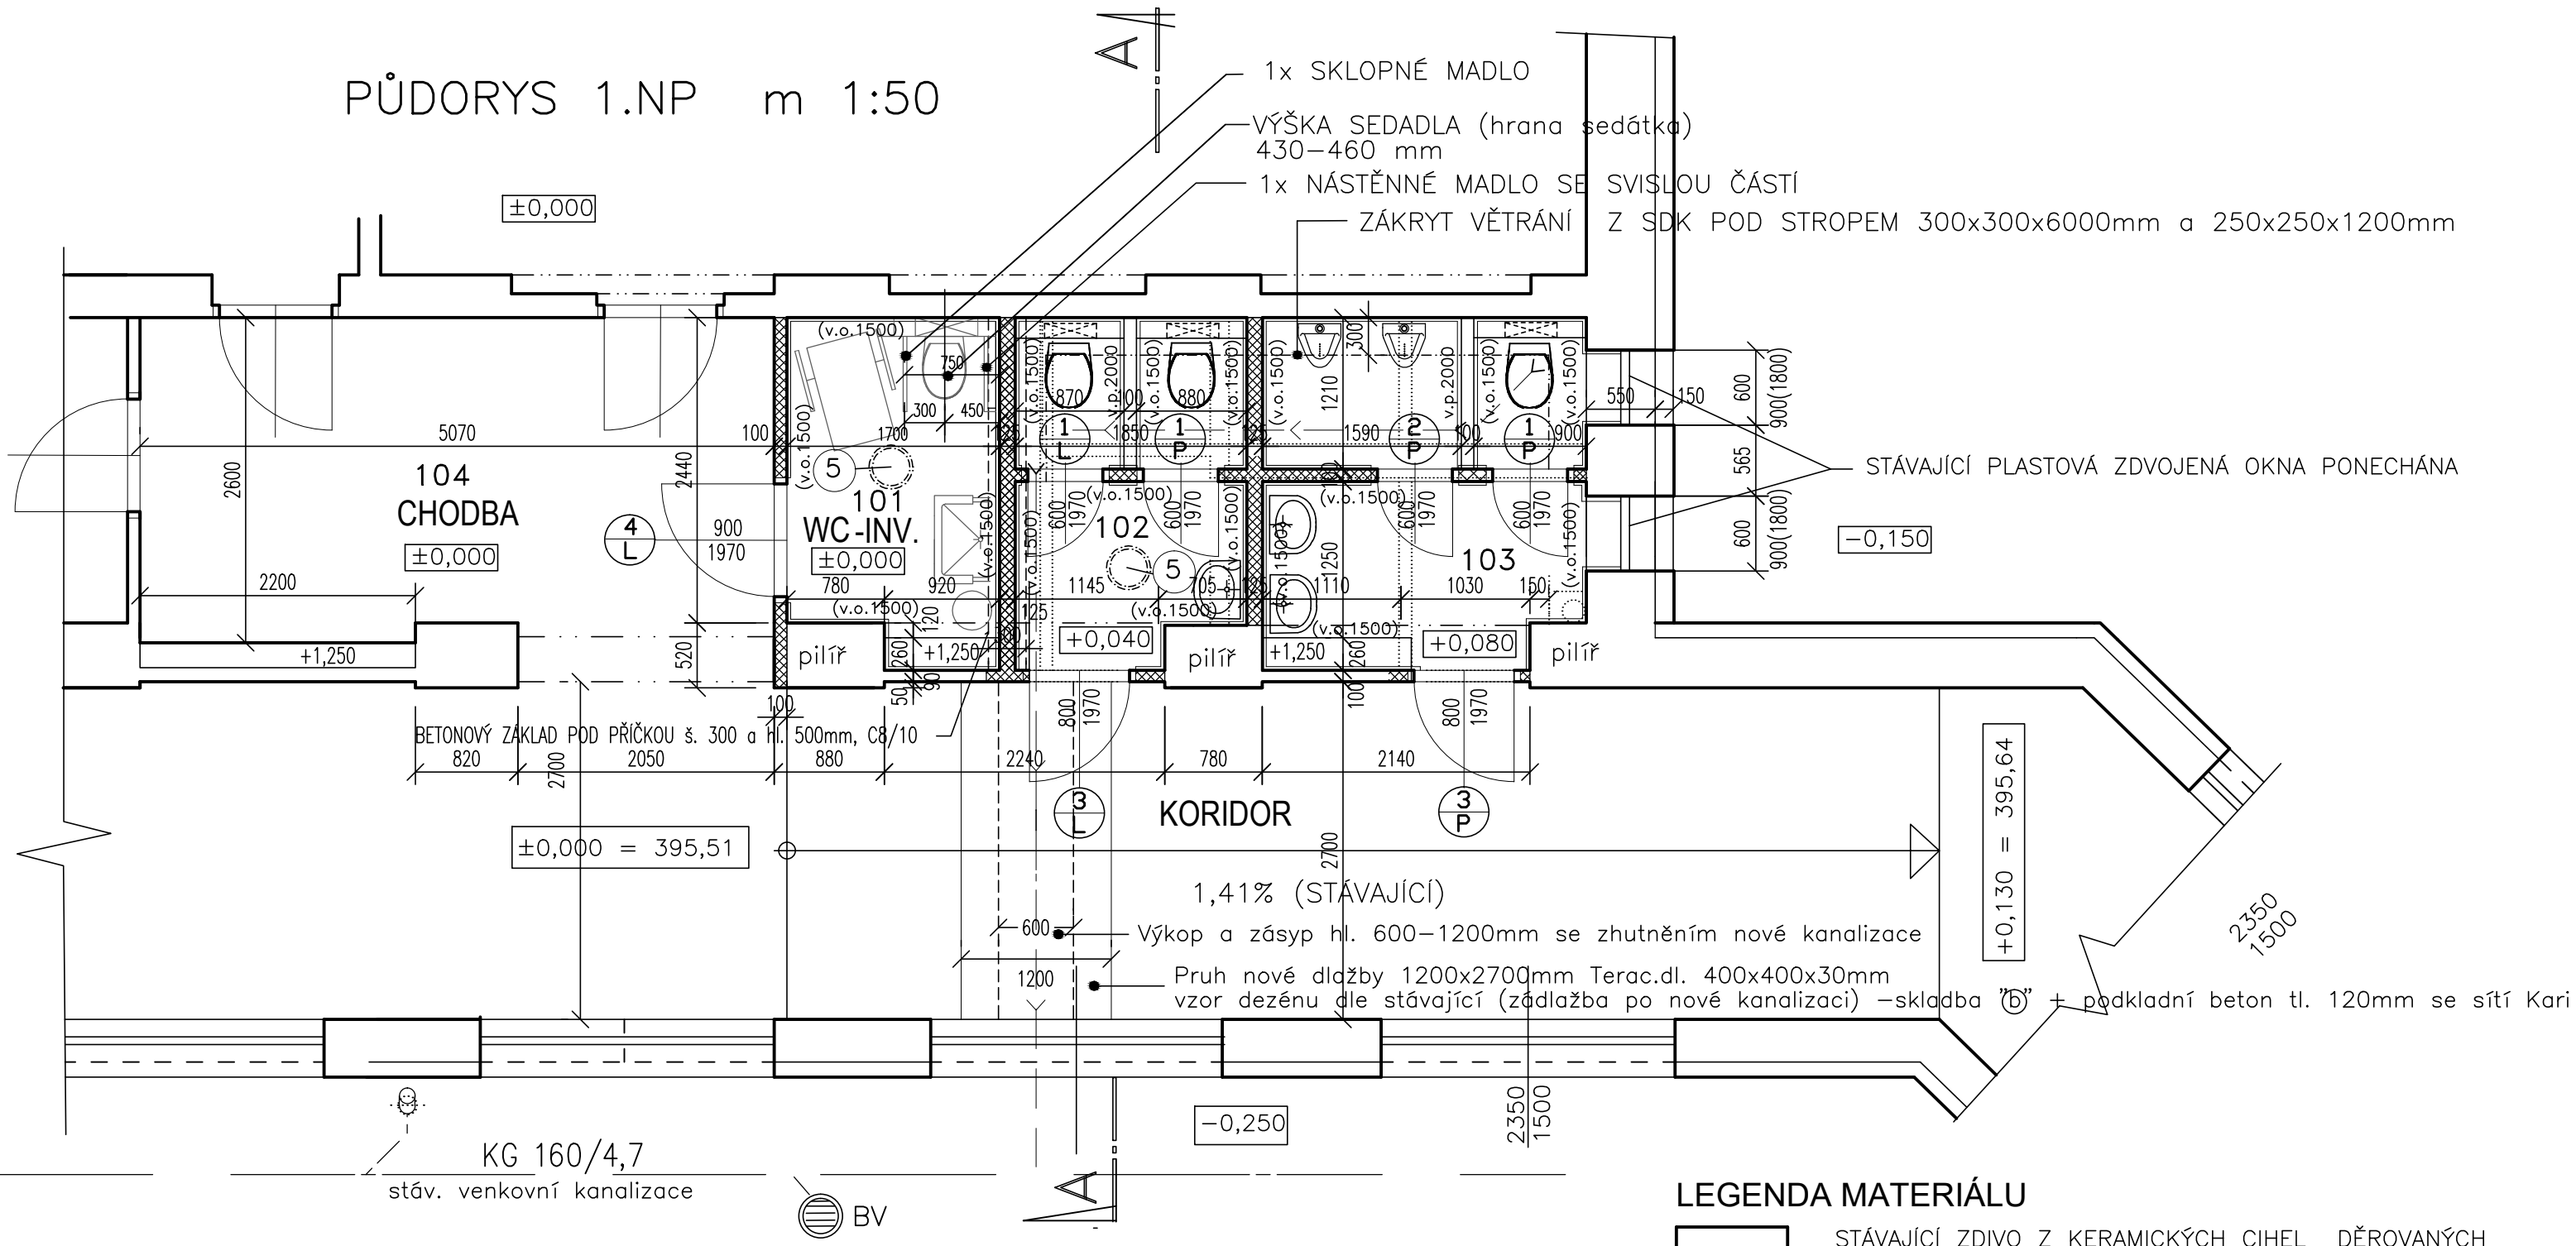

LEGENDA MÍSTNOSTÍ

| ODKAZ | ÚČEL             | PLOCHA<br>M <sup>2</sup> | SKLADBA PODLAH                                                  |       | STĚNY                                                    |             |
|-------|------------------|--------------------------|-----------------------------------------------------------------|-------|----------------------------------------------------------|-------------|
|       |                  |                          | NÁŠLAPNÁ VRSTVA                                                 | ODKAZ | ÚPRAVA STĚN                                              | VÝŠKA       |
| 101   | WC – TĚL.POSTIŽ. | 4,30                     | KERAMICKÁ DLAŽBA<br>MAT nebo RELIEF<br>200/300 mm skl.R10       | a     | NOVÉ Š.OMÍTKY 100%<br>KERAMICKÁ OBKLAD<br>250x330mm      | 1500        |
| 102   | WC DÍVKY         | 5,10                     | KERAMICKÁ DLAŽBA<br>MAT nebo RELIEF<br>200/300 mm skl.R10       | a     | NOVÉ Š.OMÍTKY 100%<br>KERAMICKÁ OBKLAD<br>250x330mm      | 1500        |
| 103   | WC CHLAPCI       | 6,80                     | KERAMICKÁ DLAŽBA<br>MAT nebo RELIEF<br>200/300 mm skl.R10       | a     | NOVÉ Š.OMÍTKY 100%<br>KERAMICKÁ OBKLAD<br>250x330mm      | 1500        |
| 104   | CHODBA           | 13,70                    | TERACOVÁ DLAŽBA<br>broušená, vzor ověřit<br>dle stáv.400x400x30 | b     | KERAMICKÝ SOKLÍK<br>(dlažba keram.)<br>OLEJ. NÁTĚR MATNÝ | 100<br>1500 |

LEGENDA MATERIÁLU

- STÁVAJÍCÍ ZDIVO Z KERAMICKÝCH CIHEL DĚROVANÝCH  
A CIHEL PLNÝCH
- BOURANÉ KONSTRUKCE viz půdorys bourací práce S04
- ZDIVO Z TVÁRNIC PÓROBETONOVÝCH P 500 TL. 100 a 125 mm  
NA MALTU TENKOSTĚNOU

|                                                                                                                                                         |         |                 |                 |                                  |             |
|---------------------------------------------------------------------------------------------------------------------------------------------------------|---------|-----------------|-----------------|----------------------------------|-------------|
| projektoval                                                                                                                                             | kreslil | odp. projektant | ved. projektant | <b>PETR ALBRECHT—PROJKA</b>      |             |
| P. ALBRECHT                                                                                                                                             |         | P. ALBRECHT     |                 | GREGOROVA 2563                   |             |
|                                                                                                                                                         |         |                 |                 | 397 01 PÍSEK                     |             |
| MěÚ: PÍSEK                                                                                                                                              |         | St.úř. PÍSEK    |                 | e-mail:albrecht.projka@seznam.cz |             |
| Stavebník: Základní škola E.Beneše a MŠ Písek, Mírové nám. 1466,Mírové nám.1466,397 01 Písek                                                            |         |                 |                 |                                  |             |
| <b>MODERNIZACE UČEBEN PRO VÝUKU TECHNICKÝCH PŘEDMĚTŮ<br/>ZŠ E. BENEŠE, PÍSEK — BEZBARIÉROVÉ WC</b><br><br><b>D.1.1. ARCHITEKTONICKO—STAVEBNÍ ŘEŠENÍ</b> |         |                 |                 | datum: 08/2020                   |             |
|                                                                                                                                                         |         |                 |                 | formát: 2A4                      |             |
|                                                                                                                                                         |         |                 |                 | účel: DPS                        |             |
|                                                                                                                                                         |         |                 |                 | měřítko: 1:50                    |             |
|                                                                                                                                                         |         |                 |                 | zak. číslo:                      |             |
| obsah výkresu:                                                                                                                                          |         |                 |                 | číslo pare:                      | č. výkresu: |
| PŮDORYS 1.NP                                                                                                                                            |         |                 |                 |                                  | <b>S02</b>  |