


Tabulka místností 1.NP

SPOLEČNÉ		
Zóna	Číslo	Název
SPOLEČNÉ	1.01	FOYER, SCHODIŠTĚ
SPOLEČNÉ	1.04	PŘEDSÍŇ MUŽI
SPOLEČNÉ	1.05	WC INVALIDÉ
SPOLEČNÉ	1.06	WC MUŽI
SPOLEČNÉ	1.07	PŘEDSÍŇ ŽENY
SPOLEČNÉ	1.08	WC ŽENY
SPOLEČNÉ	1.09	ÚKLIDOVÁ MÍSTNOST
SPOLEČNÉ	1.10	SPOLEČENSKÝ SÁL

OBECNÍ ÚŘAD		
Zóna	Číslo	Název
OBECNÍ ÚŘAD	1.02	KANCELÁŘ
OBECNÍ ÚŘAD	1.03	KANCELÁŘ STAROSTY

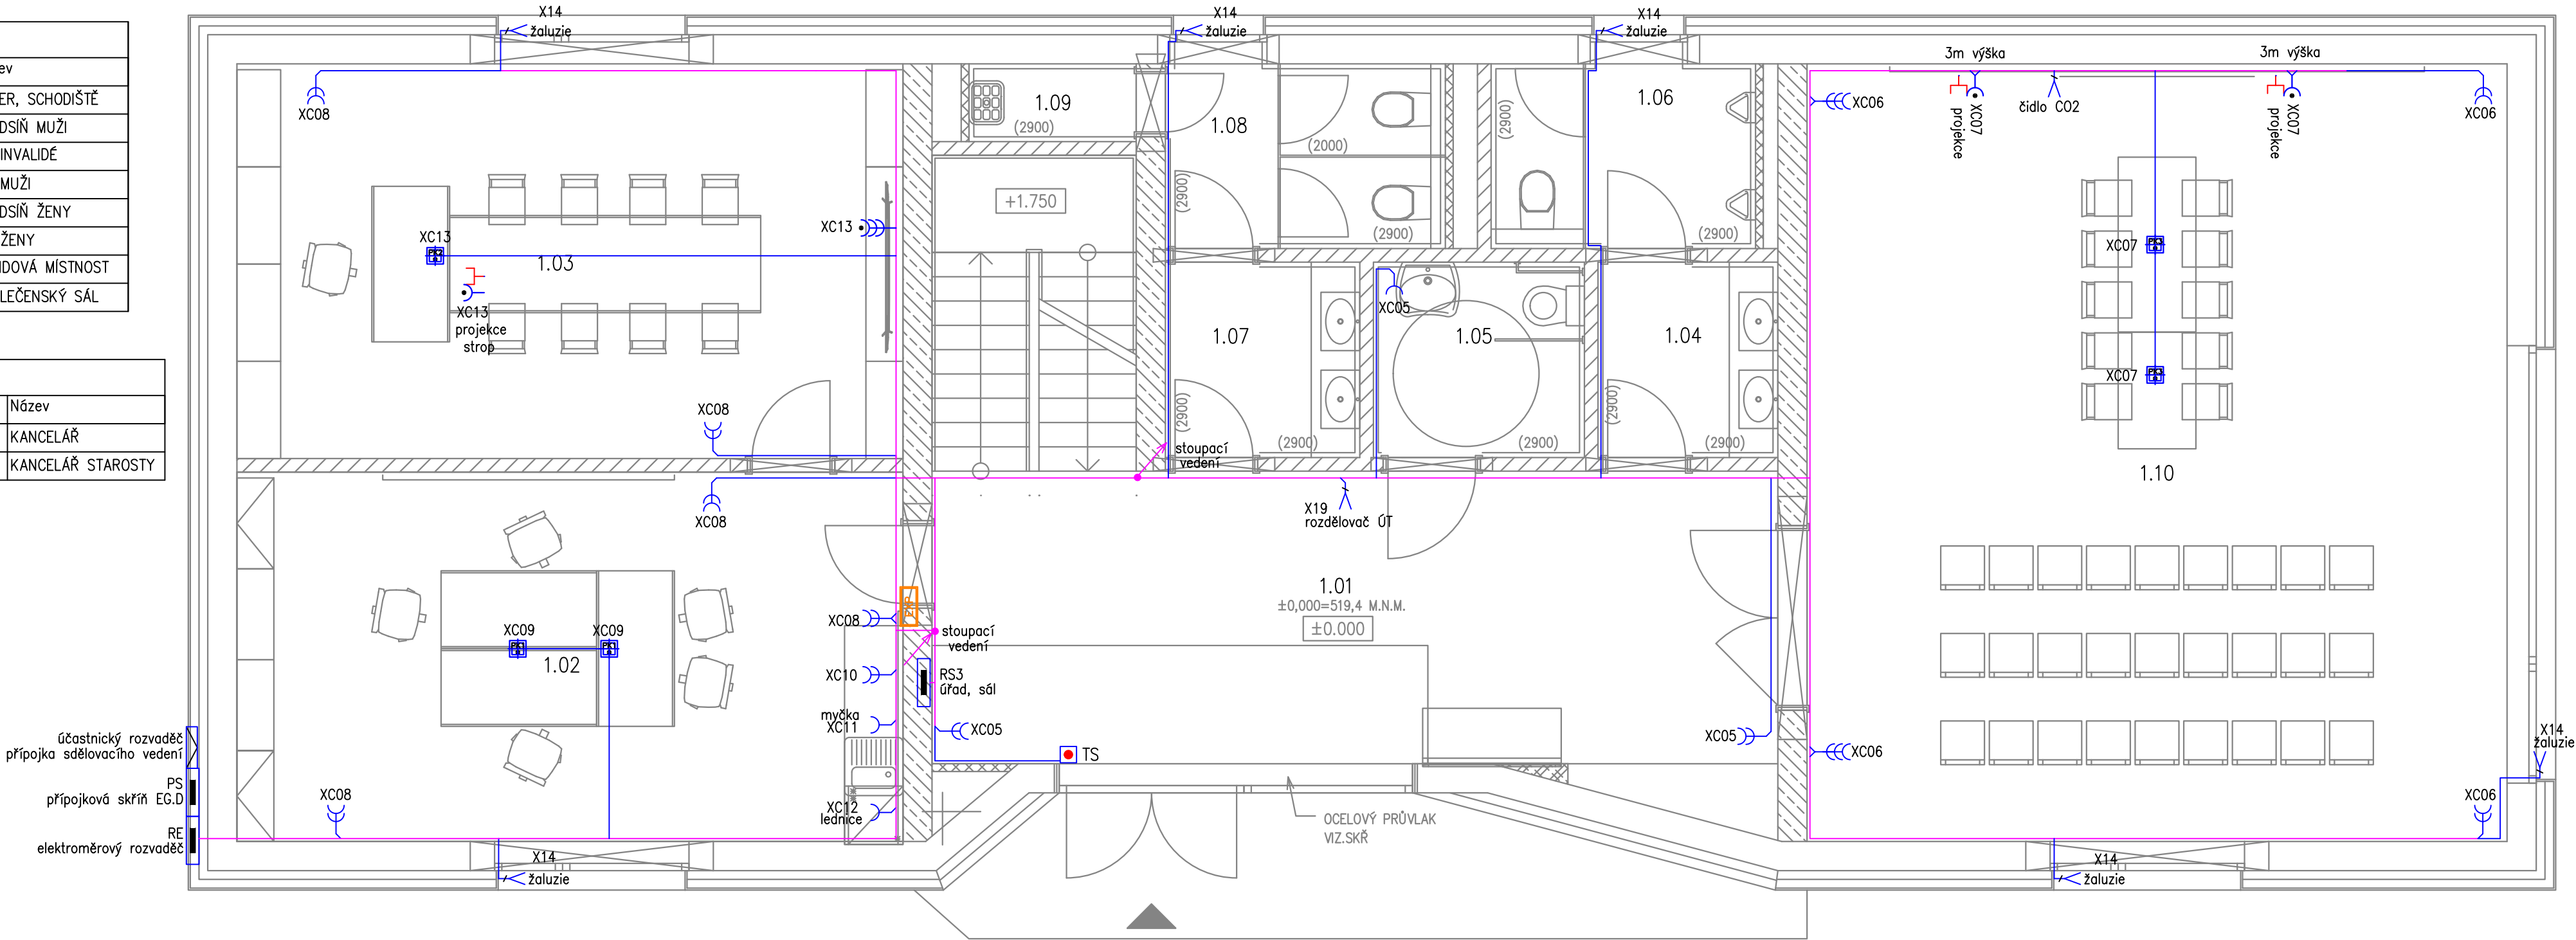

LEGENDA ZNAČEK–silnoproud:

- XC 3x zásuvka jednonásobná ~230V/16A vedle sebe ve vícenás. rámečku s přep. ochranou
- XC 1x zásuvka jednonásobná ~230V/16A s přep. ochranou
- XC zásuvka jednonásobná ~230V/16A v jednorámečku
- XC 2x zásuvka jednonásobná ~230V/16A vedle sebe ve dvojrámečku
- XC 3x zásuvka jednonásobná ~230V/16A vedle sebe ve vícenás. rámečku
- XC 4x zásuvka jednonásobná ~230V/16A vedle sebe ve vícenás. rámečku
- X vývod 1f dle popisu (volný konec min. 2m)
- X vývod 3f dle popisu (volný konec min. 2m)
- sporáková kombinace (přípojka) s doutnavkou
- Rx PS– přípojková skříň, RE – elektroměrový rozvaděč
RH – hlavní rozvaděč objektu, RS1 – rozvaděč pošty
RS2 – rozvaděč knihovny, RS3 – rozvaděč úřadu
RFVE – rozvaděč FVE
- MET hlavní uzemňovací svorka
- TS tlačítko TOTAL STOP
- XC podlahová krabice, 3x 230V/16A, 2x RJ45 s PO
- XC podlahová krabice, 3x 230V/16A, 2x RJ45 s PO, HDMI
- XC podlahová krabice, 3x 230V/16A, 2x RJ45 s PO, 2x HDMI
- o krabicová rozvodka
- společná kabelová trasa – více kabelů v trase, včetně rozbočovacích krabic
- kabelová trasa – zásuvkové rozvody – jeden kabel v trase, pod omítkou

LEGENDA ZNAČEK – SLABOPROUD:

- DT zásuvka jednonásobná datová 1xRJ45 cat.6
- DT zásuvka dvojnásobná datová 2xRJ45 cat.6
- TV zásuvka televizní
- RDAT datový rozvaděč

POZNÁMKA:

VE SPOLEČENSKÉM SÁLE BUDE INSTALOVÁNO ČIDLO C02.
VE VÝCHOZÍM STAVU BUDOU REGULAČNÍ KLAPKY VZT NASTAVENY TAK, ŽE KLAPKA PRO OBJEKT BUDE OTEVŘENA NA 100%
ZATÍMCO KLAPKA S PŘÍVODEM VZDUCHU PRO SPOLEČENSKÝ SÁL POUŽE NA 20%. V PŘÍPADĚ ŽE ČIDLO C02 ZAPŮSOBÍ, PAK
SI KLAPKY VZT NAVZÁJEM PROHODÍ PRACOVNÍ STAV, T.J. KLAPKA PRO SÁL BUDE ZCELA OTEVŘENA A ZBYTEK OBJEKTU BUDE VĚTRÁN NA 20%.
K ČIDLU C02 BUDE VYVEDEN KABEL SYKFY 2x2x0,5 OD JEDNOTKY VZT.
K REGULAČNÍM KLAPKÁM BUDE VYVEDEN KABEL CYKY–O 3x1,5 OD JEDNOTKY VZT.

NAPĚŤOVÁ SOUSTAVA: 3NPE ~50Hz,400/230V TN–C–S
OCHRANA PŘED ÚRAZEM ELEKTRICKÝM PROUDEM:
AUTOMATICKÝM ODPOJENÍM OD ZDROJE, POSPOJOVÁNÍM
A PROUDOVÝM CHRÁNIČEM DLE ČSN 33 2000–4–41 ed.3

ODPOVĚDNÝ PROJEKTANT	ING. PETR PICMAUS	GENERÁLNÍ PROJEKTANT: BS projekt architektonická a projekční kancelář s.r.o. Nám. Míru 30/16, 276 01 Mělník email: info@bsprojekt.cz tel.: 721378100 www.bsprojekt.cz	
HLAVNÍ ARCHITEKT	ING. ARCH. MILAN DRBÁLEK		
VYPRACOVAL	Bc. Pavel Bohuněk		
STAVEBNÍK	OBEC RUDÍKOV, Č. P. 2, 67505 RUDÍKOV		
NÁZEV STAVBY	OBECNÍ DŮM RUDÍKOV		ZPRACOVATEL ČÁSTI: ZAPNUTO  Bc. Pavel Bohuněk Pohří 74/23 406 02 Děčín + 420 773 918 902 p.bohunek@zapnuto.eu
MÍSTO STAVBY	RUDÍKOV, P.Č. 2250/4, 2261, ST. 63, 2208/9, K.Ú. RUDÍKOV	DATUM	02/2024
STAVEBNÍ OBJEKTY	SO.01	FORMÁT	A2
ČÁST	D.1.4.EL - ELEKTROINSTALACE	STUPEŇ PD	DPS
OBSAH	ZÁSUVKOVÉ ROZVODY – 1.NP		MĚŘÍTKO 1:50
			Č. VÝKRESU D.1.4.4.10