


Tabulka místností 2.NP

SPOLEČNÉ		
Zóna	Číslo	Název
SPOLEČNÉ	2.01	CHODBA, SCHODIŠTĚ
SPOLEČNÉ	2.04	PŘEDSÍŇ
SPOLEČNÉ	2.05	WC

OBECNÍ ÚŘAD		
Zóna	Číslo	Název
OBECNÍ ÚŘAD	2.02	SALÓNEK
OBECNÍ ÚŘAD	2.03	SPISOVNA

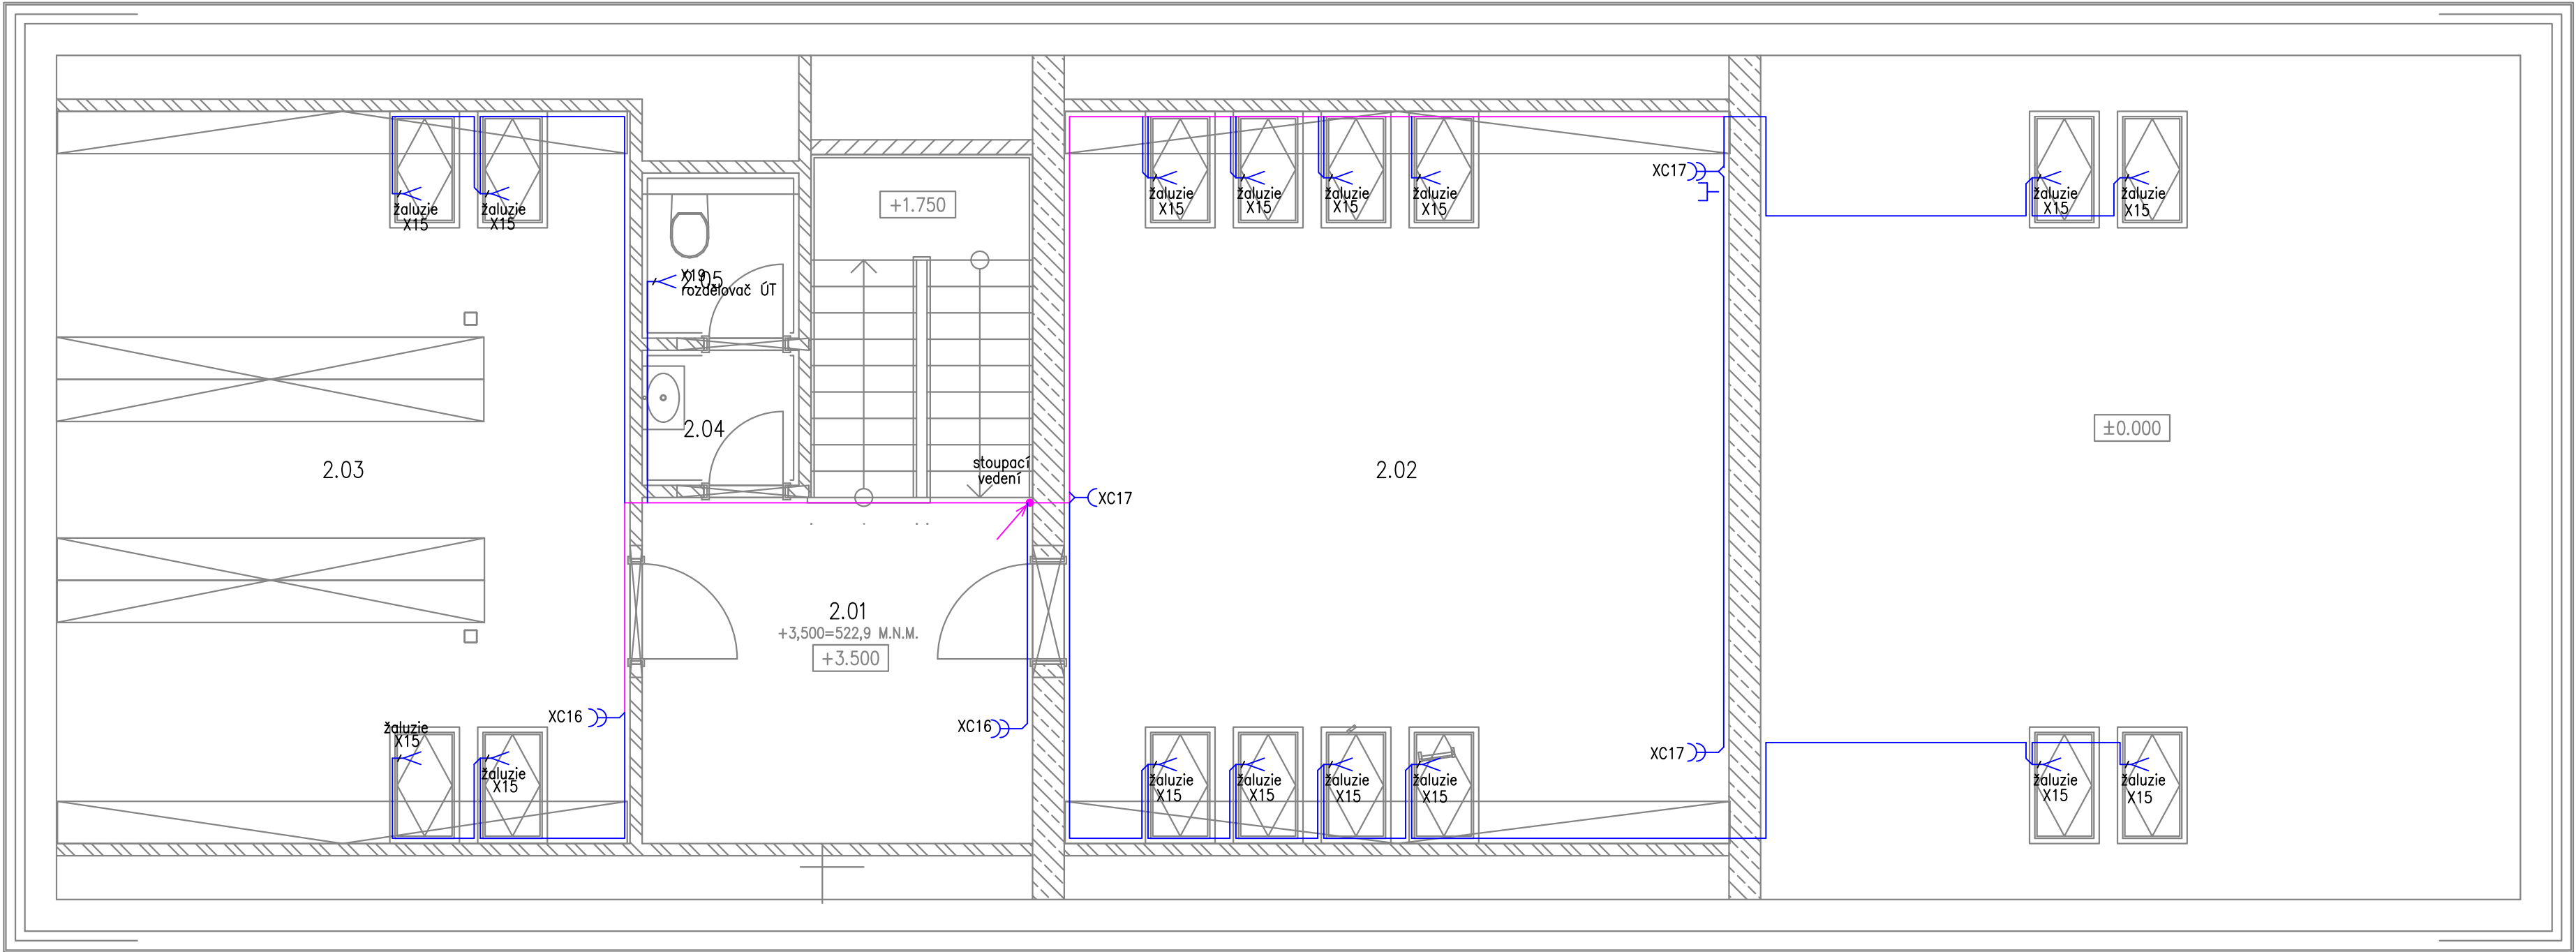

LEGENDA ZNAČEK –silnoproud:

- XC•>>> 3x zásuvka jednoúsbobná ~230V/16A vedle sebe ve vícenás. rámečku s přep. ochranou
XC•>> 1x zásuvka jednoúsbobná ~230V/16A s přep. ochranou
XC>> zásuvka jednoúsbobná ~230V/16A v jednorámečku
XC>>> 2x zásuvka jednoúsbobná ~230V/16A vedle sebe ve dvojrámečku
XC>>>> 3x zásuvka jednoúsbobná ~230V/16A vedle sebe ve vícenás. rámečku
XC>>>>> 4x zásuvka jednoúsbobná ~230V/16A vedle sebe ve vícenás. rámečku
x>> vývod 1f dle popisu (volný konec min. 2m)
x>>> vývod 3f dle popisu (volný konec min. 2m)
> sporáková kombinace (přípojka) s doutnavkou

- Rx PS– přípojková skřín, RE – elektroměrový rozvaděč
RH – hlavní rozvaděč objektu, RS1 – rozvaděč pošty
RS2 – rozvaděč knihovny, RS3 – rozvaděč úřadu
RFVE – rozvaděč FVE

- MET hlavní uzemňovací svorka

- TS tlačítko TOTAL STOP

- XC podlahová krabice, 3x 230V/16A, 2x RJ45 s PO
XC podlahová krabice, 3x 230V/16A, 2x RJ45 s PO, HDMI
XC podlahová krabice, 3x 230V/16A, 2x RJ45 s PO, 2x HDMI
o krabicová rozvodka

- společná kabelová trasa – více kabelů v trase, včetně rozbočovacích krabic
kabelová trasa – zásuvkové rozvody – jeden kabel v trase, pod omítkou

LEGENDA ZNAČEK – SLABOPROUD:

- DT zásuvka jednoúsbobná datová 1xRJ45 cat.6
DT zásuvka dvojnásobná datová 2xRJ45 cat.6
TV zásuvka televizní
RDT datový rozvaděč

NAPĚŤOVÁ SOUSTAVA: 3NPE ~50Hz,400/230V TN–C–S
OCHRANA PŘED ÚRAZEM ELEKTRICKÝM PROUDEM:
AUTOMATICKÝM ODPOJENÍM OD ZDROJE, POSPOJOVÁNÍM
A PROUDOVÝM CHRÁNIČEM DLE ČSN 33 2000–4–41 ed.3

ODPOVĚDNÝ PROJEKTANT	ING. PETR PICMAUS		GENERÁLNÍ PROJEKTANT:	
HLAVNÍ ARCHITEKT	ING. ARCH. MILAN DRBÁLEK		BS projekt architektonická a projektční kancelář s.r.o.	
VYPRACOVAL	Bc. Pavel Bohuněk		Nám. Míru 30/16, 276 01 Mělník	
STAVEBNÍK	OBEČ RUDÍKOV, Č. P. 2, 67505 RUDÍKOV		email: info@bsprojekt.cz tel.: 721378100 www.bsprojekt.cz	
				
NÁZEV STAVBY	OBECNÍ DŮM RUDÍKOV			ZPRACOVATEL ČÁSTI: ZAPNUTO  Bc. Pavel Bohuněk Pohlí 74/23 405 02 D46m + 420 773 918 902 p.bohunek@zapnuto.eu
MÍSTO STAVBY	RUDÍKOV, P.Č. 2250/4, 2261, ST. 63, 2208/8, K.Ú. RUDÍKOV	DATUM	02/2024	
STAVEBNÍ OBJEKTY	SO.01	FORMÁT	A2	
ČÁST	D.1.4.EL - ELEKTROINSTALACE	STUPEŇ PD	DPS	
OBSAH	ZÁSUVKOVÉ ROZVODY – 2.NP		MĚŘÍTKO 1:50	Č. VÝKRESU D.1.4.4.11